




Detalhe S9
escala 1:25

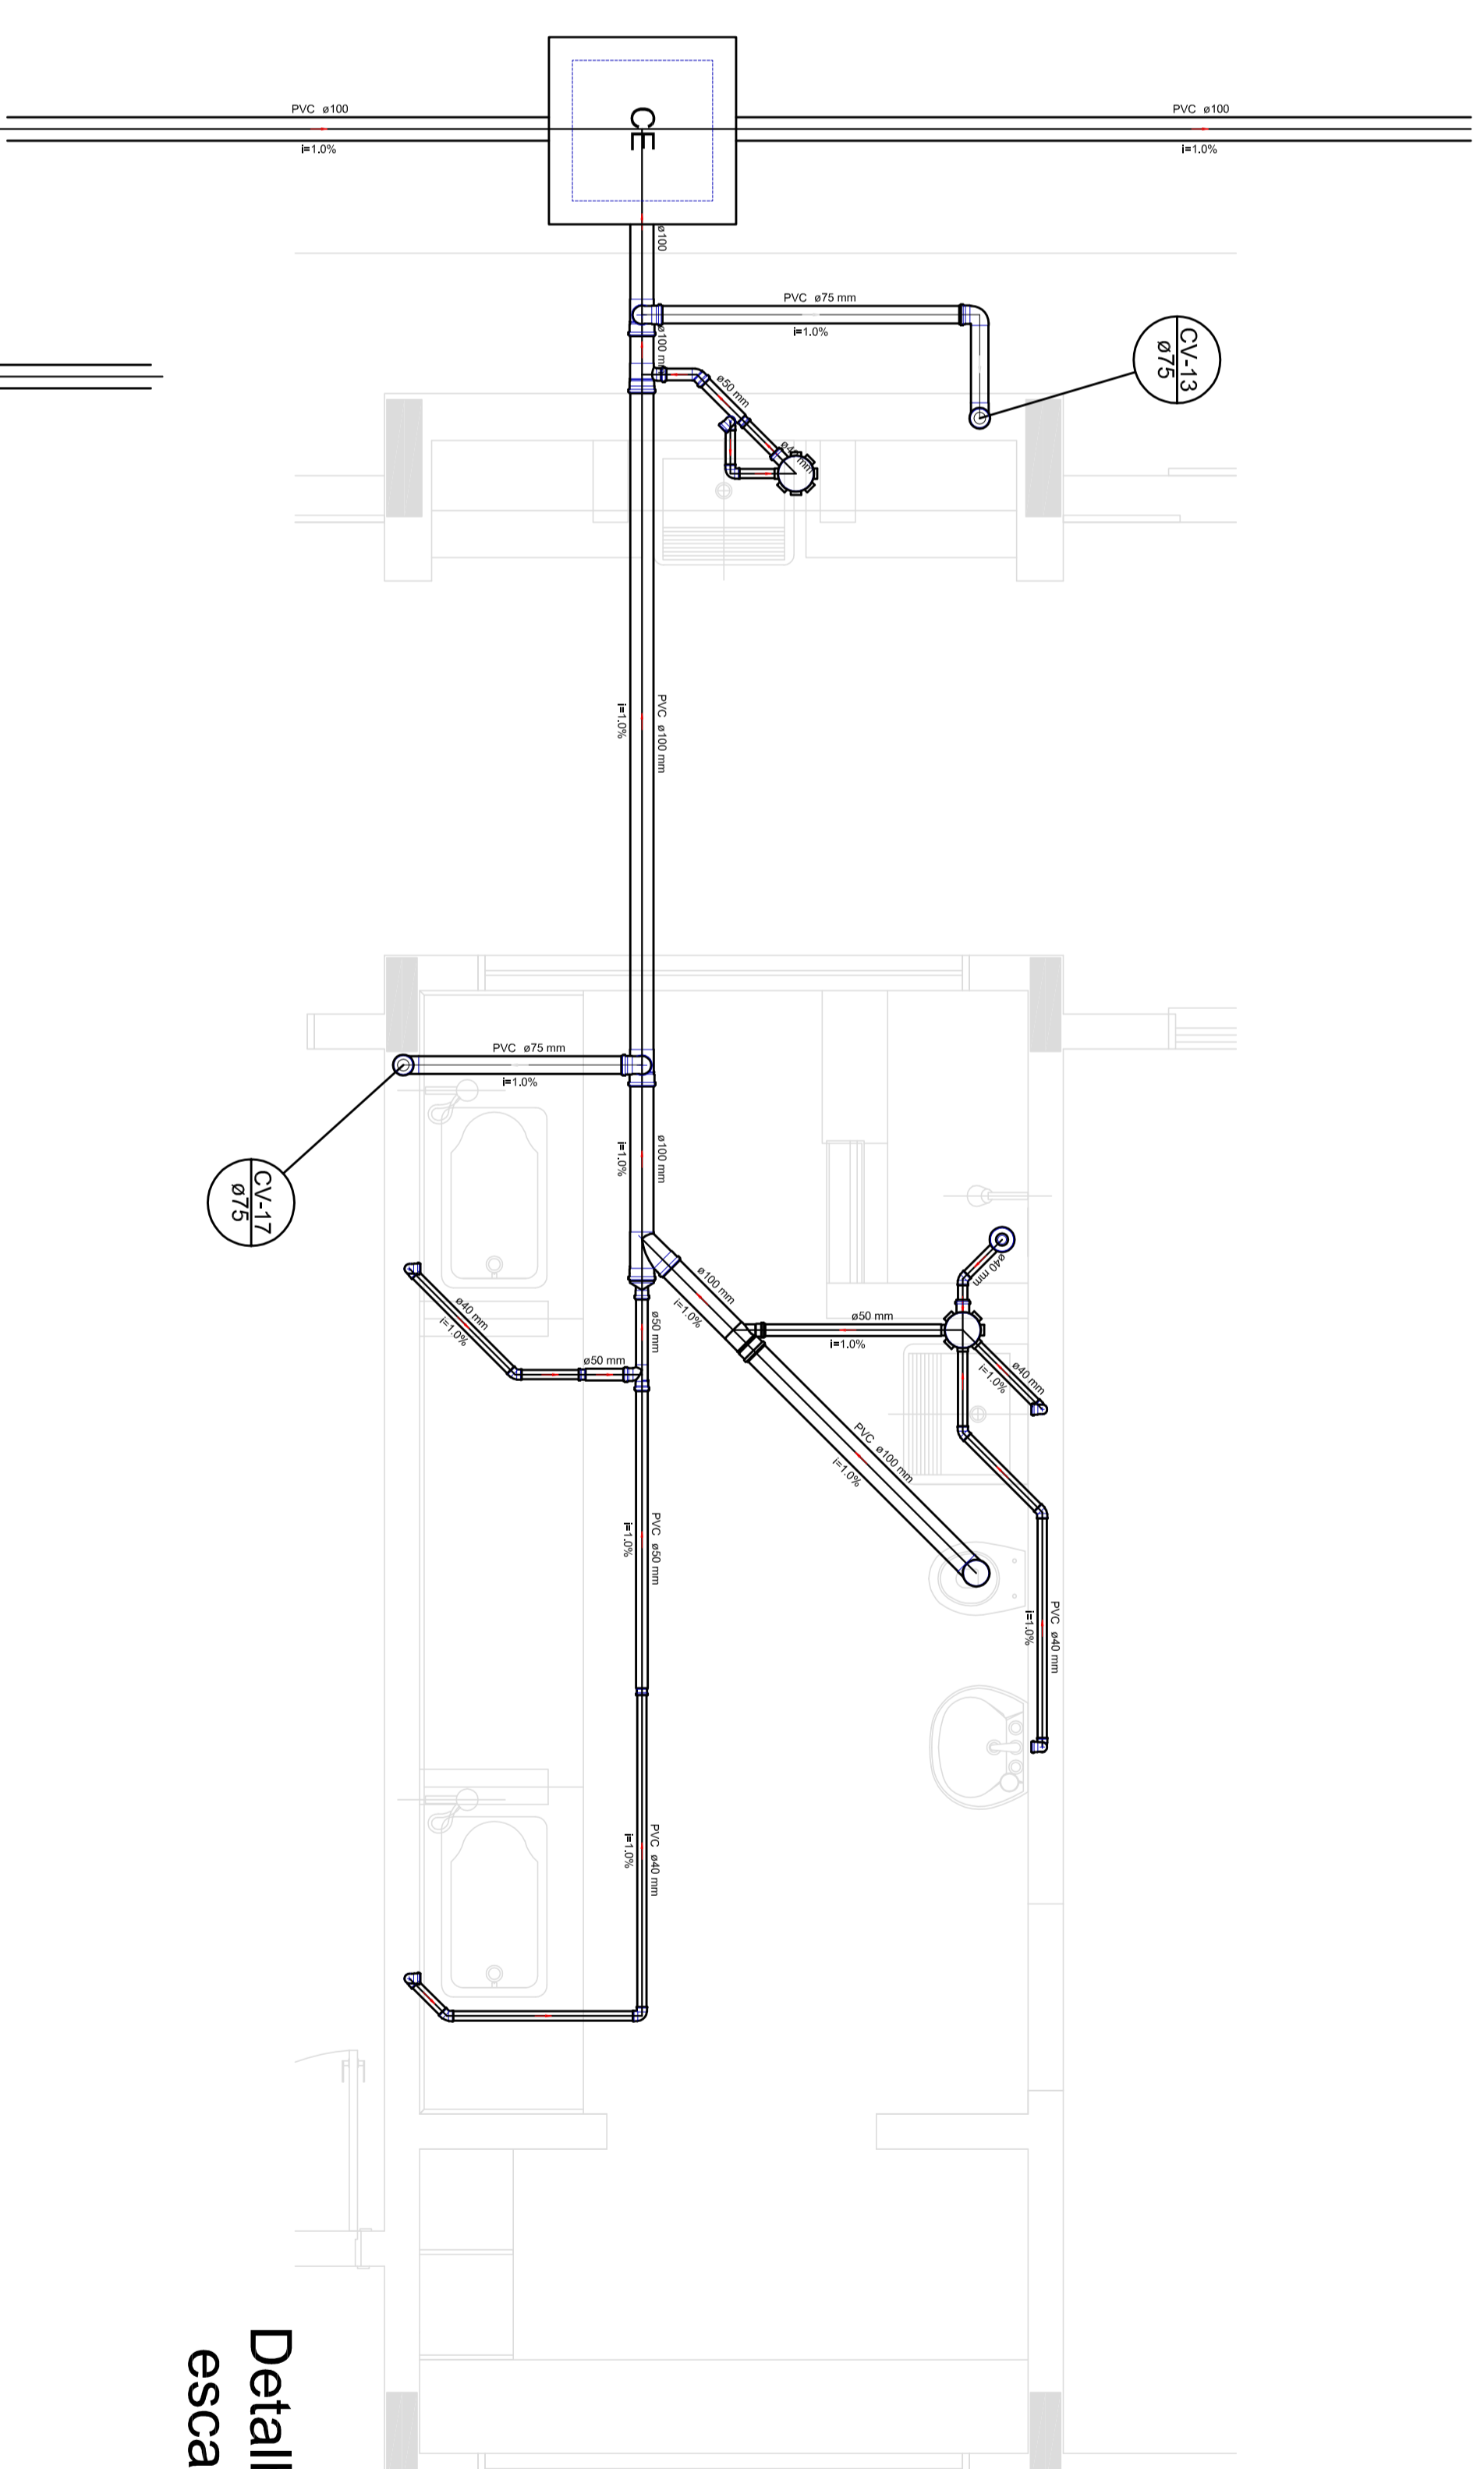


Detalhe S10
escala 1:25

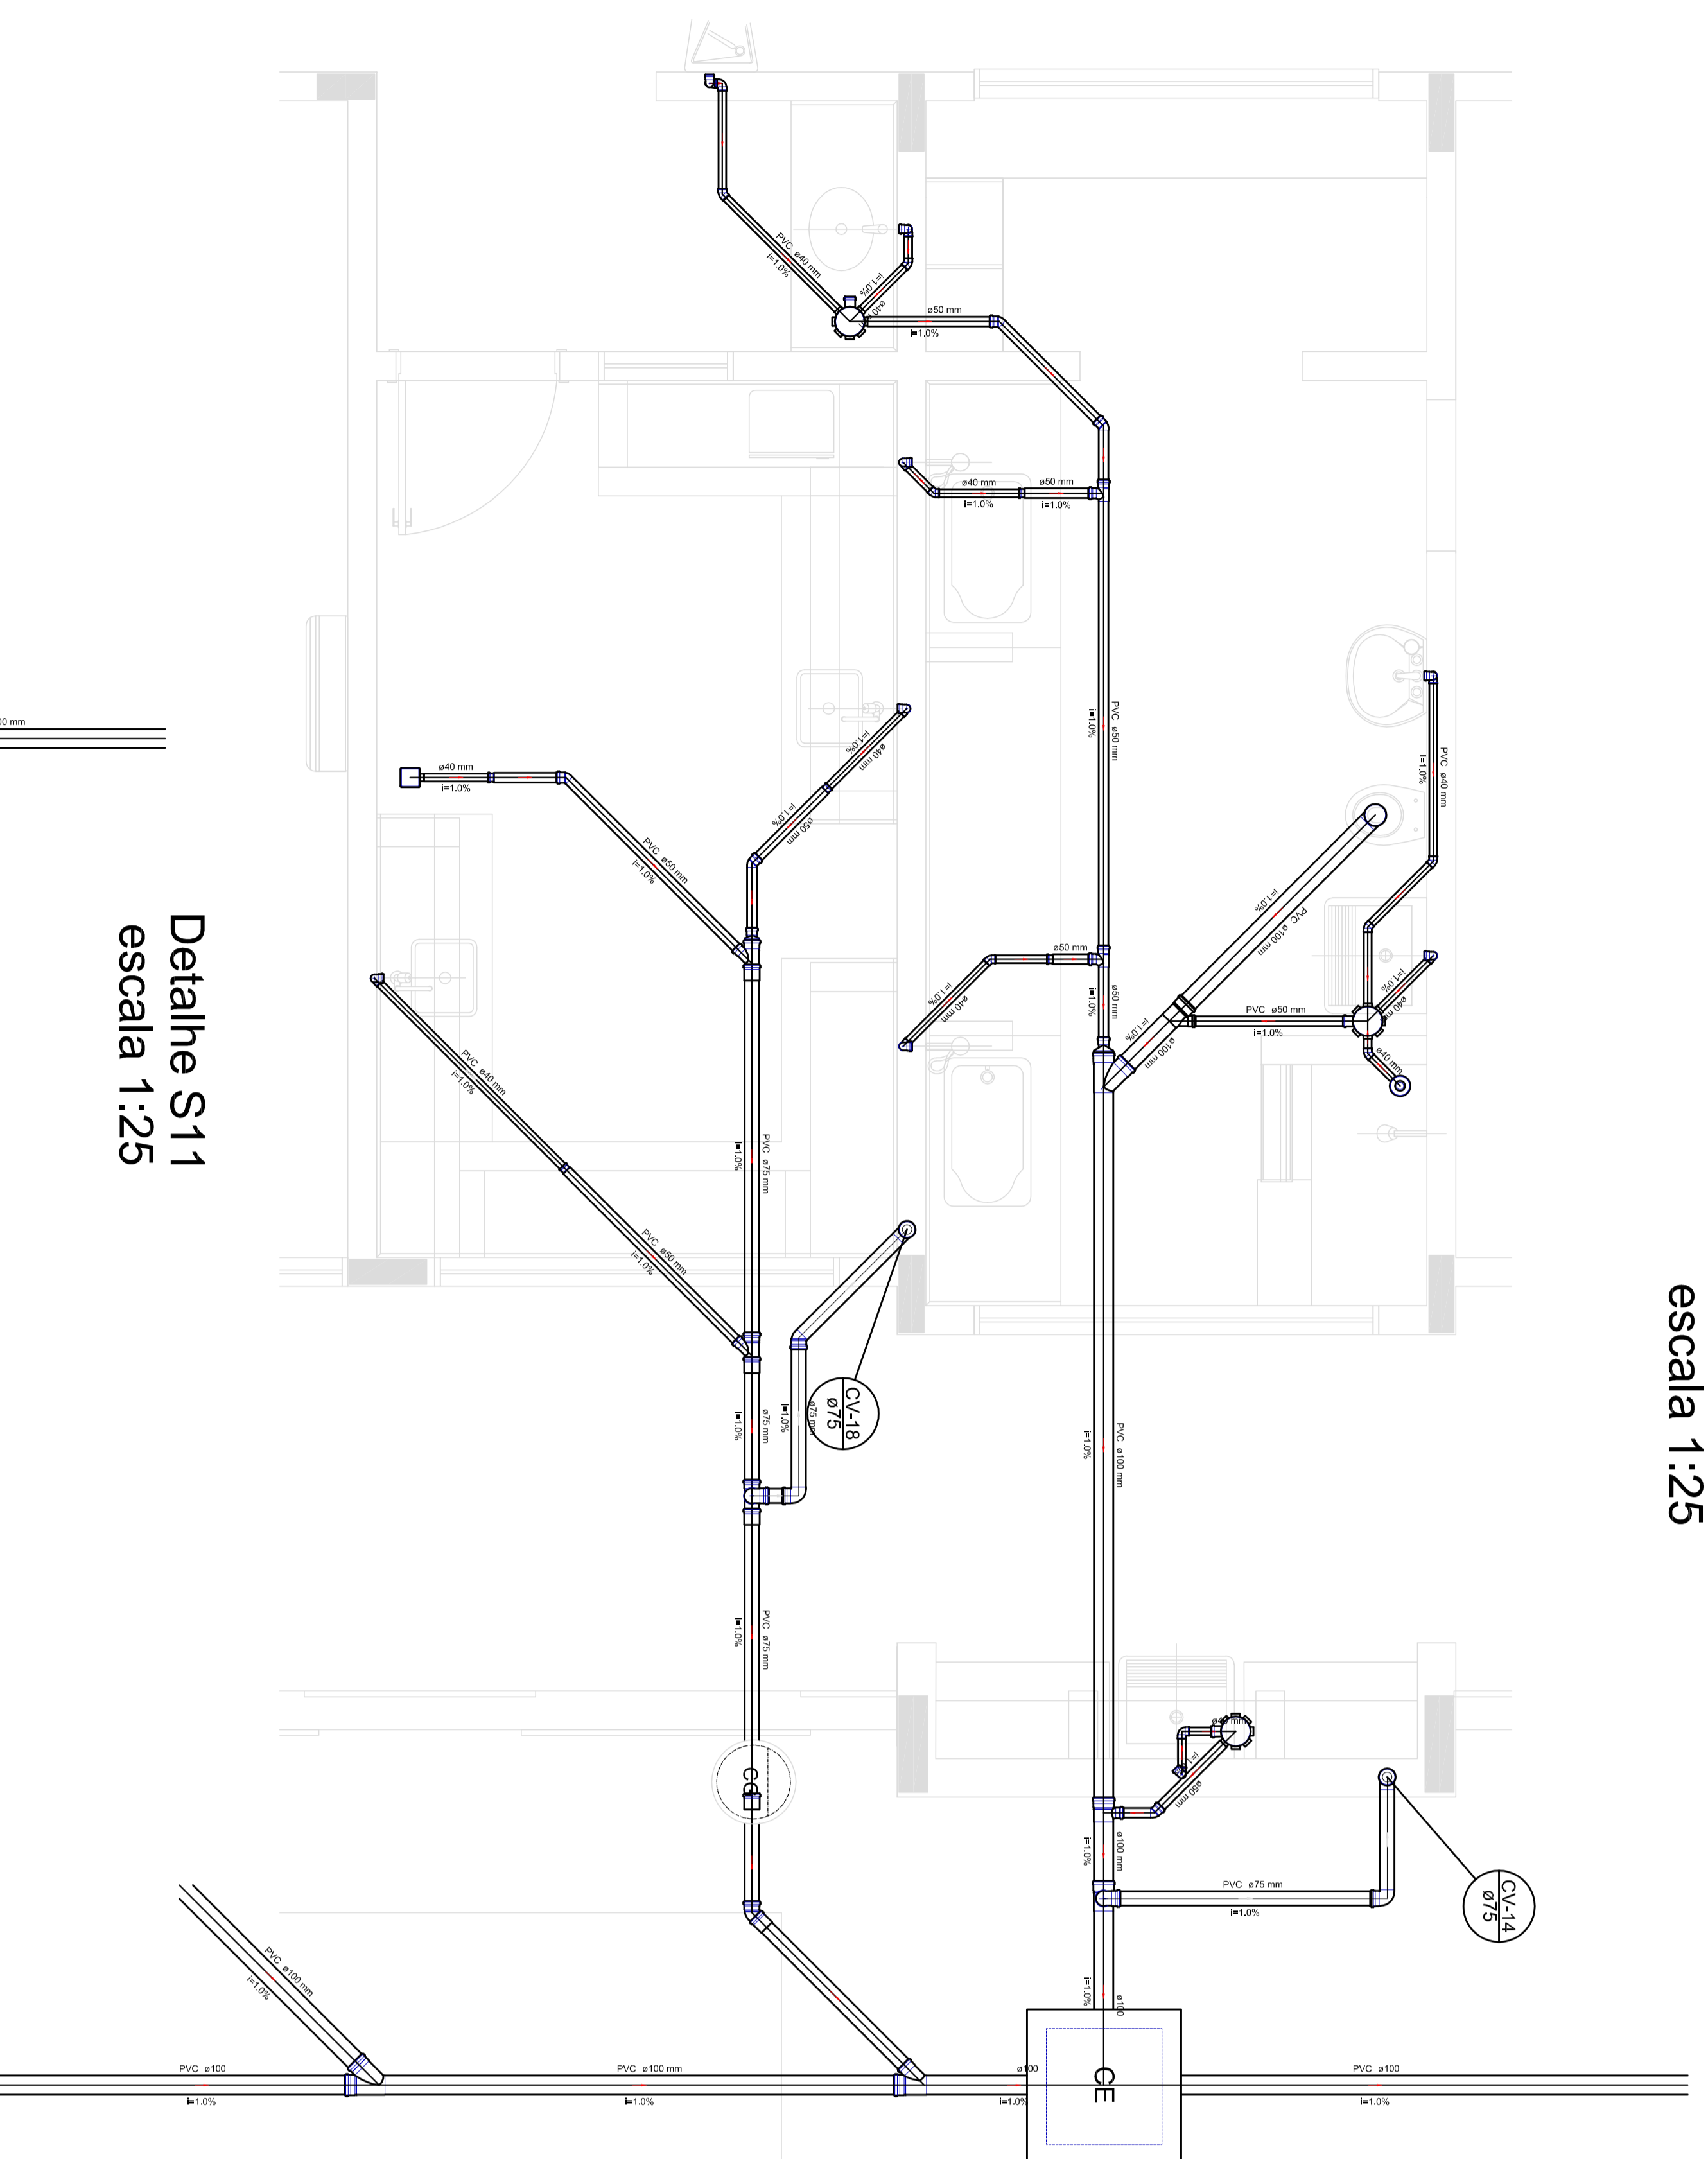


Detalhe S11
escala 1:25

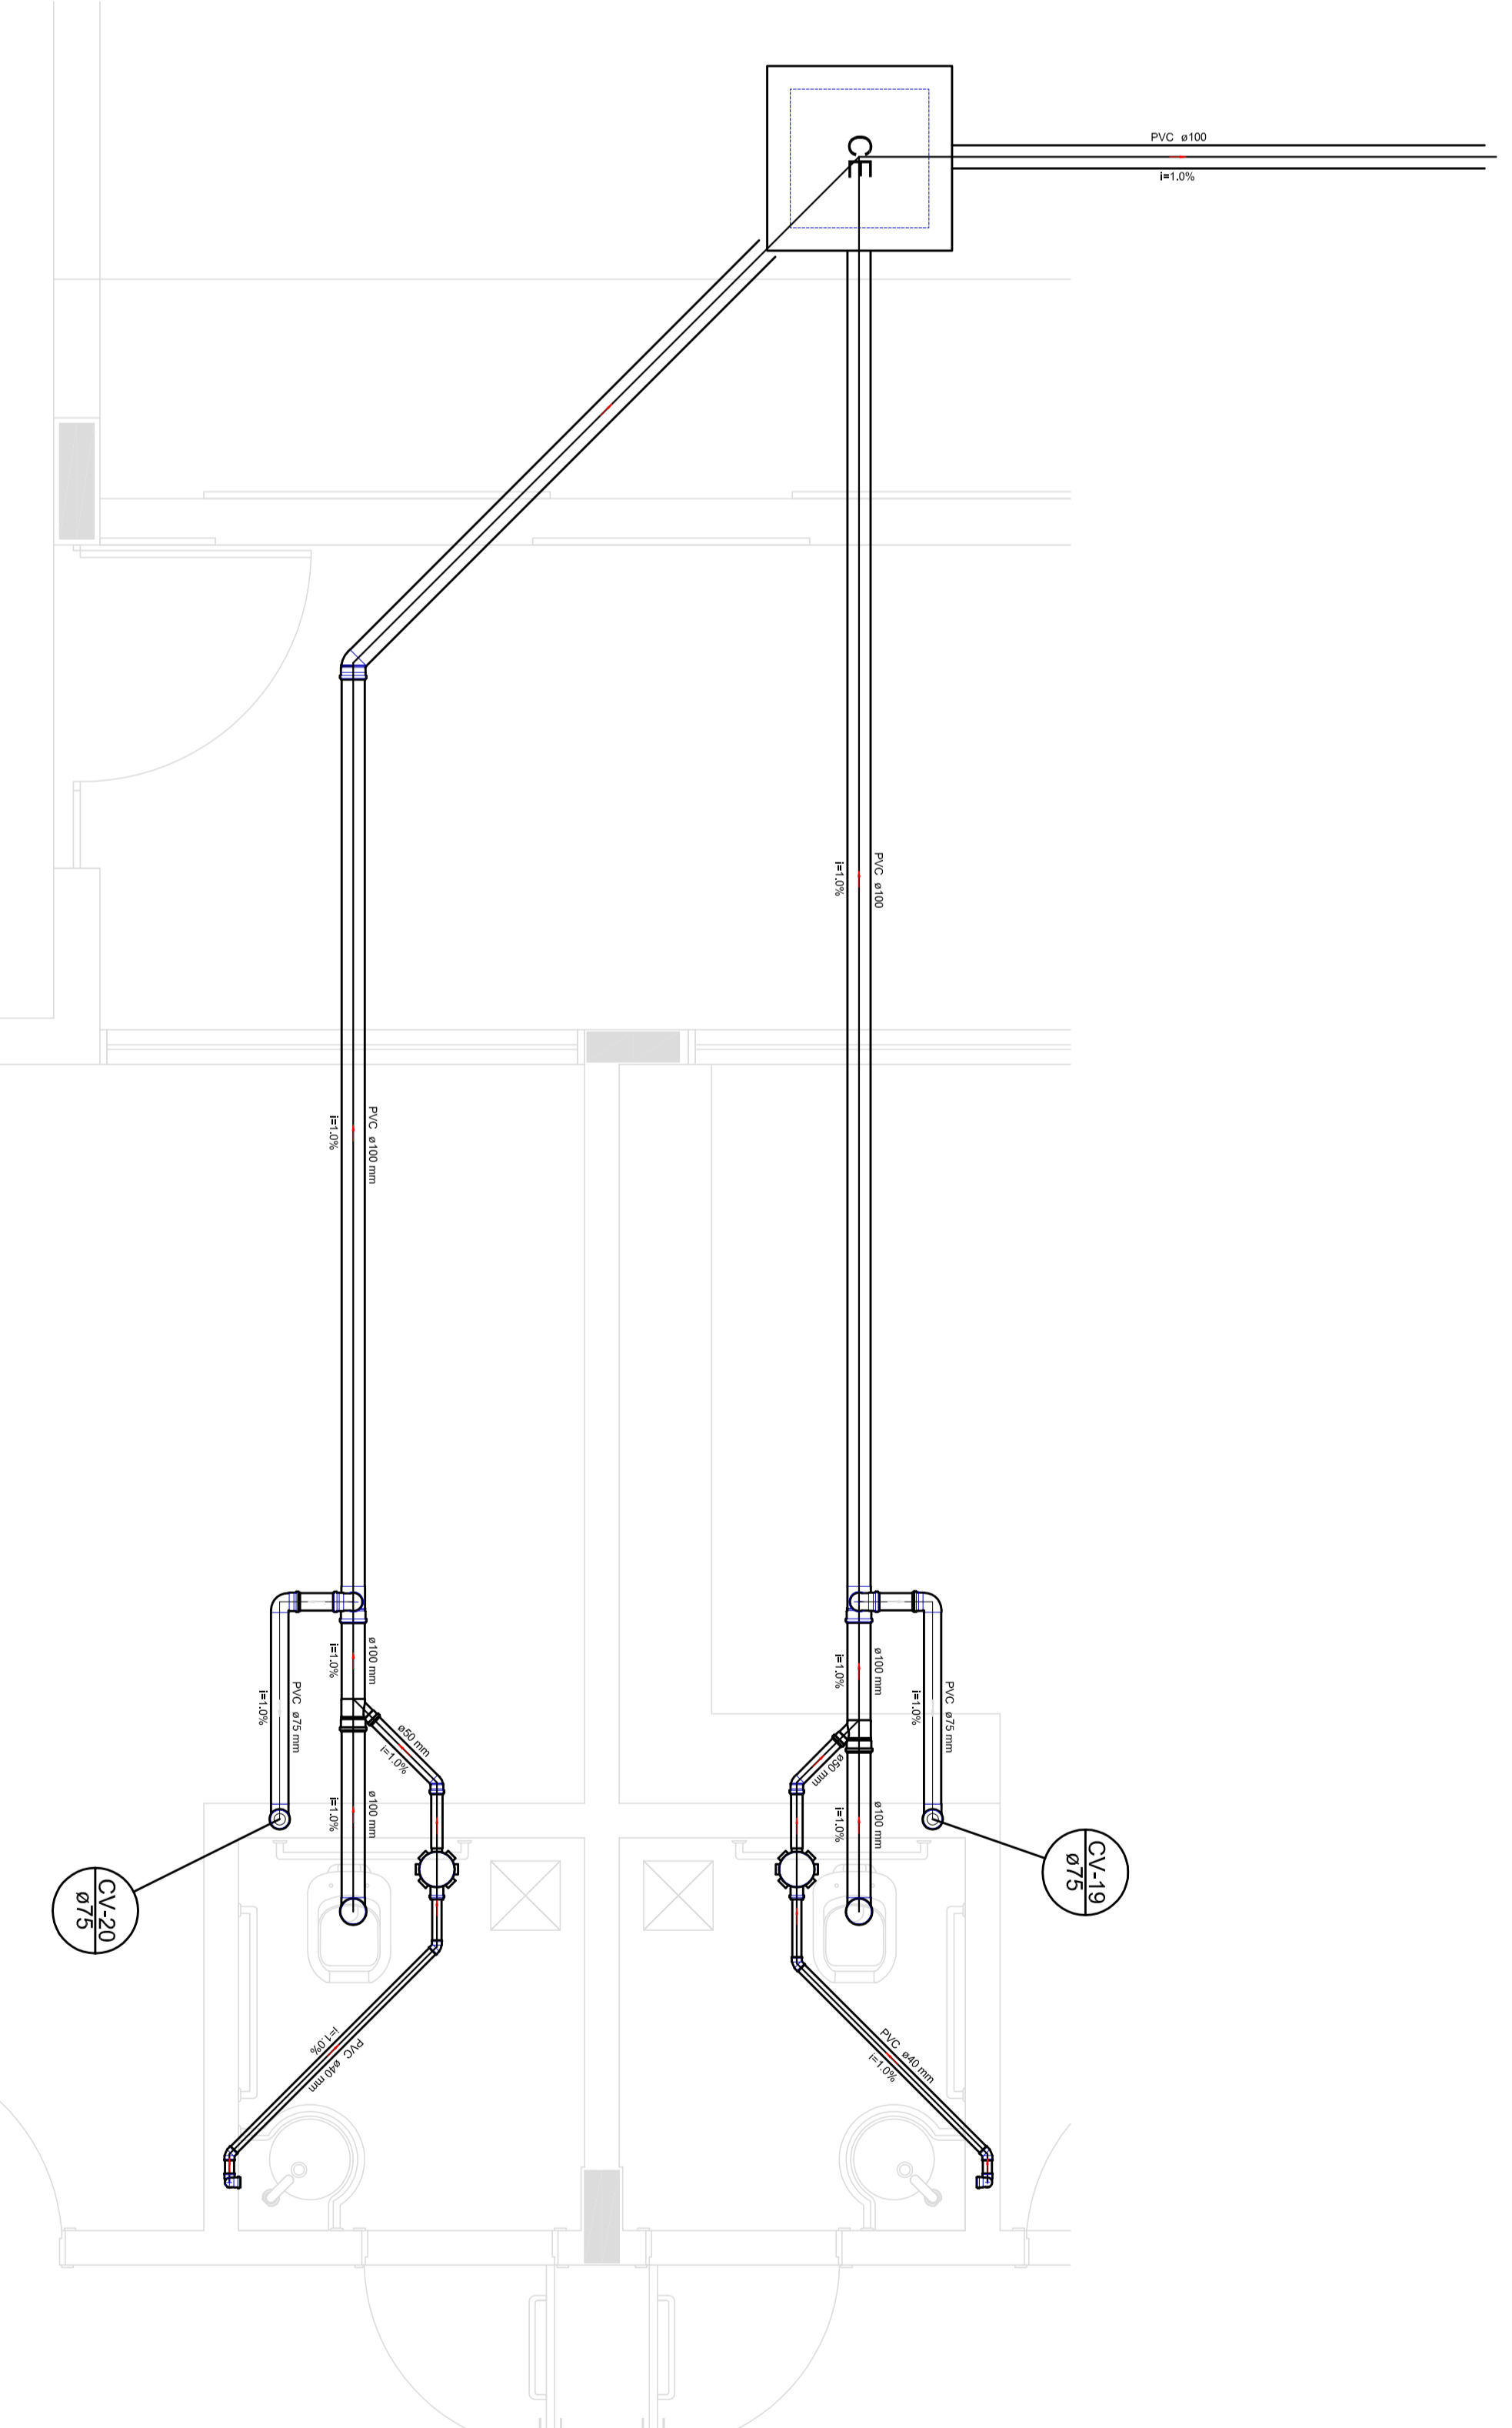


Detalhe S12
escala 1:25

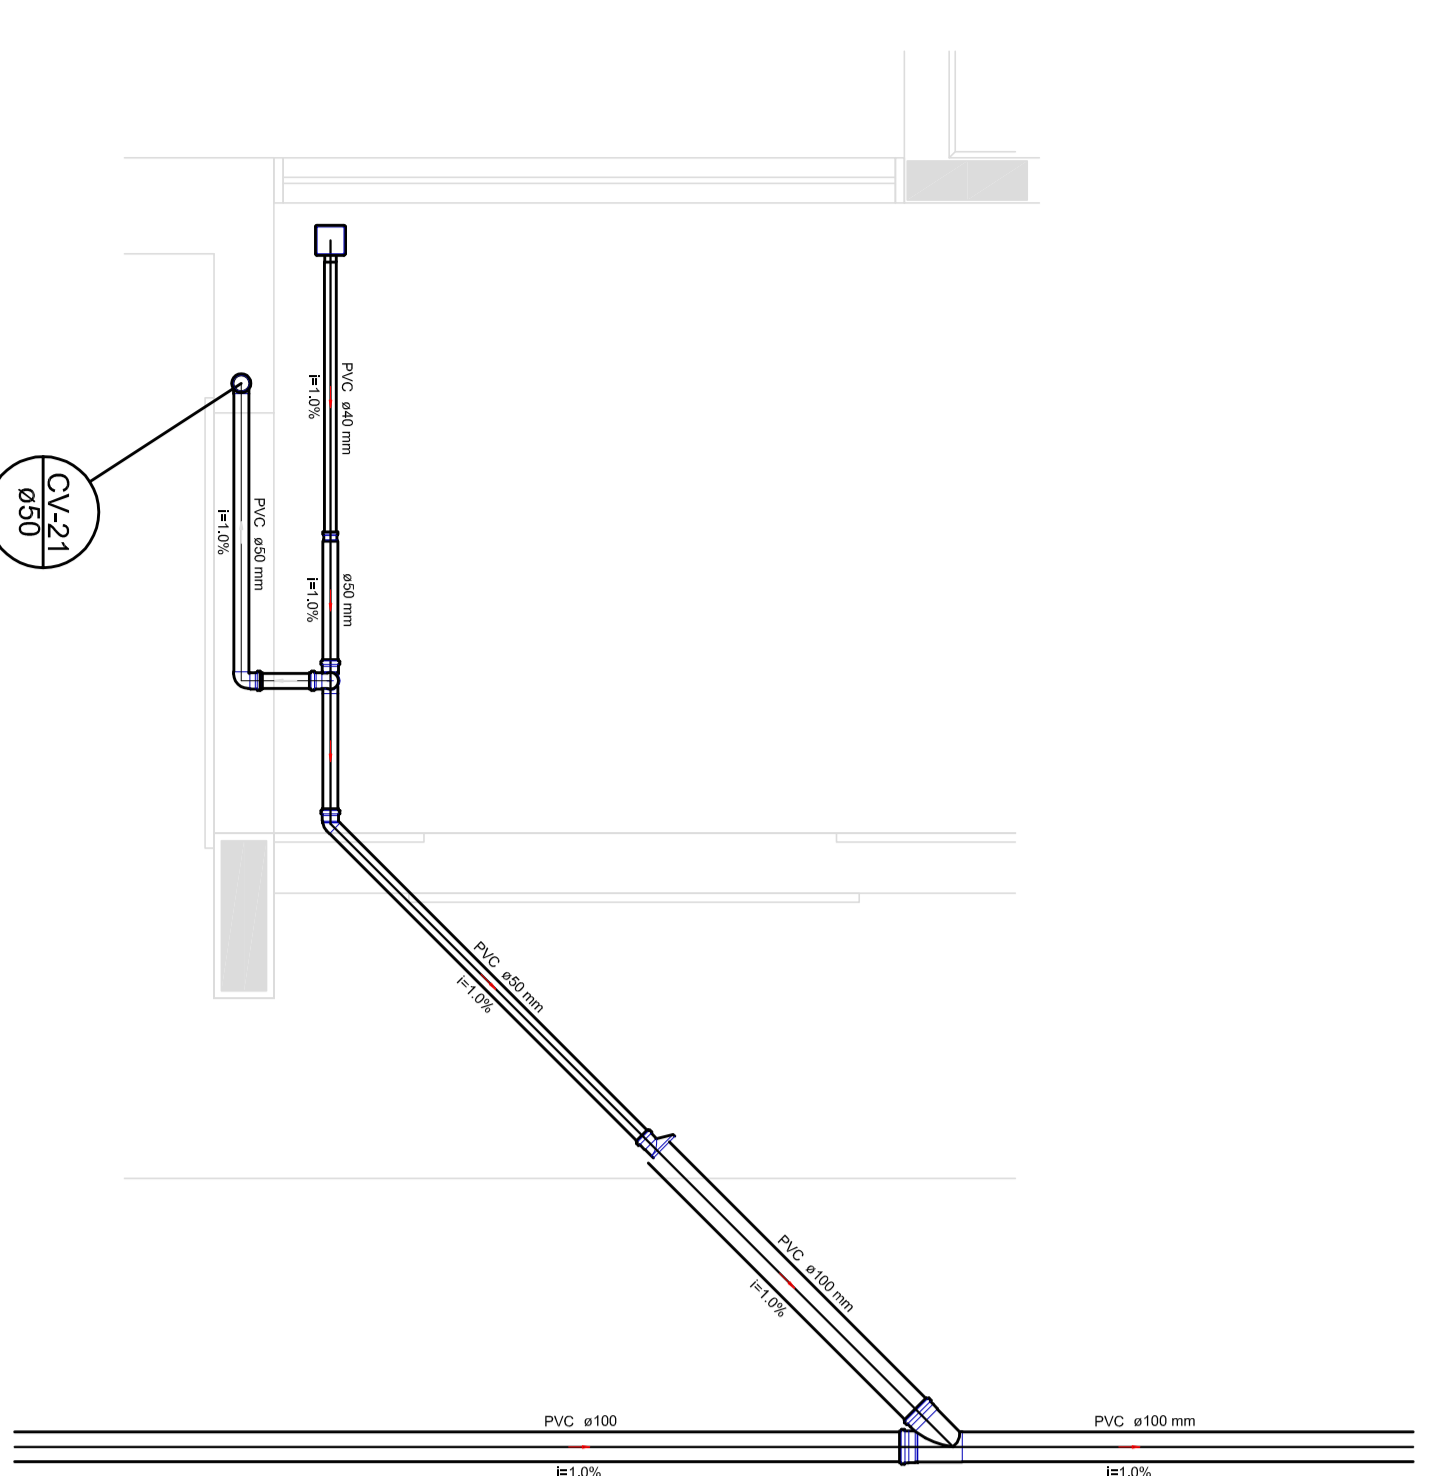

Detalhe S13
escala 1:25

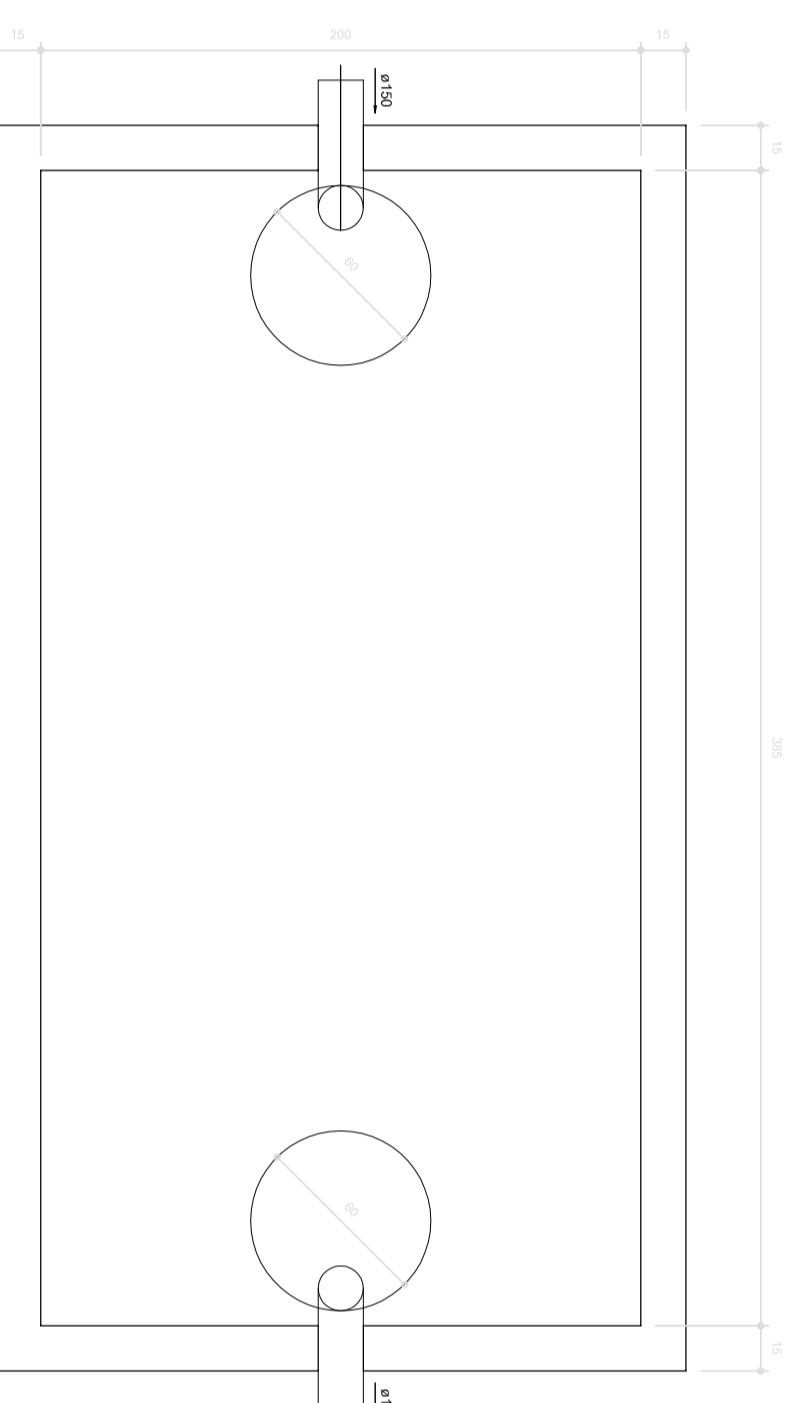

TANQUE SÉPTICO
PLANTA BAIXA - ESC. 1:25

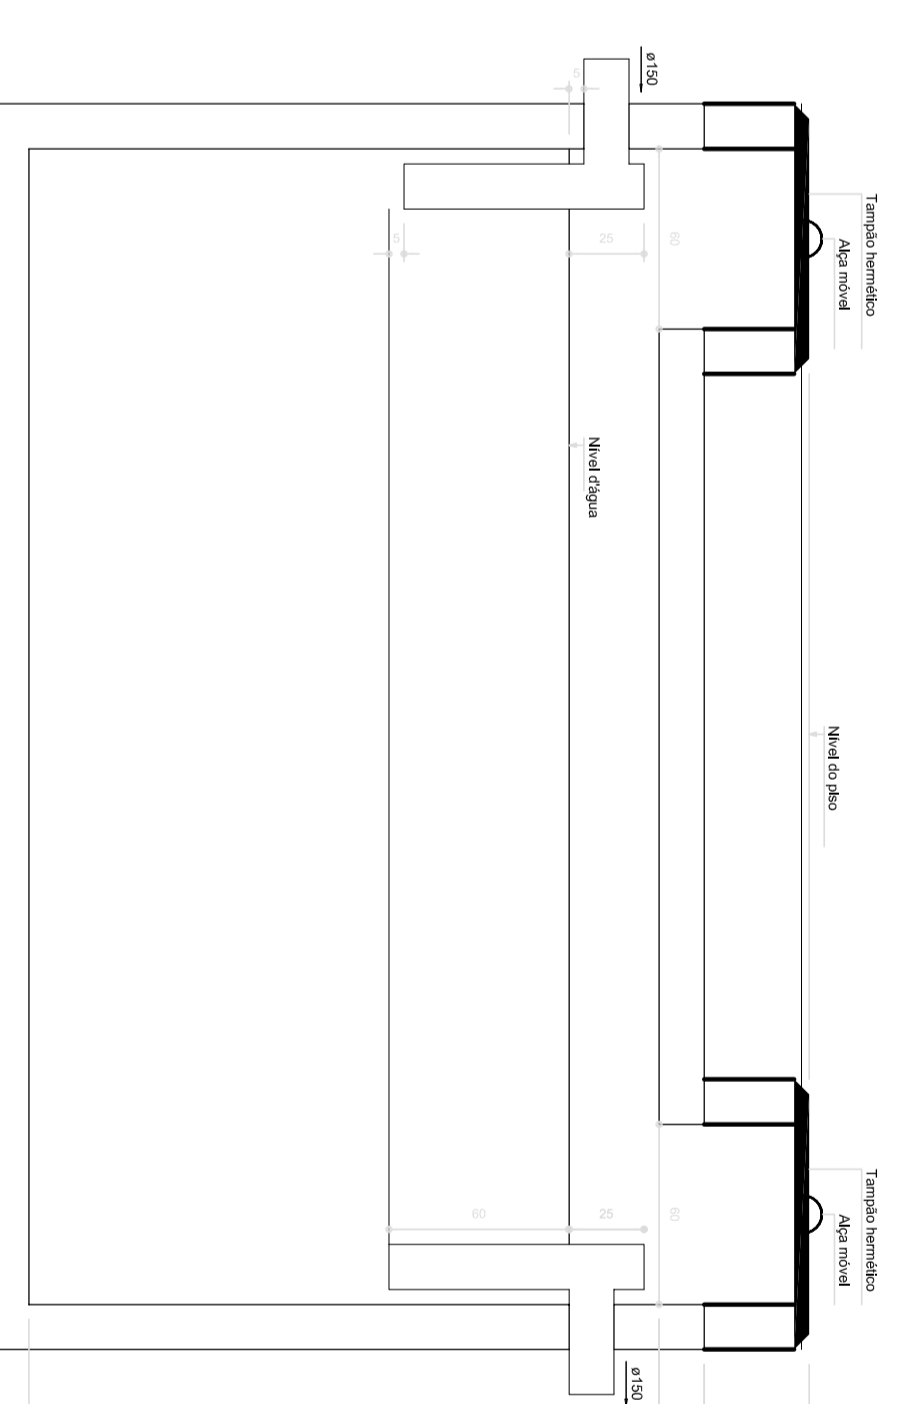

TANQUE SÉPTICO
CORTE - ESC. 1:25

LEGENDA	
	CAIXA DE SÉPTICO TIPO 1
	CAIXA DE SÉPTICO TIPO 2
	CAIXA DE SÉPTICO TIPO 3
	CAIXA DE SÉPTICO TIPO 4
	CAIXA DE SÉPTICO TIPO 5
	CAIXA DE SÉPTICO TIPO 6
	CAIXA DE SÉPTICO TIPO 7
	CAIXA DE SÉPTICO TIPO 8
	CAIXA DE SÉPTICO TIPO 9
	CAIXA DE SÉPTICO TIPO 10
	CAIXA DE SÉPTICO TIPO 11
	CAIXA DE SÉPTICO TIPO 12
	CAIXA DE SÉPTICO TIPO 13
	CAIXA DE SÉPTICO TIPO 14
	CAIXA DE SÉPTICO TIPO 15
	CAIXA DE SÉPTICO TIPO 16
	CAIXA DE SÉPTICO TIPO 17
	CAIXA DE SÉPTICO TIPO 18
	CAIXA DE SÉPTICO TIPO 19
	CAIXA DE SÉPTICO TIPO 20
	CAIXA DE SÉPTICO TIPO 21
	CAIXA DE SÉPTICO TIPO 22
	CAIXA DE SÉPTICO TIPO 23
	CAIXA DE SÉPTICO TIPO 24
	CAIXA DE SÉPTICO TIPO 25
	CAIXA DE SÉPTICO TIPO 26
	CAIXA DE SÉPTICO TIPO 27
	CAIXA DE SÉPTICO TIPO 28
	CAIXA DE SÉPTICO TIPO 29
	CAIXA DE SÉPTICO TIPO 30
	CAIXA DE SÉPTICO TIPO 31
	CAIXA DE SÉPTICO TIPO 32
	CAIXA DE SÉPTICO TIPO 33
	CAIXA DE SÉPTICO TIPO 34
	CAIXA DE SÉPTICO TIPO 35
	CAIXA DE SÉPTICO TIPO 36
	CAIXA DE SÉPTICO TIPO 37
	CAIXA DE SÉPTICO TIPO 38
	CAIXA DE SÉPTICO TIPO 39
	CAIXA DE SÉPTICO TIPO 40
	CAIXA DE SÉPTICO TIPO 41
	CAIXA DE SÉPTICO TIPO 42
	CAIXA DE SÉPTICO TIPO 43
	CAIXA DE SÉPTICO TIPO 44
	CAIXA DE SÉPTICO TIPO 45
	CAIXA DE SÉPTICO TIPO 46
	CAIXA DE SÉPTICO TIPO 47
	CAIXA DE SÉPTICO TIPO 48
	CAIXA DE SÉPTICO TIPO 49
	CAIXA DE SÉPTICO TIPO 50

PROJETISTA :	HEG
ENGENHEIRO :	
MUNICÍPIO - UF :	
PROPRIETÁRIO :	
RESP. TÉCNICO :	
AUTOR DO PROJETO :	
DIFUSO :	

PROJETO EXECUTIVO

PROGRAMA PROINFANCIA - PROJETO TIPO 1

REDE SANITÁRIA
DETAHES CONSTRUTIVOS-2

HEG

PROJETO 04/07