



DETALHE DE ESGOTO-04

ESCALA : 1/25

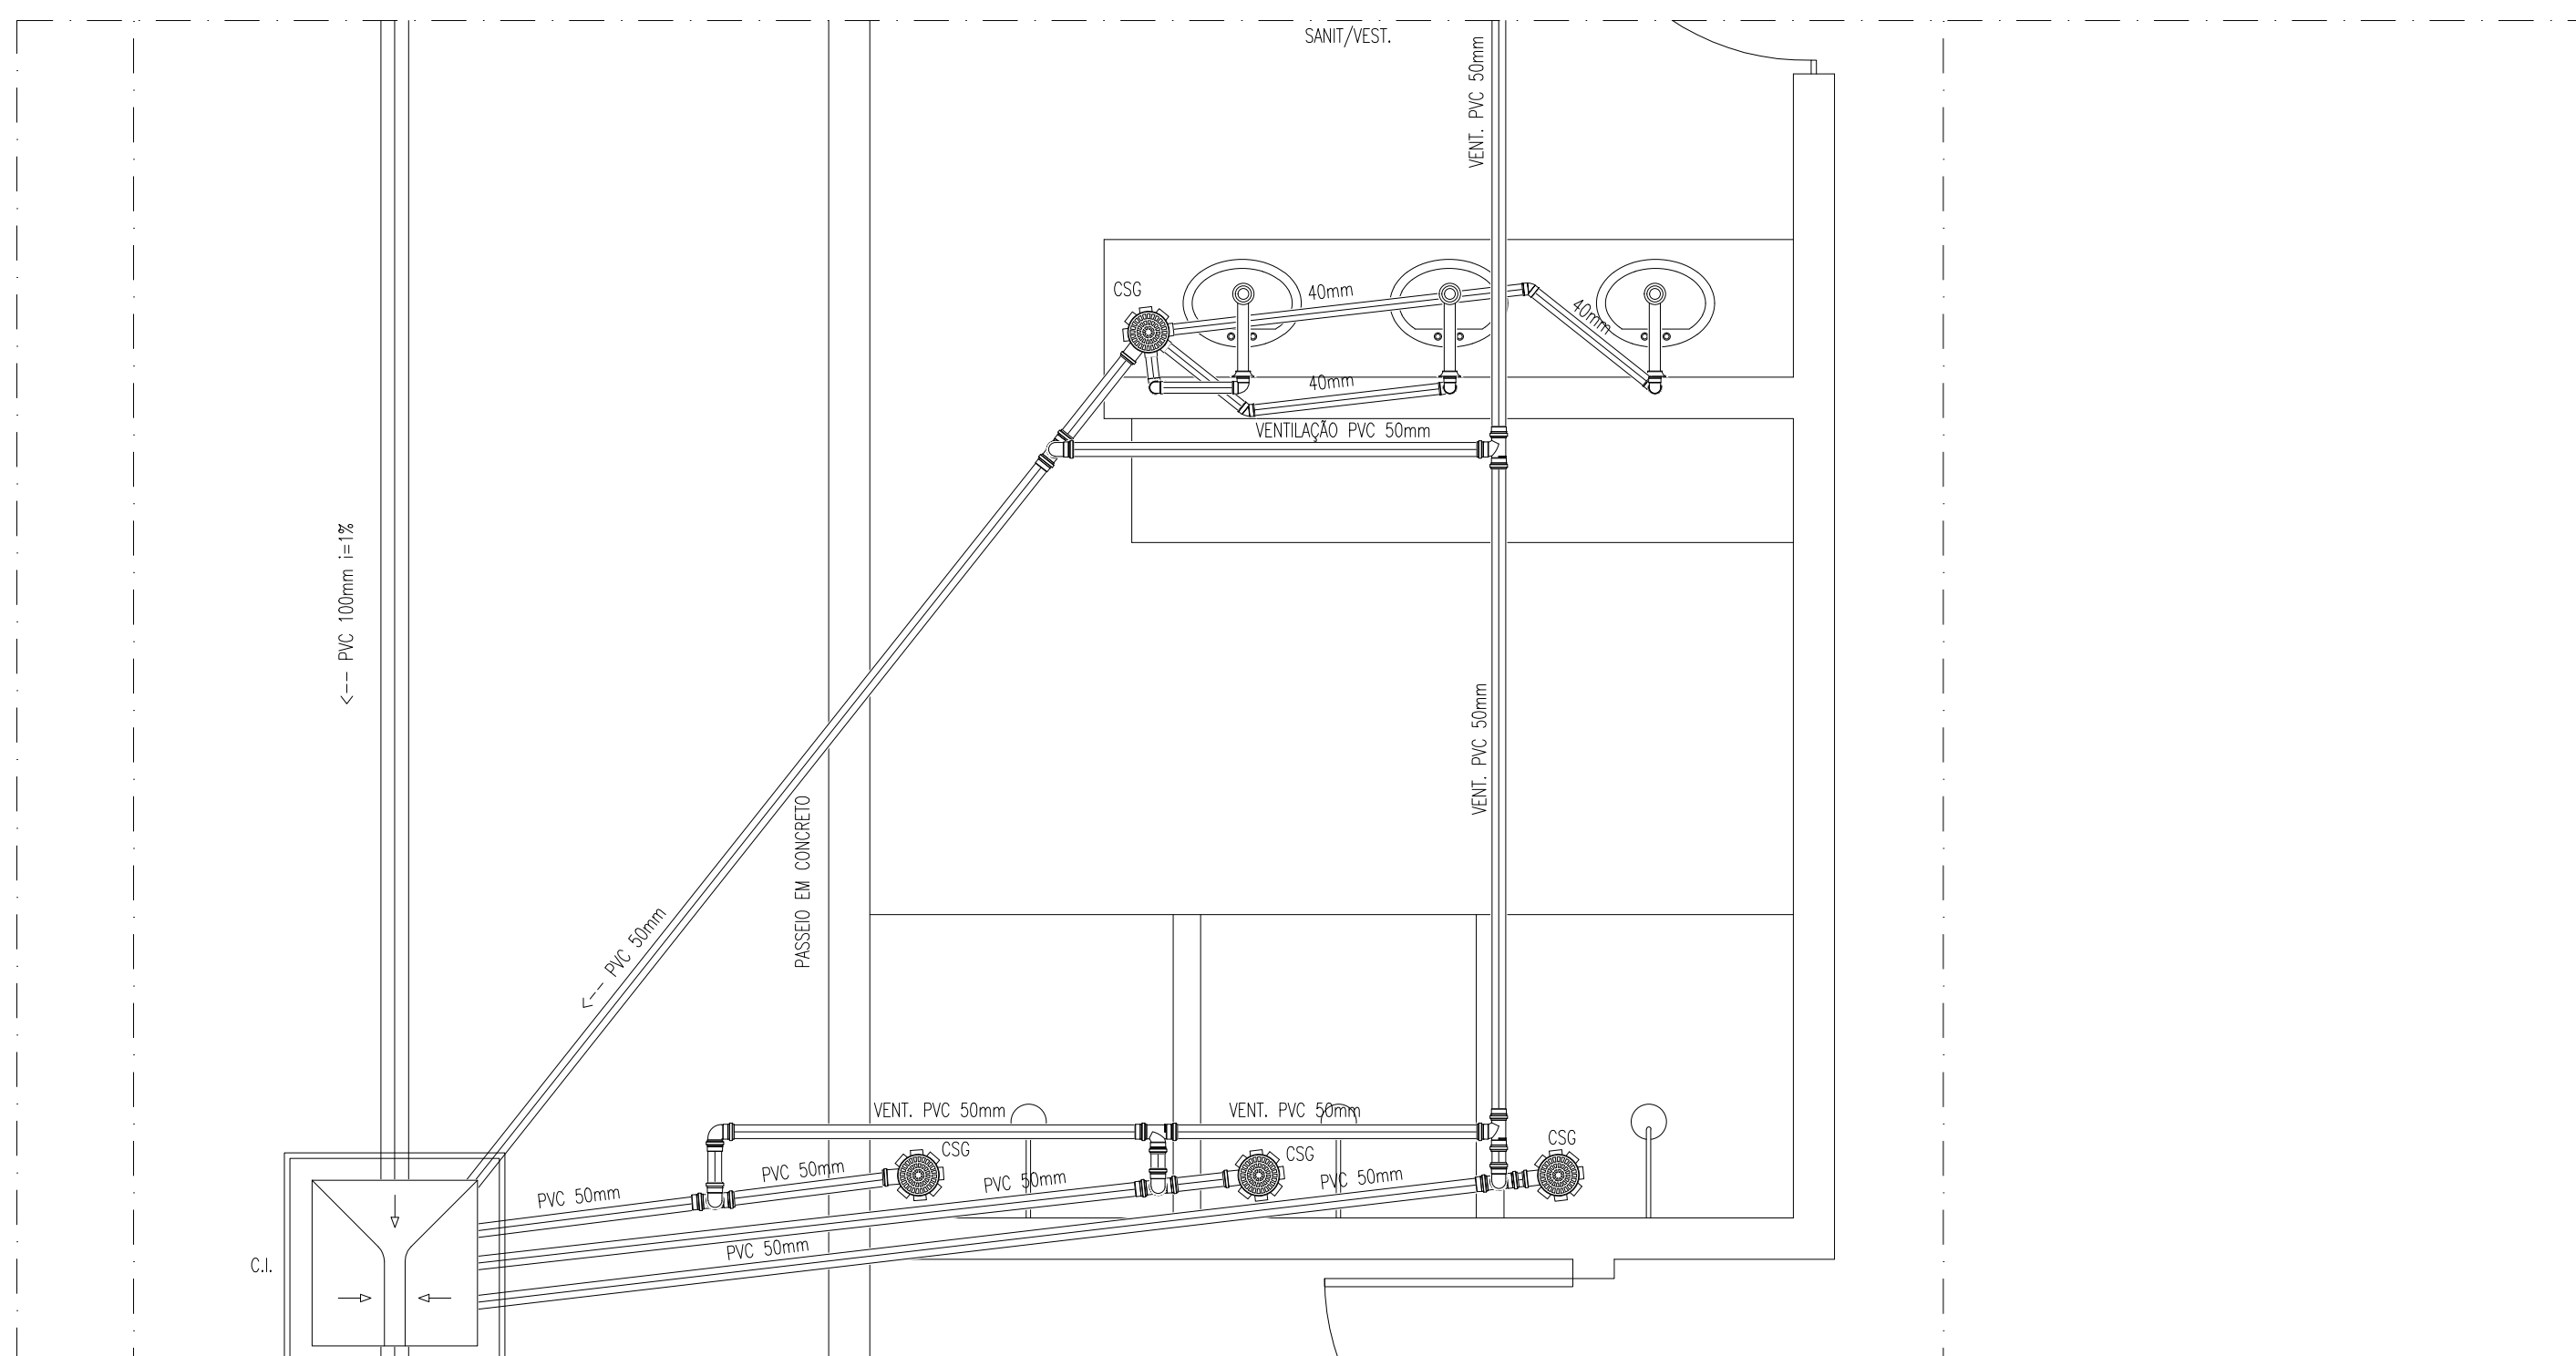


DETALHE DE ESGOTO-02

ESCALA : 1/25

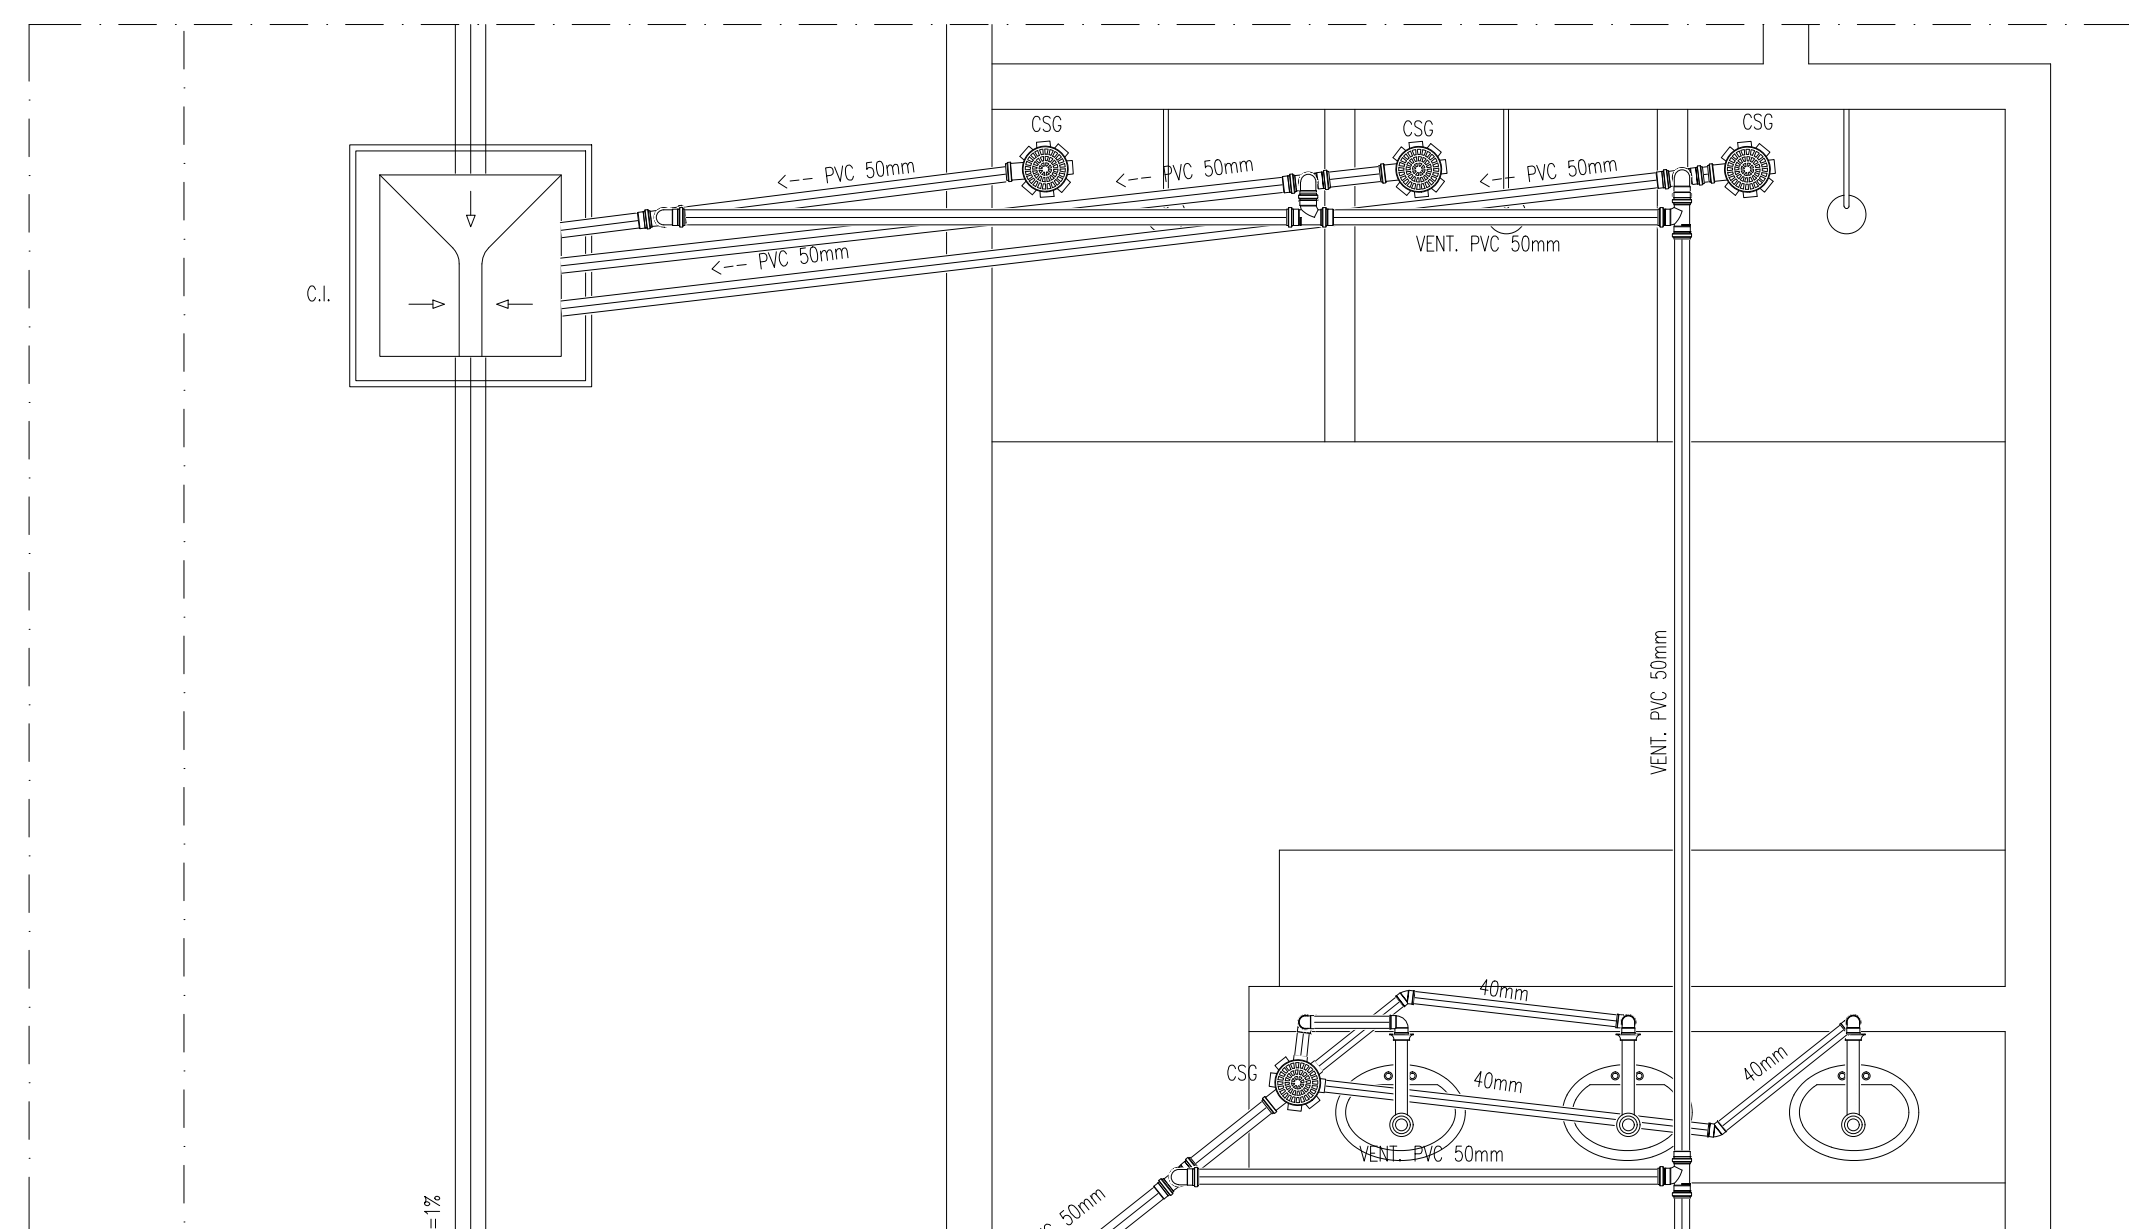


DETALHE DE ESGOTO-03

ESCALA : 1/25

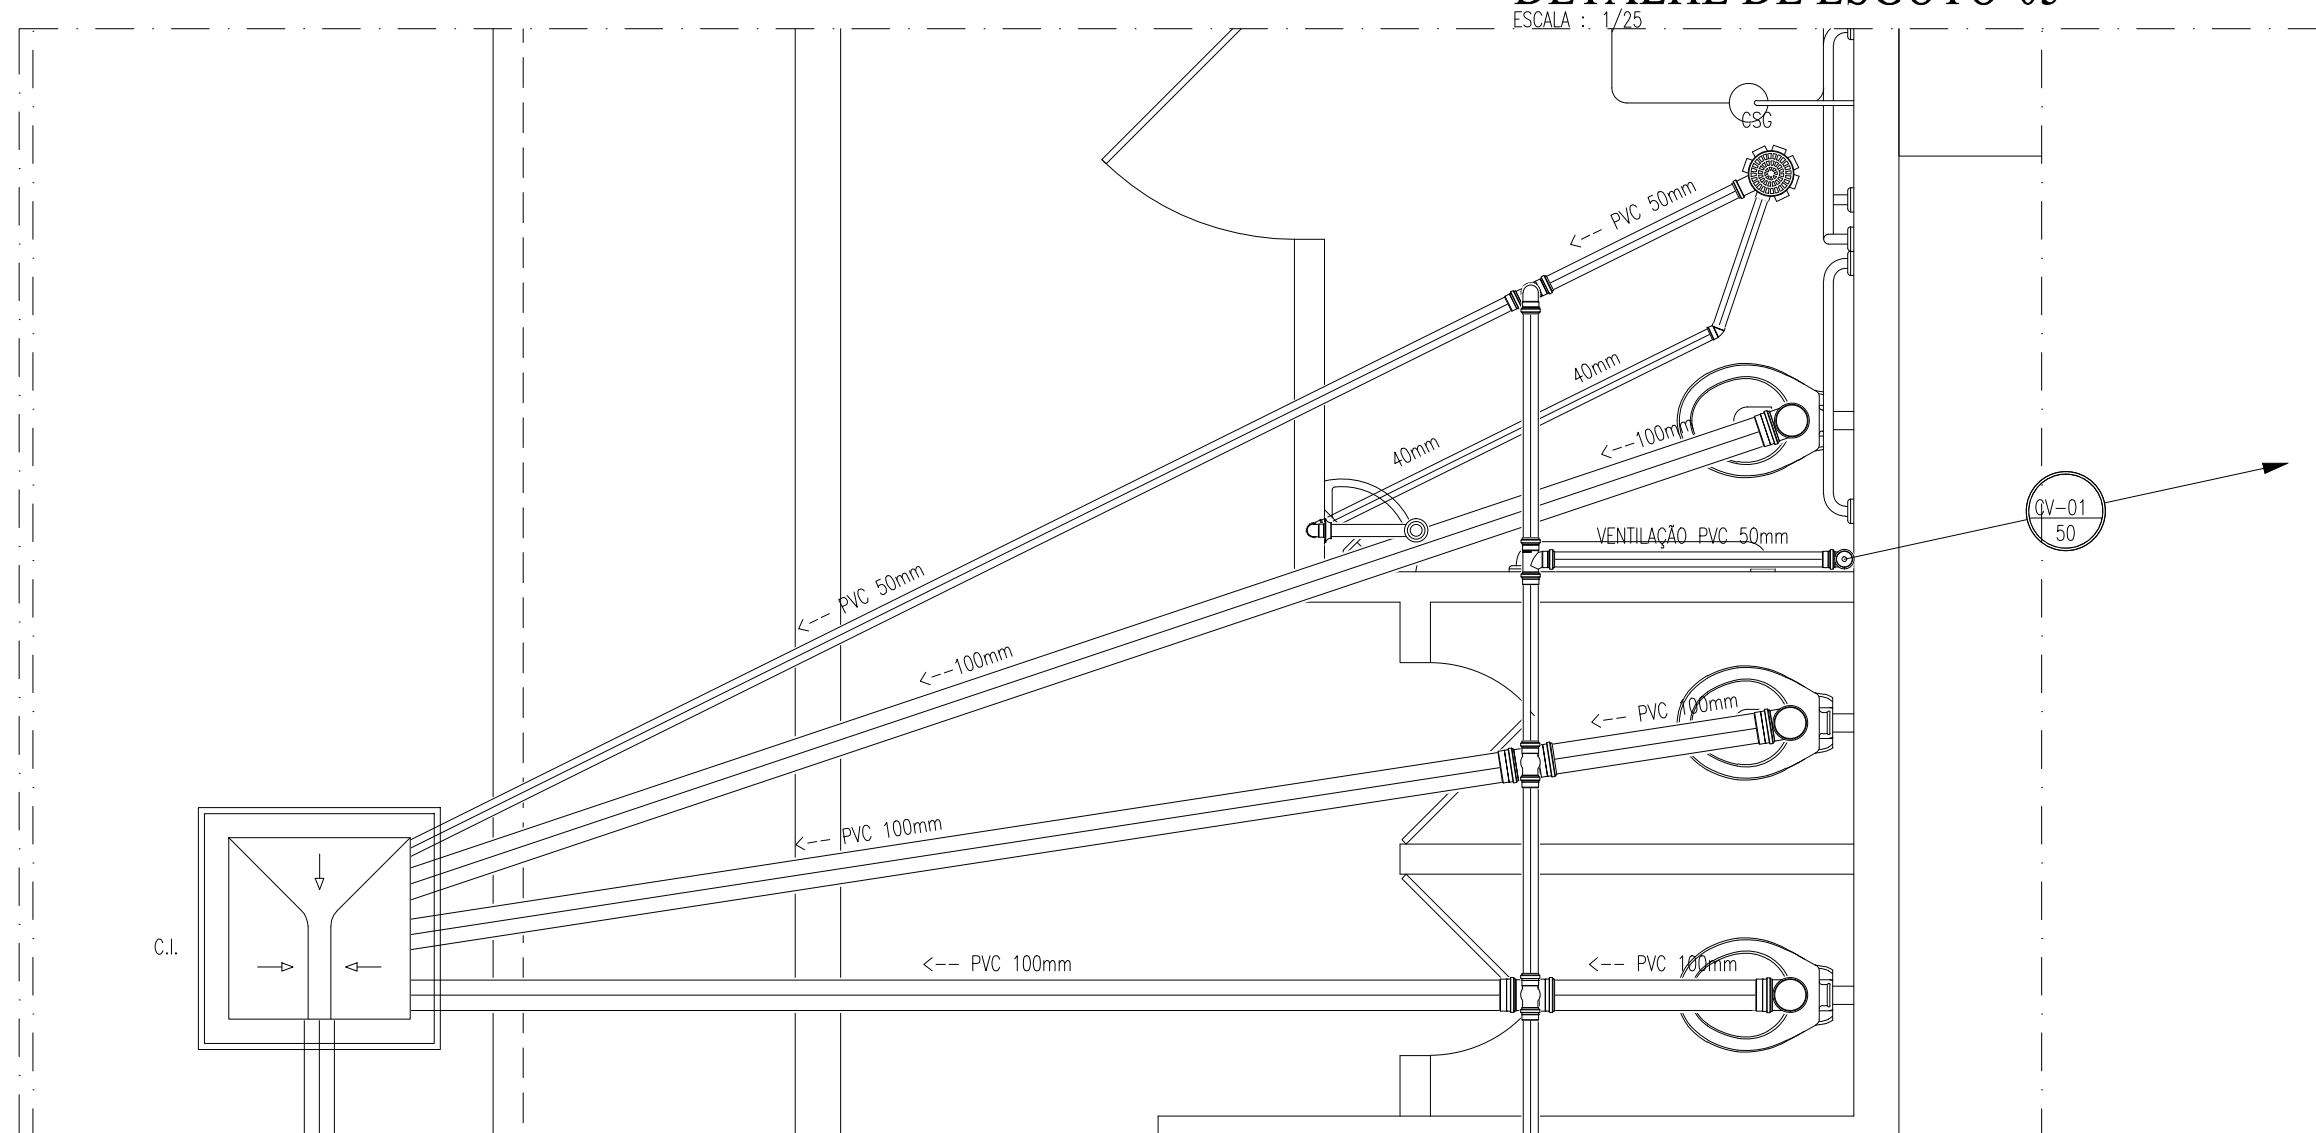

DETALHE DE ESGOTO-01

ESCALA : 1/25

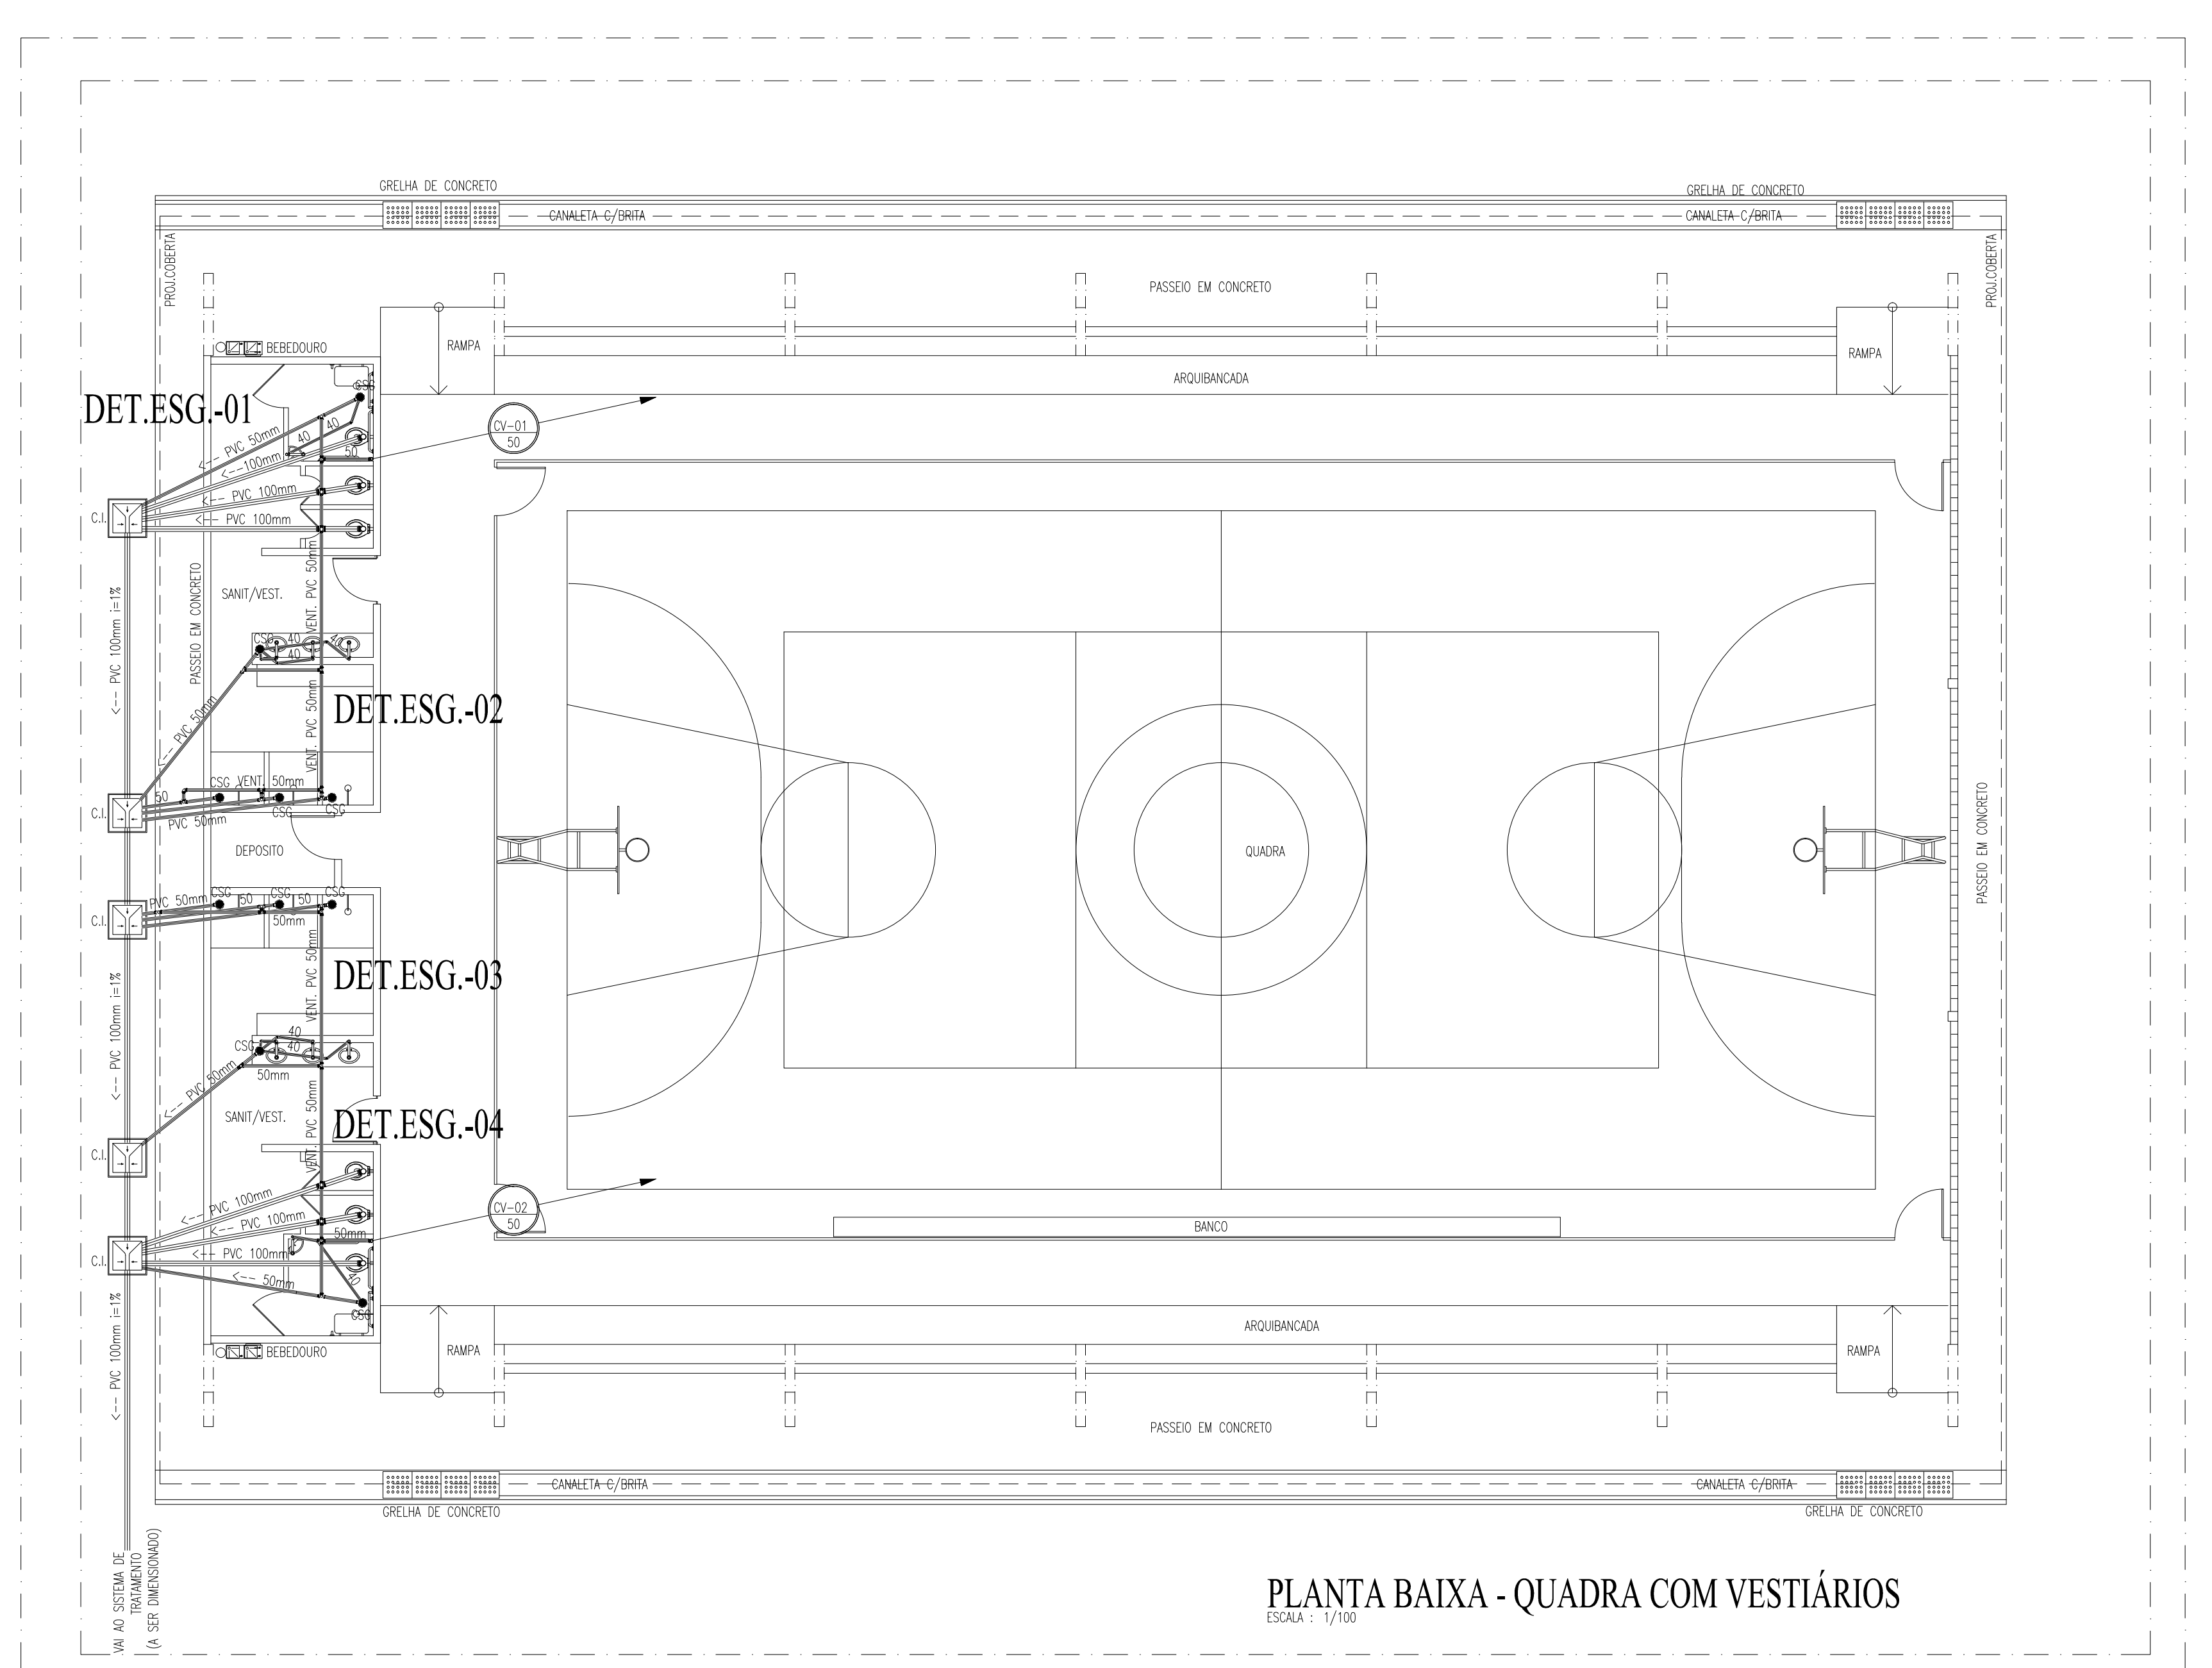

PLANTA BAIXA - QUADRA COM VESTIÁRIOS

ESCALA : 1/100

LEGENDA SANITÁRIA

- TUBULAÇÃO DE ESGOTO EM PVC Ø100mm.
- C.A. CAIXA SIFONADA 150x150x50mm EM PVC COM PORTA GRELHA REDONDA E GRELHA REDONDA Ø8150mm.
- SF. SIFÃO METAL CRIMADO - 1"40mm OU 1.1/2"x50mm.
- V. TERMINAL DE VENTILAÇÃO PVC 50mm.
- C.V. COLUNA DE VENTILAÇÃO.
- TUBULAÇÃO QUE SOBRE/PASSA/DESC.
- C.I. CAIXA DE INSPEÇÃO 60x60x40cm EM ALVENARIA COM TAMPÃO EM CONCRETO.

OBSERVAÇÕES:

- 1) DECLIVIDADE MÍNIMA SANITÁRIA É DE 0,5%.
- 2) TODA TUBULAÇÃO DE ESGOTO EM PVC.

REVISÃO / ASSUNTO		DESENHO / DATA	
PAGO		APROVO	
CONSELHO PROFISSIONAL		PROPRIETÁRIO PROJETO PROJETO CONSTRUÇÃO	
SEINFRA - SECRETARIA DA INFRAESTRUTURA DAE - DEPARTAMENTO DE ARQUITETURA E ENGENHARIA			
PROJETO:		QUADRA POLIESPORTIVA COM VESTIÁRIO	
INTERESSADO:	ÁREA TÉCNICA:	INSTALAÇÃO SANITÁRIA	
ENDEREÇO:	PROJETO EXECUTIVO	PROJETO EXECUTIVO	
MUNICÍPIO:	CONTEÚDO:	PLANTA BAIXA - QUADRA COM VESTIÁRIOS	
AUTOR:	LEGENDA:	LEGENDA	
TELEFONE:	RESERVA DE PROPRIEDADE INTELECTUAL	RESERVA DE PROPRIEDADE INTELECTUAL	
	DESENHO:	F. E. H. S.	
	DATA:	JULHO 2014	
	REVISÃO:	REVISÃO	
	ARQUIVO:	0000SAN_PET_001_1014.dwg	
		HID 01 01	