


PLANTA BAIXA SUPERIOR
ESCALA 1/50

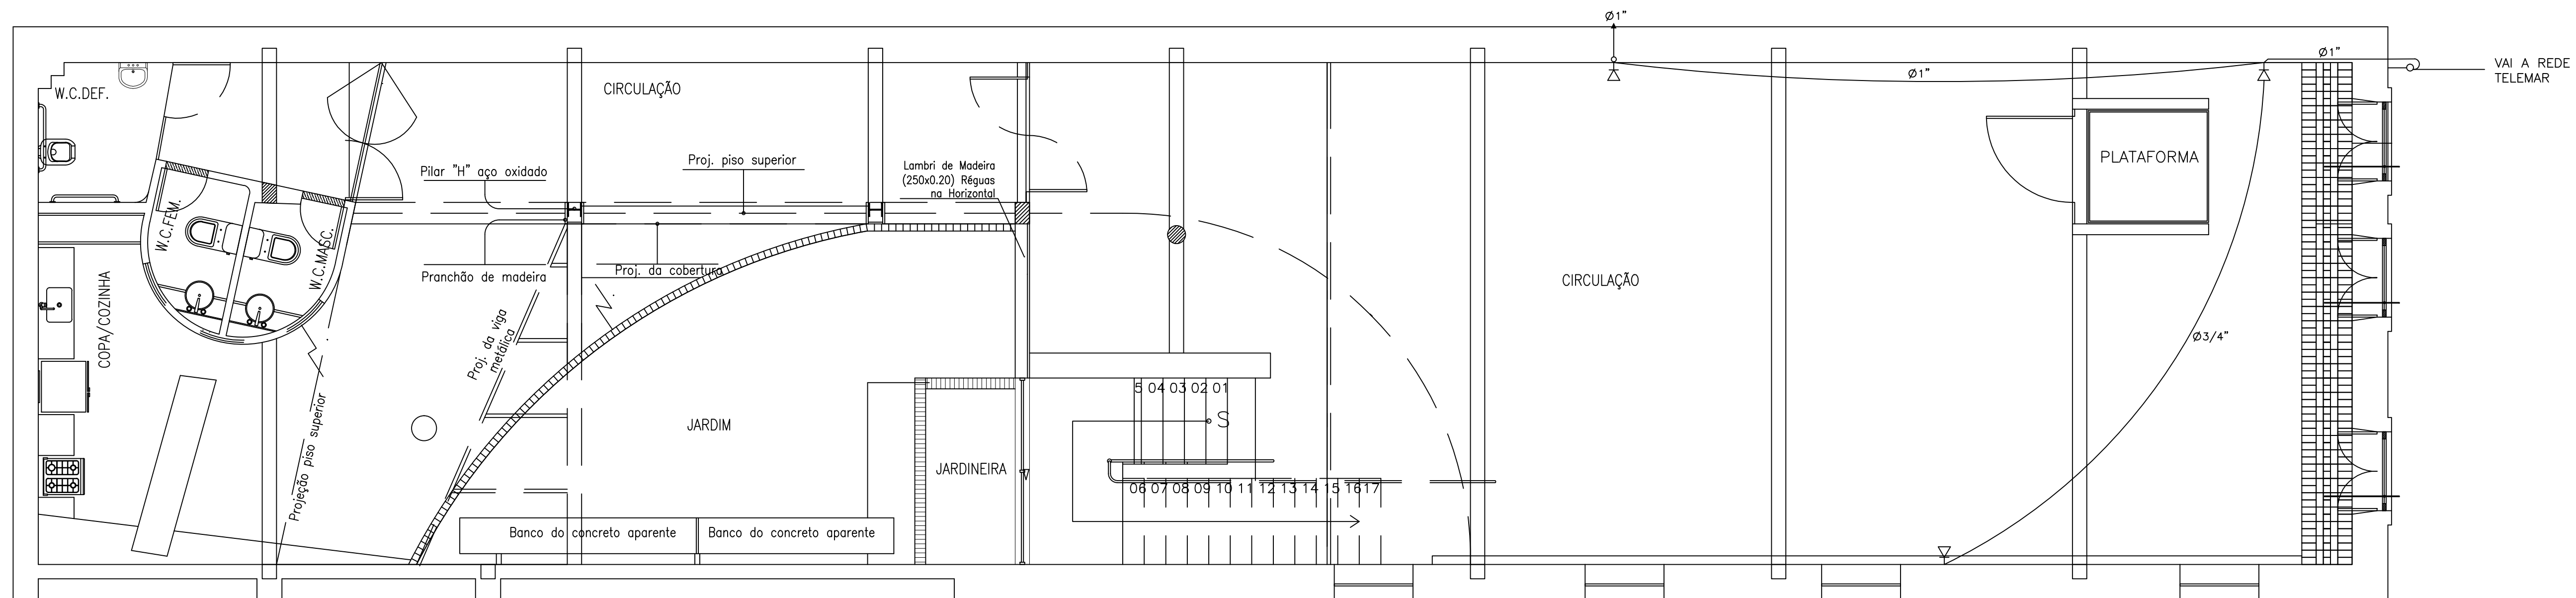

PLANTA BAIXA TÉRREO
ESCALA 1/50

LEGENDA

- TOMADA PARA TELEFONE/LÓGICA RJ45(DUPLA)A 30cm DO PISO EM CAIXA 4"x4"
- ELETRODUTO QUE DESCE
- ELETRODUTO QUE SOBE
- ELETRODUTO (PISO)

	VÔŠÒØ¼PÔU	
	PREFEITURA MUNICIPAL DE SOBRAL-CE LOCAL: SOBRAL - CEARÁ PROJETO: PROJETO EXECUTIVO	
	CENTRO DE TURISMO DE SOBRAL	
	CONTEÚDO: 1 PLANTA BAIXA PAV. TÉRREO 2 PLANTA BAIXA PAV. SUPERIOR 3 LEGENDA 4 _____ 5 _____ 6 _____ 7 _____ 8 _____ 9 _____ 10 _____	
RESPONSÁVEL TÉCNICO ANTONIO CARLOS CAMPELO COSTA Arquiteto CREA-CE 2583-D	DESENHO: PAULO SIQUEIRA ARQUIVO: TELEFONE.01.dwg	ESCALA: INDICADA DATA: MARÇO 2012 OBS:
		PRANCHAL: 01/01

PENAS
01 - 1,00
02 - 0,50
03 - 0,30
04 - 0,15
05 - 0,70
06 - 0,25
07 - 0,18
08 - 0,10
09 - 0,10
10 - 0,30