


LEGENDA

- AP- ÁGUAS PLUVIAIS
- TQ- TUBO DE QUEDA
- TV- TUBO DE VENTILAÇÃO
- CAIXA DE INSPEÇÃO 60x60x60cm(mínimo)

DIÂMETRO (cm)	DECLIVIDADE (%)
200	0,7
150	0,7
100	1
75	2
50	3
40	3

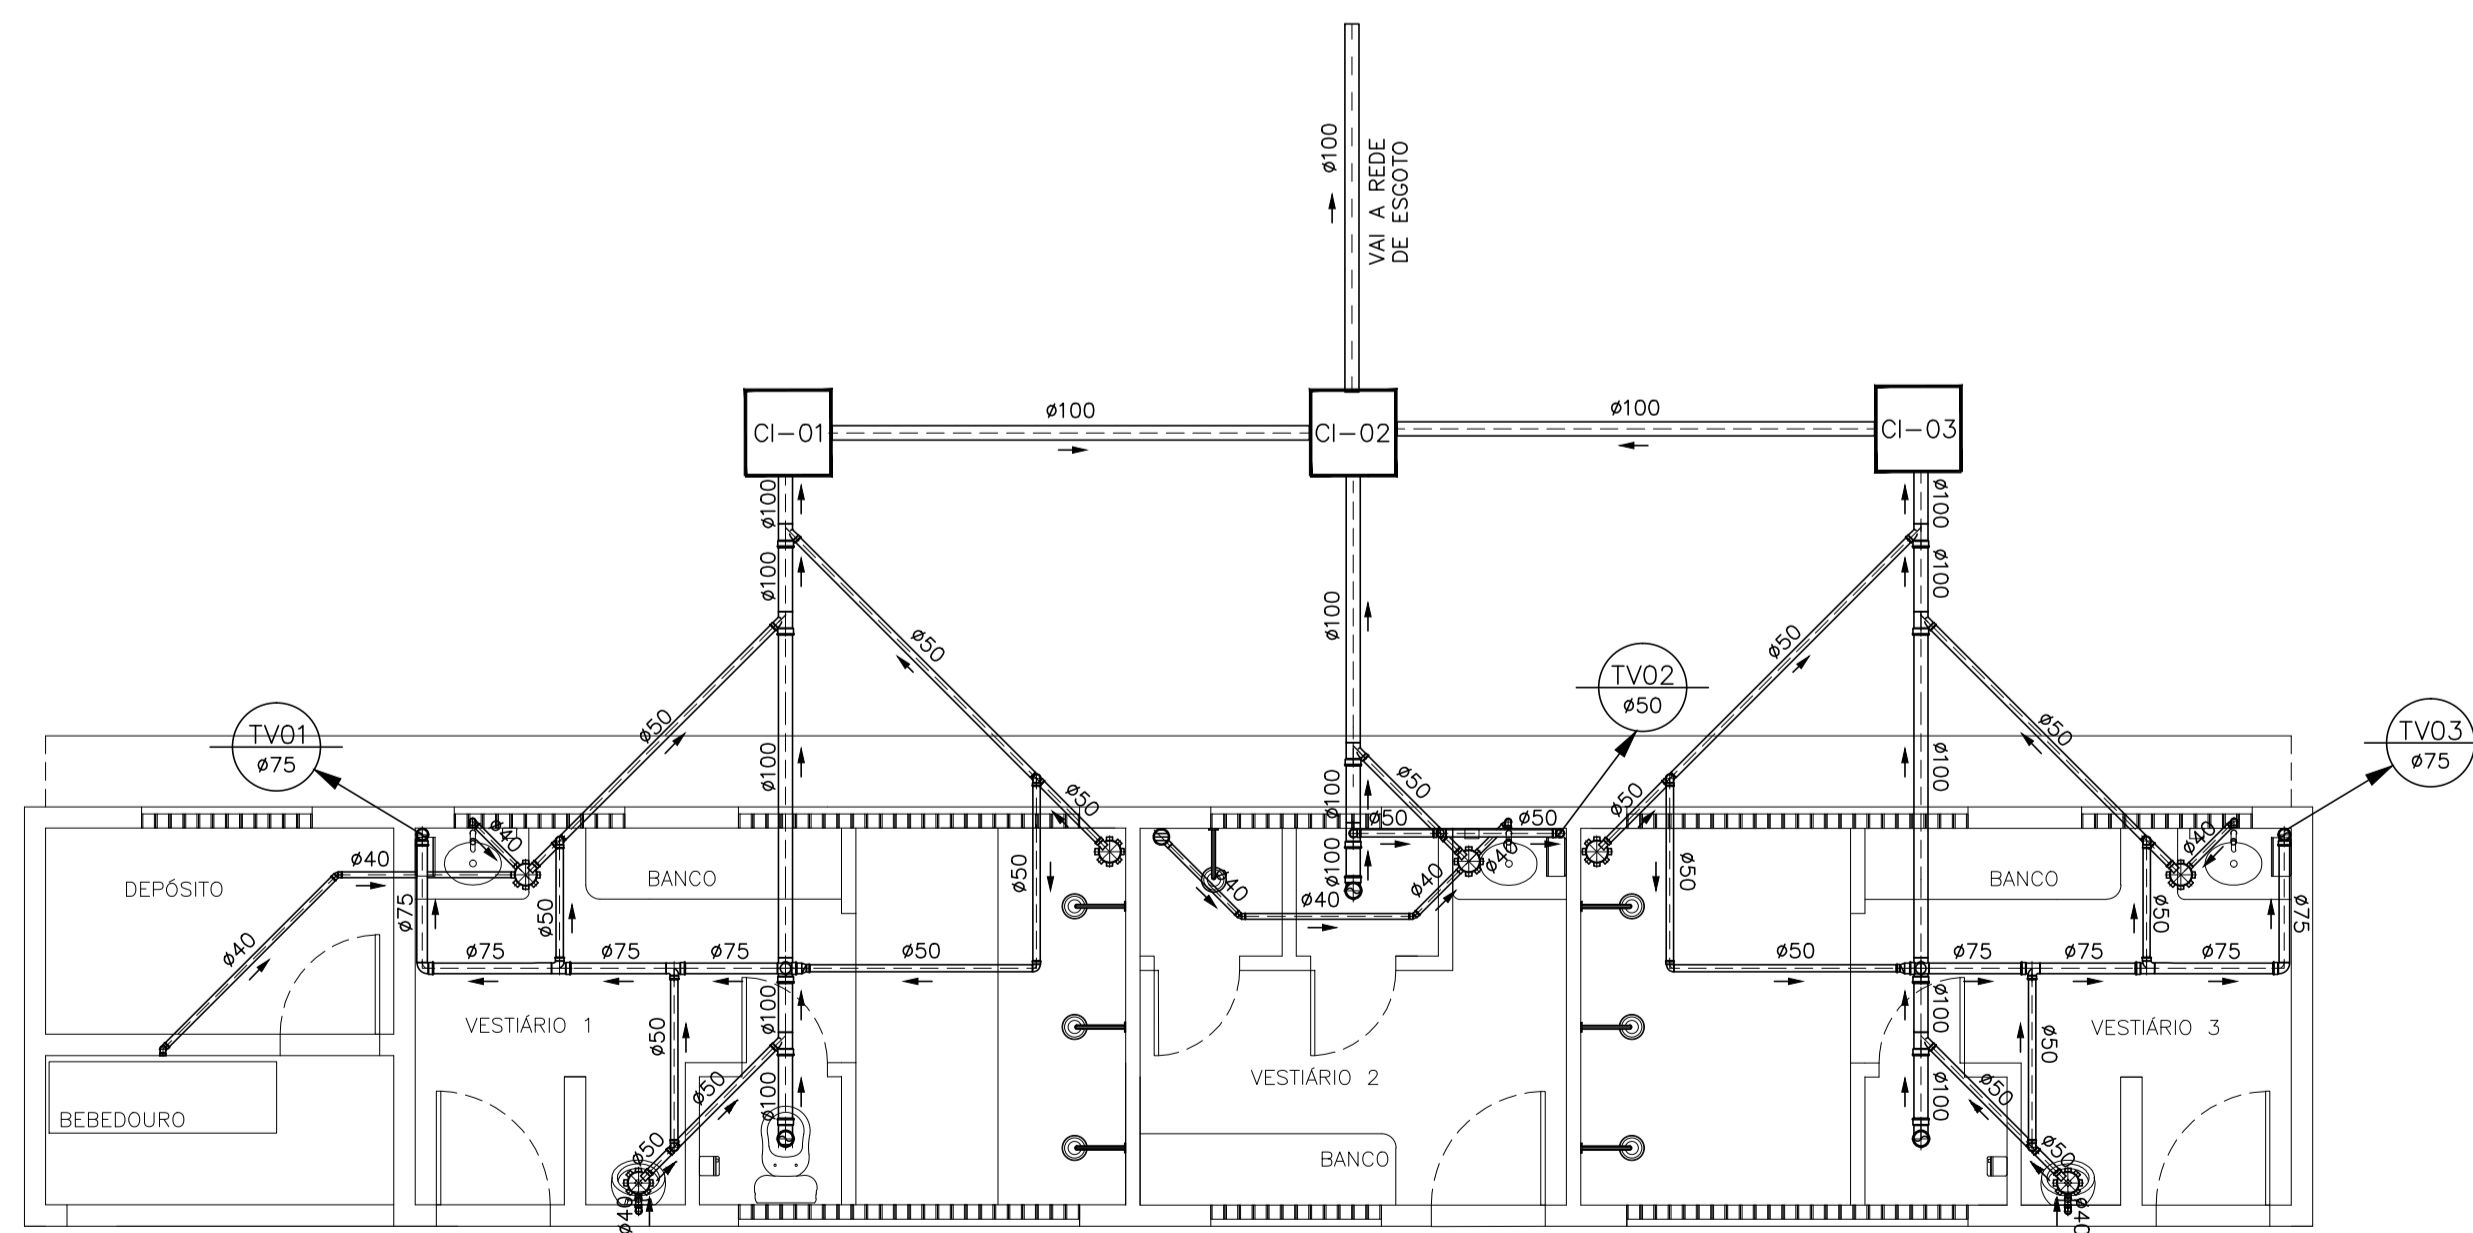

PLANTA BAIXA TERREO  
ESCALA: 1/50

SECOMP - SECRETARIA DE OBRAS, MOBILIDADE E SERVIÇOS PÚBLICOS

PROJETO: **USINA DE TRATAMENTO DE ÁGUA**

INTERESSADO: **PREFEITURA DE SOBRAL** AUTOR: **PAULO SIQUEIRA**

ENDEREÇO: **AV. JOSÉ DE SOUSA, 110 - CENTRO - SOBRAL - CE**

MUNICÍPIO: **SOBRAL-CE**

DESENHOS DA FRANCHA: **USINA DE TRATAMENTO DE ÁGUA** ESCALA: **1:50**

**PREFEITURA DE SOBRAL** LEGENDA: **SEM**

DATA: **JANEIRO/2018** LOCAL: **JANEIRO/2018** ARQUIVO: **PR\_01\_01** **HIDRO 01/01**

ESCALA DE PLOTAGEM: 1000 : 50

COR	PENA
1	1.00
2	1.00
3	0.50
4	0.15
5	0.70
6	0.25
7	0.15
8	0.05
9	0.05