


LEGENDA

TUBO PVC SOLDÁVEL MARRON EMBUTIDO PELO PISO (VER DIÂMETRO EM PLANTA)



PLANTA BAIXA
ESCALA 1/200

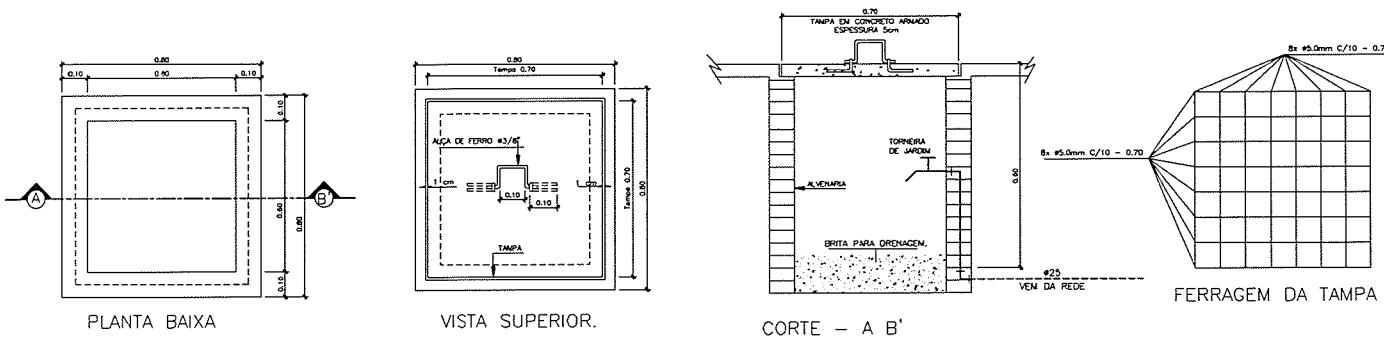

DETALHE EXECUTIVO DA CAIXA COM TORNEIRA DE JARDIM
CAIXA DE PASSAGEM 60x60x60cm - TAMPA DE CONCRETO

José Augusto Azevedo Laureano Filho
Engenheiro Civil
RNP 061627483-1 / CREA-CE 327527

SECRETARIA DA INFRAESTRUTURA

PROJETO:	PROJETO HIDRÁULICO REFORMA PRAÇA DOM JOSÉ	
INTERESSADO:	PREFEITURA DE SOBRAL	AUTOR: AUGUSTO AZEVEDO FILHO
ENDEREÇO:	RUA PREFEITO JERÔNIMO PRADO	
MUNICÍPIO:	SOBRAL	
	PLANTA BAIXA	1/200
	DETALHES DE JARDIM	INDICADA
	LEGENDA	SEM



PREFEITURA DE
SOBRAL