


PLANTA BAIXA TERREO
ESCALA 1:100

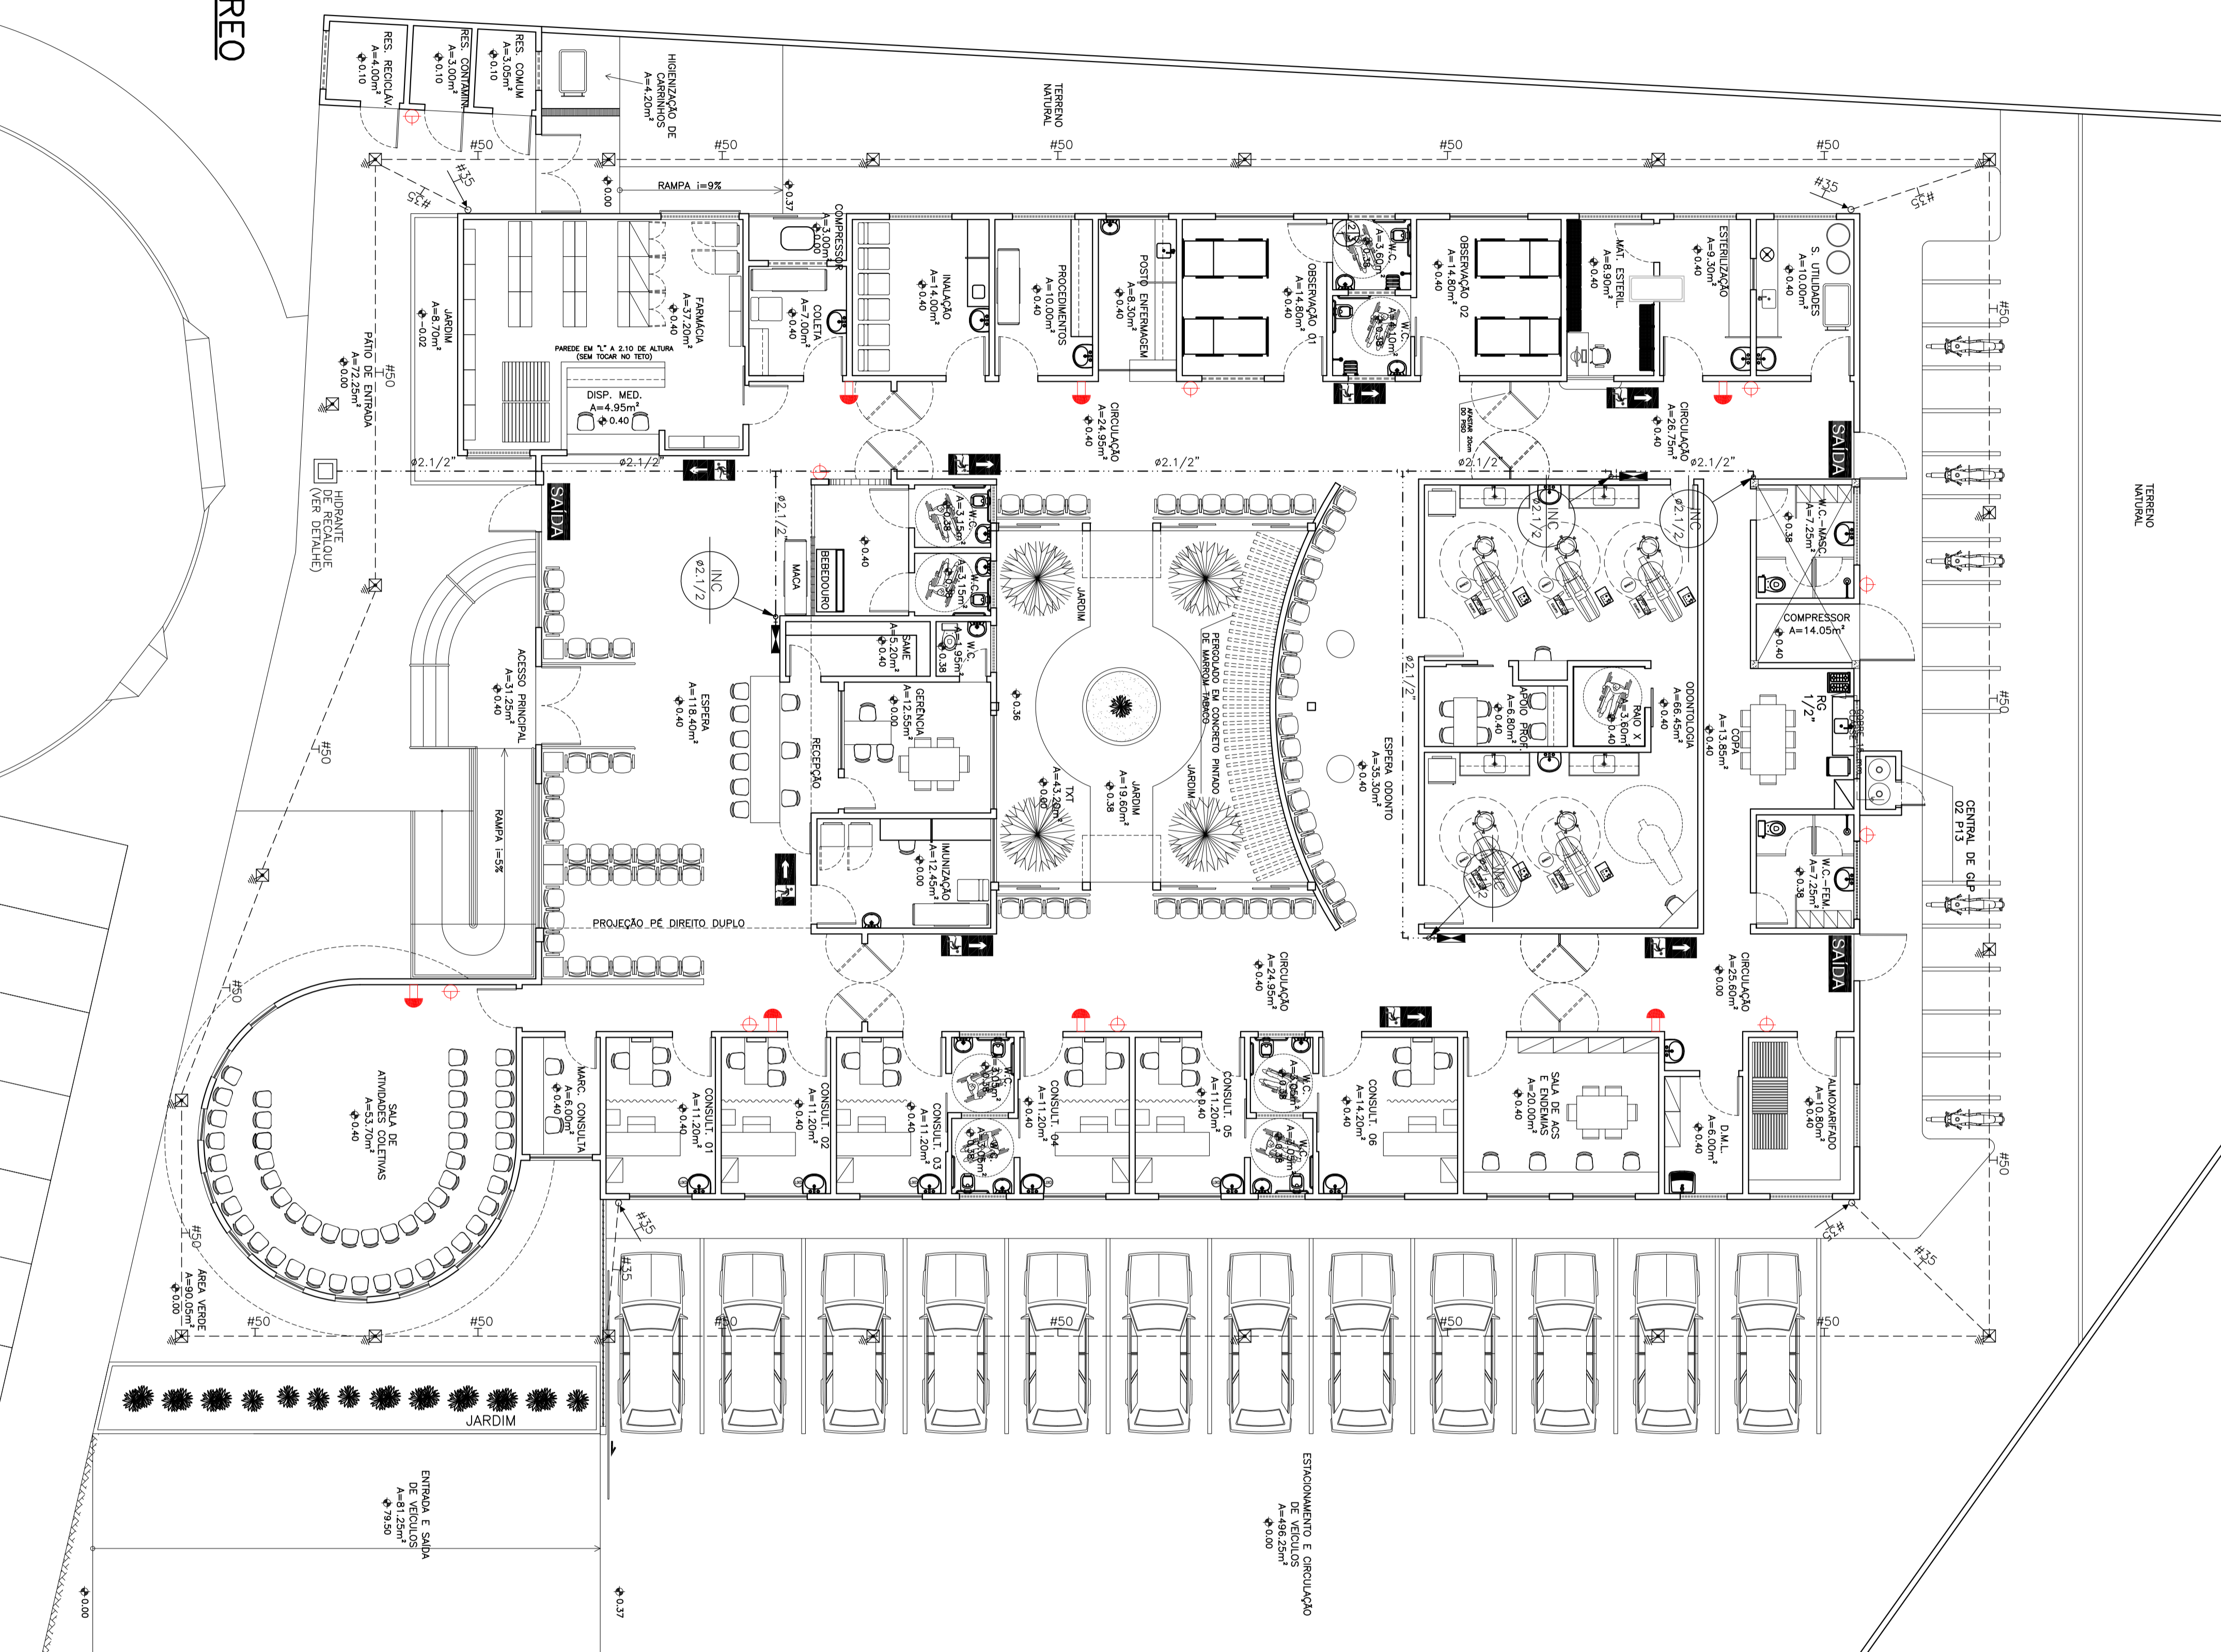

QUADRO DE RESUMO DAS MEDIDAS DE SEGURANÇA DE SEGURANÇA CONTRA INCÊNDIO E PÂNICO

CLASSIFICAÇÃO - COMERCIAL (B1)	ENQUADRAMENTO
CARGA DE INCÊNDIO: 200MJ/m²	RISCO: MÉDIO
PROJETO DE PREVENÇÃO	EXTINTORES
SINALIZAÇÃO DE EMERGENÇA	ILUMINAÇÃO DE EMERGENÇA
SISTEMA DE PROTEÇÃO CONTRA DESCARGAS ATMOSFÉRICAS	BRIGADA DE INCÊNDIO

LEGENDA

- HIDRANTE INTERNO ABERTO DE 60x90x17cm COM REGISTRO GLOBO (HIDRANTE) DE 45° Ø38mm, UNIDADES STORZ DE Ø38mm, MANGUEIRA SIRETEX - L. DE 280mm REVESTIDA INTERAMENTE DE BORRACHA COM DOIS LANCES DE 15,00m, ESQUILHO BRONÇA COM REQUINTE DE Ø13mm.
- EXTINTOR DE PÓ QUÍMICO ABC (P0 09kg - 3A:20B:C)
- BLOCO AUTÔNOMO COM AUTONOMIA DE 04 HORAS LIGADO EM BATERIAS
- HASTE DE TERA COPPERFIELD Ø5/8" x 2,40m EM CAIXA DE INSPEÇÃO
- HIRANTE DE RECALQUE - CAIXA DE 60x60x50cm COM TAMPÃO METÁLICA, CURVA WACHO-FRKA DE 45° Ø38mm DE AÇO GALVANIZADO, REGISTRO GLOBO (HIDRANTE) DE 45° Ø 63mm, UNIDADES STORZ Ø63mm/Ø114mm
- TUBO DE FERRO GALVANIZADO COM DIÂMETRO NOMINAL DE 2 1/2"
- CABO DE COBRE PARA ATERRAMENTO DO SPDA, COM BITOLA DE 35mm² OU 50mm²
- TUBULAÇÃO DE CONDUÇÃO DO GÁS(COBRE CLASSE 1, COM Ø 15mm)
- TUBULAÇÃO DO SISTEMA DE DETECÇÃO E ALARME DE INCÊNDIO

CREIA	APROVADO
PROPRIETÁRIO	PRAGO
PROJETO	
CÁLCULO	
CONSTRUÇÃO	

OBSERVAÇÃO :

- OS DIREITOS AUTORES DESTA OBRA RESERVAMOS POR TER, SEU USO INTERNO E RESUMATIZADO E ESTÁ SUJEITO A FINALIZAÇÃO
- É VERBA E REPRODUÇÃO DESTA OBRA, PARA OUTRO FIM, QUE NÃO O DE EXERCÍCIO DO MESMO, PELO CLIENTE, NESTE ENTENDIMENTO AO CONTRÁRIO FIRMADO ENTRE AMBAS AS PARTES.
- QUANTO À MODIFICAÇÃO NESTE PROJETO DEVE SER COMUNICADA COM ANTERECEDÊNCIA E AUTORIZADA PELO ARQUITETO

PROJ. DE COMBATE À INCÊNDIO

KENNEDY VASCONCELOS
ENGENHEIRO CIVIL

CÁLCULO ESTRUTURAL
INSTALAÇÕES PREDIAIS
(85)9115-9136

PROPRIETÁRIO: **PREFEITURA MUNICIPAL DE SOBRAL - U.B.S**
ENDEREÇO: **RESIDENCIAL NOVA CAJAZARA**

PROJETO:	REVISÕES:	COMITADO:	FECHA:
Fº KENNEDY M. VASCONCELOS	1 - Plano Baixo Térreo:		01/06
Eng. Civil - RFP 0600549796			DATA: 02/2/2014