


LEGENDA	
	CAIXA DE INSPEÇÃO ESDOTO SIMPLIS
	CAIXA DE PASSAGEM
	CAIXA DE GORDURA
	CAIXA SIFONADA
	REBOCAMENTO
	BOLSA DE RESERVAÇÃO LINHA
	CHUVEIRO COLETIVO
	CHUVEIRO RESIDENCIAL
	JELUIN 45
	JELUIN 90
	JELUIN 90 - COLUNA
	ABRIGO SANITÁRIOS
	LAVATÓRIO RESIDENCIAL COM SIFÃO
	LAVATÓRIO DE USO GERAL
	PIA DE COZINHA RESIDENCIAL COM SIFÃO 40mm
	RAMAIS DE VENTILAÇÃO
	TANQUE DE LAVAR 90 40mm
	TE 45
	TE 90
	TE SANITÁRIO
	VAZIO SANITÁRIO COM 90P
	TERMINAL DE VENTILAÇÃO - COLUNA

**FNDE** Fundo Nacional de Desenvolvimento Educacional  
**GOVERNO FEDERAL**  
**BRASIL**  
 Ministério da Educação  
**PÁTRIA EDUCADORA**

**PROJETO PADRÃO - FNDE**  
 PROPRIETÁRIO: :  
 ENDEREÇO:  
 MUNICÍPIO - UF:  
 PROPRIETÁRIO:  
 RESP. TÉCNICO: CREA  
 AUTOR DO PROJETO: CAU  
 DUFFO: CREA  
 RA

OBSERVAÇÕES:  
**PROJETO EXECUTIVO**  
**PROGRAMA PROINFÂNCIA - PROJETO TIPO 1**  
**PROJETO DE INSTALAÇÕES**  
 COORDENAÇÃO: COGEST - Coordenação Geral de Infraestrutura Educacional  
 LANÇAMENTO DA REDE SANITÁRIA  
**HEG**  
 REVISÃO: R.00  
 ESCALA: 1/75  
 DATA EMISSÃO: 20/02/2015  
 PÁGINA: 01/07  
 FORMATO: (684x1050)

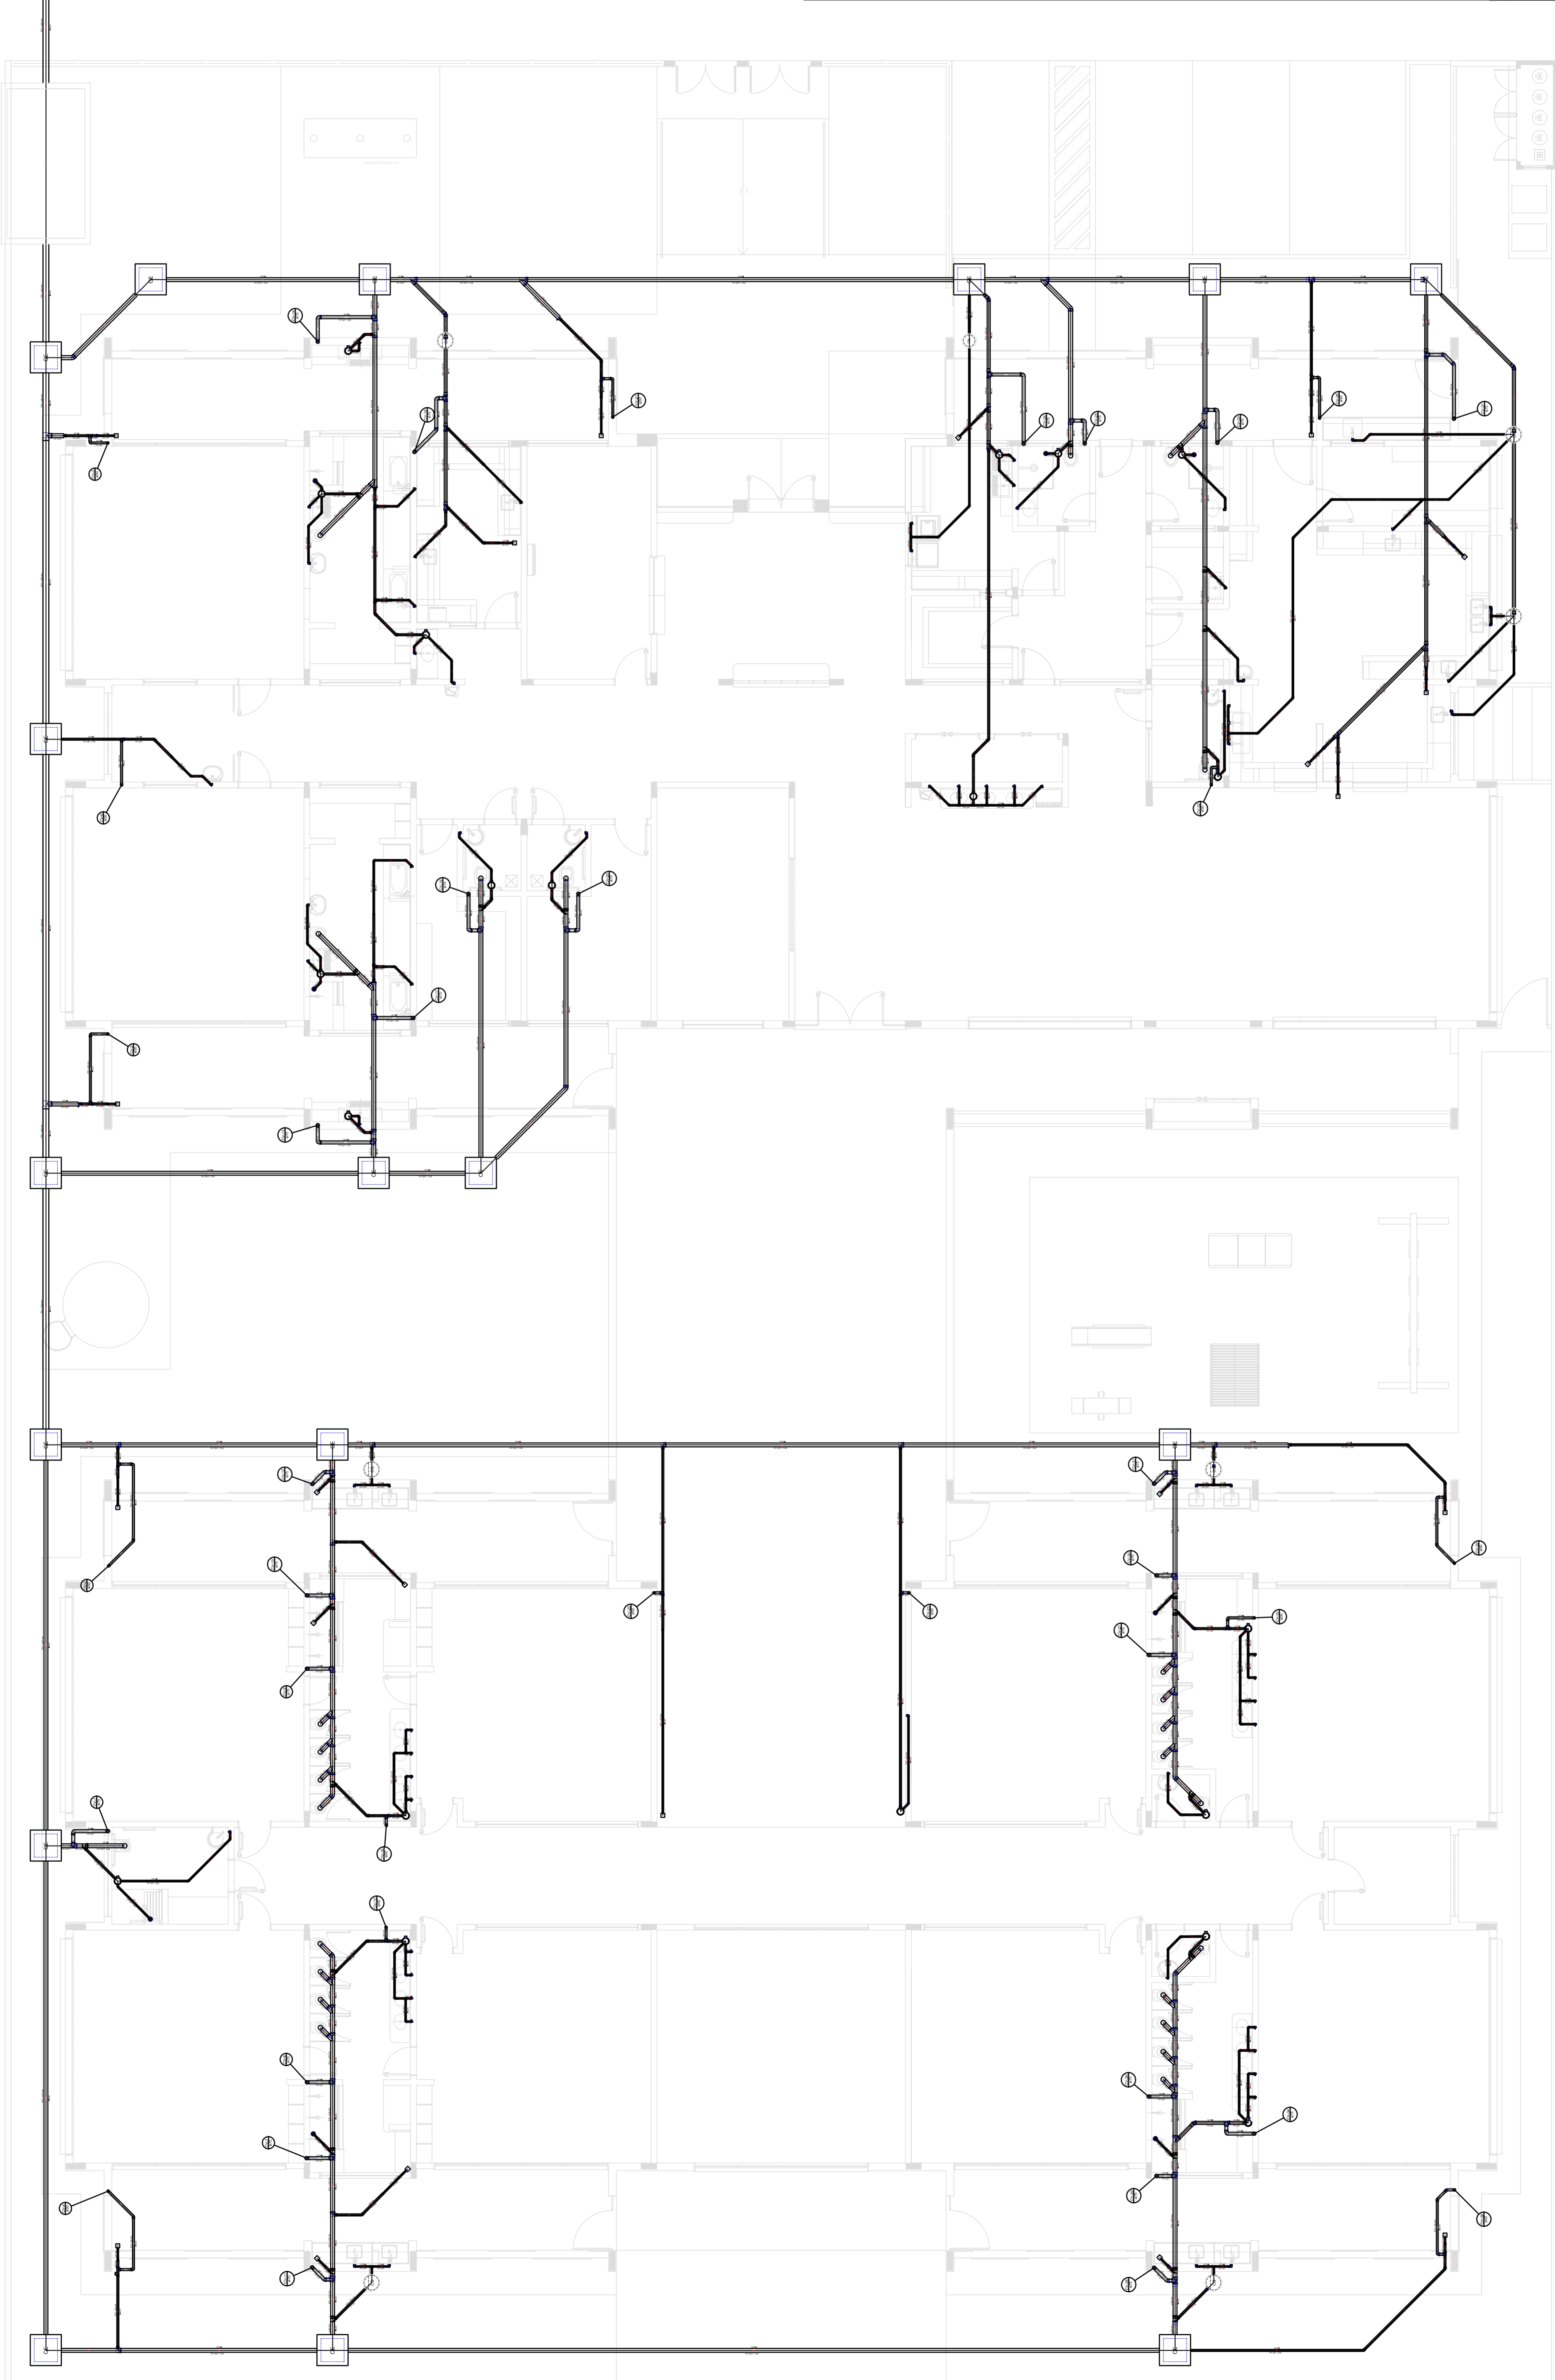

**1** PLANTA BAIXA  
 ESCALA 1/75