


DETALHE CX. DE PASS.  
SEM ESCALA

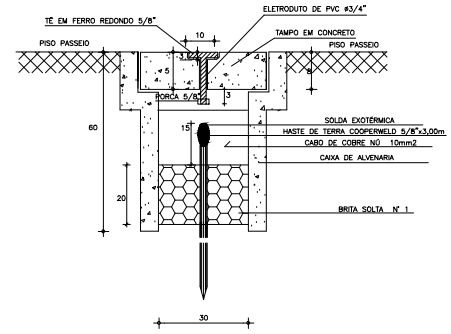


DETALHE ATERRAMENTO  
SEM ESCALA


### LEGENDA

- POSTE DE CONCRETO CIRCULAR h=20,00m COM LUMINARIA PÚBLICA 4 x 150W DE LED
- POSTE TIPO COLONIAL h=3,00m COM LÂMPADA DE LED 50W
- CX. DE PASSAGEM DE ALVENARIA (40x40x60) COM FUNDO DE BRITA, TAMPA DE CONCRETO E CONECTOR 5/8\"/>
- QUADRO DE DISTRIBUIÇÃO A 1,30m DO PISO
- QUADRO DE MEDIÇÃO MONOFÁSICO P/ ILUMINAÇÃO PÚBLICA
- FIOS NEUTRO, FASE, RETORNO E TERRA
- ELETRODUTO (PISO)

NOTAS :  
 1 - CONDUTORES NÃO ESPECIFICADOS SERÃO # 2,5 MM2  
 1 - ELETRODUTOS NÃO ESPECIFICADOS SERÃO # 3/4"

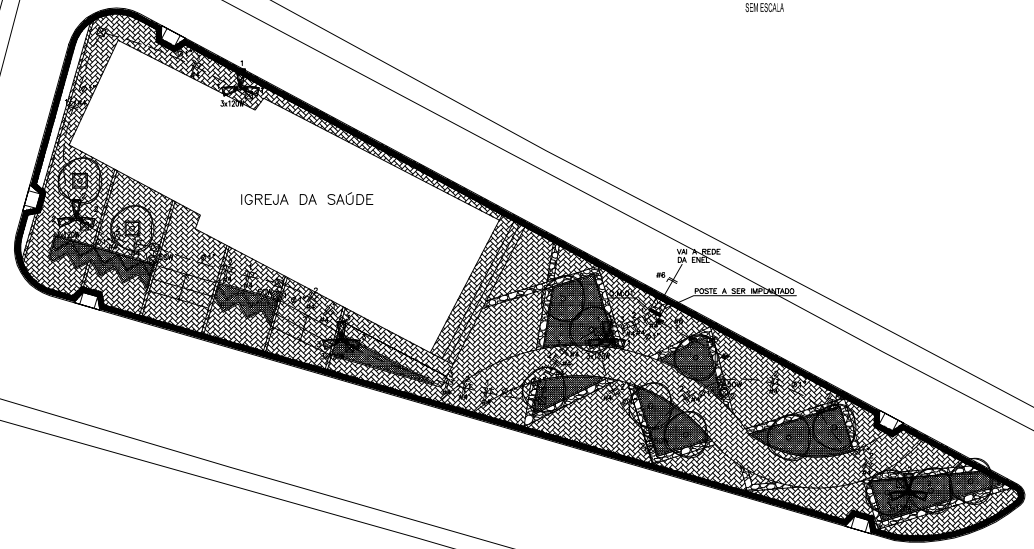

### DIAGRAMA UNIFILAR

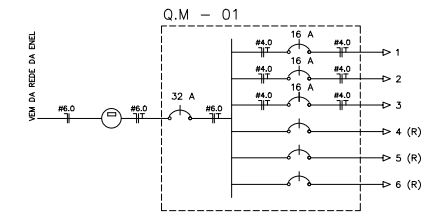

### QUADRO DE CARGAS

CIRCUITO		ILUMINAÇÃO	POTENCIA ATIVA	FAZOR DE POTENCIA ATIVA	POTENCIA APARENTE DE PROJETO	CORRENTE APARENTE	DISJUNTOR	FIAÇÃO
1	2	2	820	1,00	820	3,73 A	1x16	1f+N+T #4,0
2	3	2	870	1,00	870	3,95 A	1x16	1f+N+T #4,0
3	1	1	360	1,00	360	1,64 A	1x16	1f+N+T #4,0
4								
5								
6								
TOTAL		5	5		2050		0x32	1f+N+T #6,0
CARGA INSTALADA								Ativa = 2050 W Aparente = 2050 V.A.

ESCALA DE FOLHAS

1	1,00
2	0,50
3	0,25
4	0,12
5	0,06
6	0,03
7	0,01
8	0,00

CADENCE	ENEL	SES PROJETO	SEMPROVIM SU	CREA	PREFEITURA	PREFEITURADO	PROJETO	PROJETO	PROJETO	CONSORCIO SU
---------	------	-------------	--------------	------	------------	--------------	---------	---------	---------	--------------

SECOMP - SECRETARIA DE OBRAS, MOBILIDADE E SERVIÇOS PÚBLICOS

PROJETO: **OS VUÇU**  
 OBRAS DE REFORMA E MANUTENÇÃO DE ILUMINAÇÃO

INTERESSADO: PREFEITURA DE SOBRAL      AUTOR: PAULO SIQUEIRA

ENDEREÇO: RUA VARIATO DE MEDEIROS, BAIRRO CENTRO      AUTOR: YAN FROTA

MUNICÍPIO: SOBRAL - CE

DESENHO DA PRONCHA: PLANTA BAIXA      ESCALA: 1:200

LEGENDA: SEM

QUADRO DE CARGAS: SEM

DIAGRAMA UNIFILAR: SEM

DATA: AGOSTO/2018      ORÇAMENTO: AGOSTO/2018      ARQUIVO: PR\_01\_01      ELET 01/01