



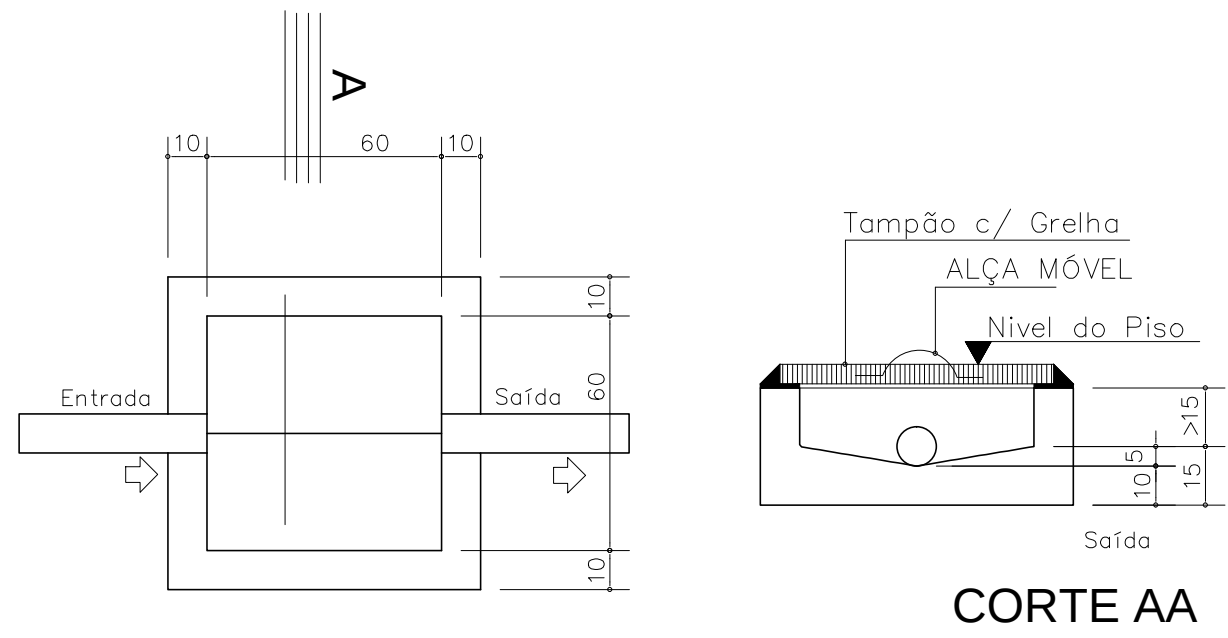


PLANTA
CAIXA DE CAPTAÇÃO DE
ÁGUAS PLUVIAIS - ESC. 1:20



LEGENDA

- TG- TUBO DE GORDURA
- AP- ÁGUAS PLUVIAIS
- TQ- TUBO DE QUEDA
- TV- TUBO DE VENTILAÇÃO
- CA CAIXA DE AREIA 60x60x60cm(mínimo)
- CA CAIXA DE AREIA c/ TAMPA GRELHA 60x60x60cm(mínimo)

DIÂMETRO (cm)	DECLIVIDADE (%)
200	0,5
150	1
100	1
75	2
50	3
40	3

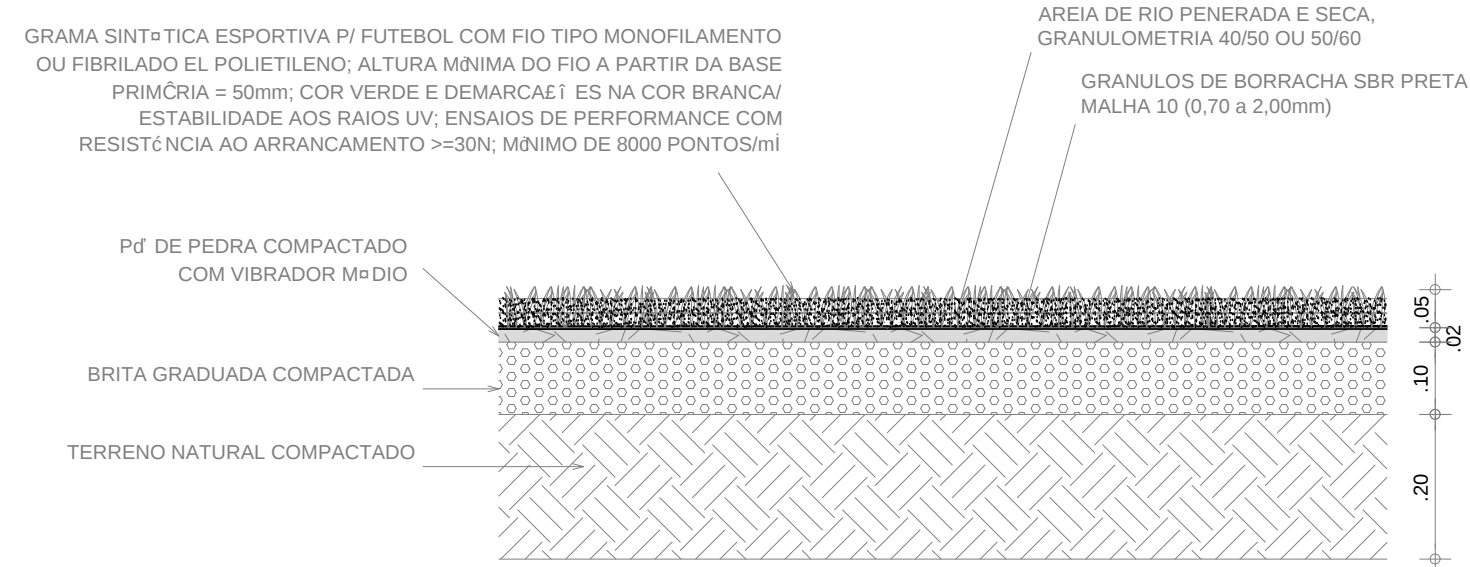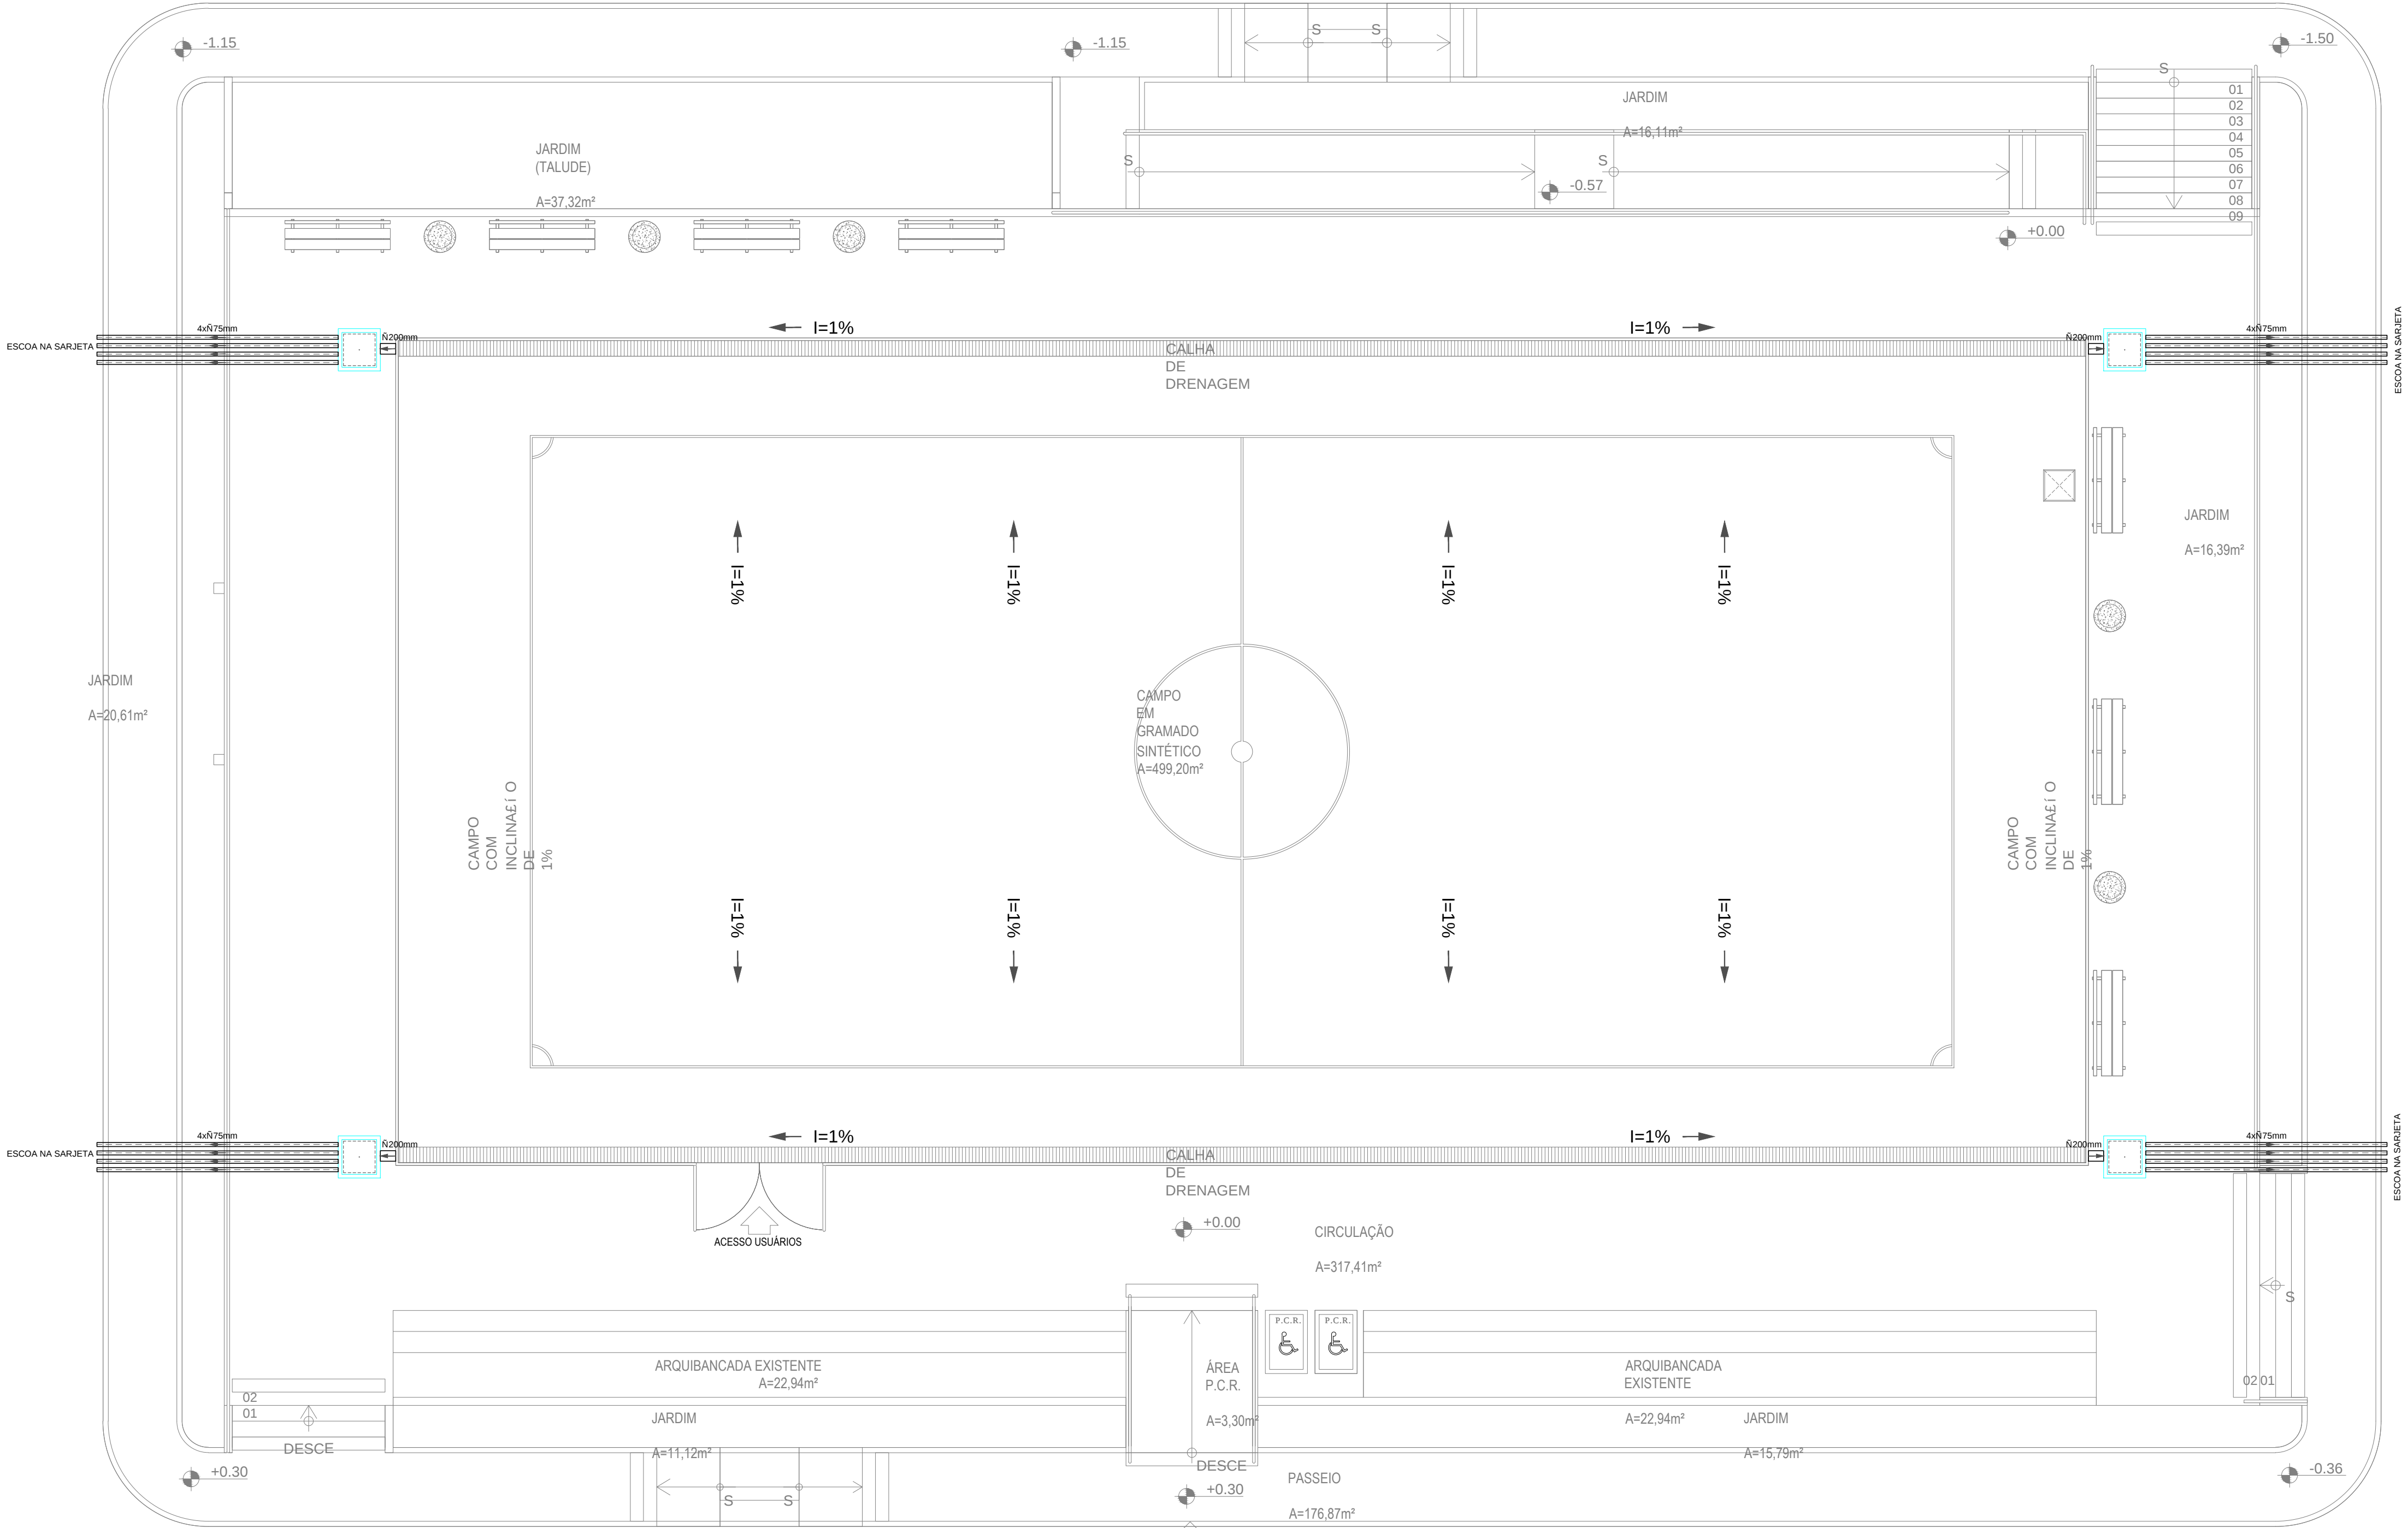

DETALHE DISPOSIÇÃO GRAMADO SINTÉTICO
S/ ESCALA

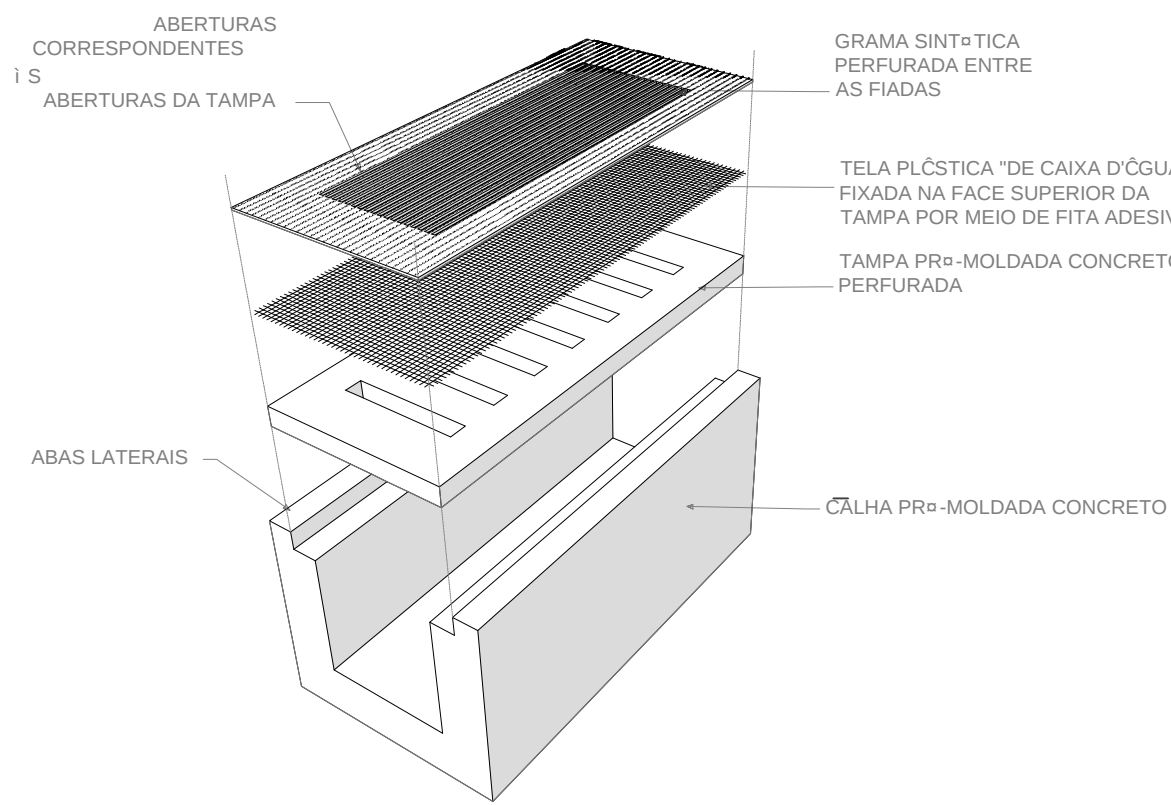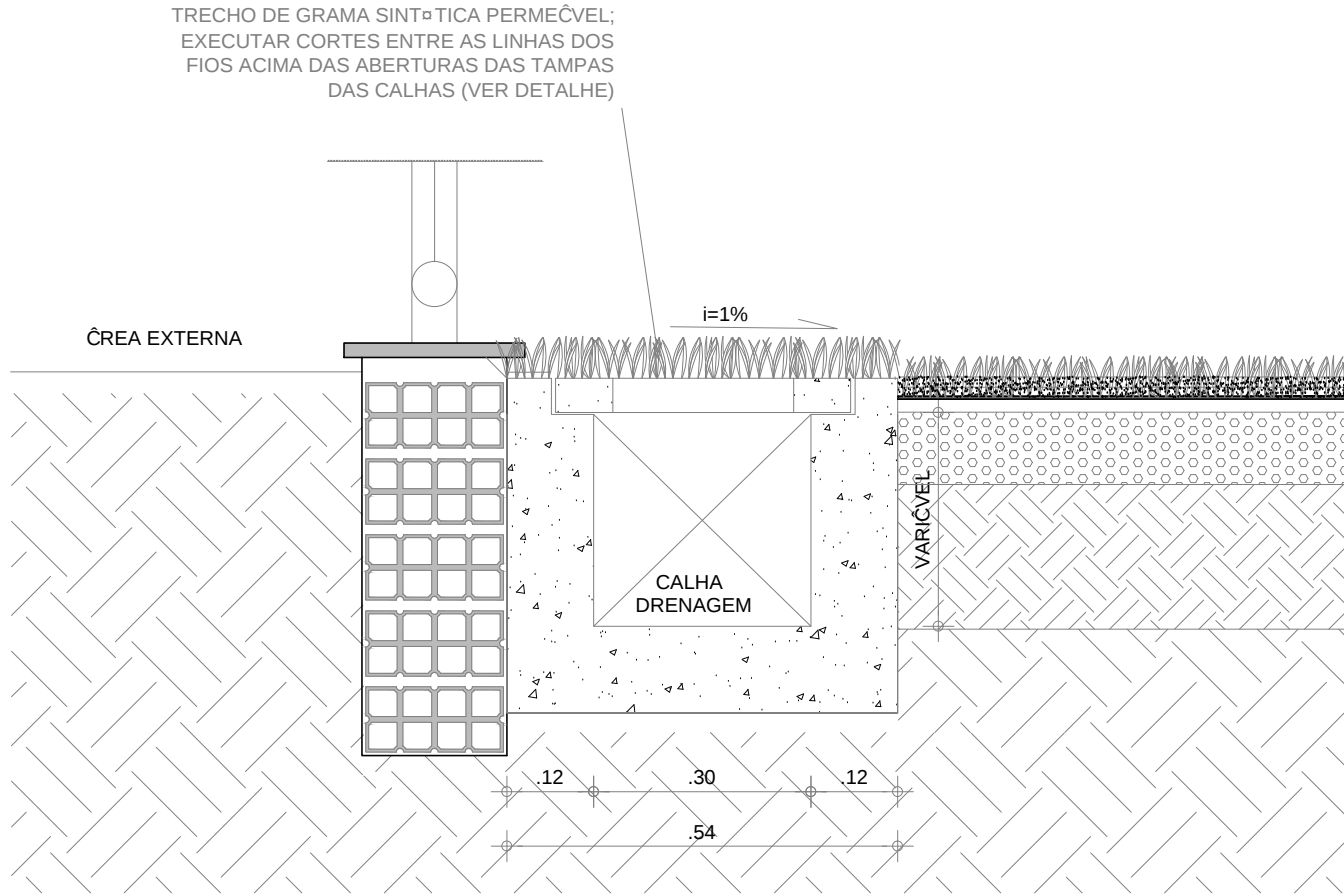

DETALHE CANALETA LATERAL
S/ ESCALA

1 PLANTA BAIXA DE CONSTRUÇÃO
ESCALA 1/75

SECRETARIA DA INFRAESTRUTURA			
PRÓJETO: PROJETO DRENAGEM CAMPINHO SUMARÁ			
INTERESSADO: PREFEITURA DE SOBRAL		AUTOR: AUGUSTO AZEVEDO FILHO	
ENDEREÇO:		JOSE AUGUSTO AZEVEDO LAUREANO FILHO - CPF: 011.358.843-04	
MUNICÍPIO: SOBRAL		ESCALA: 1/75 SEM INDICADA	
PREFEITURA DE SOBRAL		PLANTA BAIXA	
LEGENDA		DETALHES CONSTRUTIVOS	
DATA: MARÇO/2020		REVISÃO: 00	
ARQUIVO:		PLUV: 01/01	