



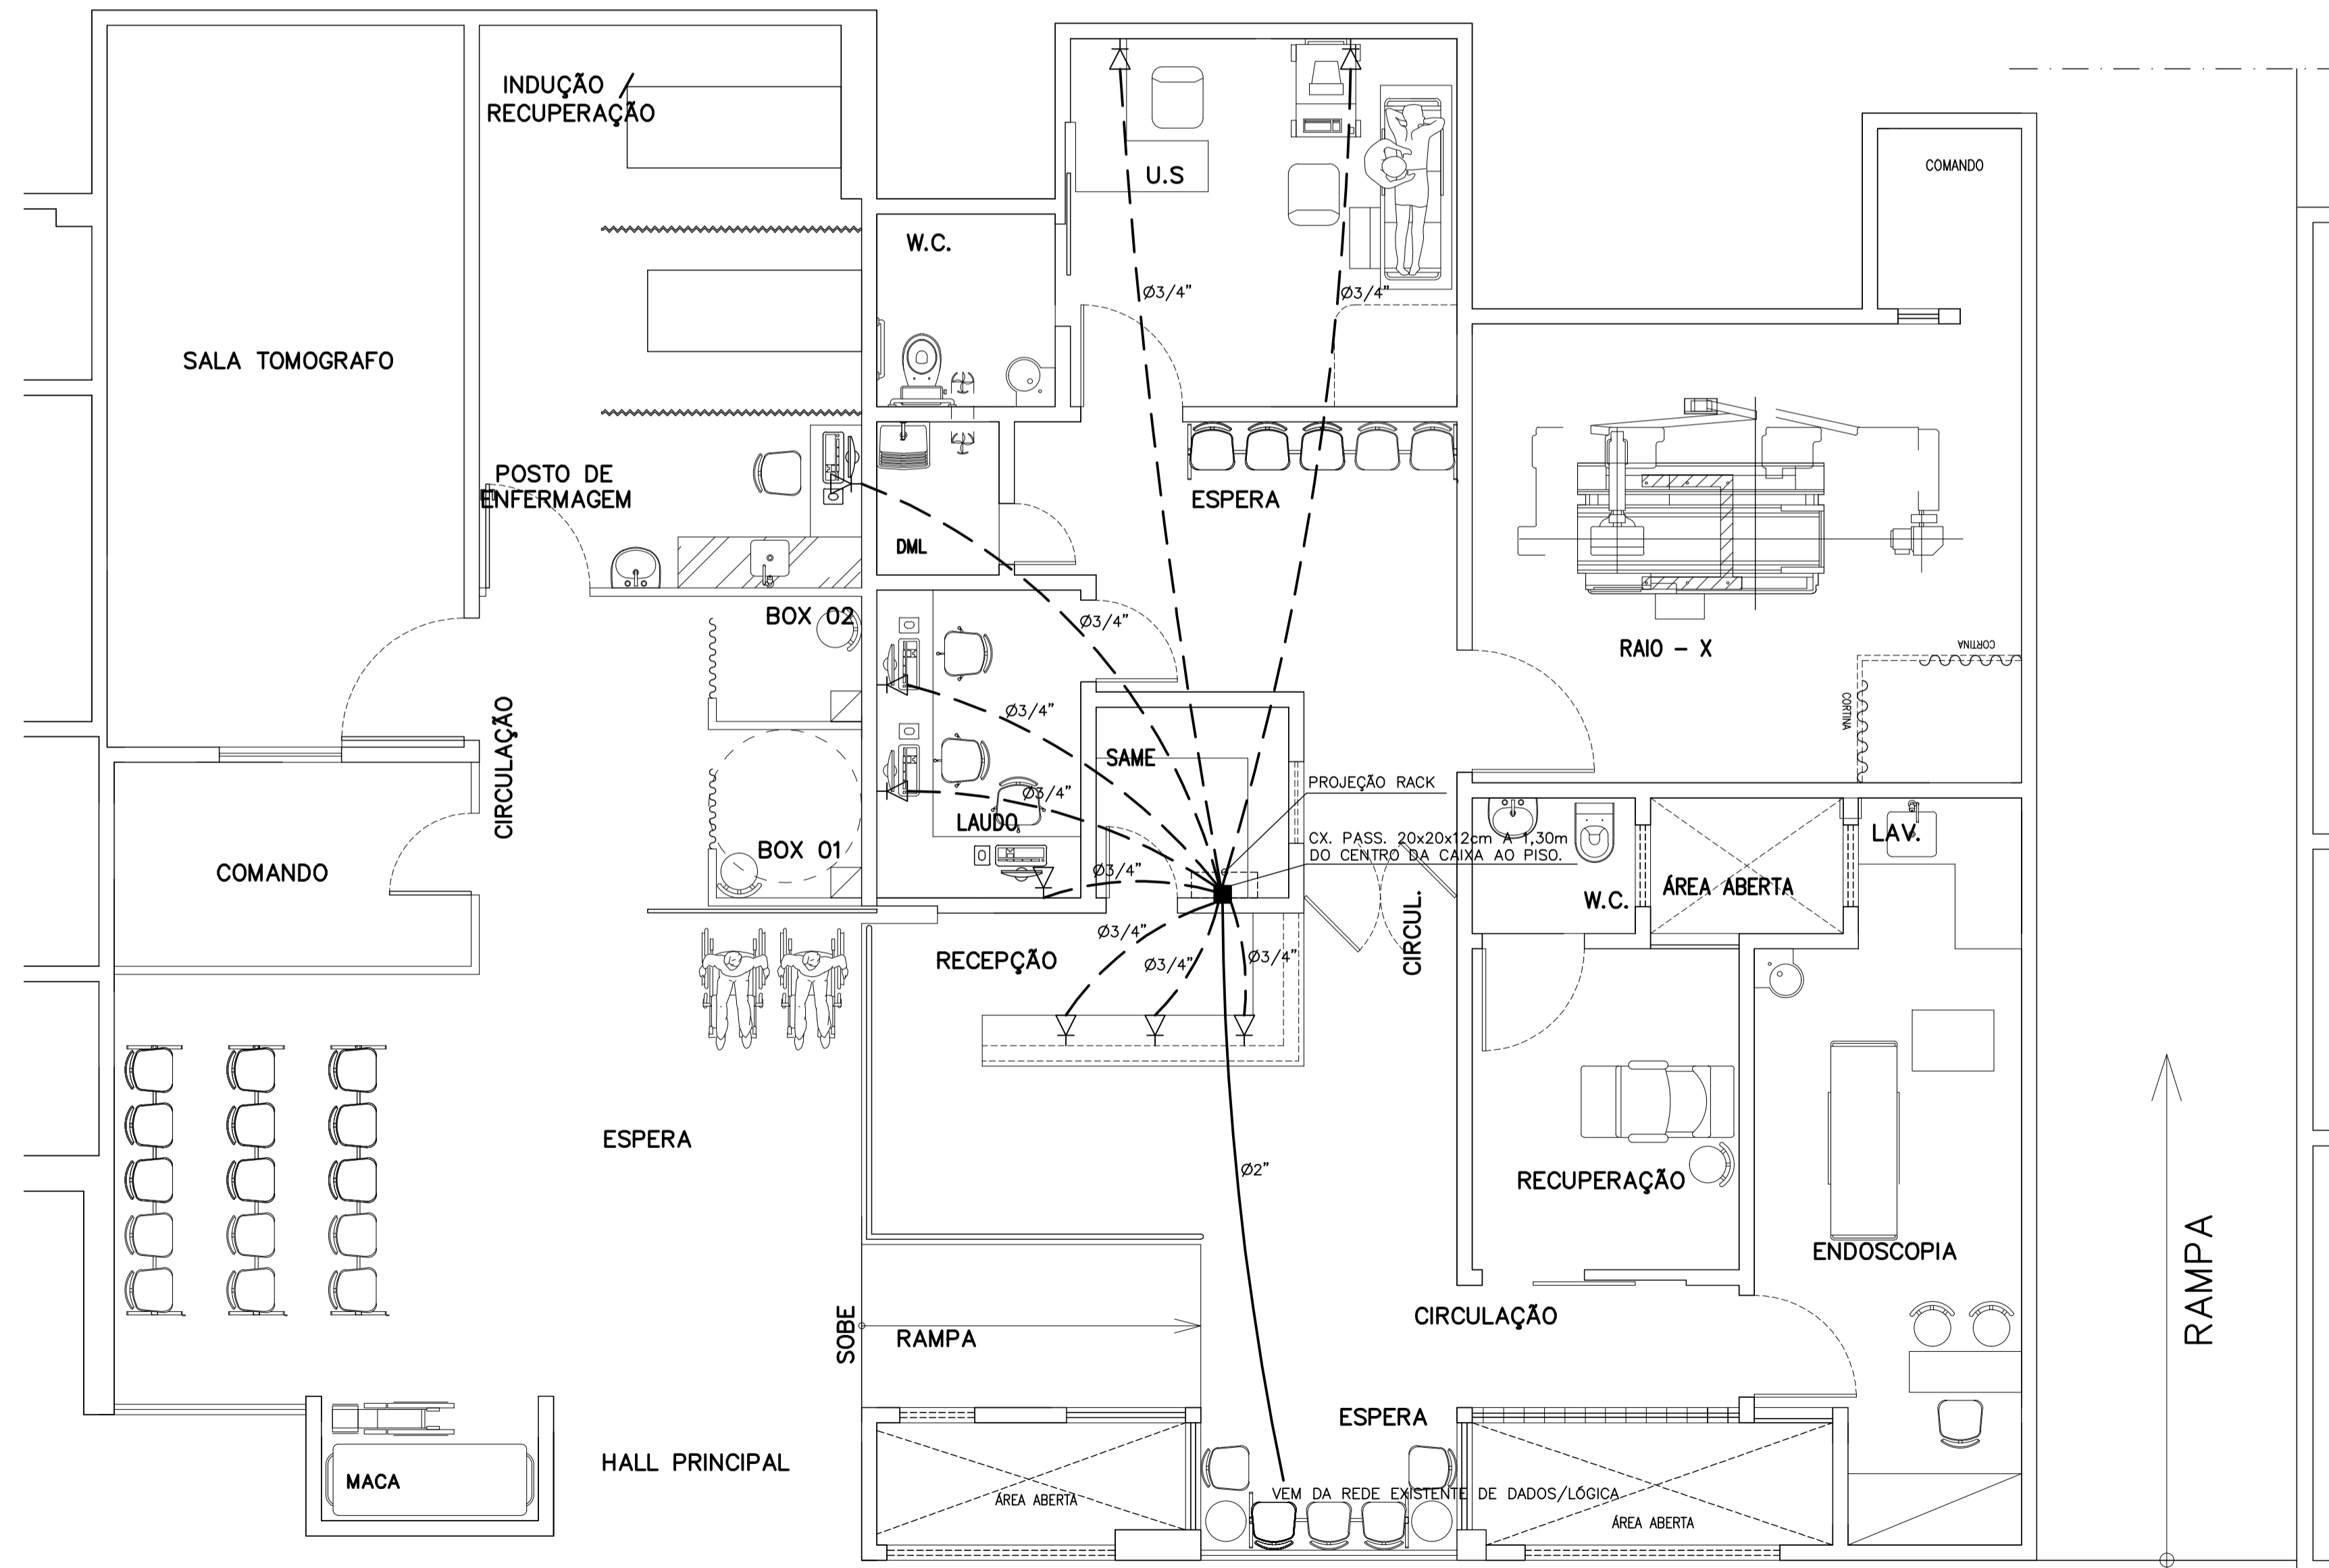


# LEGENDA

-  - TOMADA PARA TELEFONE/LÓGICA RJ45(DUPLA)A 50cm DO PISO EM CAIXA 4"x2"
-  - CAIXA DE PASSAGEM A 1.30m DO PISO
-  - ELETRODUTO (TETO OU PAREDE)
-  - ELETRODUTO (PISO)



PLANTA BAIXA – CENTRO DE IMAGEM  
ESCALA 1/50

AVEL	FECH	FECH	FECH
COR	Nº	MDT	
1	7	1.00	
2	7	0.50	
3	7	0.30	
4	7	0.20	
5	7	0.70	
6	7	0.20	
7	7	0.20	
8	7	0.10	
9	7	0.10	

<b>SECRETARIA DA INFRAESTRUTURA</b>		
PROJETO: <b>PROJETO LÓGICO/DADOS REFORMA - CENTRO DE IMAGEM HOSPITAL DR ESTEVAM</b>		
INTERESSADO: PREFEITURA DE SOBRAL	AUTOR: PAULO SIQUEIRA	
ENDEREÇO: -		
MUNICÍPIO: SOBRAL-CE		
	DESENHOS DA PRANCHA PLANTA BAIXA _____ LEGENDA _____ _____ _____	ESCALA 1/50 _____ SEM _____ _____ _____
DATA JANEIRO/2021	REVISÃO REVISÃO 00	ARQUIVO ELETRICO
		TELEF 01/01