



CORTE AA
ESCALA = 1/20

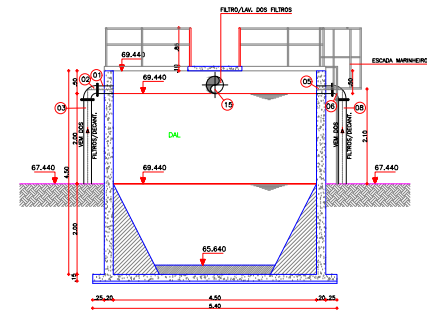


CORTE BB
ESCALA = 1/20

LEGENDA	
F.L.O.C	FLOCULADOR
D.C	DECANTADOR
F.L.L	FILTRO DE FLUXO DESCENDENTE
D.A.L	DECANTADOR DE ÁGUA DE LAVAGEM
R.A.F	RESERVAÇÃO AFUNDADO
L.S	LEITO DE SECAGEM
T.A.R	TANQUE DE ÁGUAS RECUPERADAS
E.E	ESTÁÇÃO ELEVATÓRIA
S.P.R	SOPRADORES

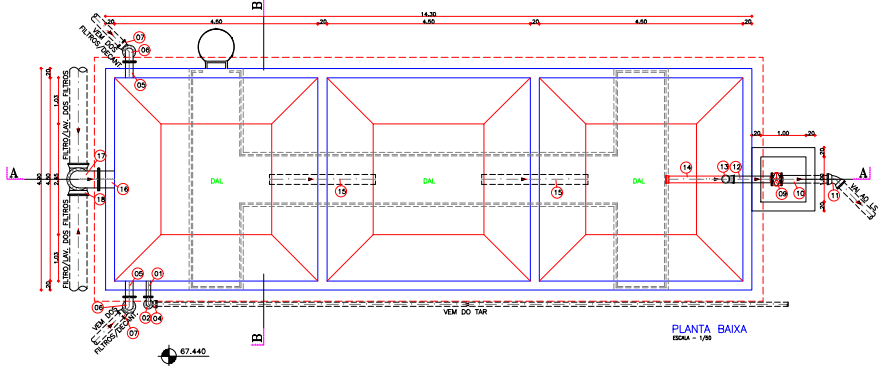

PLANTA BAIXA
ESCALA = 1/20

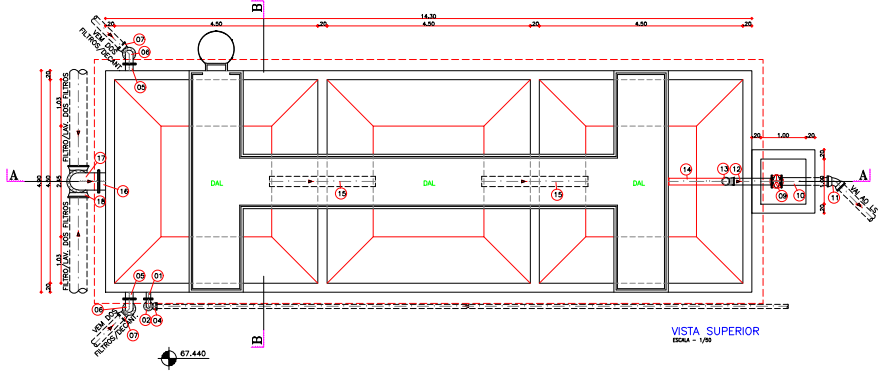

VISTA SUPERIOR
ESCALA = 1/20

RELAÇÃO DE MATERIAIS

ITEM	DISCRIMINAÇÃO	QUANT.	DIAM. (mm)
01	1000 FF PP L=1,10m	1	100
02	200 FF FUNDADA	1	100
03	1800 FF PP L=1,10m	1	100
04	200 FF C/Ø3,245	1	100
05	1000 FF PP L=3,20m	2	150
06	200 FF FF	2	150
07	200 FF C/Ø3,245	2	150
08	1800 FF PP L=3,20m	2	150
09	REGISTRO DE OBRAS C/GRANDE C/ROSA METALICA FF FF	1	150
10	1800 FF PP L=1,10m	1	150
11	200 FF C/Ø3,245	1	150
12	1800 RRV PP L=1,10m	1	150
13	18 RRV PP	1	150
14	1800 RRV PP	1	150
15	1800 FF PP L=3,20m	2	200
16	1000 FF PP L=3,20m	1	300
17	200 FF FF	1	300
18	18 FF RR	1	300
19	1800 FF PP L=2,00m	2	300

NOTAS:
1 - PARAFUSOS DE AÇO INOX SOTORNADOS PARA SUSTENTÇÃO DAS TAMPAIS
2 - PORCAS E ARRUELAS DE AÇO INOX

04							
03							
02							
01							
00	IMPRESSO						
REV.	NATUREZA DA REVISÃO	ORIGEM	DATA	REVISÃO	VISTO	DATA	APROVAÇÃO

SANECONTROLLER - ENGENHARIA E MEIO AMBIENTE S/S LTDA
 ENDERECO: RUA NERDES VALENTE, 674 - NEBRELES - FORTALEZA-CE - CEP: 81.120-070 - FONE/FAX: (85) 3281-9868
 E-MAIL: saneccontroller_eng@gmail.com - CNPJ: 10.828.891/0001-47 - CREA Nº: 40.411

SAAE SERVIÇO AUTÔNOMO DE ÁGUA E ESGOTO

PROJETO DE AMPLIAÇÃO DA ETA - DOM EXPEDITO

ESTÁÇÃO DE TRATAMENTO DE ÁGUA
 DECANTADOR DE ÁGUA DE LAVAGEM - VISTA SUPERIOR, PLANTA BAIXA, CORTES E RELAÇÃO DE MATERIAIS

10/15

DATA: JUNHO/2010	ESCALA: 1/50	DESENHO: JOZMAR	REVISTO:
------------------	--------------	-----------------	----------

PROIBIDA REPRODUÇÃO, UTILIZAÇÃO OU APLICAÇÃO TOTAL OU PARCIAL DO CONTEÚDO DESTA PLANÇA SEM NOSSA AUTORIZAÇÃO. OS CONTENEDORES ESTÃO SUJEITOS ÀS REVISÕES PRELIMINARES.