


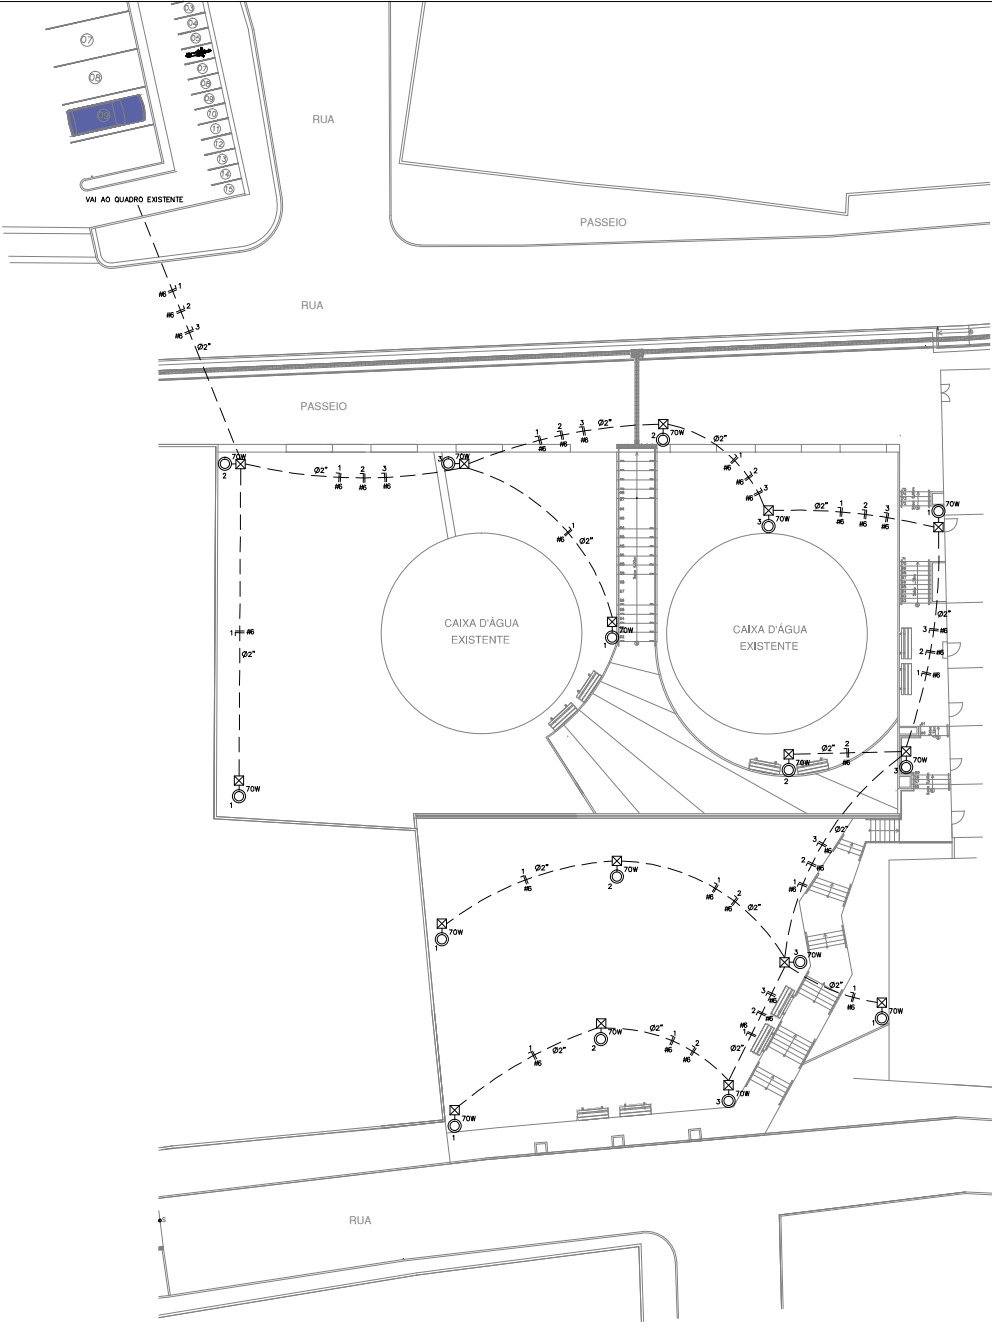



DIAGRAMA UNIFILAR

 


QUADRO DE CARGAS

Q D - EXISTENTE

CIRCUITO	ILUMINAÇÃO			POTENCIA ATIVA	FATOR DE POTENCIA	POTENCIA APARENTE	CORRENTE DE PROTEÇÃO	DESAJUSTO	FIACAO
	200W	2x150W	70W						
1		6		420	1,00	420	1,9 A	1x16	1F+N #0,0
2			5	350	1,00	350	1,6 A	1x16	1F+N #0,0
3			5	350	1,00	350	1,6 A	1x16	1F+N #0,0
TOTAL			16	1120		1120	-		
CARGA INSTALADA				Ativa = 1120 W Aparente = 1120 V.A.					

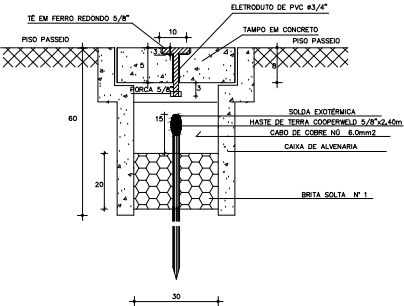

DETALHE ATERRAMENTO
SEM ESCALA

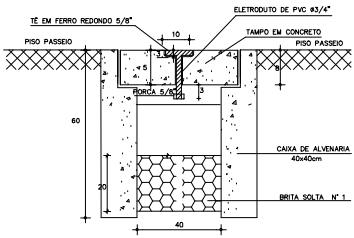

DETALHE CX. DE PASS.
SEM ESCALA

LEGENDA

- 70W - POSTE METALICO COM LUMINARIA DE LED 70W
- - CX. PASSAGEM DE ALVENARIA NO PISO - (40x40x80)cm
- FIOS NEUTRO, FASE, RETORNO E TERRA
- ELETRODUTO (PISO)

NOTAS :

- 1 - CONDUTORES NAO ESPECIFICADOS SERAO # 2,5 MM2
- 1 - ELETRODUTOS NAO ESPECIFICADOS SERAO # 3/4"

UGP-I

SEUMA

Secretaria do Urbanismo e Meio Ambiente

PREFEITURA DE SOBRAL

PROJETO DE URBANISMO

PROJETO:

ELÉTRICO AO ALTO DO CRISTO

PROPRIETÁRIO: PREFEITURA MUNICIPAL DE SOBRAL

LOCAL: RUA PADRE PALHANO, BAIRRO ALTO DO CRISTO - SOBRAL - CE

CONTEÍDO:

1 PLANTA BARRA 4 DET. CX. DE PASS.

2 LEGENDA 5

FASE DO PROJETO: AS BUILT

ESCALA: 1/150

DATA: NOVEMBRO/2019

PRONOME: ÚNICA

EQUIPE TÉCNICA:

ENEL 301 GYALVES DE SOUZA PRADO

CREA CE 42882-0

RESERVA DE PROPRIEDADE INTELECTUAL.

A PROPRIEDADE INTELECTUAL DO PRESENTE PROJETO É RESERVADA AO SEUS AUTORES, DE ACORDO COM A LEGISLAÇÃO PERTINENTE. O USO DESTA PROJETO OU DE QUALQUER DE SEUS ELEMENTOS, QUE NÃO SEJA DE DETERMINAÇÃO, SERÃO CONSIDERADOS COMO APROPRIAÇÃO ILÍCITA E SERÃO APLICADAS AS LEIS QUE DEPENDEREM DIRETO E INDIRETO A TODOS OS EFEITOS.