



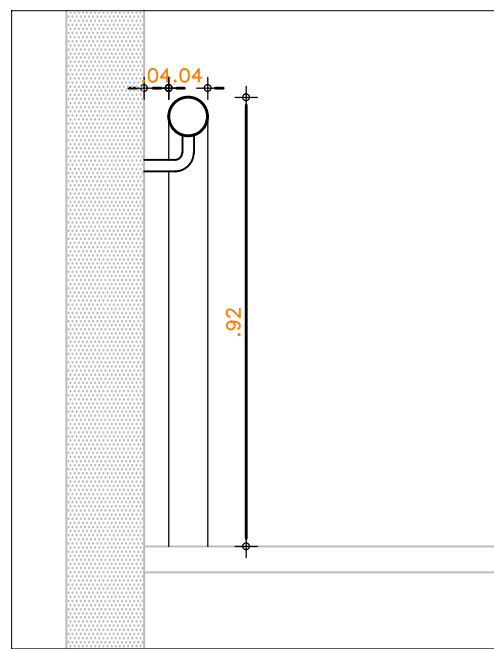

01 PLANTA PAVIMENTO TÉRREO
ESC. 1/75

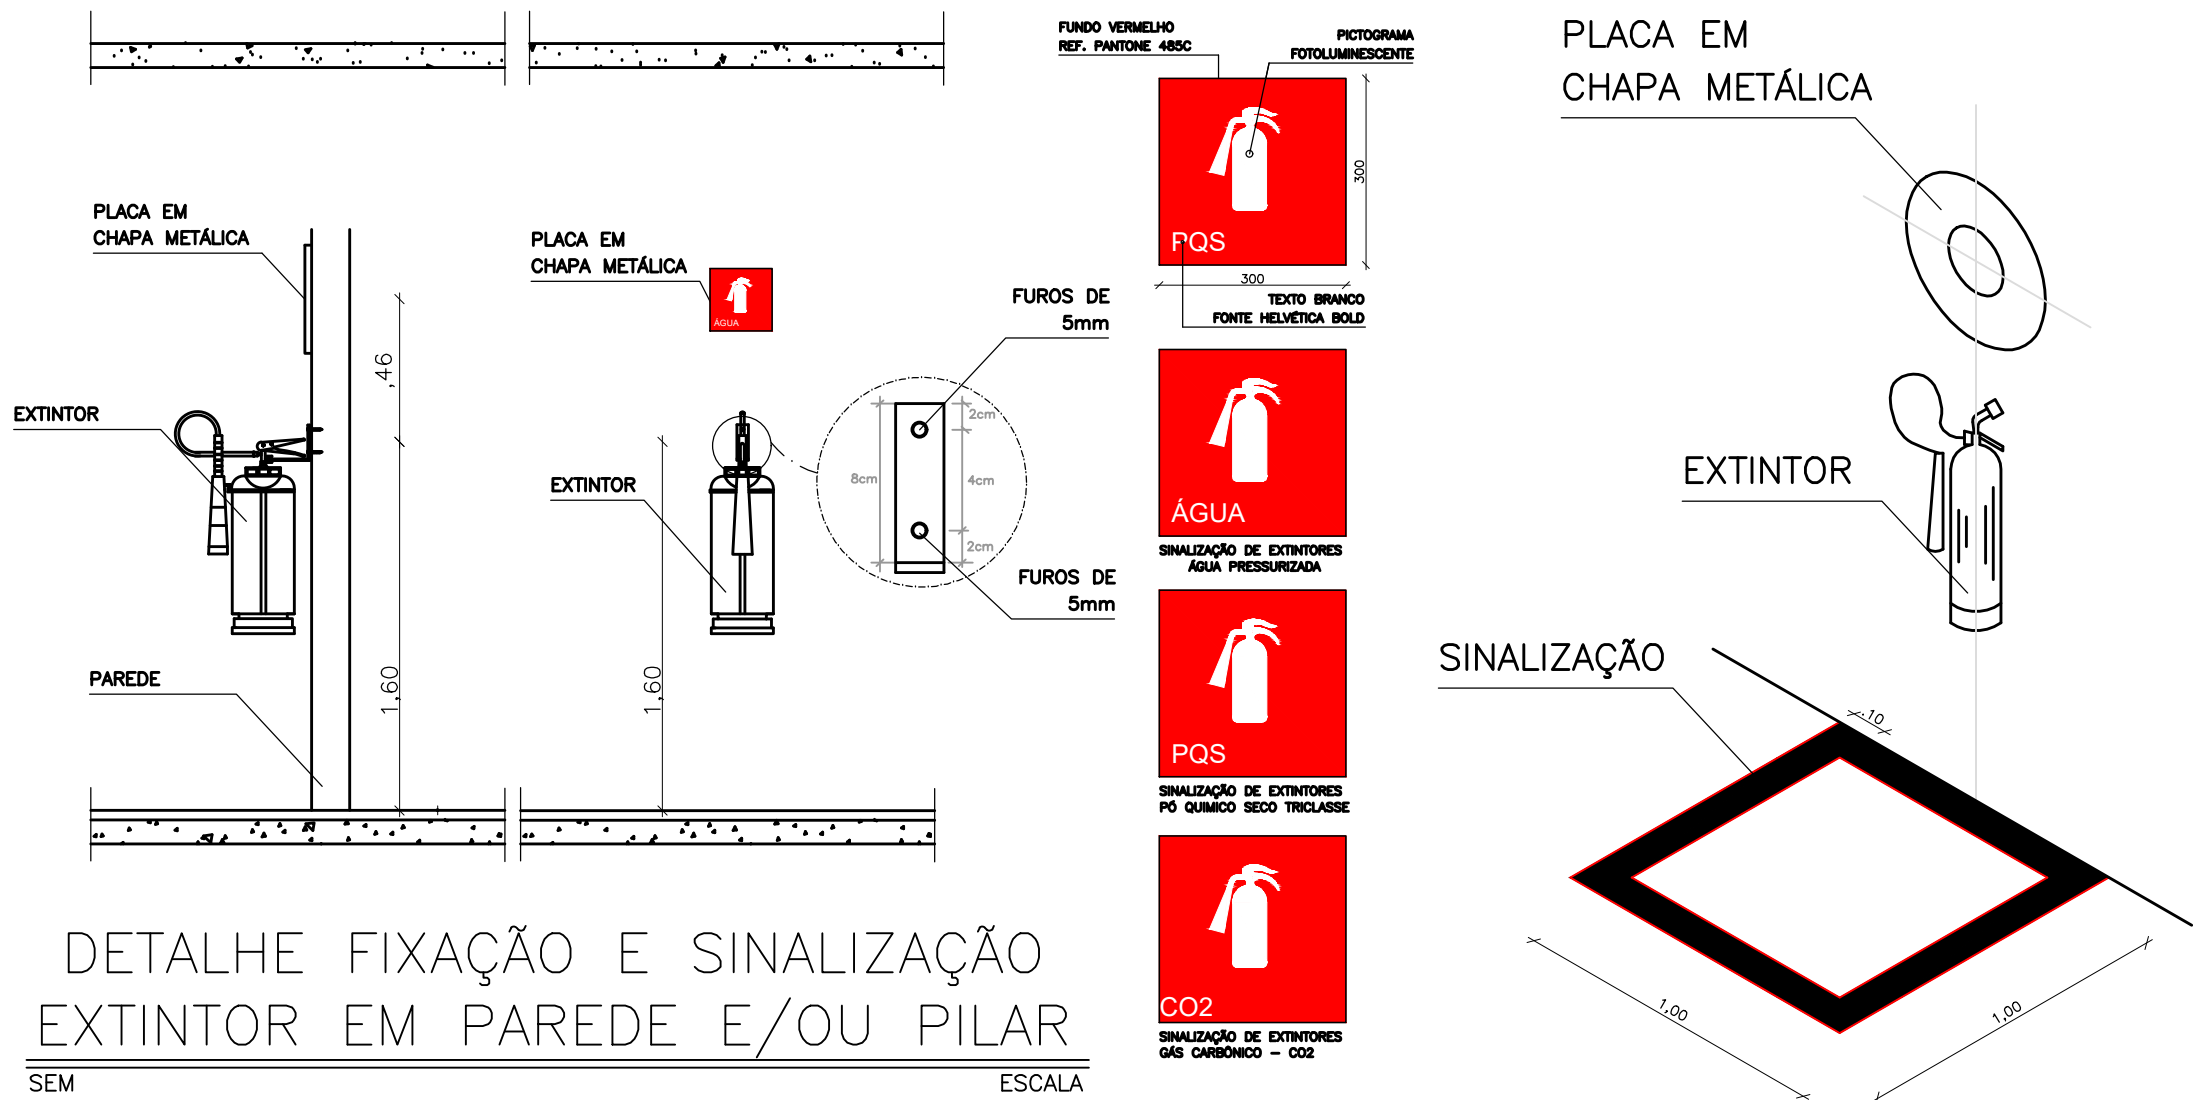

LEGENDA	
SÍMBOLO	DESCRIÇÃO
	EXTINTOR DE PÓ QUÍMICO CAP. 6kg CLASSE A,B,C INSTALADO A 1,60m DO PISO, COM SINALIZAÇÃO, CONFORME DETALHE DE FIXAÇÃO E SINALIZAÇÃO.
	BLOCO AUTÔNOMO, INSTALADO COM ALTURA SUPERIOR A 2,00 m DO PISO. VER ALIMENTAÇÃO NO PROJETO ELÉTRICO.
	GUARDE CORPO/CORRIMÃO, CONFORME NT-005 DO CORPO DE BOMBEIROS DO CEARÁ.

OBSERVAÇÕES GERAIS


- 1- POR NORMA DO CORPO DE BOMBEIROS, É OBRIGATORIO, DEIXAR UMA ÁREA LIVRE DE 1,00 m² SOB O LOCAL ONDE ESTÃO AFIKADOS OS EXTINTORES. VER DETALHE.
- 2- OS EXTINTORES DEVERÃO SER AFIKADOS A 1,60m DO PISO.
- 3- A ESCADA DEVE SER DOTADA DE CORRIMÃO, CONFORME NT-005 DO CORPO DE BOMBEIROS DO CEARÁ. VER DETALHE.

RESUMO EXTINTORES, HIDRANTES E ACESSÓRIOS DO PAVIMENTO

EXTINTOR			SUPORTE-EXTINTOR		HIDRANTES	PLACAS INDICATIVAS	BLOCO AUTÔNOMO
PO (06kg)	CO2 (06kg)	H2O (10L)	PISO	PAREDE/ABRIG.			
04	00	00	00	04 00	00	00	01

SIMBOLOS DE SINALIZAÇÃO BÁSICA - IT 15/2006
SINALIZAÇÃO DE ORIENTAÇÃO E SALVAMENTO

CÓDIGO	SÍMBOLO	SIGNIFICADO	FORMA E COR	APLICAÇÃO
05		EXTINTOR DE INCÊNDIO COM TEXTO INFERIORANDO O TIPO DO EQUIPAMENTO (ÁGUA, CO2 OU PQS)	SÍMBOLO: QUADRADO FUNDO: VERMELHO PICTOGRAMA: FOTOLUMINESCENTE	JUNTO AOS EXTINTORES (VER DETALHE ESPECÍFICO) DIMENSÕES MÍNIMAS: 30x30cm (FIXA NO PAREDE) INSTALADO A 2,00m DO PISO (PAREDE)

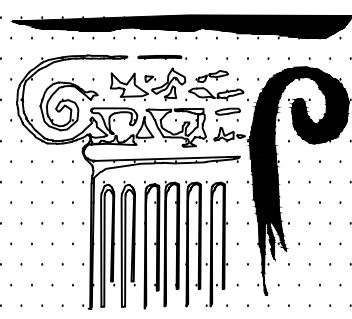

OFICINA DE PROJETOS S/S LTDA
ARQUITETURA - RESTAURO - CONSULTORIA

PREFEITURA MUNICIPAL DE SOBRAL-CE
SECRETARIA DE URBANISMO - SEURB
RUA VIRATO DE MEDEIROS, 1290 - CENTRO

PROJETO: IGREJA MENINO DE DEUS - SOBRAL
RUA MENINO DE DEUS, S/N - CENTRO - SOBRAL/CE

DESENHO: PROJETO COMBATE À INCÊNDIO
PLANTA BAIXA PAV. TÉRREO

ENGENHEIRO: JORGE LUIZ SIMAS RODRIGUES - RNP: 0604255748

PRANCHA:

INC

DATA: AGO/2015

ESCALA: 1/75

ARQUIVO: IPHAN-SOBRAL-MENINODEDEUS-INC-0102.DWG

01/02