


DETALHE DA CHEGADA DO EMISSÁRIO DE RECALQUE
ESCALA 1:500

PLANTA BAIXA - EMISSÁRIO DE RECALQUE
ESCALA 1:1000

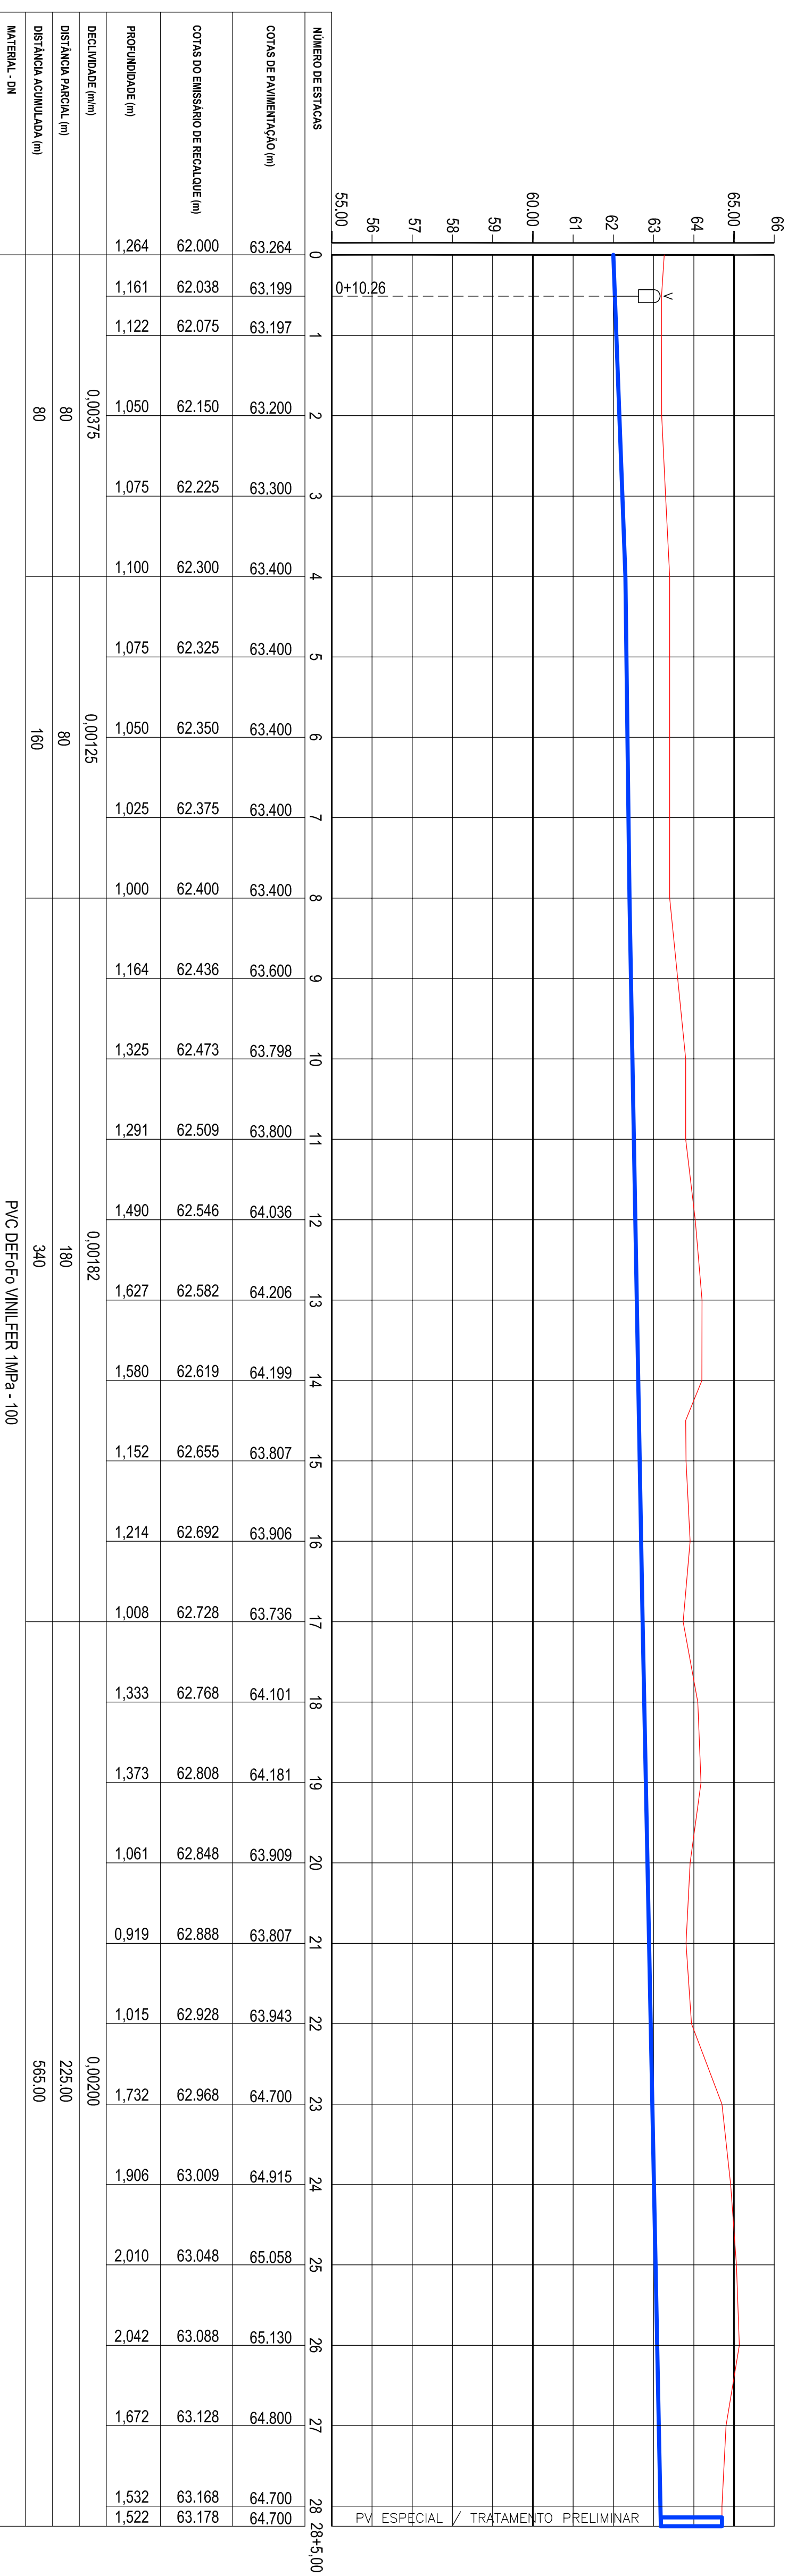

PERFIL LONGITUDINAL - EMISSÁRIO DE RECALQUE
ESCALA HOR. 1:1000
ESCALA VERT. 1:100

LEGENDA PLANTA


- 5 - Eixo Locador em Caminho
- Emissário de Recalque
- EEE - Estação Elevatória de Esgoto

LEGENDA PERFIL

- Terreno Natural
- Emissário Gravitacional
- Ventosa para Esgoto

CONVENÇÃO

ITEM	DISCRIMINAÇÃO
✓	CURVA Fº 9º BB JE 90°
✓	CURVA Fº 9º BB JE 45°
✓	CURVA Fº 9º BB JE 22°30'

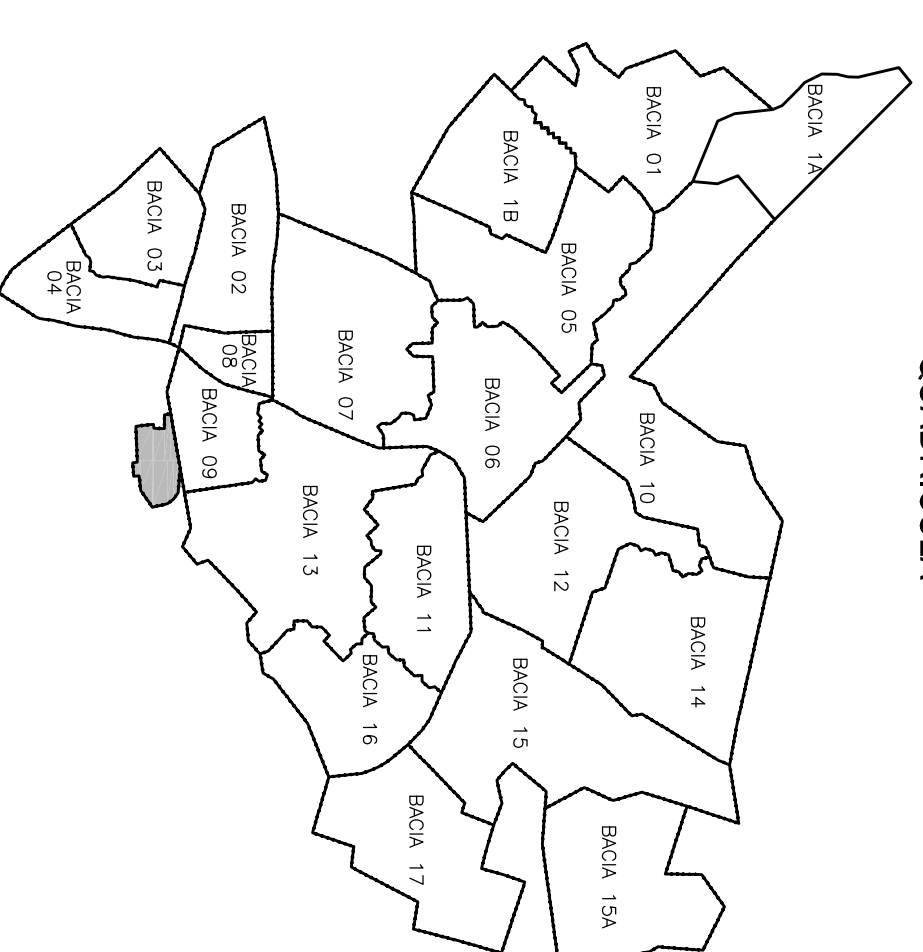

ITEM	IMPRESSÃO	ORIGEM	DATA	REVISÃO	VERSO	DATA	APROVAÇÃO
04							
03							
02							
01							

SANEBRAS - PROJETOS, CONSTRUÇÕES E CONSULTORIA LTDA
 ENDEREÇO: RUA DOS CARVALHOS, 50 - JARDIM OLÍMPIA - SÃO PAULO - SP
 FONE: (11) 5082-1000 FAX: (11) 5082-1001
 E-MAIL: sanebras@brsnet.com.br - 0202-23753670/0492-0595/8182089

Prefeitura Municipal de Sobral
SECRETARIA DE OBRAS

PROJETO EXECUTIVO DO SISTEMA DO ESGOTAMENTO SANITÁRIO - SUIARE

EEE - ESTATION EL ELEVATORIA DE ESGOTO
PLANTA BAIXA E PERFIL DO EMISSÁRIO DE RECALQUE - ER

DATA: ABRIL 2014 ESCALA: 1:1000 DESINHA: VOTO: 09/13

PROJETA A RESPONSABILIDADE DA UTILIZAÇÃO DA PLANTA TOTAL OU PARCIAL DO CONTEÚDO DESTA PLANÇA É DE SUA ÚNICA AUTORIZAÇÃO. OS COMITENTES NÃO SE RESPONSABILIZAM POR ERROS DE CÁLCULO.