


PLANTA DE SITUAÇÃO E COBERTA
ESCALA : 1/100

LEGENDA HIDRÁULICA

- TUBULAÇÃO DE ÁGUA FRIA EM PVC SOLDÁVEL EMBUTIDA NA PAREDE E LAJE.
- TUBULAÇÃO DE ÁGUA FRIA EM PVC SOLDÁVEL EMBUTIDA NA PELO PISO.
- RG REGISTRO DE GAVETA.
- RP REGISTRO DE PRESSÃO.
- RFR REGISTRO DE FECHO RÁPIDO.
- TÊE SIMPLES OU C/ REDUÇÃO.
- JOELHO 90° SIMPLES OU C/ REDUÇÃO.
- BUCHA DE REDUÇÃO.
- COLUMNA DE ÁGUA FRIA.
- COLUMNA DE BARRILETE.
- COLUMNA DE LIMPEZA.
- COLUMNA DE EXTRAVASOR.
- HIDRÔMETRO.
- CAIXA 50x50x40cm EM ALVENARIA COM FUNDO EM BRITA E TAMPA EM CONCRETO C/ PONTO HIDRÁULICO PARA IRRIGAÇÃO.
- CAIXA 40x40x40cm EM ALVENARIA COM FUNDO EM BRITA E TAMPA EM CONCRETO C/REGISTRO DE GAVETA .
- COLUMNA QUE SOBE.
- COLUMNA QUE PASSA.
- COLUMNA QUE DESCE.

OBSERVAÇÕES:

- 1) TUBULAÇÃO DE ÁGUA FRIA EM PVC SOLDÁVEL.
- 2) AS INTERFERÊNCIAS DAS INSTALAÇÕES COM A ESTRUTURA EXISTENTE SERÃO RESOLVIDAS NO TRANSCORRER DA OBRA.

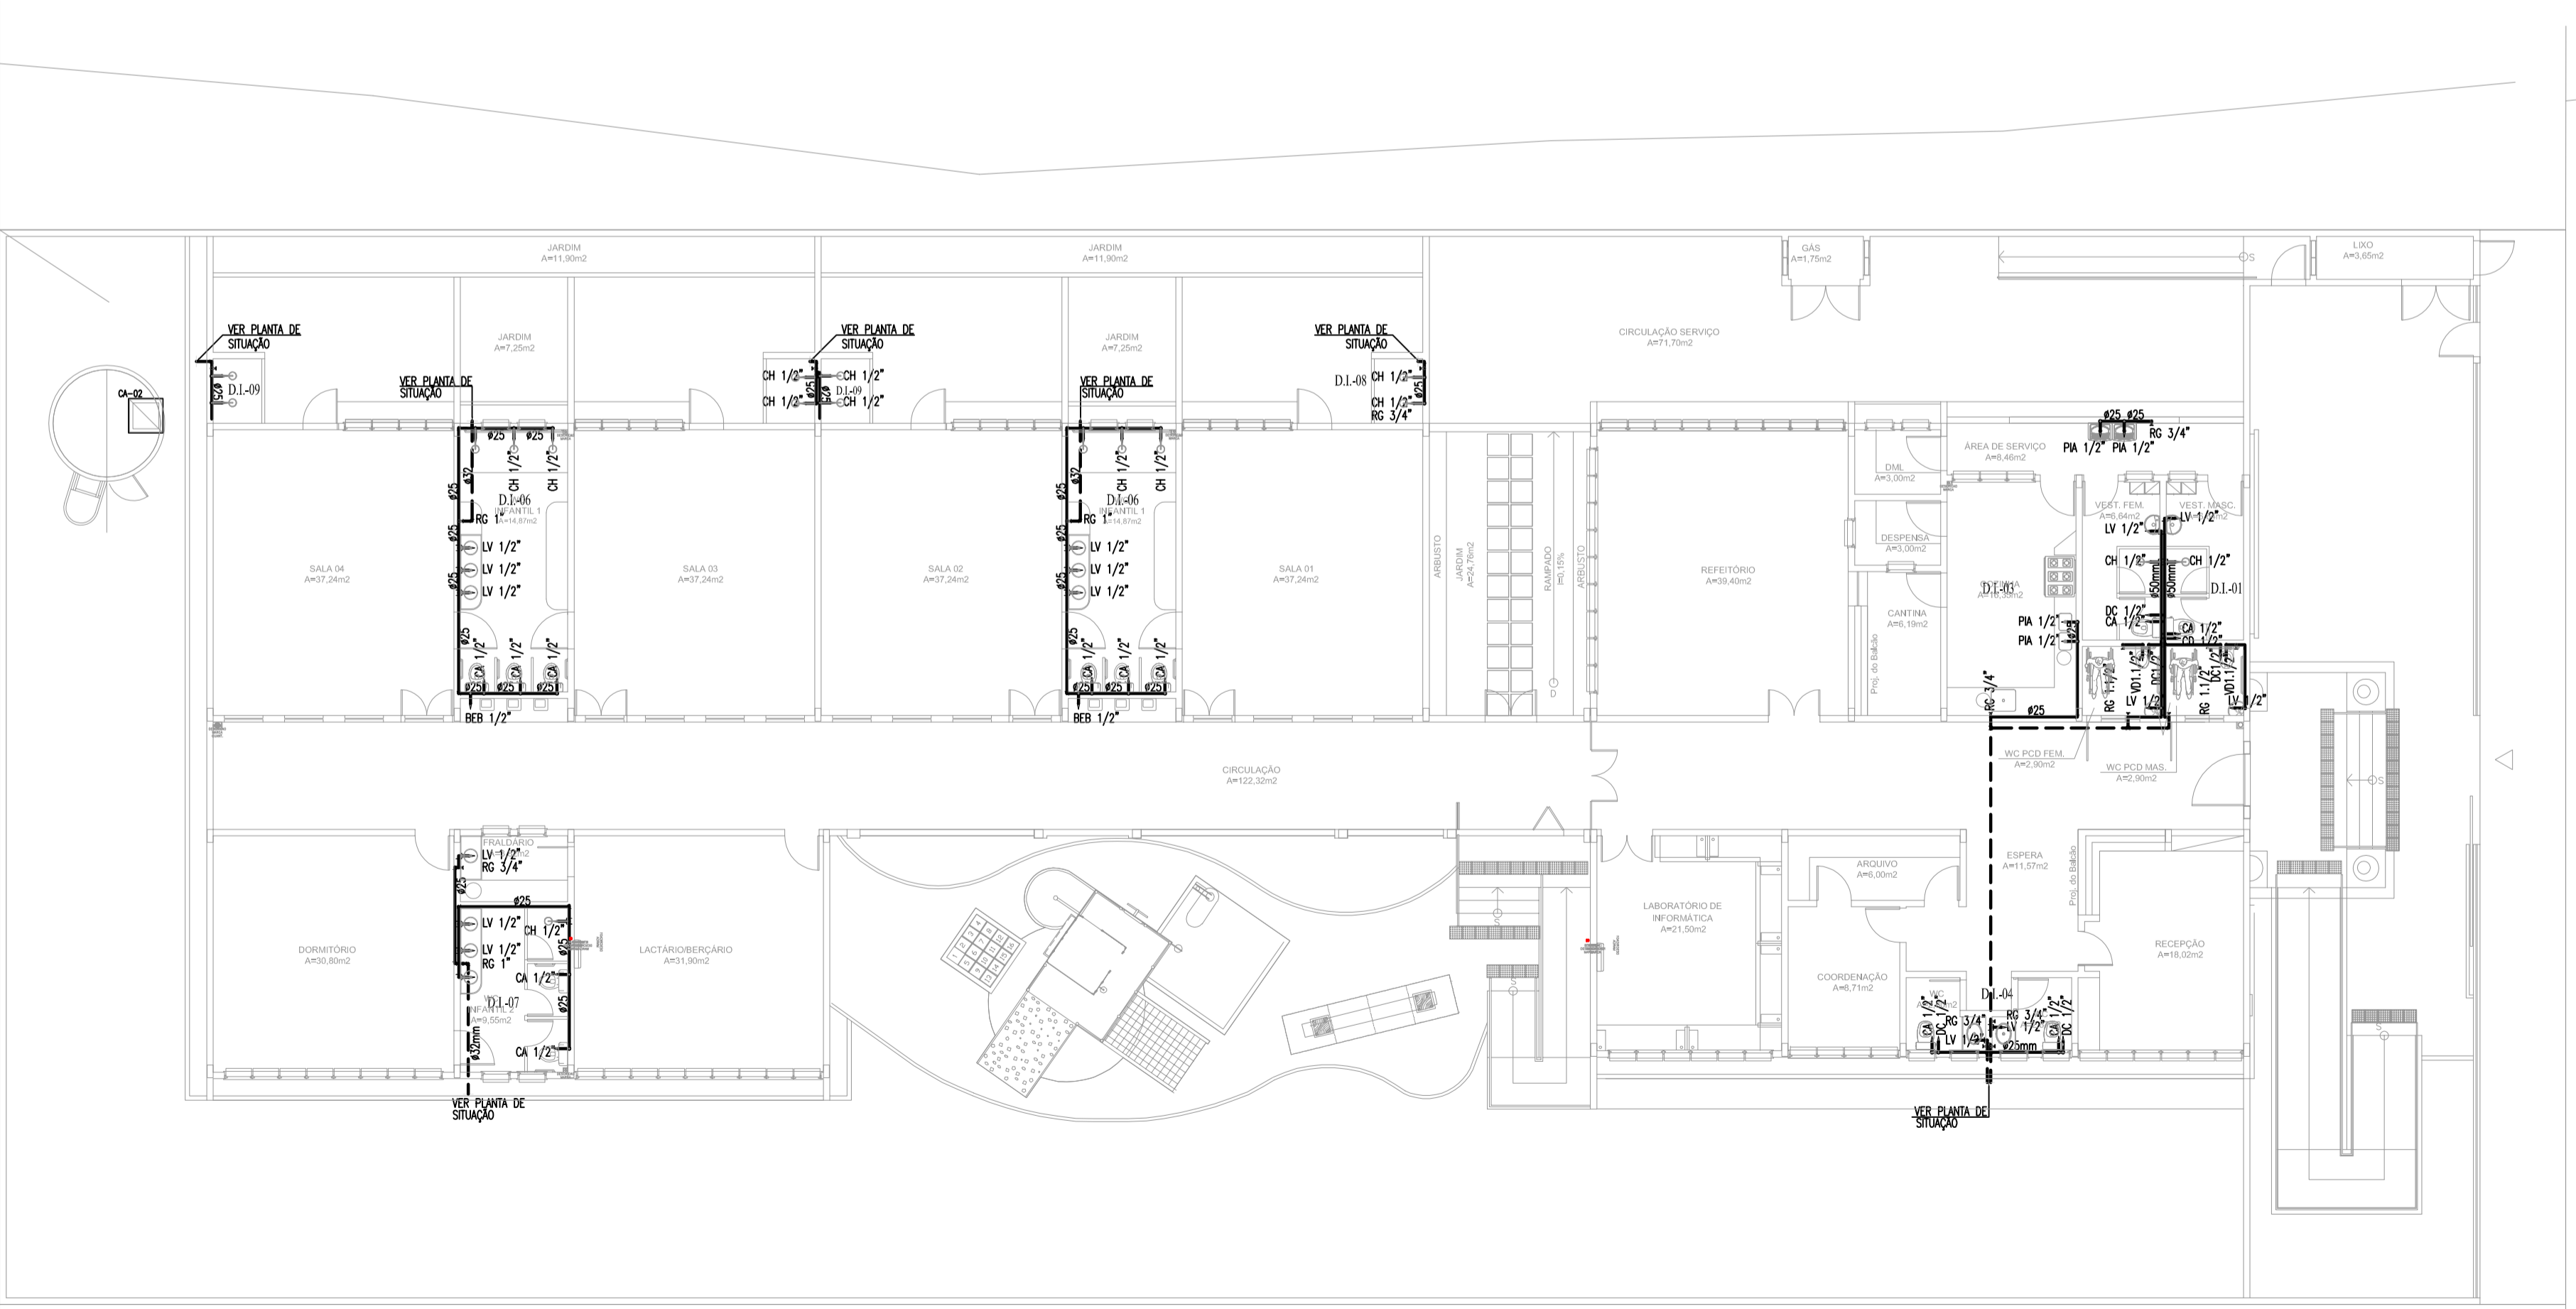

PLANTA BAIXA
ESCALA : 1/100

02	criação de nova tubulação p/ alimentação de válvulas de descarga (wc's deficientes)		
REVISÃO	ASSUNTO	DESENHO	DATA
PAGO	APROVO		
	PROPRIETÁRIO		
	PROJETO		
	PROJETO		
	CONSTRUÇÃO		
CONSELHO PROFISSIONAL			
DAE Departamento de Arquitetura e Engenharia do Estado do Ceará		GOVERNO DO ESTADO DO CEARÁ Secretaria da Infraestrutura	
SEINFRA - SECRETARIA DA INFRAESTRUTURA DAE - DEPARTAMENTO DE ARQUITETURA E ENGENHARIA			
PROJETO: CENTRO DE EDUCAÇÃO INFANTIL			
INTERESSADO:	ÁREA TÉCNICA:	INSTALAÇÃO HIDRÁULICA	
ENDEREÇO:	ETAPA:	PROJETO EXECUTIVO	
MUNICÍPIO:	CONTEÚDO:	PLANTA DE COBERTA	
AUTOR:	LEGENDA:	PLANTA BAIXA - HIDRÁULICA	
TELEFONE:	ESCALA:	1/100	
AUTOR:	ESCALA:	1/125	
TELEFONE:	ESCALA:	1/125	
RESERVA DE PROPRIEDADE INTELECTUAL			
DESENHO:		HID 01 03	
DATA:			
REVISÃO:			
ARQUIVO:			