


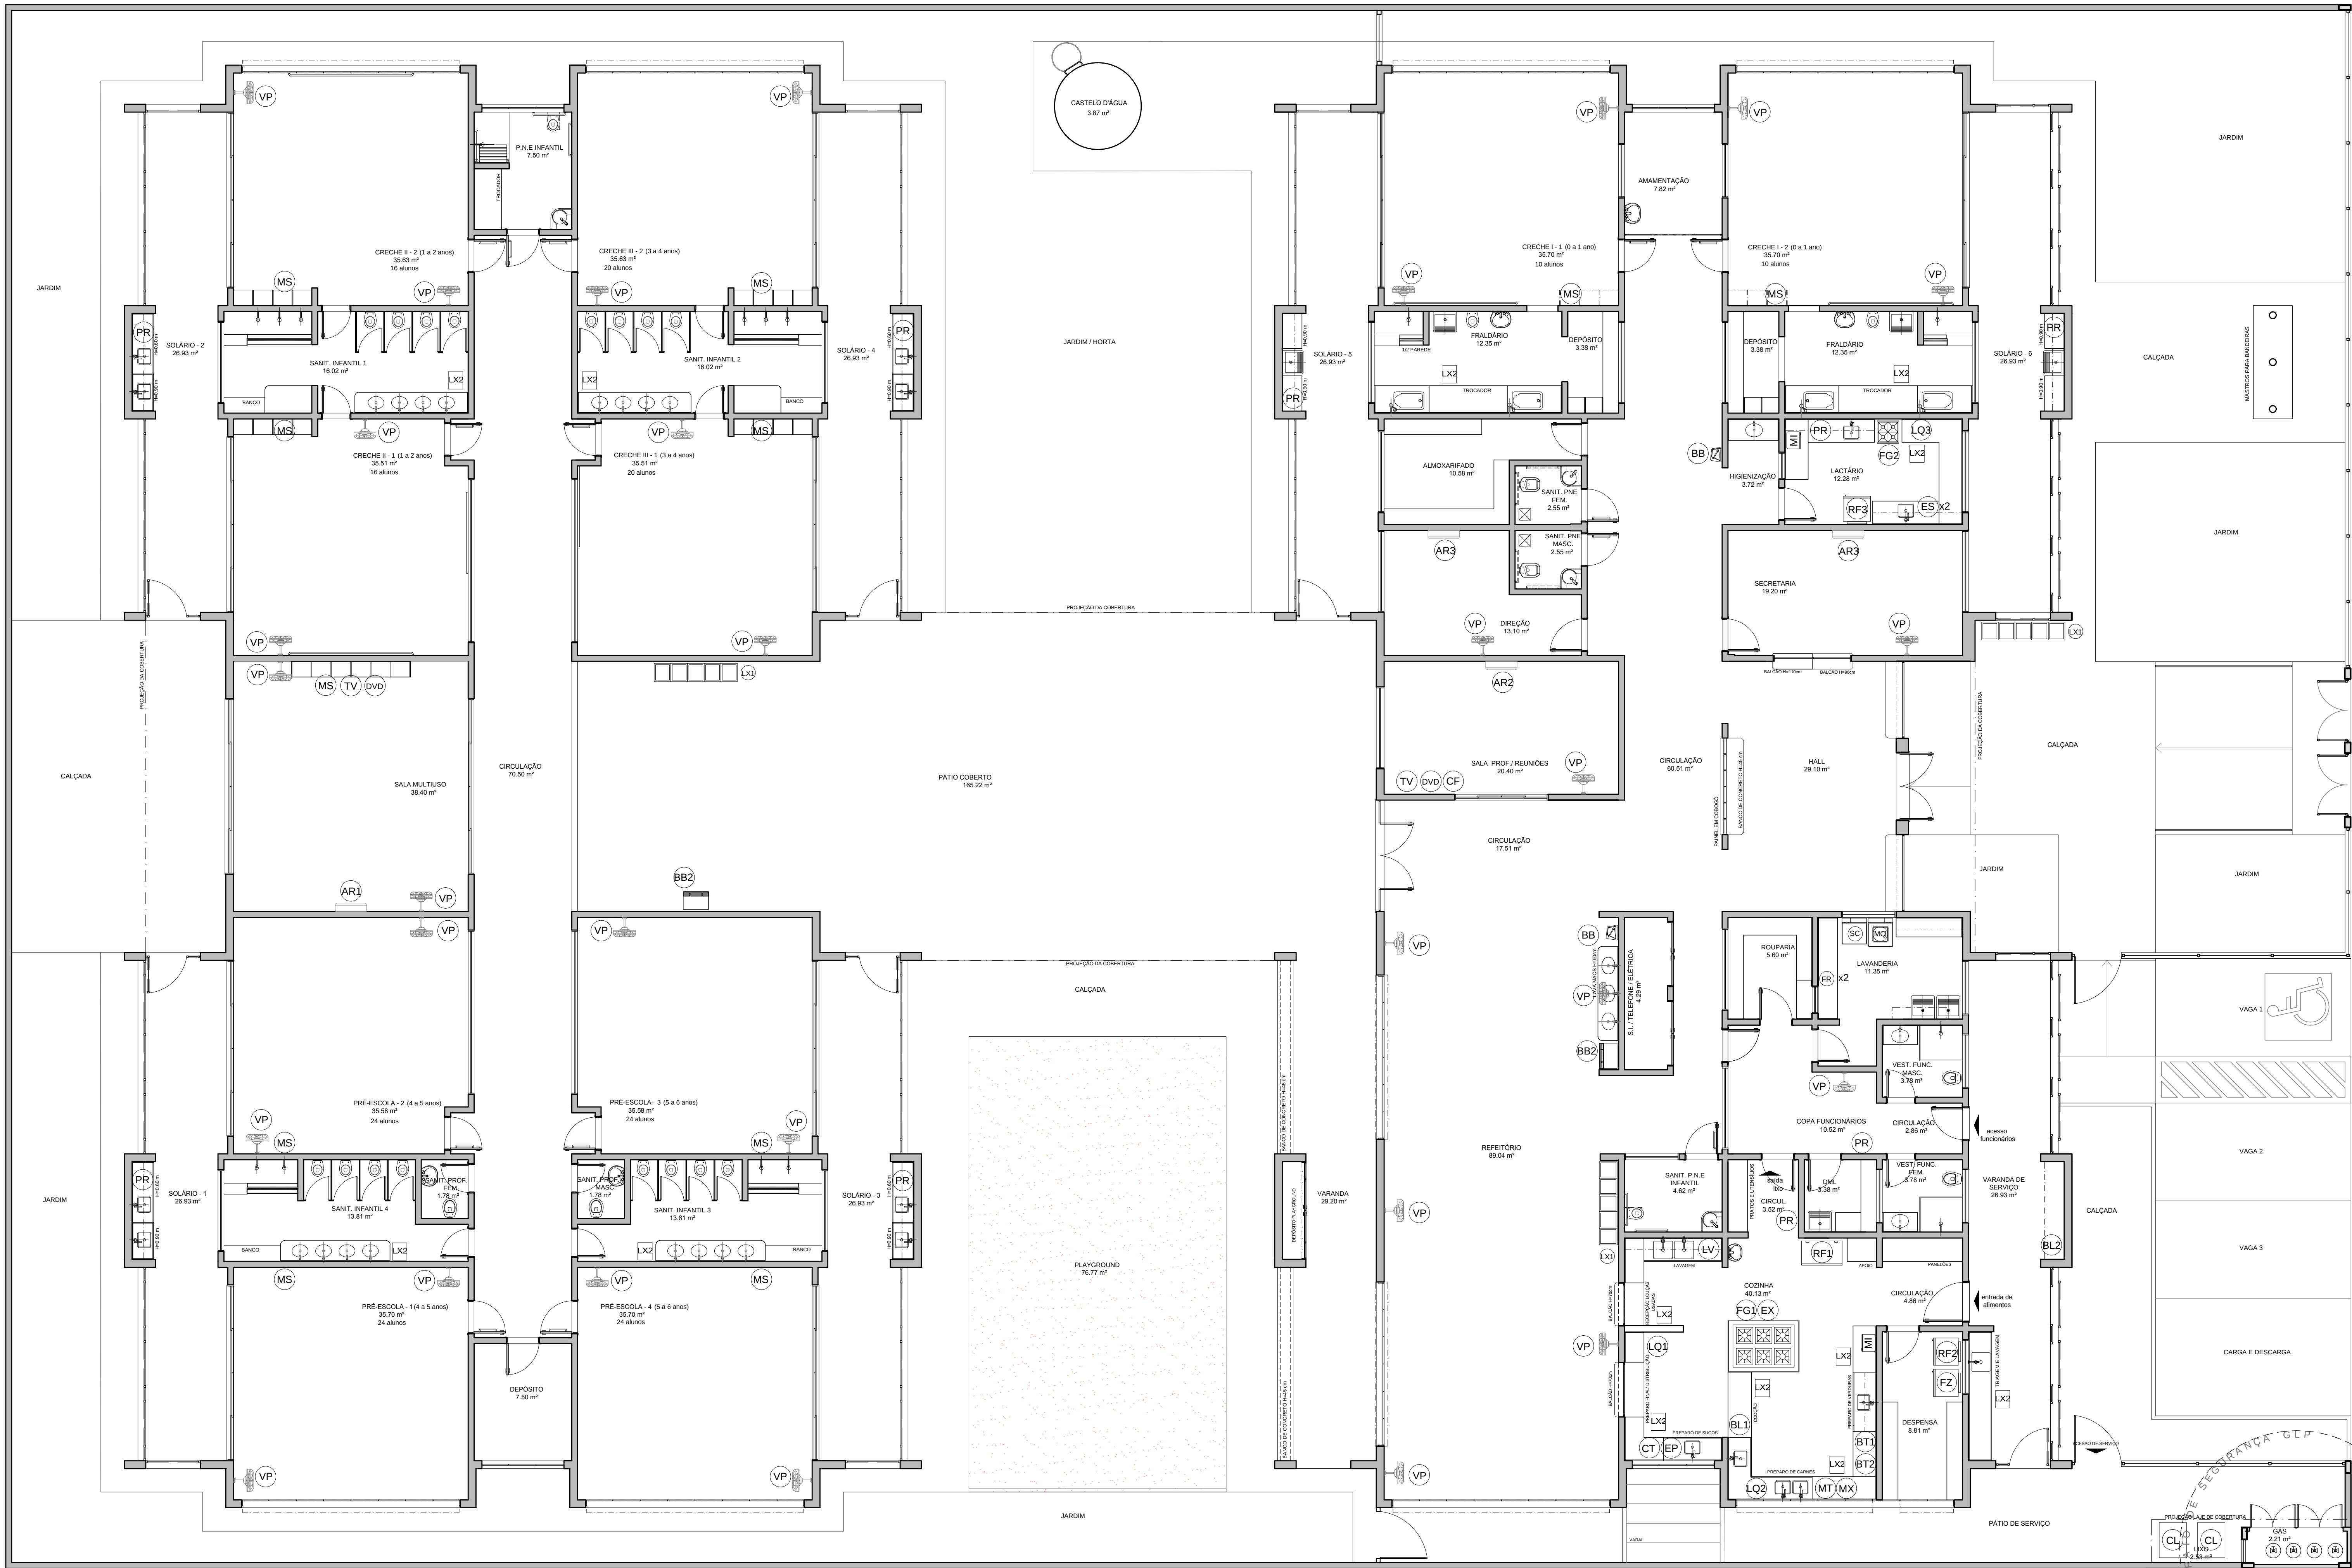

NOTAS

- MEDIDAS E NÍVEIS EM METROS.
- VERIFICAR POSIÇÃO EXATA DOS PILARES NO PROJETO ESTRUTURAL.
- VERIFICAR DETALHES CONSTRUTIVOS PERTINENTES NAS PRANCHAS DE DETALHAMENTO.
- EM CASO DE CONFLITO DE INFORMAÇÕES ENTRE O PROJETO GRÁFICO E O MEMORIAL DESCRITIVO, PREVALECE A INFORMAÇÃO CONTIDA NOS DESENHOS.
- ALTERAÇÕES NESTE PROJETO SOMENTE COM AUTORIZAÇÃO EXPRESSA DO FNDE

REFERÊNCIAS:

- PLANILHA DE QUANTITATIVOS
- MEMORIAL DESCRITIVO E ESPECIFICAÇÕES TÉCNICAS

LEGENDA:			
	INDICAÇÃO NÍVEIS PLANTA E CORTE		INDICAÇÃO DE VISTAS
	INDICAÇÃO DE CORTES		ESPECIFICAÇÕES DE MATERIAIS
	INDICAÇÃO DE FACHADAS		INDICAÇÃO DE EIXOS
	INDICAÇÃO DE PORTAS E JANELAS		INDICAÇÃO DE ELEMENTOS (BANCADAS, PRATELEIRAS E ETC.)



PROJETO PADRÃO - FNDE

PROPRIETÁRIO: : MOBILIÁRIO

ENDEREÇO:

MUNICÍPIO - UF:

PROPRIETÁRIO

RESP. TÉCNICO CREA

AUTOR DO PROJETO CAU

DLFO

CREA

RA

OBSERVAÇÕES:

PROJETO EXECUTIVO

PROGRAMA PROINFÂNCIA - PROJETO TIPO 1

PROJETO DE ARQUITETURA

COORDENAÇÃO	PLANTA BAIXA LAYOUT	ARQ
CGEST - Coordenação Geral de Infraestrutura Educacional	EQUIPAMENTO	
REVISÃO R.00	ESCALA 1/75	PRANCHAS
FORMATO (750x1050)	DATA EMISSÃO JUNHO/2015	04/35

1 PLANTA DE LAYOUT - EQUIPAMENTO

ESCALA 1/75

AMBIENTES	EQUIPAMENTO	QTD	DESCRIÇÃO
COZINHA	REF	01	REFRIGERADOR VERTICAL INDUSTRIAL 4 PORTAS (COZINHA)
COZINHA	REF	01	REFRIGERADOR DOMÉSTICO "FROSTFREE" 410L (DESPENSA)
COZINHA	REF	01	REFRIGERADOR DOMÉSTICO "FROSTFREE" 300L (LACTÁRIO)
COZINHA	REF	01	FREEZER INDUSTRIAL VERTICAL 500L (DESPENSA)
COZINHA	REF	01	FOGÃO INDUSTRIAL DE QUEIMADORES (3 DUPLOS E 3 SIMPLES) COM FORNO ACOPADO (COZINHA)
COZINHA	REF	01	FOGÃO DOMÉSTICO DE 4 QUEIMADORES COM FORNO (LACTÁRIO)

AMBIENTES	EQUIPAMENTO	QTD	DESCRIÇÃO
COZINHA	MI	02	MICROONDAS 30L - LINHA BRANCA (COZINHA E LACTÁRIO)
COZINHA	LV	01	LAVA-LOUÇAS (COZINHA)
COZINHA	ES	02	ESTERILIZADOR PARA MANEJADORES PARA MICROONDAS (LACTÁRIO)
COZINHA	LIQ	01	LÍQUIDIFICADOR INDUSTRIAL CAPACIDADE DE 15L (COZINHA)
COZINHA	LIQ	01	LÍQUIDIFICADOR INDUSTRIAL CAPACIDADE DE 15L (LACTÁRIO)
COZINHA	LIQ	01	LÍQUIDIFICADOR INDUSTRIAL CAPACIDADE DE 15L (LACTÁRIO)
COZINHA	BL	01	BALANÇA DIGITAL DE PRATO COM CAPACIDADE MÍN. 30Kg (COZINHA)
COZINHA	BL	01	BALANÇA PLATAFORMA 150 Kg (TRAGEM LAVAGEM)

AMBIENTES	EQUIPAMENTO	QTD	DESCRIÇÃO
COZINHA	EP	01	ESPRESSO DE FRUTAS (COZINHA)
COZINHA	BT	01	BATEDeira PLANETÁRIA INDUSTRIAL 12L (COZINHA)
COZINHA	MT	01	MULTIPROCESSADOR DE ALIMENTOS (COZINHA)
COZINHA	CT	01	CENTRÍFUGA DE FRUTAS DE 800W (COZINHA)
COZINHA	MX	01	MIXER DE ALIMENTOS 3L (COZINHA)
COZINHA	CP	01	CAFETEIRA ELÉTRICA 1000W (SALA PROFESSORES)
COZINHA	PR	01	PURIFICADOR DE ÁGUA - REFRIGERADO (COZINHA, LACTÁRIO E SOLÁRIOS)
COZINHA	EX	01	EXAUSTOR INDUSTRIAL PARA FOGÃO DE 6 QUEIMADORES (COZINHA)

AMBIENTES	EQUIPAMENTO	QTD	DESCRIÇÃO
LAVANDERIA	SC	01	LAVADORA DE ROUPAS 11 Kg - LINHA BRANCA
LAVANDERIA	SC	01	SECADORA DE ROUPAS 10 Kg - LINHA BRANCA
LAVANDERIA	PR	02	FERRO ELÉTRICO A SECO
LAVANDERIA	CL	02	CARRIO COLETO DE LIXO - CAPACIDADE 120,50 Kg
LAVANDERIA	LX	13	LIXEIRA DE 50L COM PEDAL (SANIT. INFANTIL/FRALDÁRIO/ LACTÁRIO COZINHA TRAGEM)
LAVANDERIA	LX	03	CONJUNTO DE LIXEIRA PARA COLETA SELETIVA EM FIBRA DE VIDRO CAPACIDADE DE 50L (REFETÓRIO PÁTIO COBERTO) ACESSO

AMBIENTES	EQUIPAMENTO	QTD	DESCRIÇÃO
APÓIO GERAL	BE	02	BERBEDOURO ELÉTRICO ACESSÍVEL CAPACIDADE MÍN. 6LN (BLOCO A REFETÓRIO)
APÓIO GERAL	BE	02	BERBEDOURO INDUSTRIAL DE 20L (REFETÓRIO PÁTIO COBERTO)
APÓIO GERAL	AR	01	APARELHO DE AR CONDICIONADO SPLIT 30.000BTU'S (SALA MULTUSO)
APÓIO GERAL	AR	01	APARELHO DE AR CONDICIONADO SPLIT 21.000BTU'S (SALA DOS PROFESSORES)
APÓIO GERAL	AR	01	APARELHO DE AR CONDICIONADO SPLIT 10.000BTU'S (SECRETARIA DIREÇÃO)
APÓIO GERAL	TV	02	TELEVISOR DE 32" (SALA MULTUSO) (SALA DOS PROFESSORES)
APÓIO GERAL	AV	02	APARELHO DE DVD (SALA MULTUSO) (SALA DOS PROFESSORES)
APÓIO GERAL	VE	31	VENTILADOR DE PAREDE/CRECHES I/II/III PRÉ-ESCOLA/MULTUSO/ DREÇÃO/SECRETARIA/PROF. COZINHA/REFETÓRIO
APÓIO GERAL	MS	11	APARELHO DE SOM TIPO MICROSYSTEM COM ENTRADA USB E CARTÃO DE MEMÓRIA (CRECHES I/II/III PRÉ-ESCOLA/MULTUSO)