


# LEGENDA

- LUMINÁRIA LED DUPLA 18W 90cm DUOLINE ELGIN BRANCO FRIO
- PLAFON 18W 6000K LED REDONDO ULTRA SLIM SOBREPOR
- LUMINÁRIA LED DUPLA 36W 1.20m DUOLINE ELGIN BRANCO FRIO
- POSTE DE CONCRETO CIRCULAR h=9.00m COM DUAS LUMINÁRIA DE LED 150W CADA
- POSTE DE CONCRETO CIRCULAR h=9.00m COM UMA LUMINÁRIA DE LED 150W
- INTERRUPTOR DE 02 SECCOES SIMPLES A 1.20m DO PISO
- INTERRUPTOR DE 03 SECCOES TRHEE WAY A 1.20m DO PISO
- INTERRUPTOR DE 03 SECCOES TRHEE WAY A 1.20m DO PISO
- INTERRUPTOR DE 03 SECCOES SIMPLES A 1.20m DO PISO
- INTERRUPTOR DE 01 SECCÃO SIMPLES A 1.20m DO PISO
- PONTO DE AR CONDICIONADO (SPLIT)
- TOMADA 3P (N,F,T) A 1.20m DO PISO
- TOMADA 3P (N,F,T) A 50cm DO PISO
- TOMADA 3P (N,F,T) A 2.20m DO PISO
- PONTO DE ANTENA A 2.20m DO PISO
- TOMADA 3P (N,F,T) DUPLA 50cm DO PISO
- TOMADA 3P (N,F,T) NO PISO
- CX. DE PASSAGEM DE ALVENARIA (30x30x30)cm COM CONECTOR 5/8"x2,40M
- QUADRO DE DISTRIBUICAO A 1.30m DO PISO
- QUADRO DE MEDIÇÃO TRIFASICO
- CAIXA DE PASSAGEM DE ALVENARIA 60x60x60cm COM TAMPA DE CONCRETO E FUNDO DE BRITA
- FIOS NEUTRO, FASE, RETORNO E TERRA
- ELETRODUTO (PISO)
- ELETRODUTO (TETO OU PAREDE)

**NOTAS :**  
 1 - CONDUTORES NAO ESPECIFICADOS SERAO # 2,5 MM2  
 1 - ELETRODUTOS NAO ESPECIFICADOS SERAO Ø 3/4"

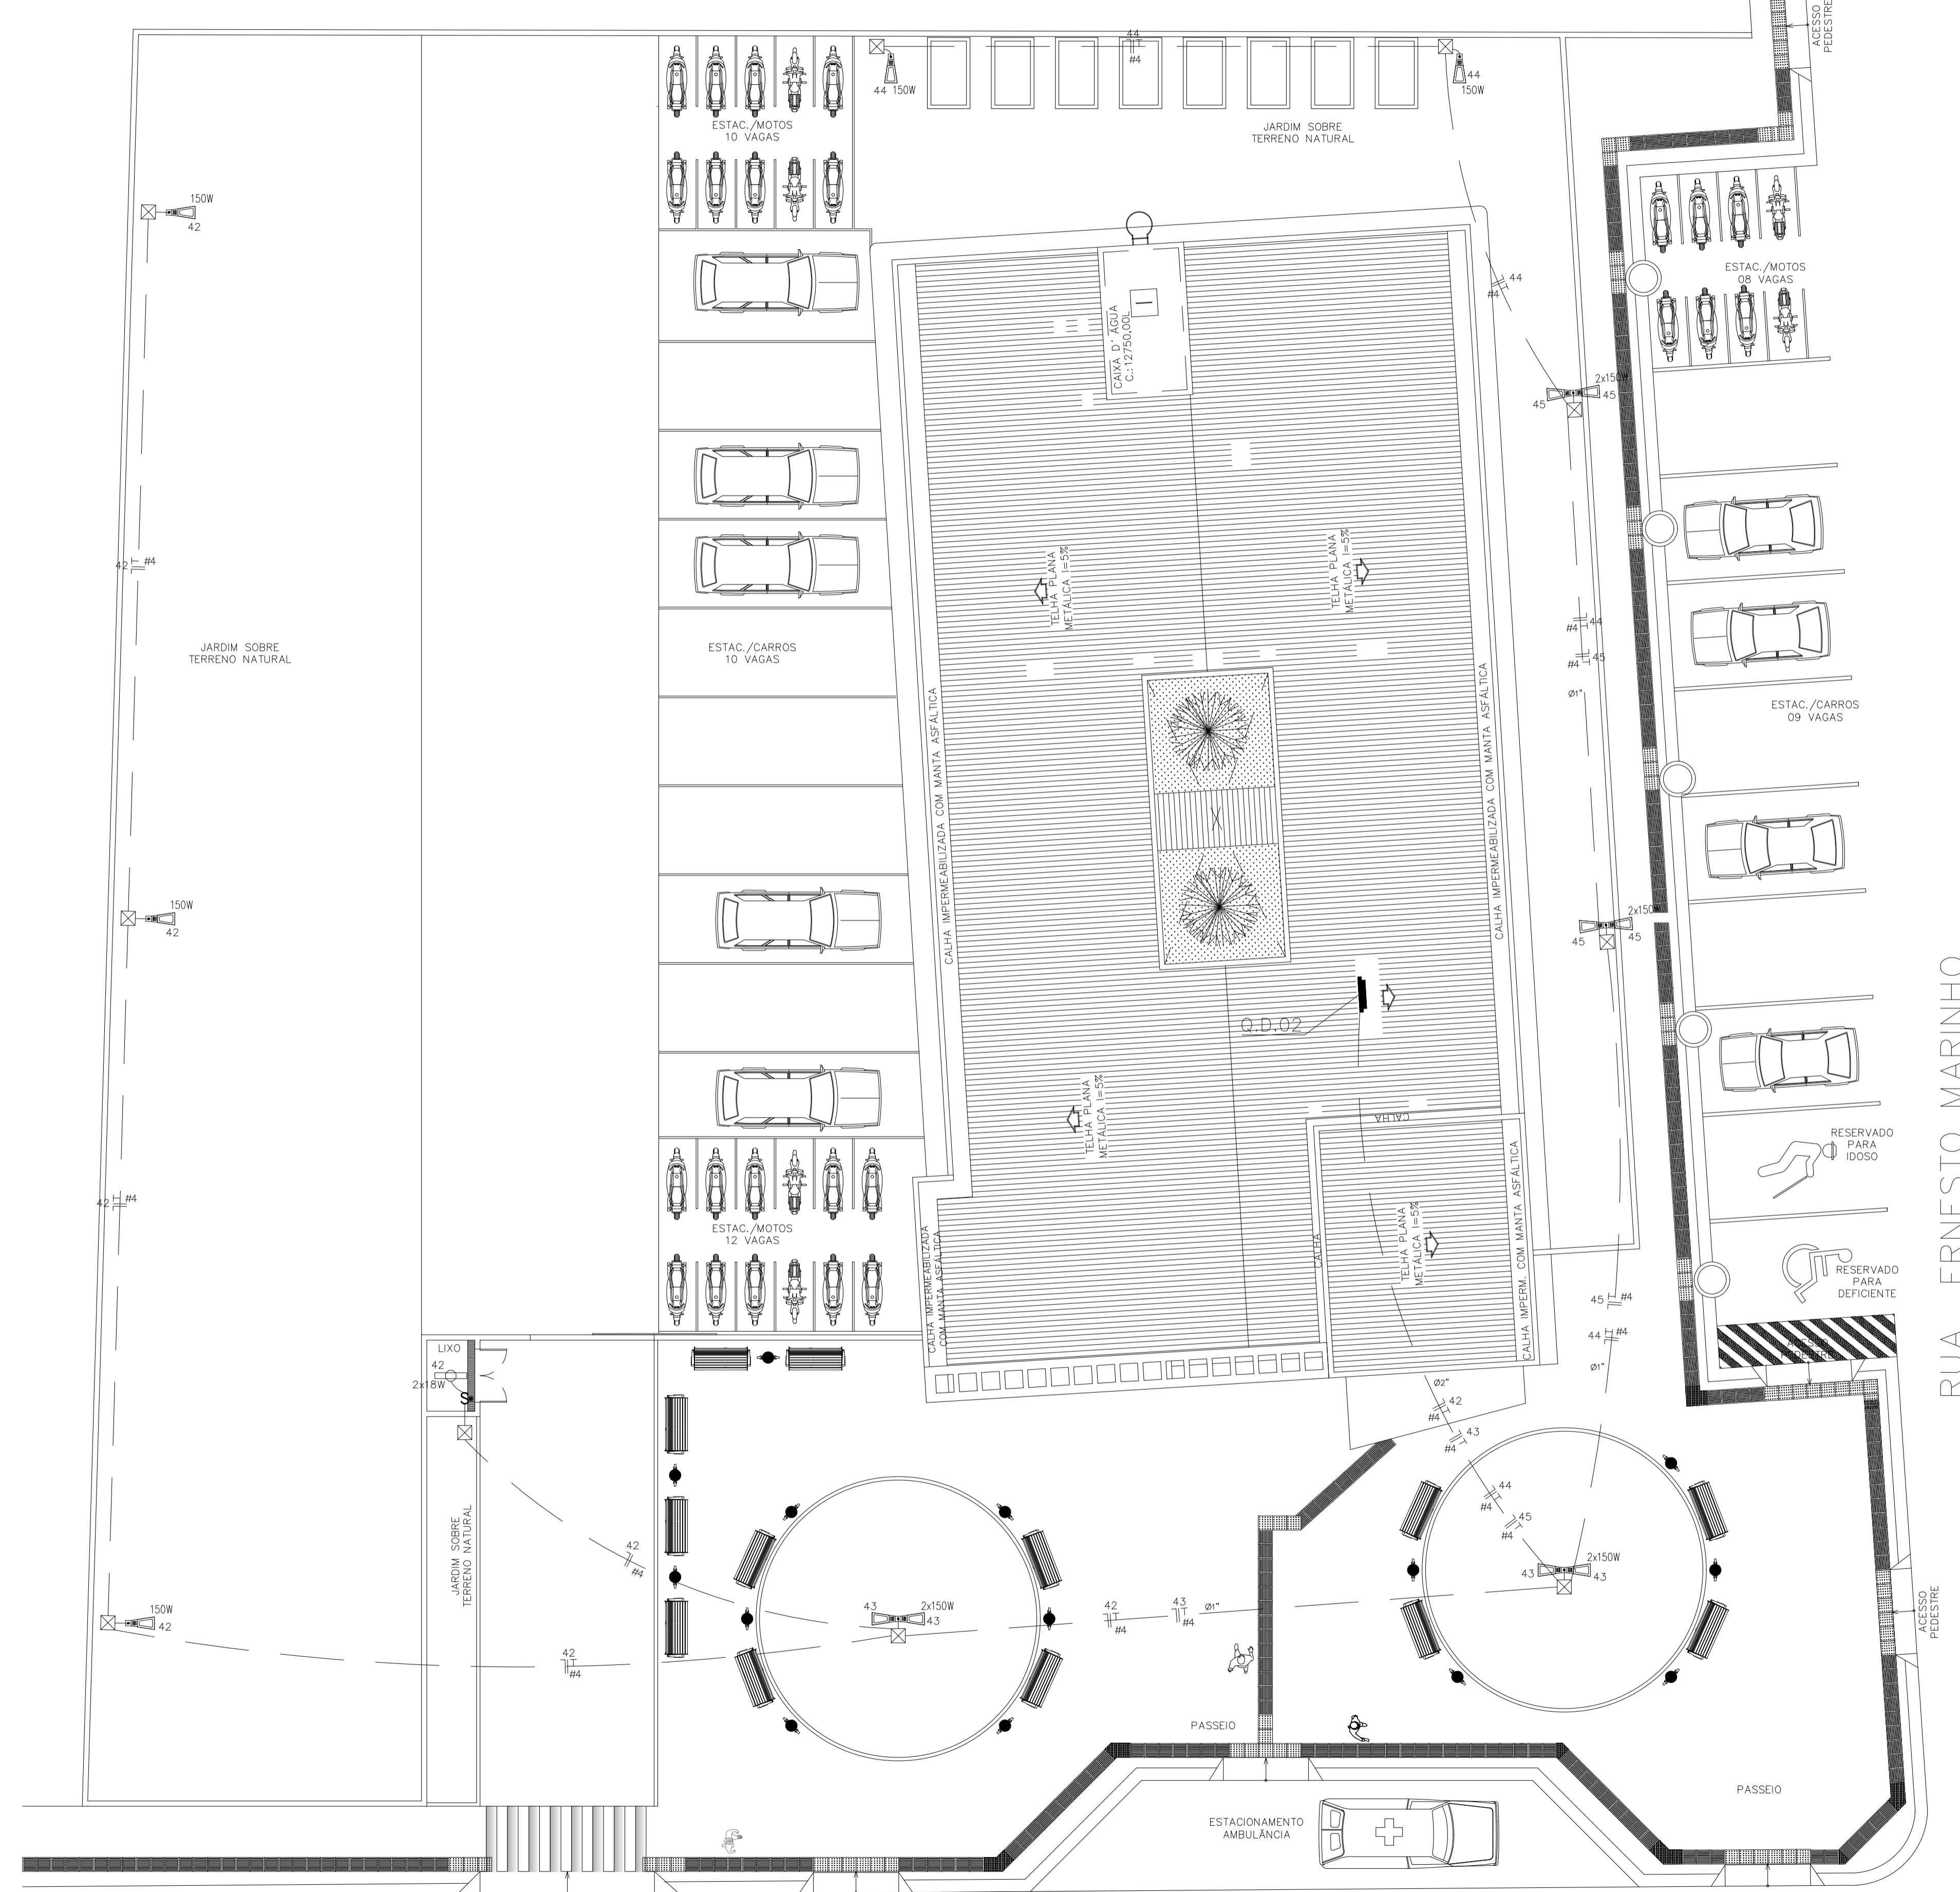

## SECOMP - SECRETARIA DE OBRAS, MOBILIDADE E SERVIÇOS PÚBLICOS

PROJETO: **ELÉTRICO**  
 PROJETO ELÉTRICO - CSF - CAMPO DOS VELHOS

INTERESSADO: **PREFEITURA DE SOBRAL** AUTOR: **MATHEUS MACHADO**

ENDEREÇO: **RUA: CEL. MONTE ALVERNE - CAMPO DOS VELHOS** AUTOR: **PAULO SIQUEIRA**  
 MUNICÍPIO: **SOBRAL-CE**

DESENHOS DA PRANCHA ESCALA

**PREFEITURA DE SOBRAL**

PLANTA BAIXA IMPLANTAÇÃO 1/100

DATA: **MARÇO/2019** REVISÃO: \_\_\_\_\_ ARQUIVO: **ELET\_03\_03**

**ELET. 03/03**

DADOS PARA PLANTAGEM			
MERKOR 22.301			
ESCALA: 1000 = 50			
LAYER	FIN	MTM	NOTA
1	7	1.00	
2	7	0.50	
3	7	0.30	
4	7	0.20	
5	7	0.10	
6	7	0.20	
7	7	0.20	
8	7	0.10	
9	7	0.10	

PLANTA BAIXA IMPLANTAÇÃO  
 ESCALA 1/100

RUA CEL. MONTE ALVERNE