



## 1 SANITÁRIO PNE INFANTIL


ESCALA 1/25

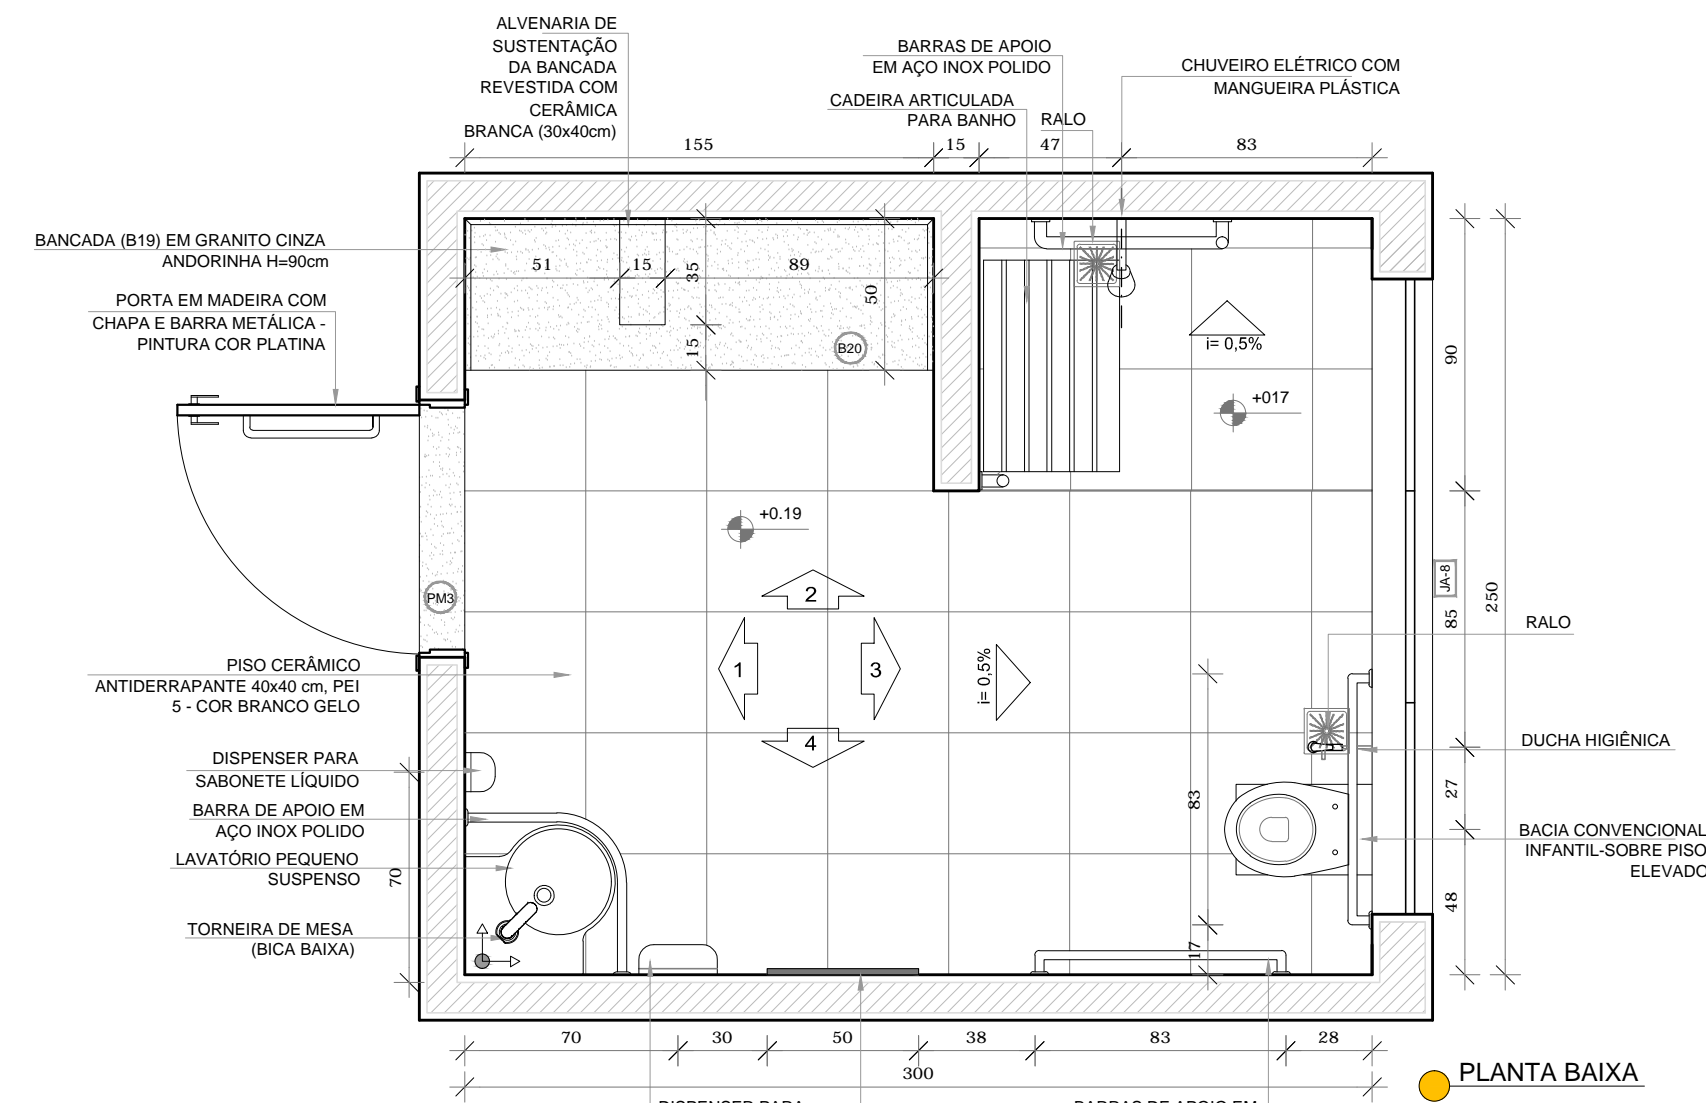


PLANTA BAIXA

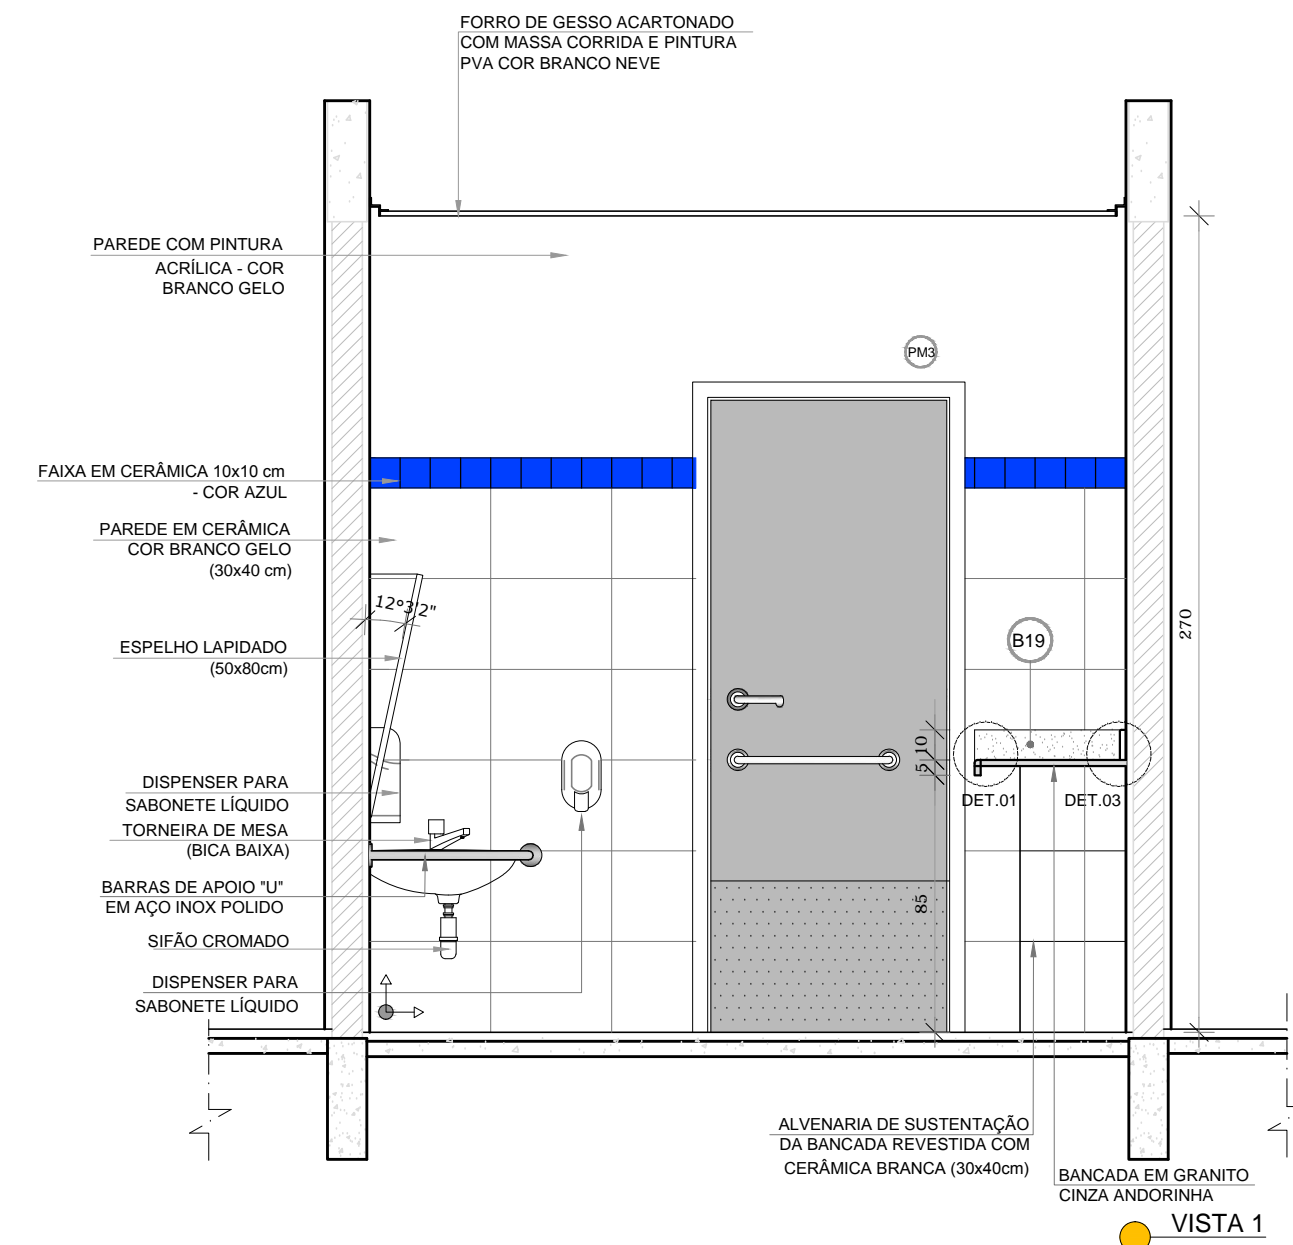


VISTA 1

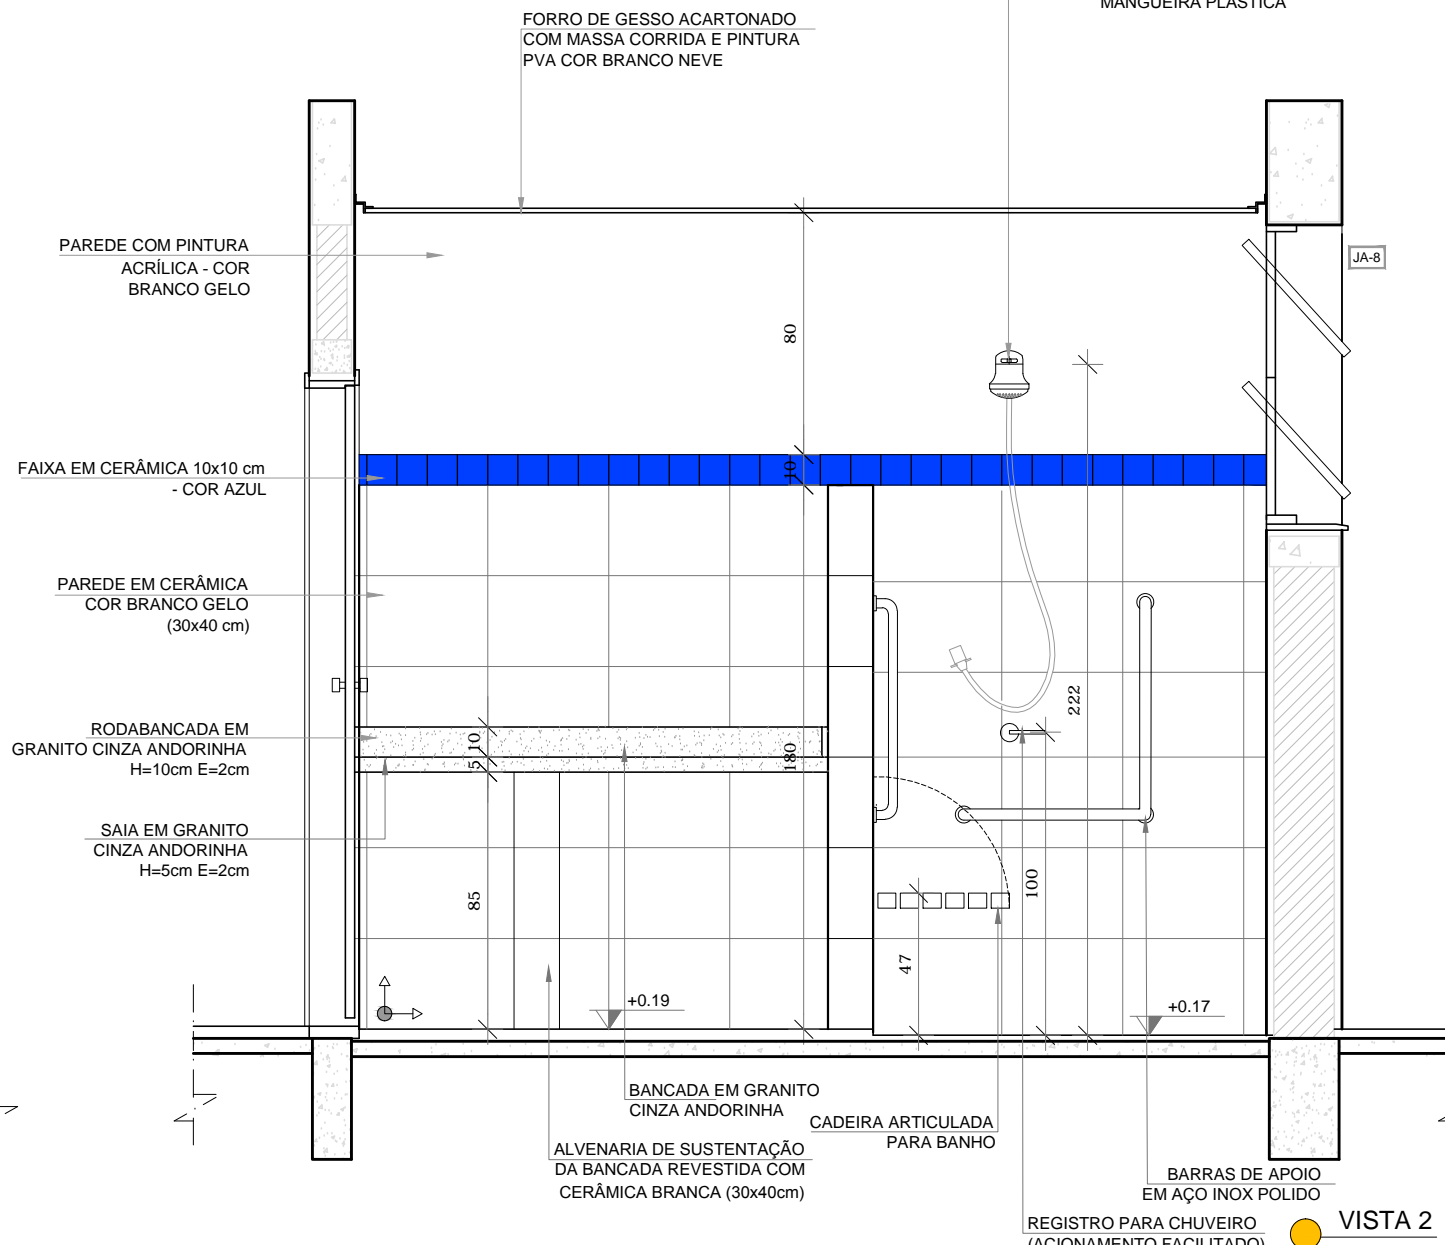

VISTA 2

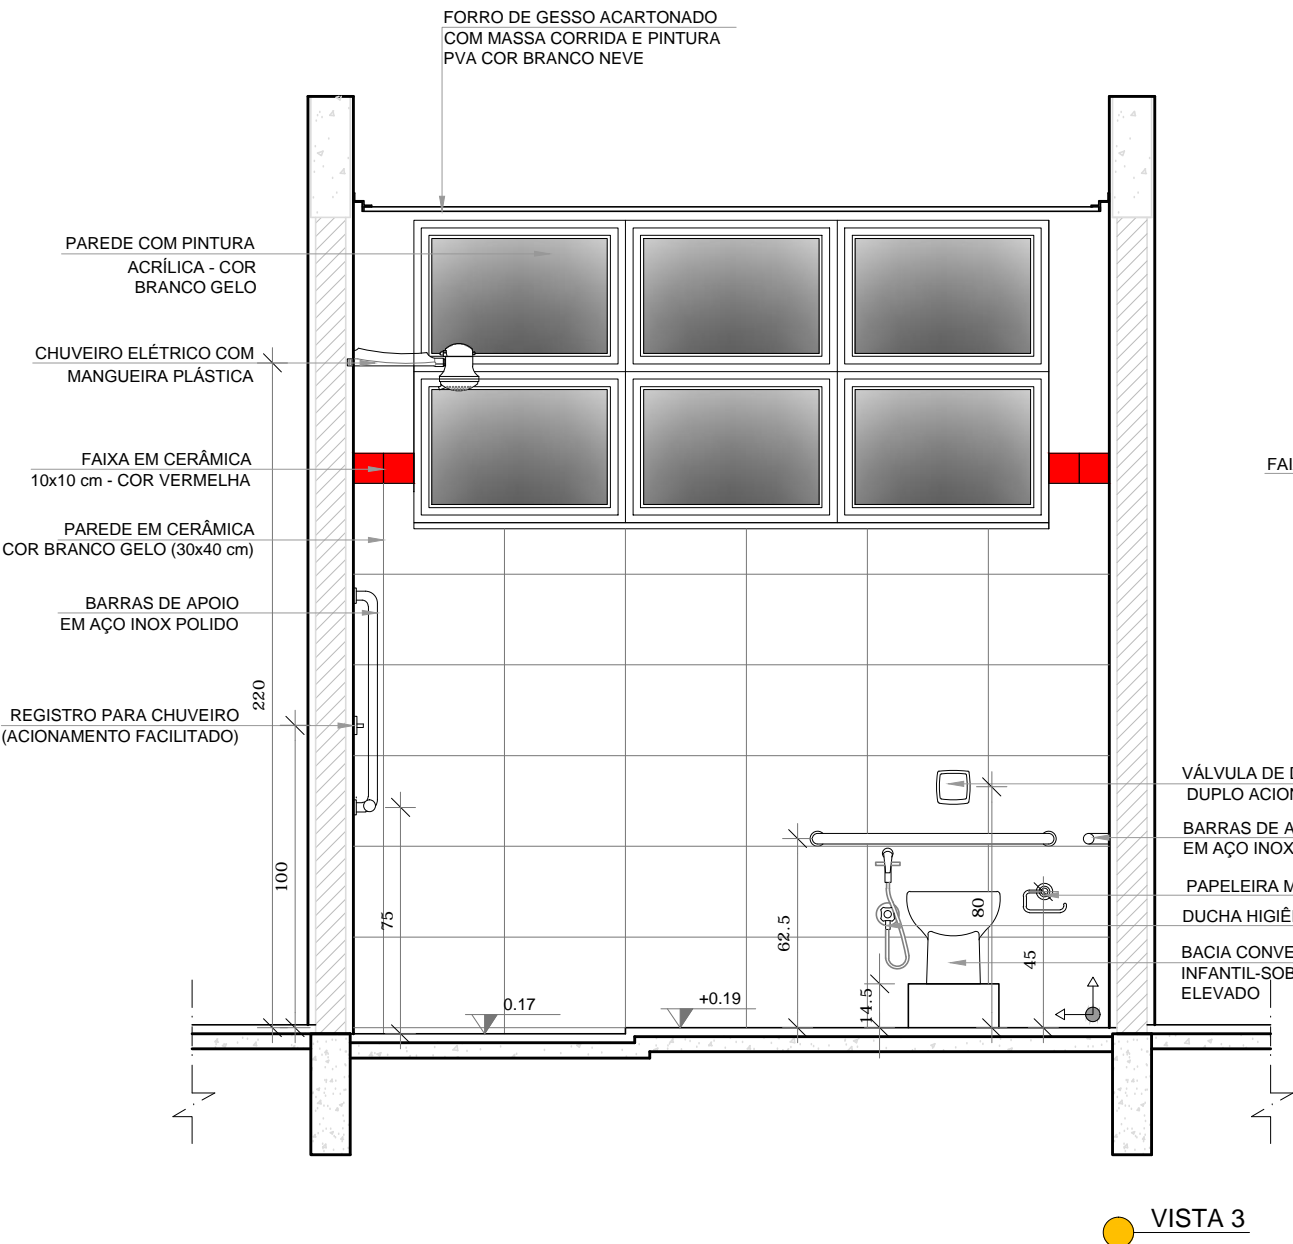


VISTA 3

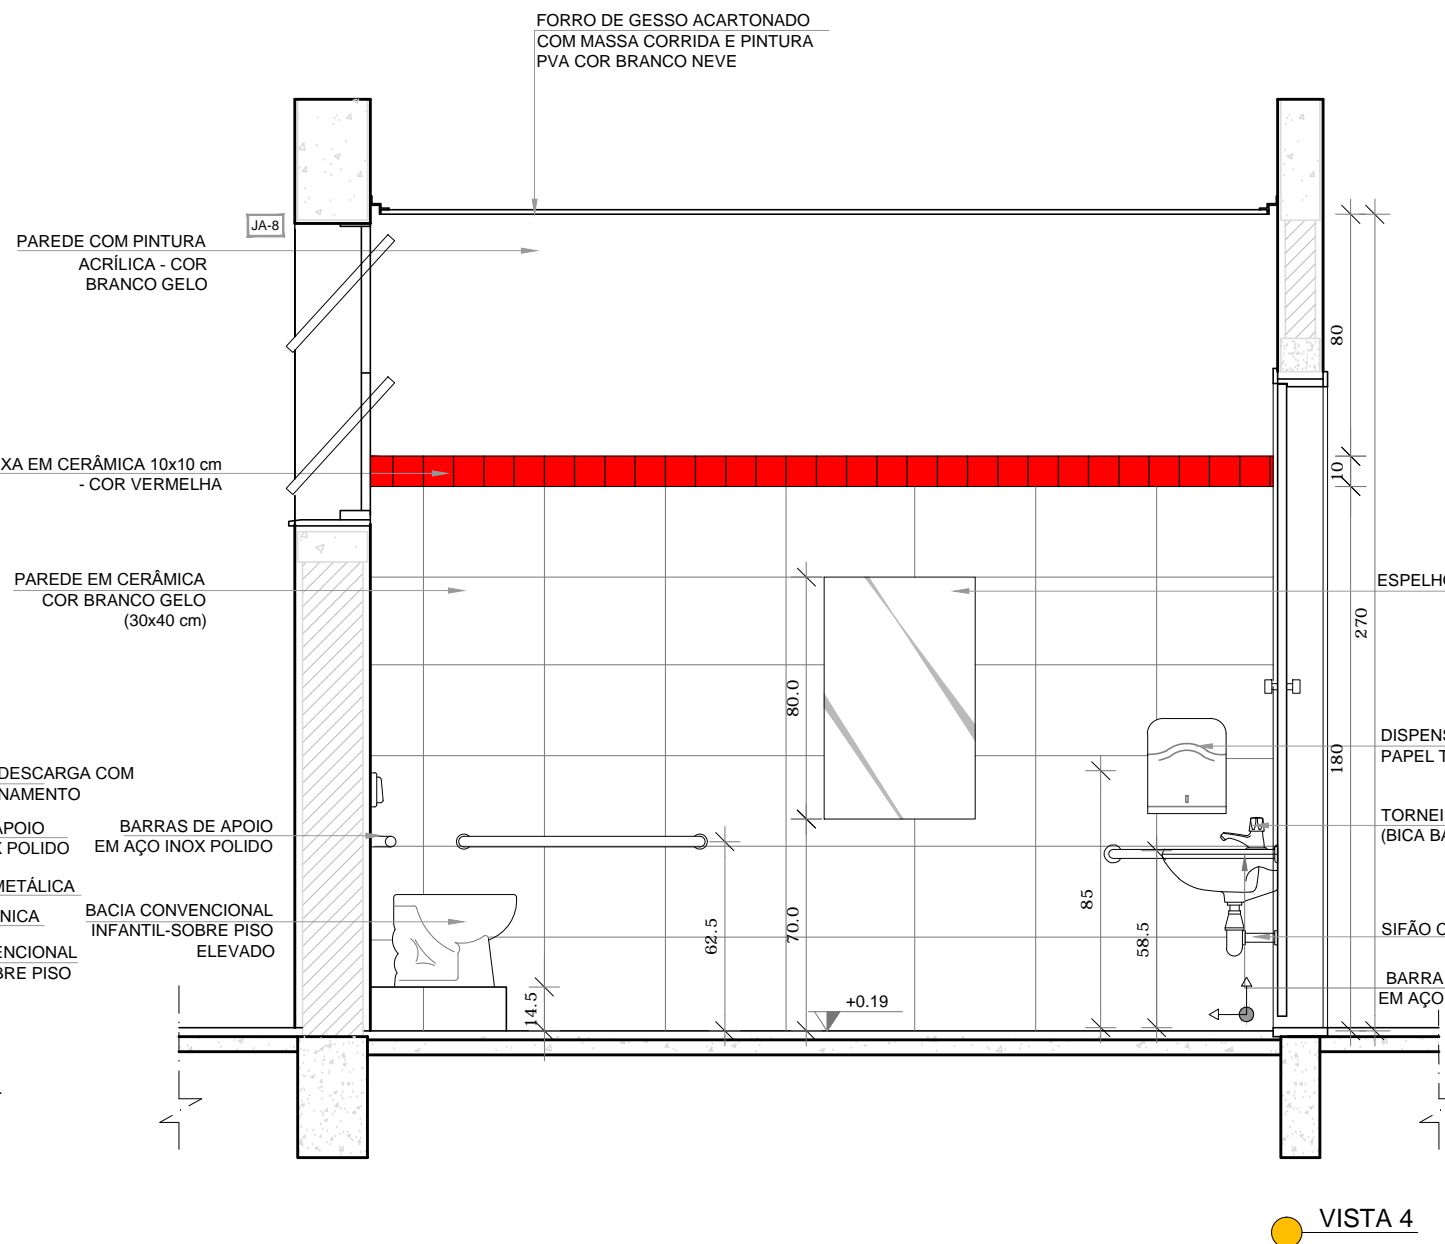


VISTA 4

## 2 SANITÁRIOS PROFESSORES

ESCALA 1/25

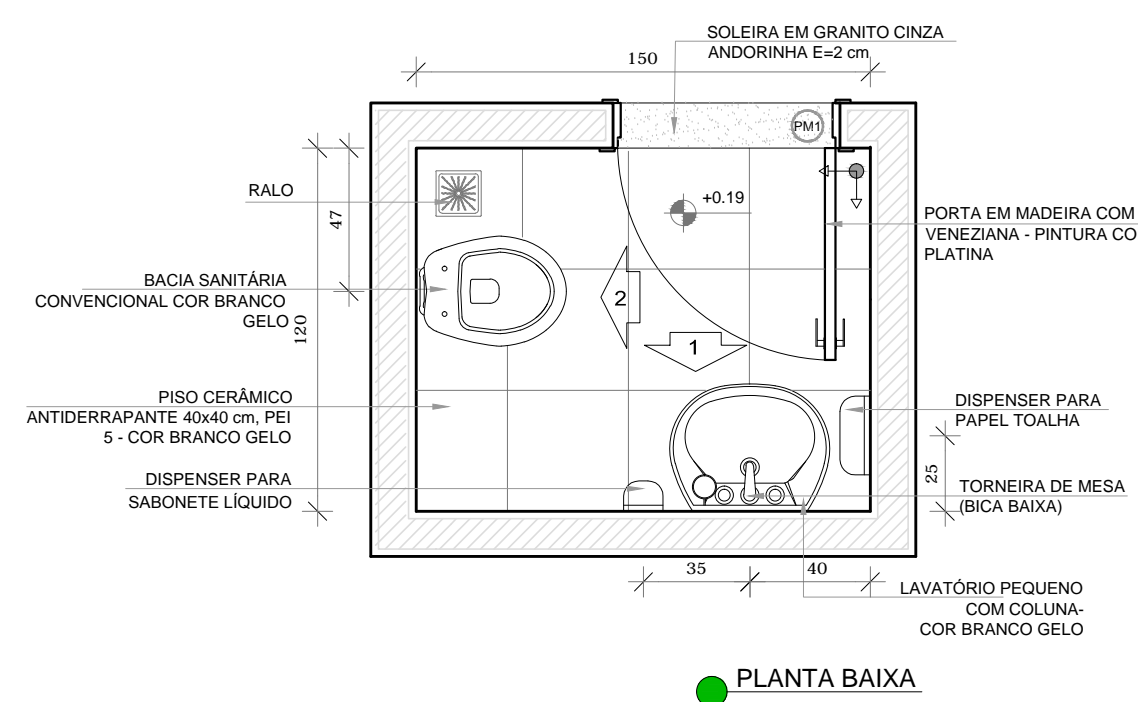

PLANTA BAIXA

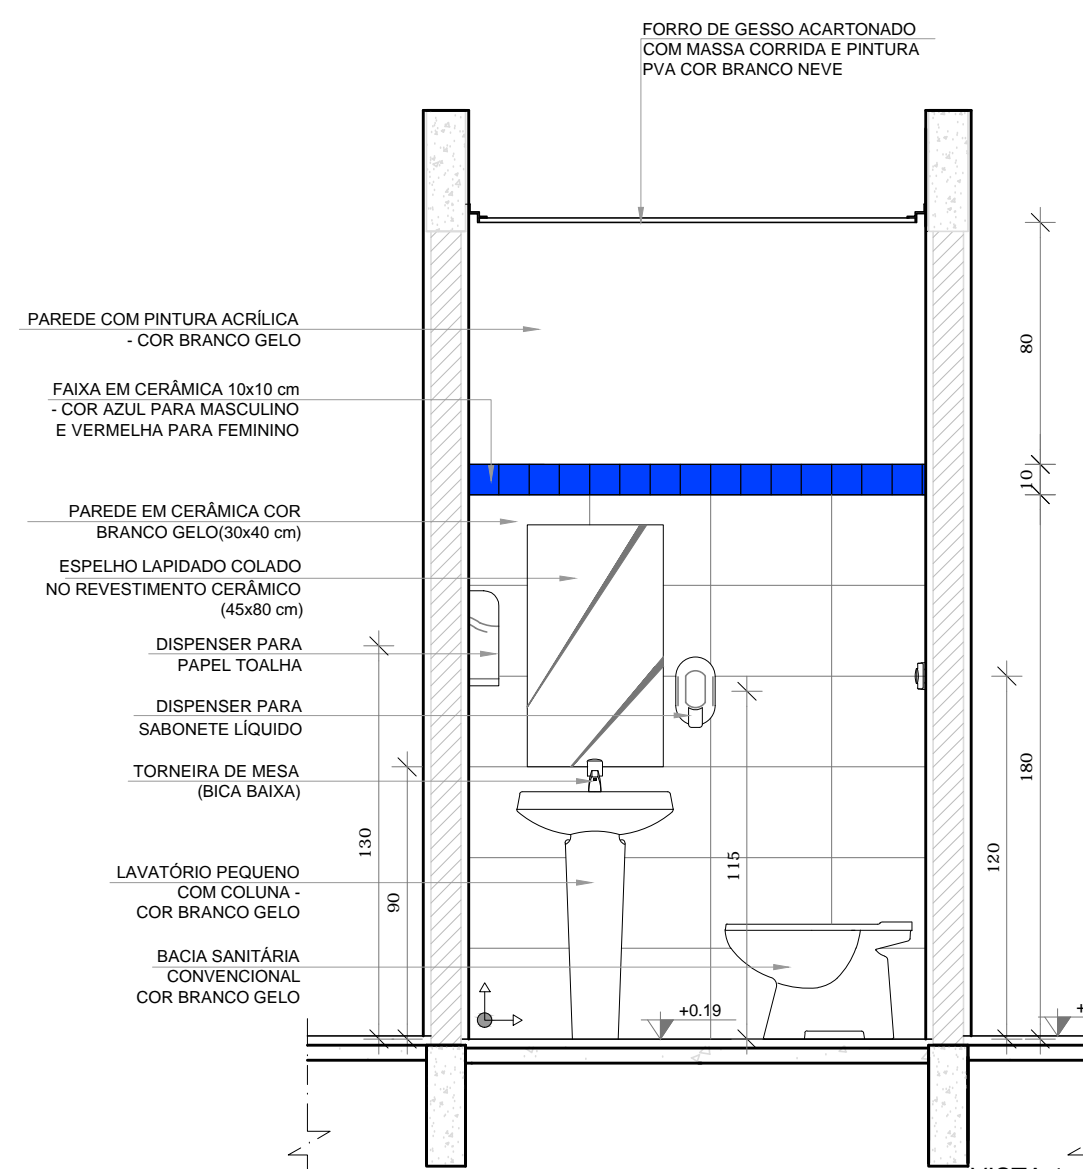

VISTA 1

**NOTAS**

- MEDIDAS E NÍVEIS EM METROS;
- VERIFICAR POSIÇÃO EXATA DOS PILARES NO PROJETO ESTRUTURAL;
- VERIFICAR DETALHES CONSTRUCTIVOS PERTINENTES NAS PRANCHAS DE DETALHAMENTO;
- EM CASO DE CONFLITO DE INFORMAÇÕES ENTRE O PROJETO GRÁFICO E O MEMORIAL DESCRITIVO, PREVALECE A INFORMAÇÃO CONTIDA NOS DESENHOS;
- ALTERAÇÕES NESTE PROJETO SOMENTE COM AUTORIZAÇÃO EXPRESSA DO FNDE

**REFERÊNCIAS:**

- PLANILHA DE QUANTITATIVOS;
- MEMORIAL DESCRITIVO E ESPECIFICAÇÕES TÉCNICAS

**LEGENDA:**

	INDICAÇÃO NÍVEIS PLANTA E CORTE		INDICAÇÃO DE VISTAS
	INDICAÇÃO DE CORTES		ESPECIFICAÇÕES DE MATERIAIS
	INDICAÇÃO DE FACHADAS		INDICAÇÃO DE EIXOS
	INDICAÇÃO DE PORTAS E JANELAS		INDICAÇÃO DE ELEMENTOS (BANCADAS, PRATELEIRAS E ETC.)



CROQUI DE REFERÊNCIA

<p><b>PROJETO PADRÃO - FNDE</b></p>	
PROPRIETÁRIO:	
ENDEREÇO:	
MUNICÍPIO - UF:	
PROPRIETÁRIO	
RESP. TÉCNICO	CREA
AUTOR DO PROJETO	CAU
DLFO	CREA
	RA
OBSERVAÇÕES:	
<p><b>PROJETO EXECUTIVO</b></p>	
<p><b>PROGRAMA PROINFÂNCIA - PROJETO TIPO 1</b></p>	
<p><b>PROJETO DE ARQUITETURA</b></p>	
COORDENAÇÃO	<p>AMPLIAÇÃO DO BLOCO B</p> <p>SANIT. PNE INFANTIL E SANIT. DE PROFESSORES</p>
CGEST - Coordenação Geral de Infraestrutura Educacional	<p><b>ARQ</b></p>
REVISÃO	<p>ESCALA</p> <p>1/25</p>
R.00	<p>PRANCHA</p> <p>30/35</p>
FORMATO	<p>DATA EMISSÃO</p> <p>JUNHO/2015</p>
A1(841x594)	