




CORTE A-A
ESCALA 1:50

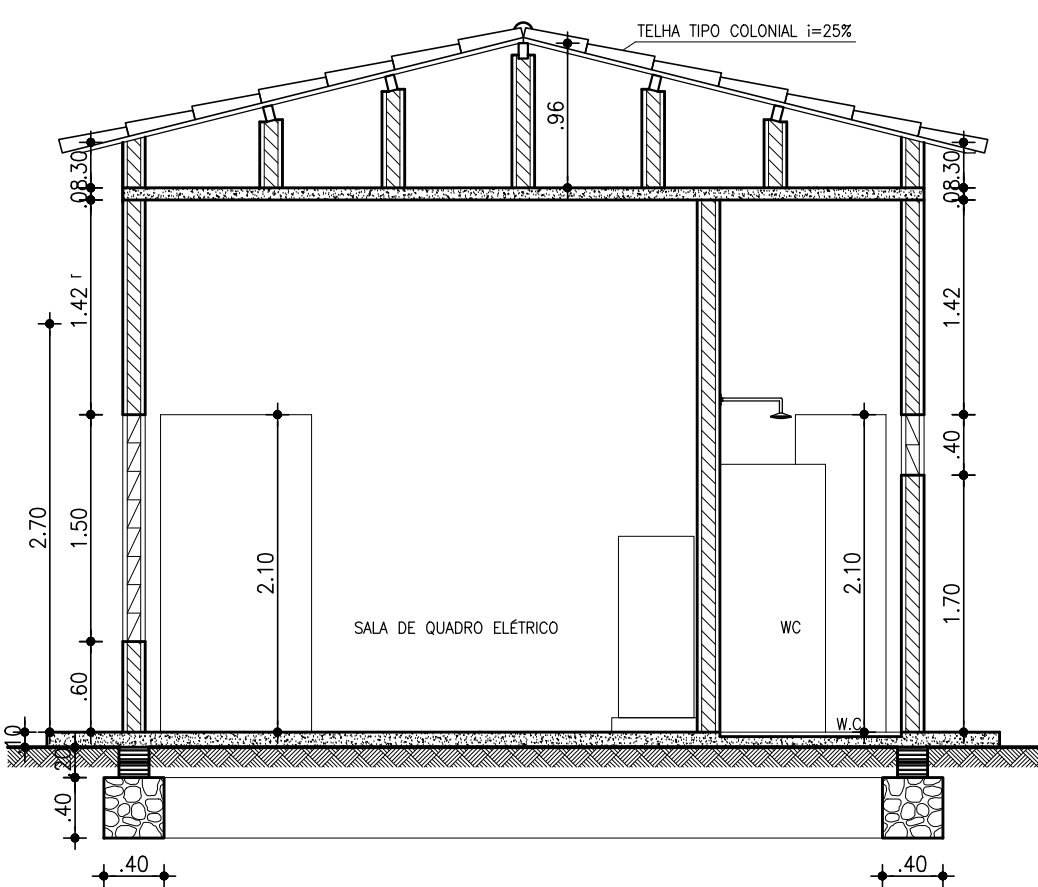


CORTE B-B
ESCALA 1:50

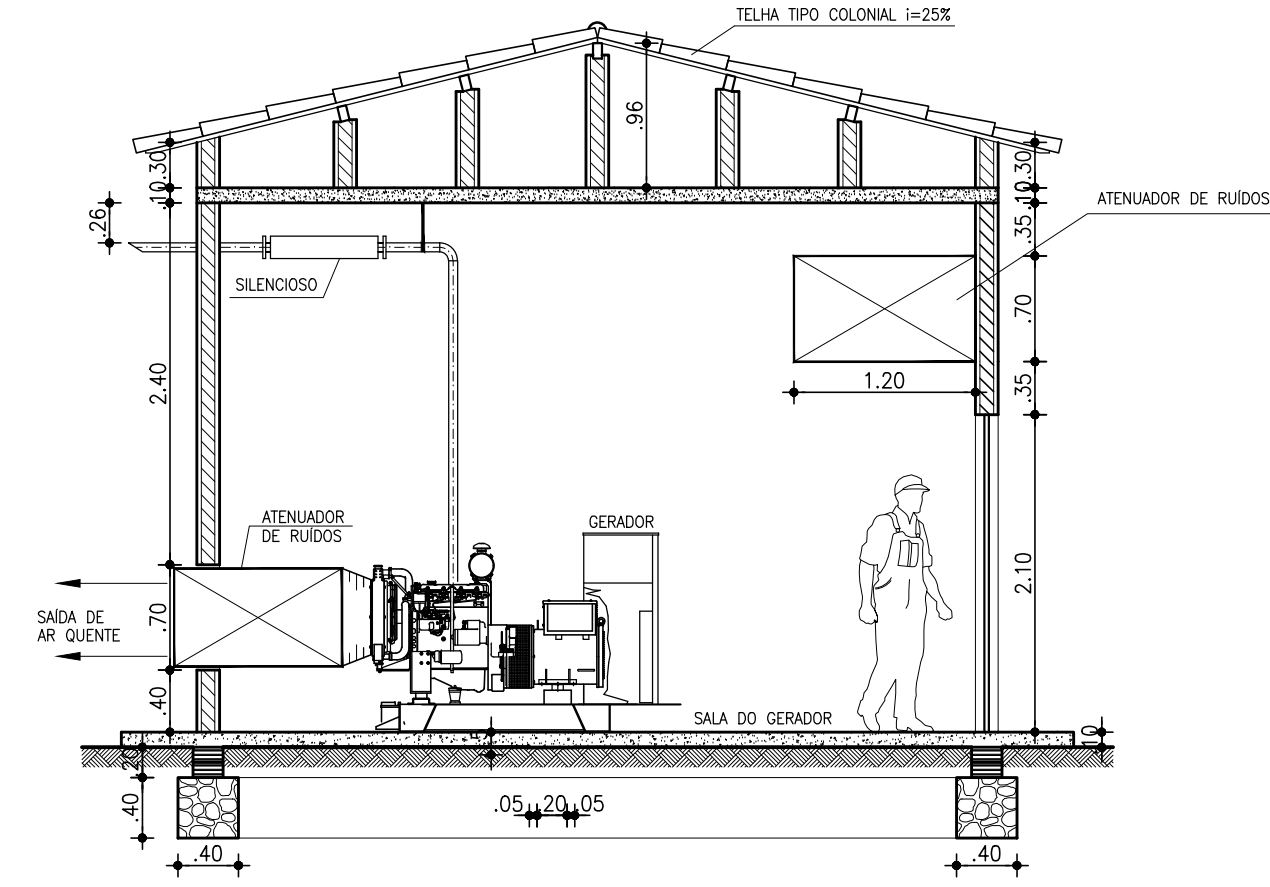


CORTE C-C
ESCALA 1:50

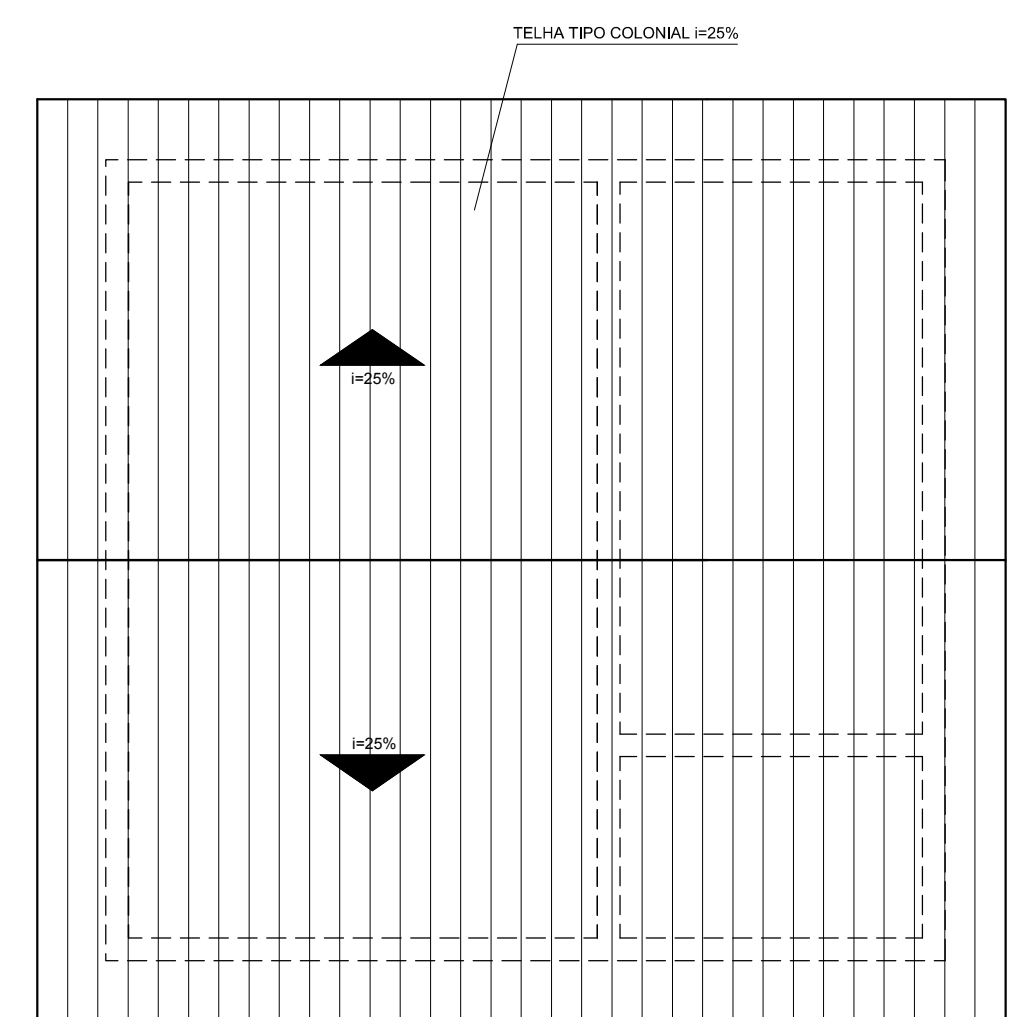


PLANTA DE COBERTA
ESCALA 1:50

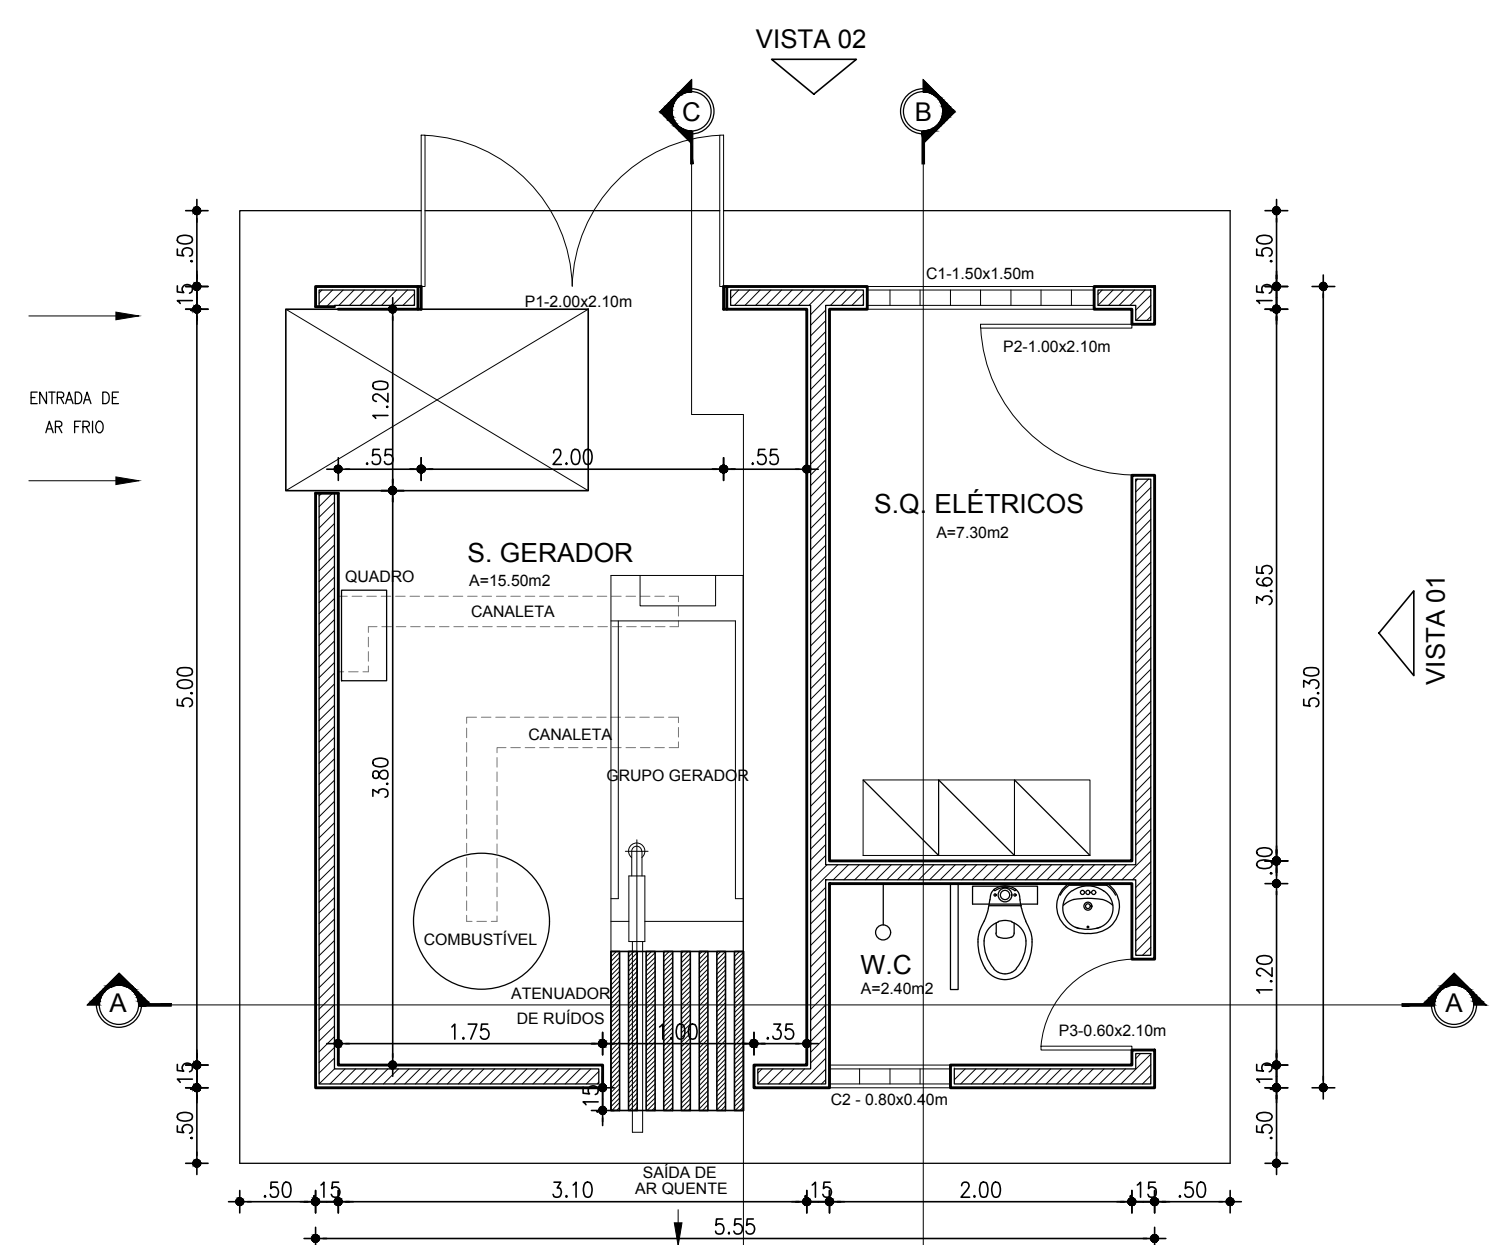


PLANTA BAIXA PLANO
ESCALA 1:50

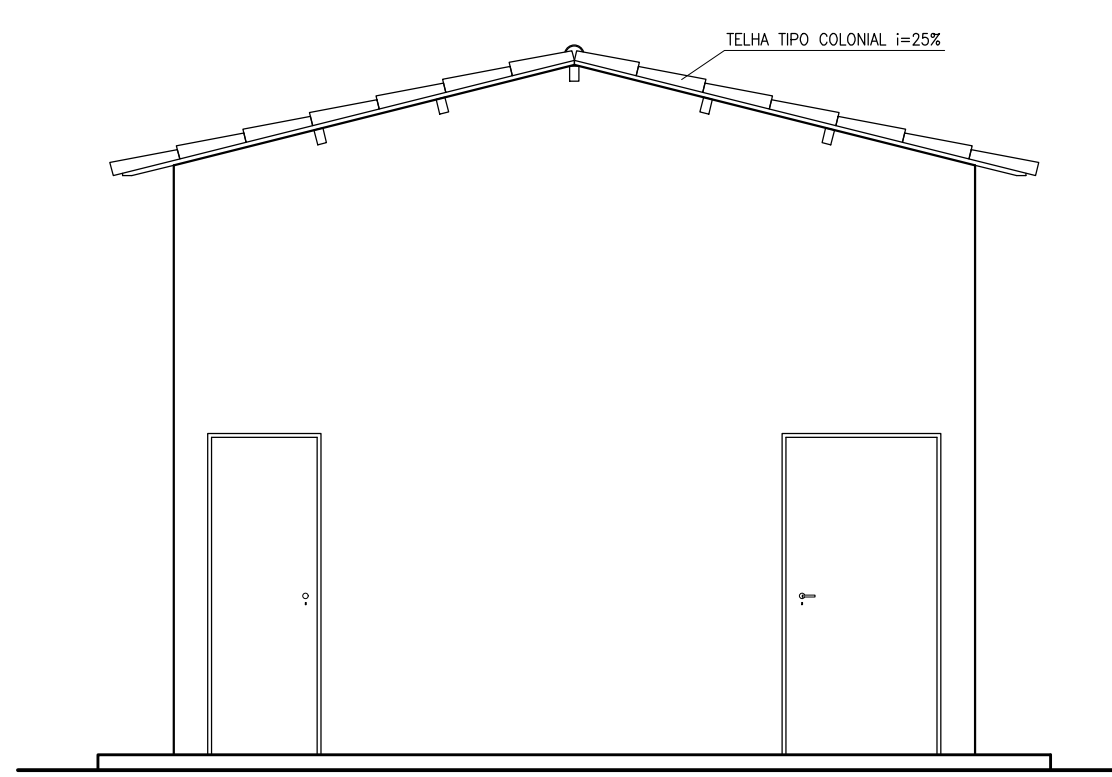

VISTA 01
ESCALA 1:50

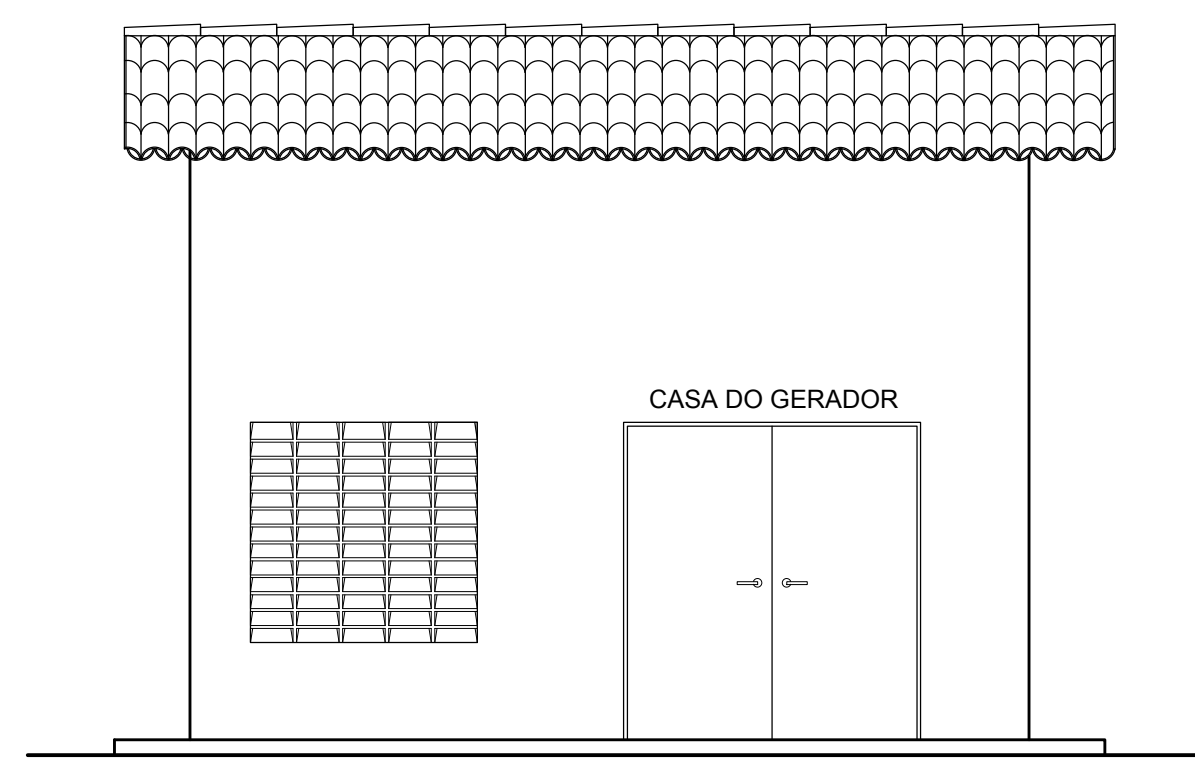



VISTA 02
ESCALA 1:50

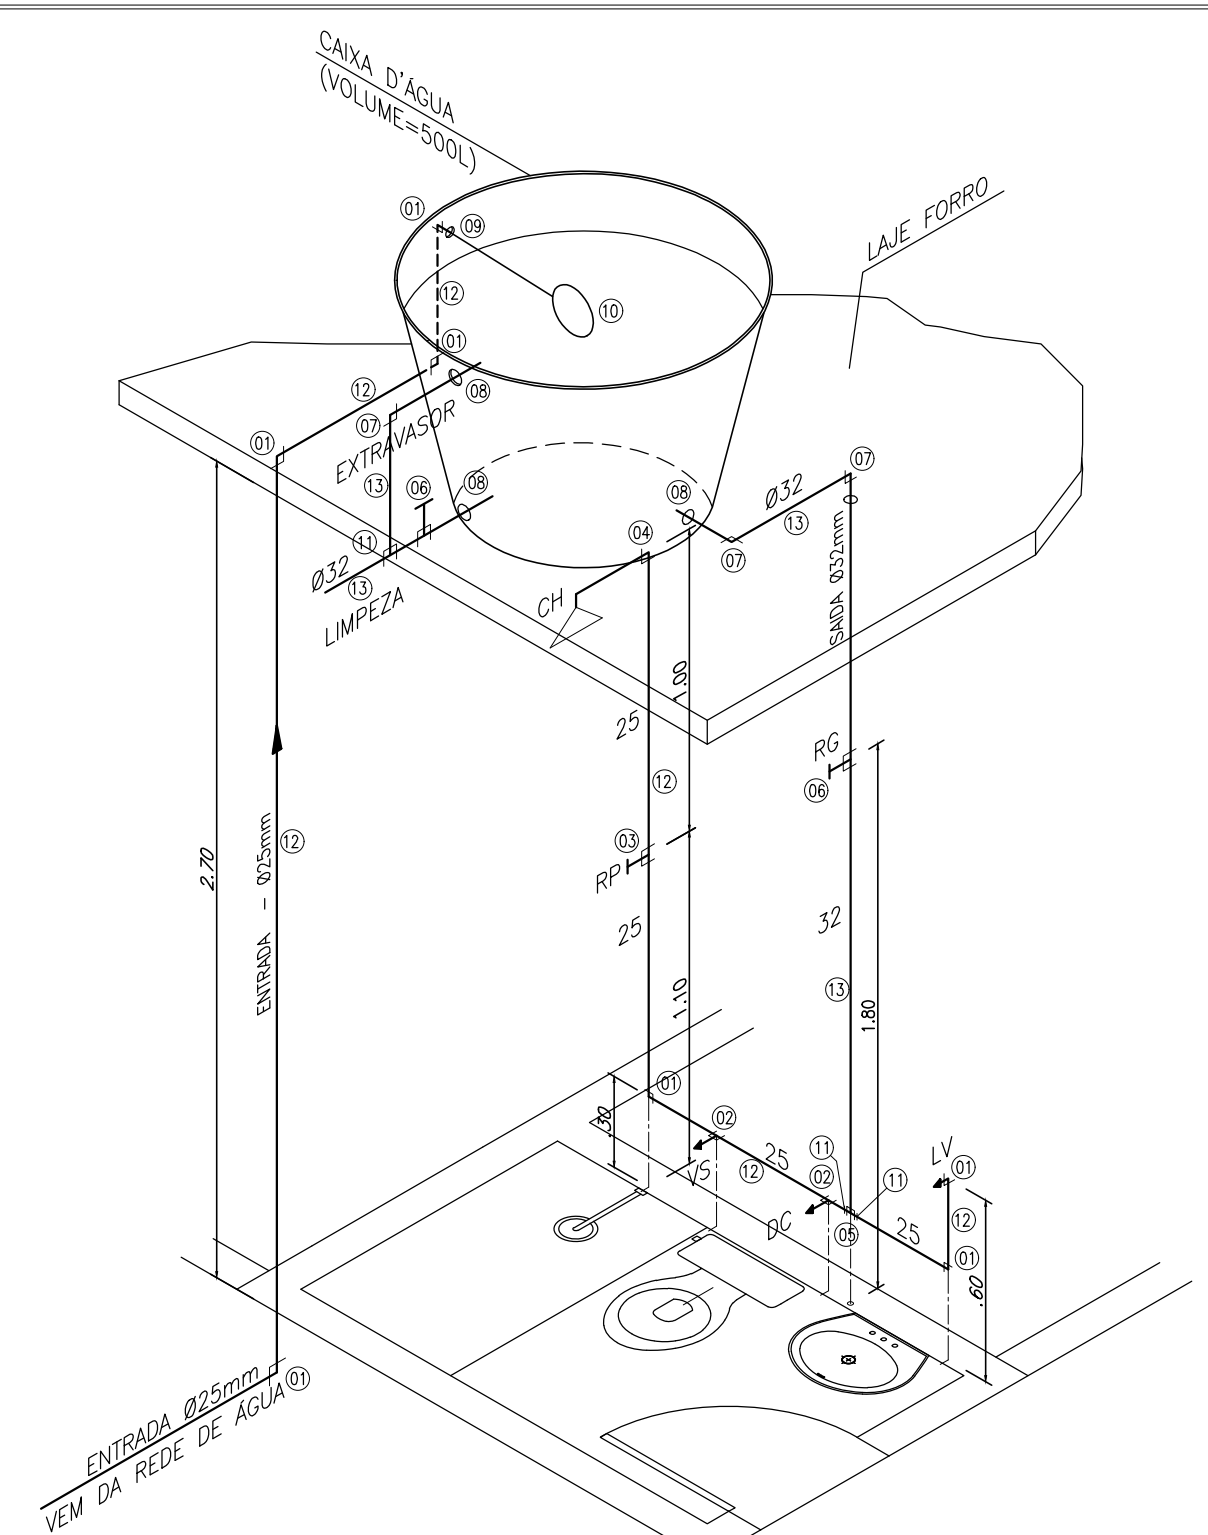

ISOMÉTRICO
WC - INSTALAÇÃO HIDRÁULICA
ESCALA 1:25

LISTA DE MATERIAL

Nº	DISCRIMINAÇÃO	UN	QUANT
01	JOELHO 90° PVC Ø 25mm	un	07
02	TE PVC Ø 25mm	un	02
03	REGISTRO DE PRESSÃO SOLDÁVEL	un	01
04	JOELHO DE REDUÇÃO SOLDÁVEL E COM ROSCA PVC Nº 825 x 1/4"	un	01
05	TE PVC Ø 32mm	un	01
06	REGISTRO DE GAVETA Ø 32mm	un	02
07	JOELHO 90° PVC Ø 25mm	un	02
08	ADAPTADOR COM ROSCA E FLANGE PARA CASA D'ÁGUA Ø32mm	un	03
09	ADAPTADOR COM ROSCA E FLANGE PARA CASA D'ÁGUA Ø25mm	un	01
10	TOMBEIRA DE BOM	un	01
11	LUNA DE REDUÇÃO SOLDÁVEL 32x25mm	un	01
12	TUBO SOLDÁVEL PVC Ø25mm	m	7,50
13	TUBO SOLDÁVEL PVC Ø32mm	m	3,00

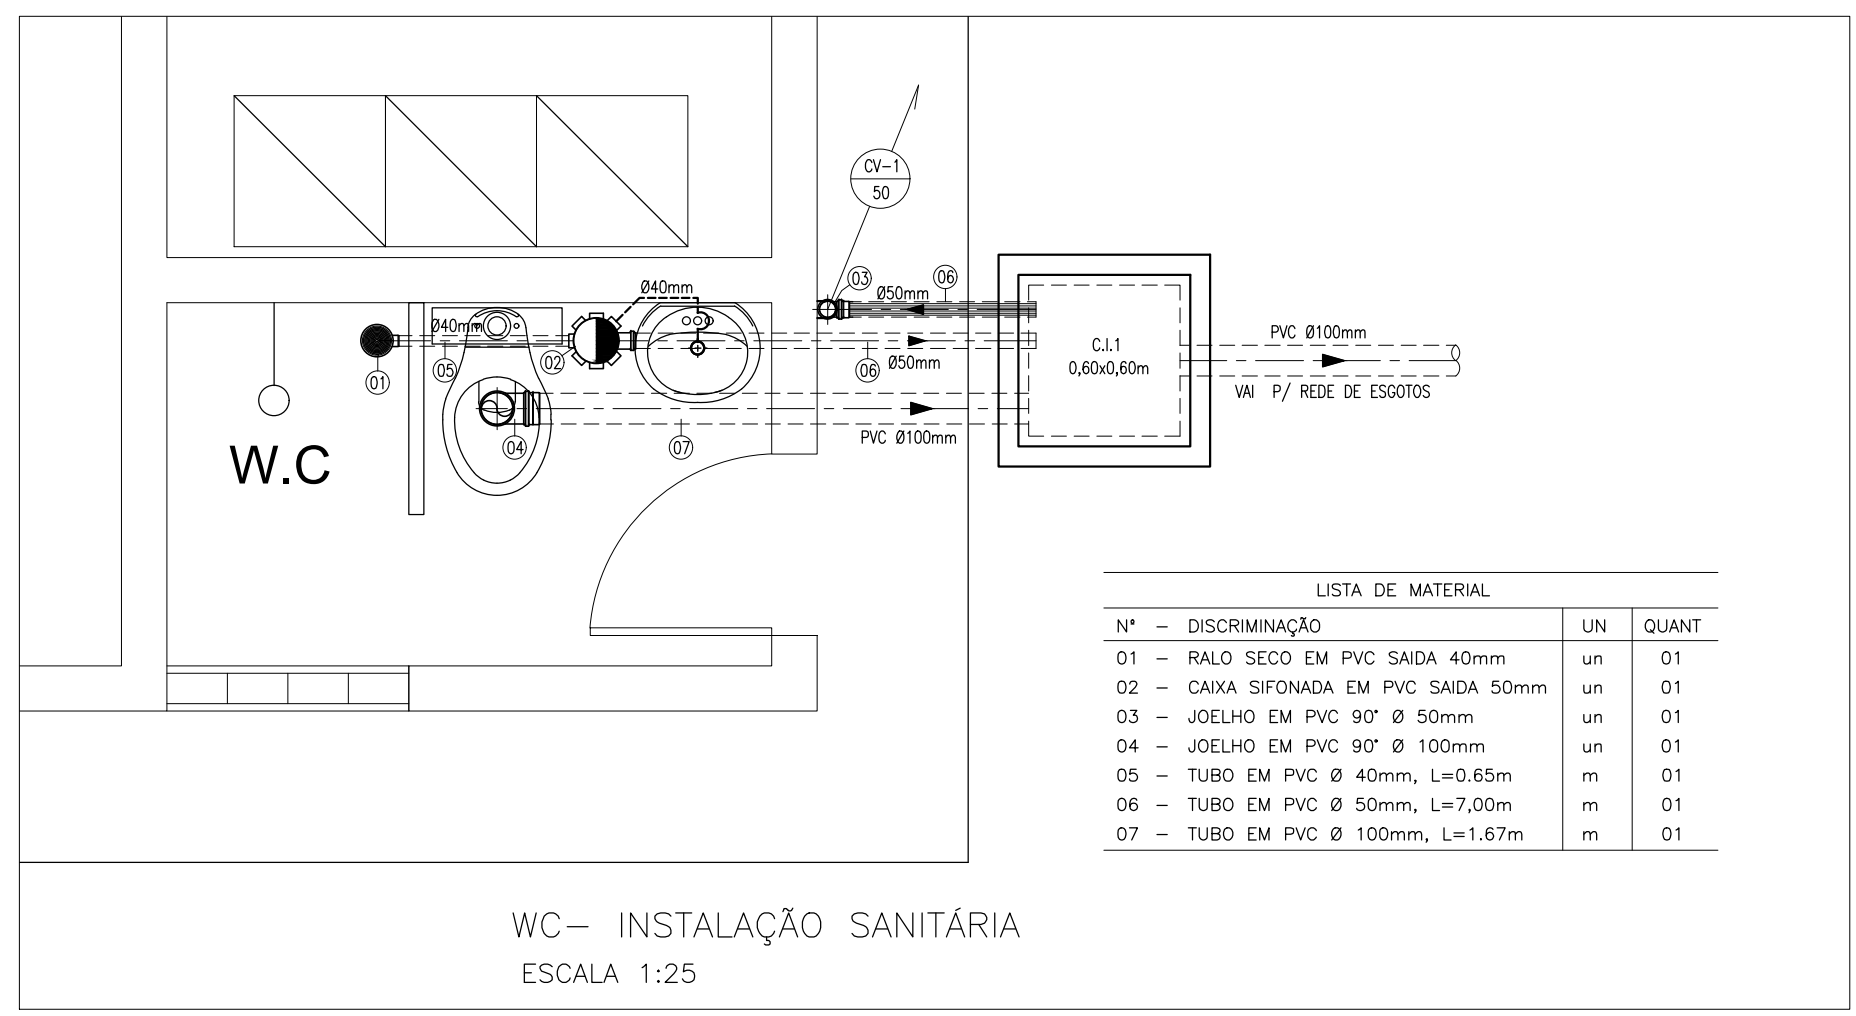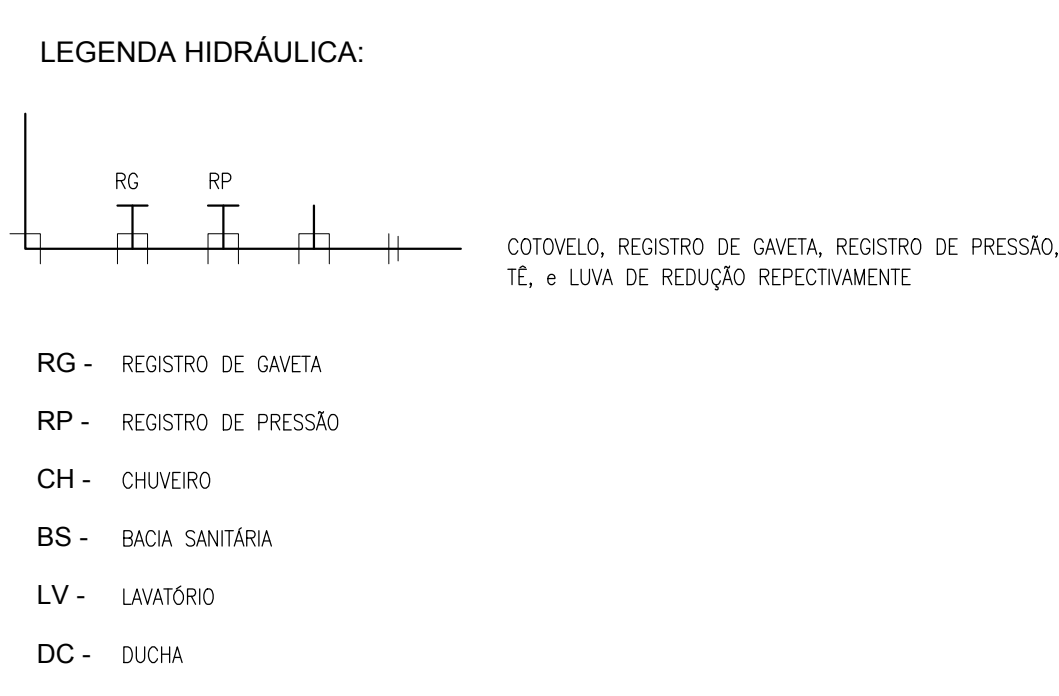

WC - INSTALAÇÃO SANITÁRIA
ESCALA 1:25

LISTA DE MATERIAL

Nº	DISCRIMINAÇÃO	UN	QUANT
01	RALO SECO EM PVC SAIDA 40mm	un	01
02	CAIXA SIFONADA EM PVC SAIDA 50mm	un	01
03	JOELHO EM PVC 90° Ø 50mm	un	01
04	JOELHO EM PVC 90° Ø 100mm	un	01
05	TUBO EM PVC Ø 40mm, L=0,65m	m	01
06	TUBO EM PVC Ø 50mm, L=7,00m	m	01
07	TUBO EM PVC Ø 100mm, L=1,67m	m	01

D4							
D3							
D2							
D1							
D0	IMPRESSÃO						
REV.	NATUREZA DA REVISÃO	ORIGEM	DATA	REVISÃO	VISTO	DATA	APROVAÇÃO

SANEBRÁS - PROJETOS, CONSTRUÇÕES E CONSULTORIA LTDA
 ENDEREÇO: RUA DOS COMPADRES, 501 - MANGABEIRA - EUSEBIO-CE - FONE/FAX: (85)3281-5664 CREA Nº 23.156
 E-MAIL: sanebras@vetoxmail.com.br - CGC: 23.728.367/0001-92 - CGF:06.916.528-9

Prefeitura de Sobral PREFEITURA MUNICIPAL DE SOBRAL
 SECRETARIA DE OBRAS

PROJETO EXECUTIVO DO SISTEMA DO ESGOTAMENTO SANITÁRIO - SUMARÉ FRANCHA

ASSUNTO: **CASA DE GERADOR** **08/10**

DATA:	ESCALA:	DESENHO:	VISTO:
ABRIL / 2014	INDICADA		

PROIBIDA A REPRODUÇÃO, A UTILIZAÇÃO OU A ALTERAÇÃO TOTAL OU PARCIAL DO CONTEÚDO DESTA FRANCHA, SEM NOSSA AUTORIZAÇÃO. OS CONTRAVENTORES ESTARÃO SUJEITOS ÀS PENAS PREVISTAS EM LEI.