


PLANTA BAIXA SUBSOLO
ESCALA 1/50

CAIXA DE BOMBEAMENTO DO ESGOTO PRIMÁRIO (POÇO ÚMIDO)

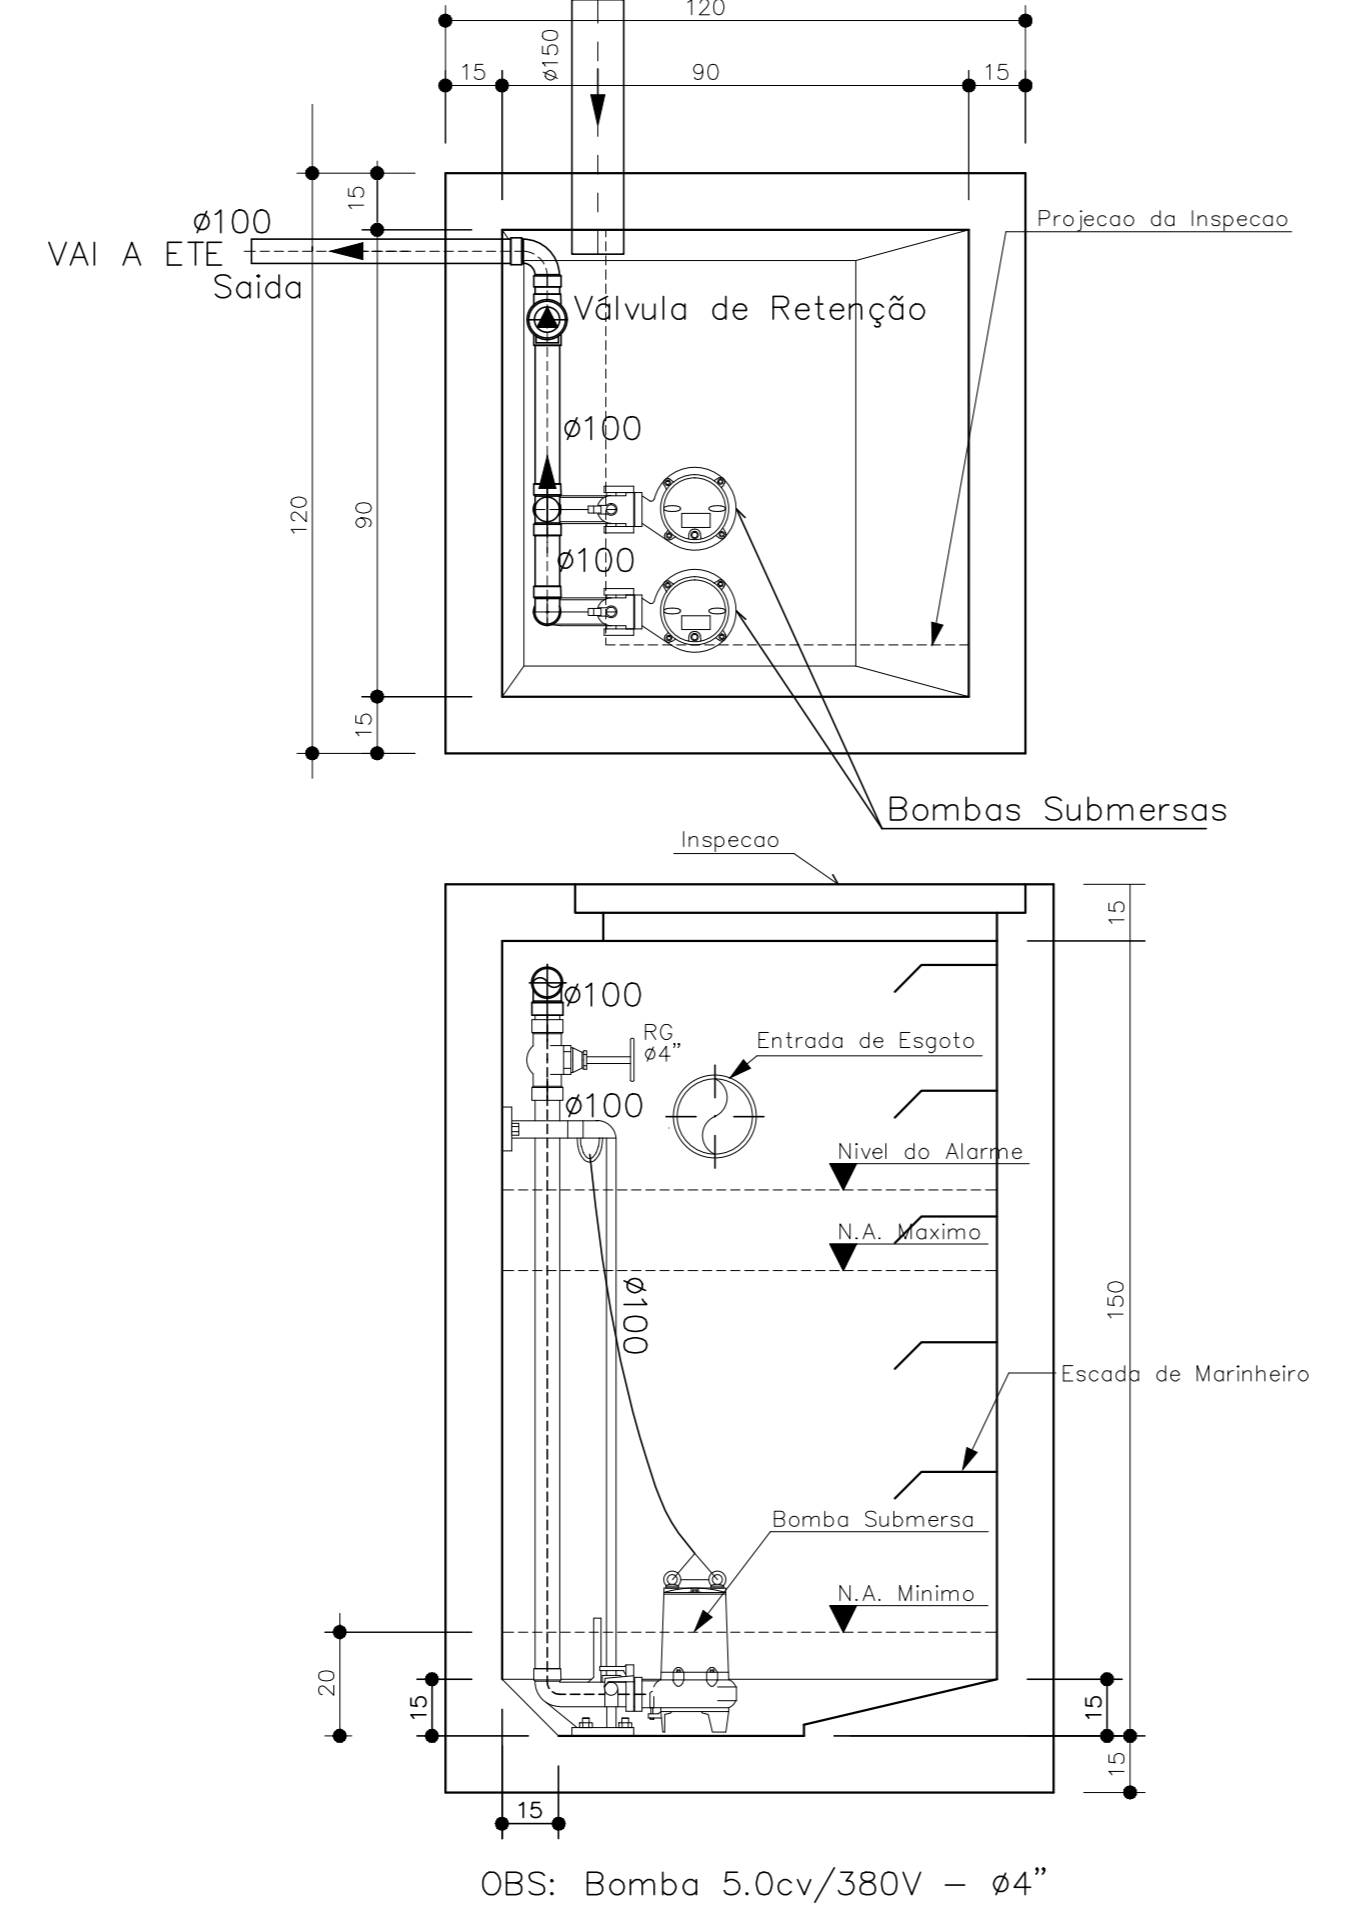

LEGENDA

- AP- AGUAS PLUVIAIS
- TQ- TUBO DE QUEDA
- TV- TUBO DE VENTILAÇÃO
- CAIXA DE INSPECAO 60x60x60cm(mínimo)

DIÂMETRO (cm)	DECLIVIDADE (%)
200	0,5
150	1
100	1
75	2
50	3
40	3

A & V PROJETOS DE ENGENHARIA

PROJETO: **PROJETO ÁGUAS PLUVIAIS HOSPITAL DR ESTEVAM**

INTERESSADO: **PREFEITURA DE SOBRAL**

ENDEREÇO: _____

MUNICÍPIO: **SOBRAL-CE**

DESENHADOR: FRANCISCA _____ ESCALA: **1/50**

PLANTA BAIXA SUBSOLO _____

LEGENDA _____ SEM _____

DET. POÇO ÚMIDO (BOMBAMENTO) _____ INDICADA _____

DATA: JULHO/2022 | REVISÃO: 00 | ARQUIVO: _____

PLUV 05/05