



PLANTA BAIXA  
ESCALA 1/50

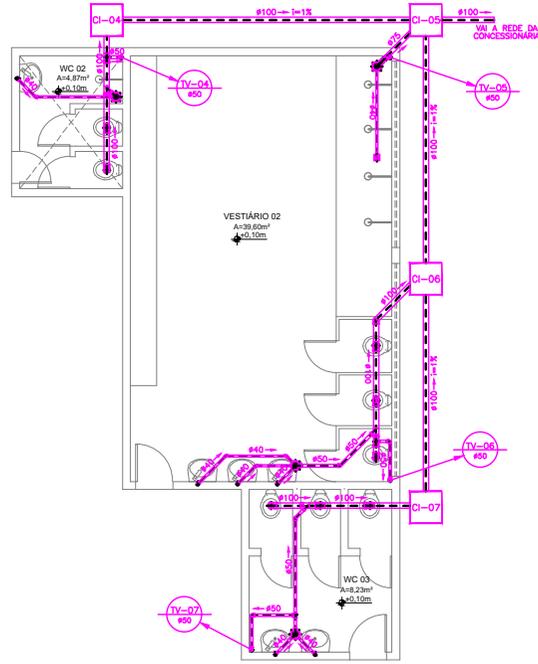

PLANTA BAIXA  
ESCALA 1/50

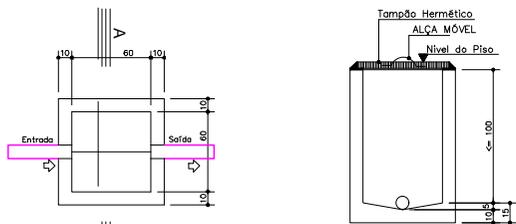

PLANTA  
CORTE AA  
CAIXA DE INSPEÇÃO  
E PASSAGEM - ESC. 1:20

LEGENDA

- TUBO DE GORDURA
- TUBO DE VENTILAÇÃO
- TUBO DE QUEDA
- CAIXA DE INSPECAO 60x60x60cm(mínimo)
- CAIXA DE GORDURA 60x60x60cm(mínimo)

DIÂMETRO (mm)	DECLIVIDADE (%)
200	0,5
150	1
100	1
75	2
50	3
40	3

PROJETO: **PROJETO SANITÁRIO  
MINI ESTÁDIO**

INTERESSADO: **PREFEITURA DE SOBRAL**      AUTOR: **AUGUSTO AZEVEDO FILHO**

ENDEREÇO: \_\_\_\_\_  
MUNICÍPIO: **SOBRAL-CE**

PREFEITURA DE SOBRAL

DESENHOS DA PRONCHIA  
 PLANTA BAIXA \_\_\_\_\_ ESCALA \_\_\_\_\_  
 LEGENDA \_\_\_\_\_ SEM \_\_\_\_\_

QUANTIDADE	DESCRIÇÃO	VALOR UNITÁRIO	TOTAL
1	7	1,00	7,00
2	7	0,50	1,00
3	7	0,50	1,50
4	7	0,50	2,00
5	7	0,50	2,50
6	7	0,50	3,00
7	7	0,50	3,50
8	7	0,10	0,70
9	7	0,10	0,70