


LEGENDA	
F L O C	FLOCULADOR
D C	DECANTADOR
F F L	FILTRO DE FLUXO DESCENDENTE
D A L	DECANTADOR DE ÁGUA DE LAVAGEM
R A P	RESERVATÓRIO APOIADO
L S	LEITO DE SEDIÇÃO
T A R	TANQUE DE ÁGUAS RECUPERADAS
E E	ESTATION ELEVATORA
S P R	SOPRADORES

RELAÇÃO DE MATERIAIS			
ITEM	DISCRIMINAÇÃO	QUANT. / UNID.	DIAM. / DIM.
01	COMPRA SÓTIL 2000 PP	12	Ø 300
02	INSTE DE PROLONGAMENTO COM ROSCA L=1,40m	4	1,1/2"
03	ROSCA DE SORTEIO SEMPLS P/ COMPRA	12	Ø 300
04	TRCO PP F8 L=1,10m	24	100
05	TRCO PP F8 L=1,20m	4	100
06	TRCO PP F8 L=1,30m	16	100
07	TRCO PP F8 L=1,40m	16	100
08	TRCO PP F8 L=1,50m	4	100
09	REGISTRO DE OMBR. C/OMBR. C/OMBR. METALICA PP FF	8	100
10	TRCO PP FF	8	100
11	TRCO PP FF L=1,50m	8	100
12	TRCO PP FF L=1,30m	2	100
13	TRCO PP FF L=1,20m	2	200
14	TRCO PP FF	2	200
15	TRCO PP FF	2	200
16	TRCO PP FF L=1,20m	2	200
17	INSTE DE PROLONGAMENTO COM ROSCA L=1,40m	1	1,1/2"
18	INSTE DE PROLONGAMENTO COM ROSCA L=1,10m	1	1,1/2"
19	TRCO PP FF L=1,30m	1	200
20	TRCO PP FF	8	200
21	TRCO PP FF L=1,10m	1	200
22	TRCO PP FF	3	200
23	REGISTRO DE OMBR. C/OMBR. C/OMBR. METALICA PP FF	4	200
24	TRCO PP FF L=1,50m	2	200
25	TRCO PP FF L=1,30m	1	200
26	TRCO PP FF L=1,20m	4	200
27	REGISTRO DE OMBR. C/OMBR. C/OMBR. METALICA PP FF	4	200
28	TRCO PP FF L=1,30m	3	200
29	TRCO PP FF L=1,30m	1	200
30	TRCO EM AÇO SCHWELBE 60, SEM COSTURA, L=1,80m	1	1"
31	TRCO EM AÇO SCHWELBE 60, SEM COSTURA	4	1"
32	TRCO EM AÇO SCHWELBE 60, PP, L=1,20m	1	1"
33	TRCO EM AÇO SCHWELBE 60, SEM COSTURA	3	1"
34	TRCO EM AÇO SCHWELBE 60, PP, L=1,30m	3	1"
35	TRCO EM AÇO SCHWELBE 60, PP	1	1"
36	REGISTRO DE OMBR. EM AÇO SCHWELBE 60, C/OMBR. FF	4	1"
37	TRCO PP PP L=1,50m	1	400
38	TRCO PP PP L=1,30m	2	400
39	TRCO PP PP L=1,20m	1	400

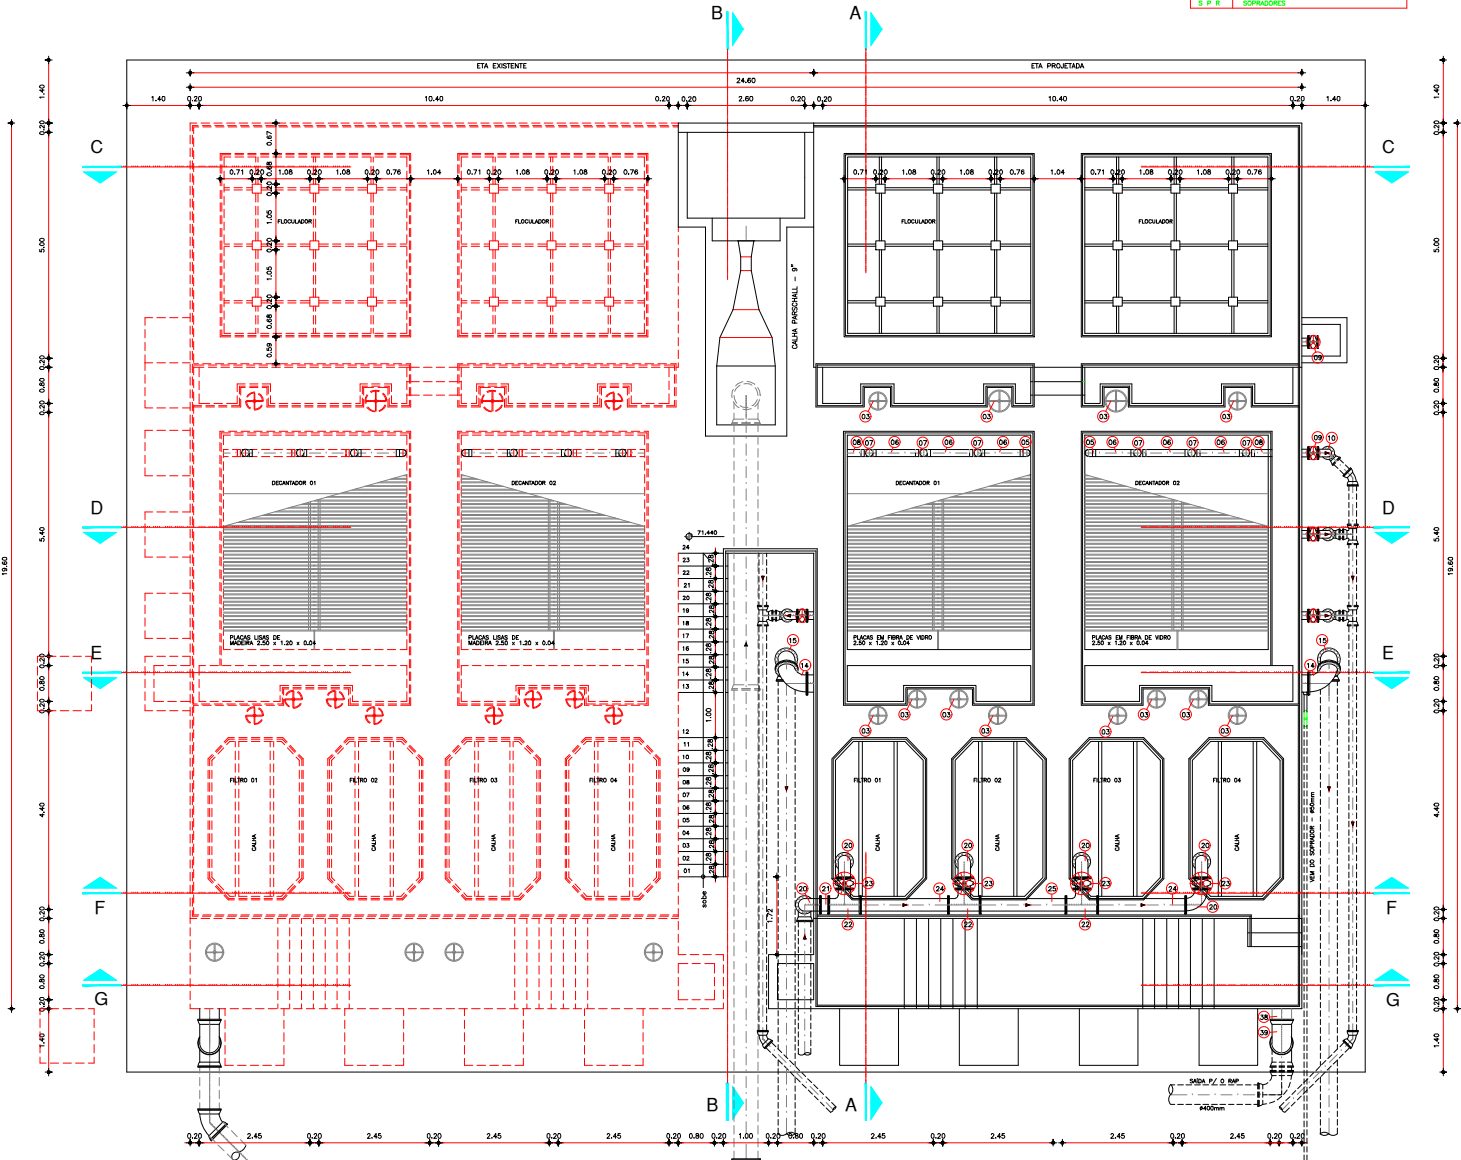

PLANTA BAIXA-NÍVEL 1  
ESCALA = 1/50

04							
03							
02							
01							
00	IMPRESSÃO						
REV.	NÚMERO DA REVISÃO	ORIGEM	DATA	REVISÃO	VISTO	DATA	APROVAÇÃO

**SANECONTROLLER - ENGENHARIA E MEIO AMBIENTE S/S LTDA**  
 ENDEREÇO: RUA NUNES VALENTE, 214 - MURIBELIS - FORTALEZA-CE - CEP: 81.120-070 - FONE: (85) 3103-8884  
 E-MAIL: saneccontroller\_eng@gmail.com - CNPJ: 10.828.891/0001-47 - CREA Nº: 40.411

**SAAE** SERVIÇO AUTÔNOMO DE ÁGUA E ESGOTO

PROJETO DE AMPLIAÇÃO DA ETA - DOM EXPEDITO

ESTACIONAMENTO DE ÁGUA  
 FILTROS - PLANTA BAIXA - NÍVEL 1

04/15

DATA: JUNHO/2010    ESCALA: 1/50    DESenhO: JOSEMAR    PROJETO

PROIBIDA REPRODUÇÃO, A UTILIZAÇÃO OU A ALTERAÇÃO TOTAL OU PARCIAL DO CONTEÚDO DESTA FRANQUIA SEM NOSSA AUTORIZAÇÃO. OS CONTENHEDORES ESTÃO SUJEITOS AOS PRINCÍPIOS DE BOM SENSO.