




**SUMIDOURO**  
NBR 7229/93 - NBR 13969/97

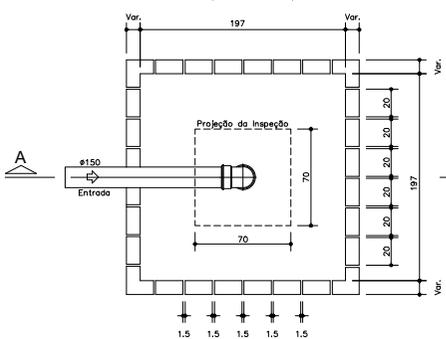


PLANTA BAIXA - ESC. 1:20

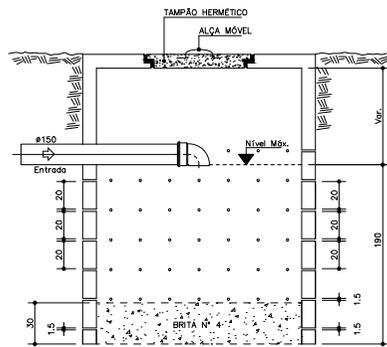

CORTE A-A - ESC. 1:20

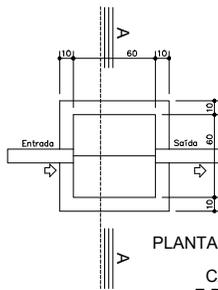


PLANTA

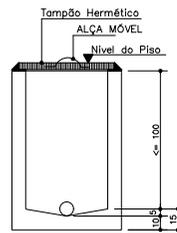


CORTE AA

CAIXA DE INSPEÇÃO E PASSAGEM - ESC. 1:20

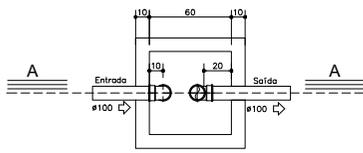


PLANTA

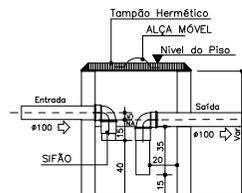


CORTE AA

CAIXA DE GORDURA - ESC. 1:20


Para a coleta de três até doze cozinhas  
- CAIXA DE GORDURA duplo (CGD), FRISMÁTICA [NBR 8160:1999 - 5.1.5.1.3c]

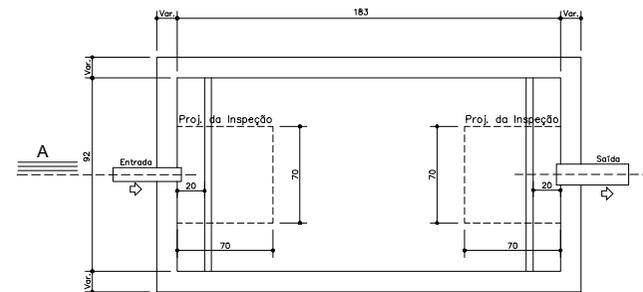

TANQUE SÉPTICO  
PLANTA BAIXA - S/ ESC

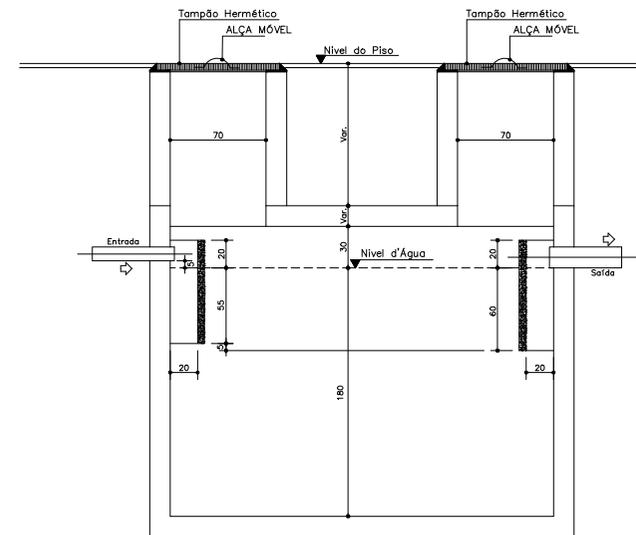

CORTE A-A

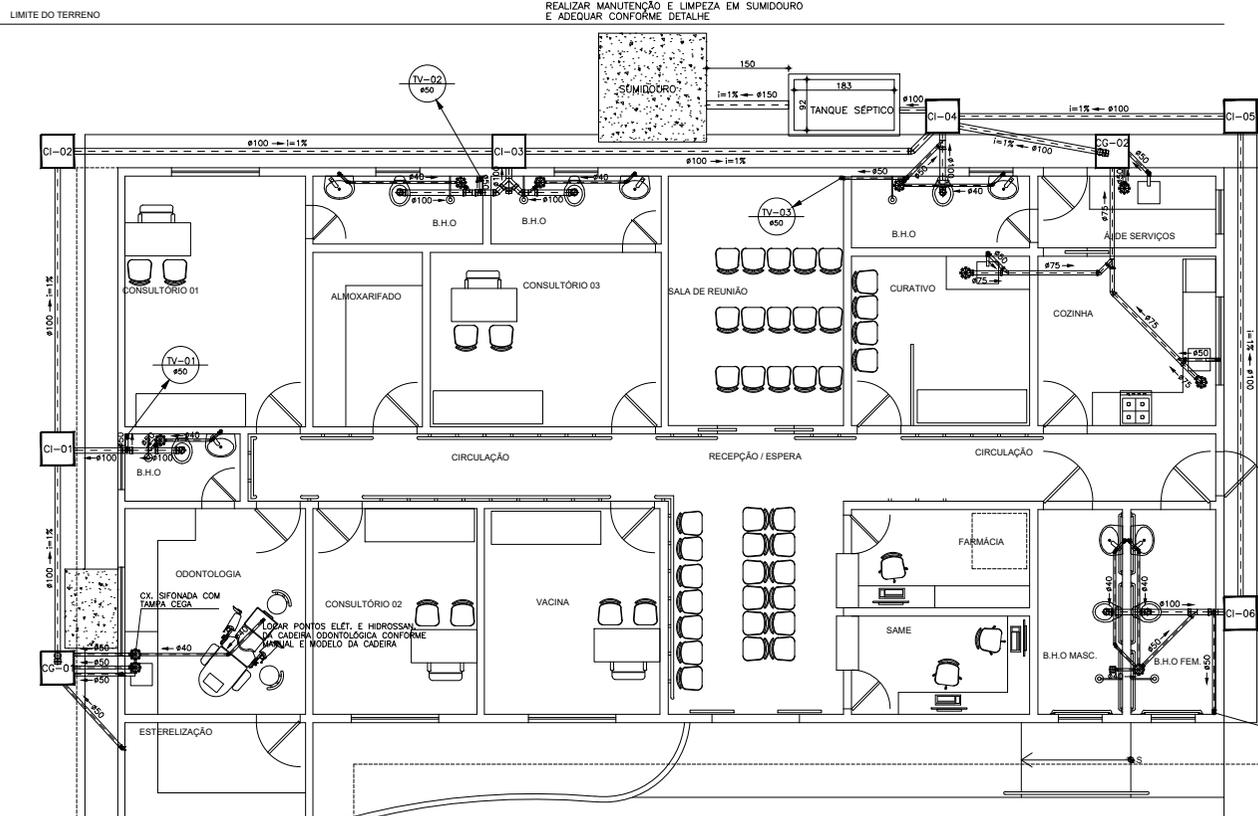

PLANTA BAIXA  
ESCALA 1/50

**LEGENDA**

- TUBO DE GORDURA
- TUBO DE VENTILAÇÃO
- TUBO DE QUEDA
- CAIXA DE INSPEÇÃO 60x60x60cm(mínima)
- CAIXA DE GORDURA 60x60x60cm(mínima)

DIÂMETRO (mm)	DECLIVIDADE (%)
200	0,5
150	1
100	1
75	2
50	3
40	3

Obs.: TODAS AS MEDIDAS DEVERÃO SER CONFERIDAS NO LOCAL

**SECRETARIA DA INFRAESTRUTURA**

PROJETO: **PROJETO SANITÁRIO CSF SALGADO DOS MACHADOS**

INTERESSADO: PREFEITURA DE SOBRAL  
 ENDEREÇO: \_\_\_\_\_  
 MUNICÍPIO: SOBRAL

AUTOR: **AUGUSTO AZEVEDO FILHO**

ESCALA DE TRABALHO: **PLANTA BAIXA** ESCALA: **1/50**

**PREFEITURA DE SOBRAL**

DETAHES EXECUTIVOS INDICADA

LEGENDA SEM