



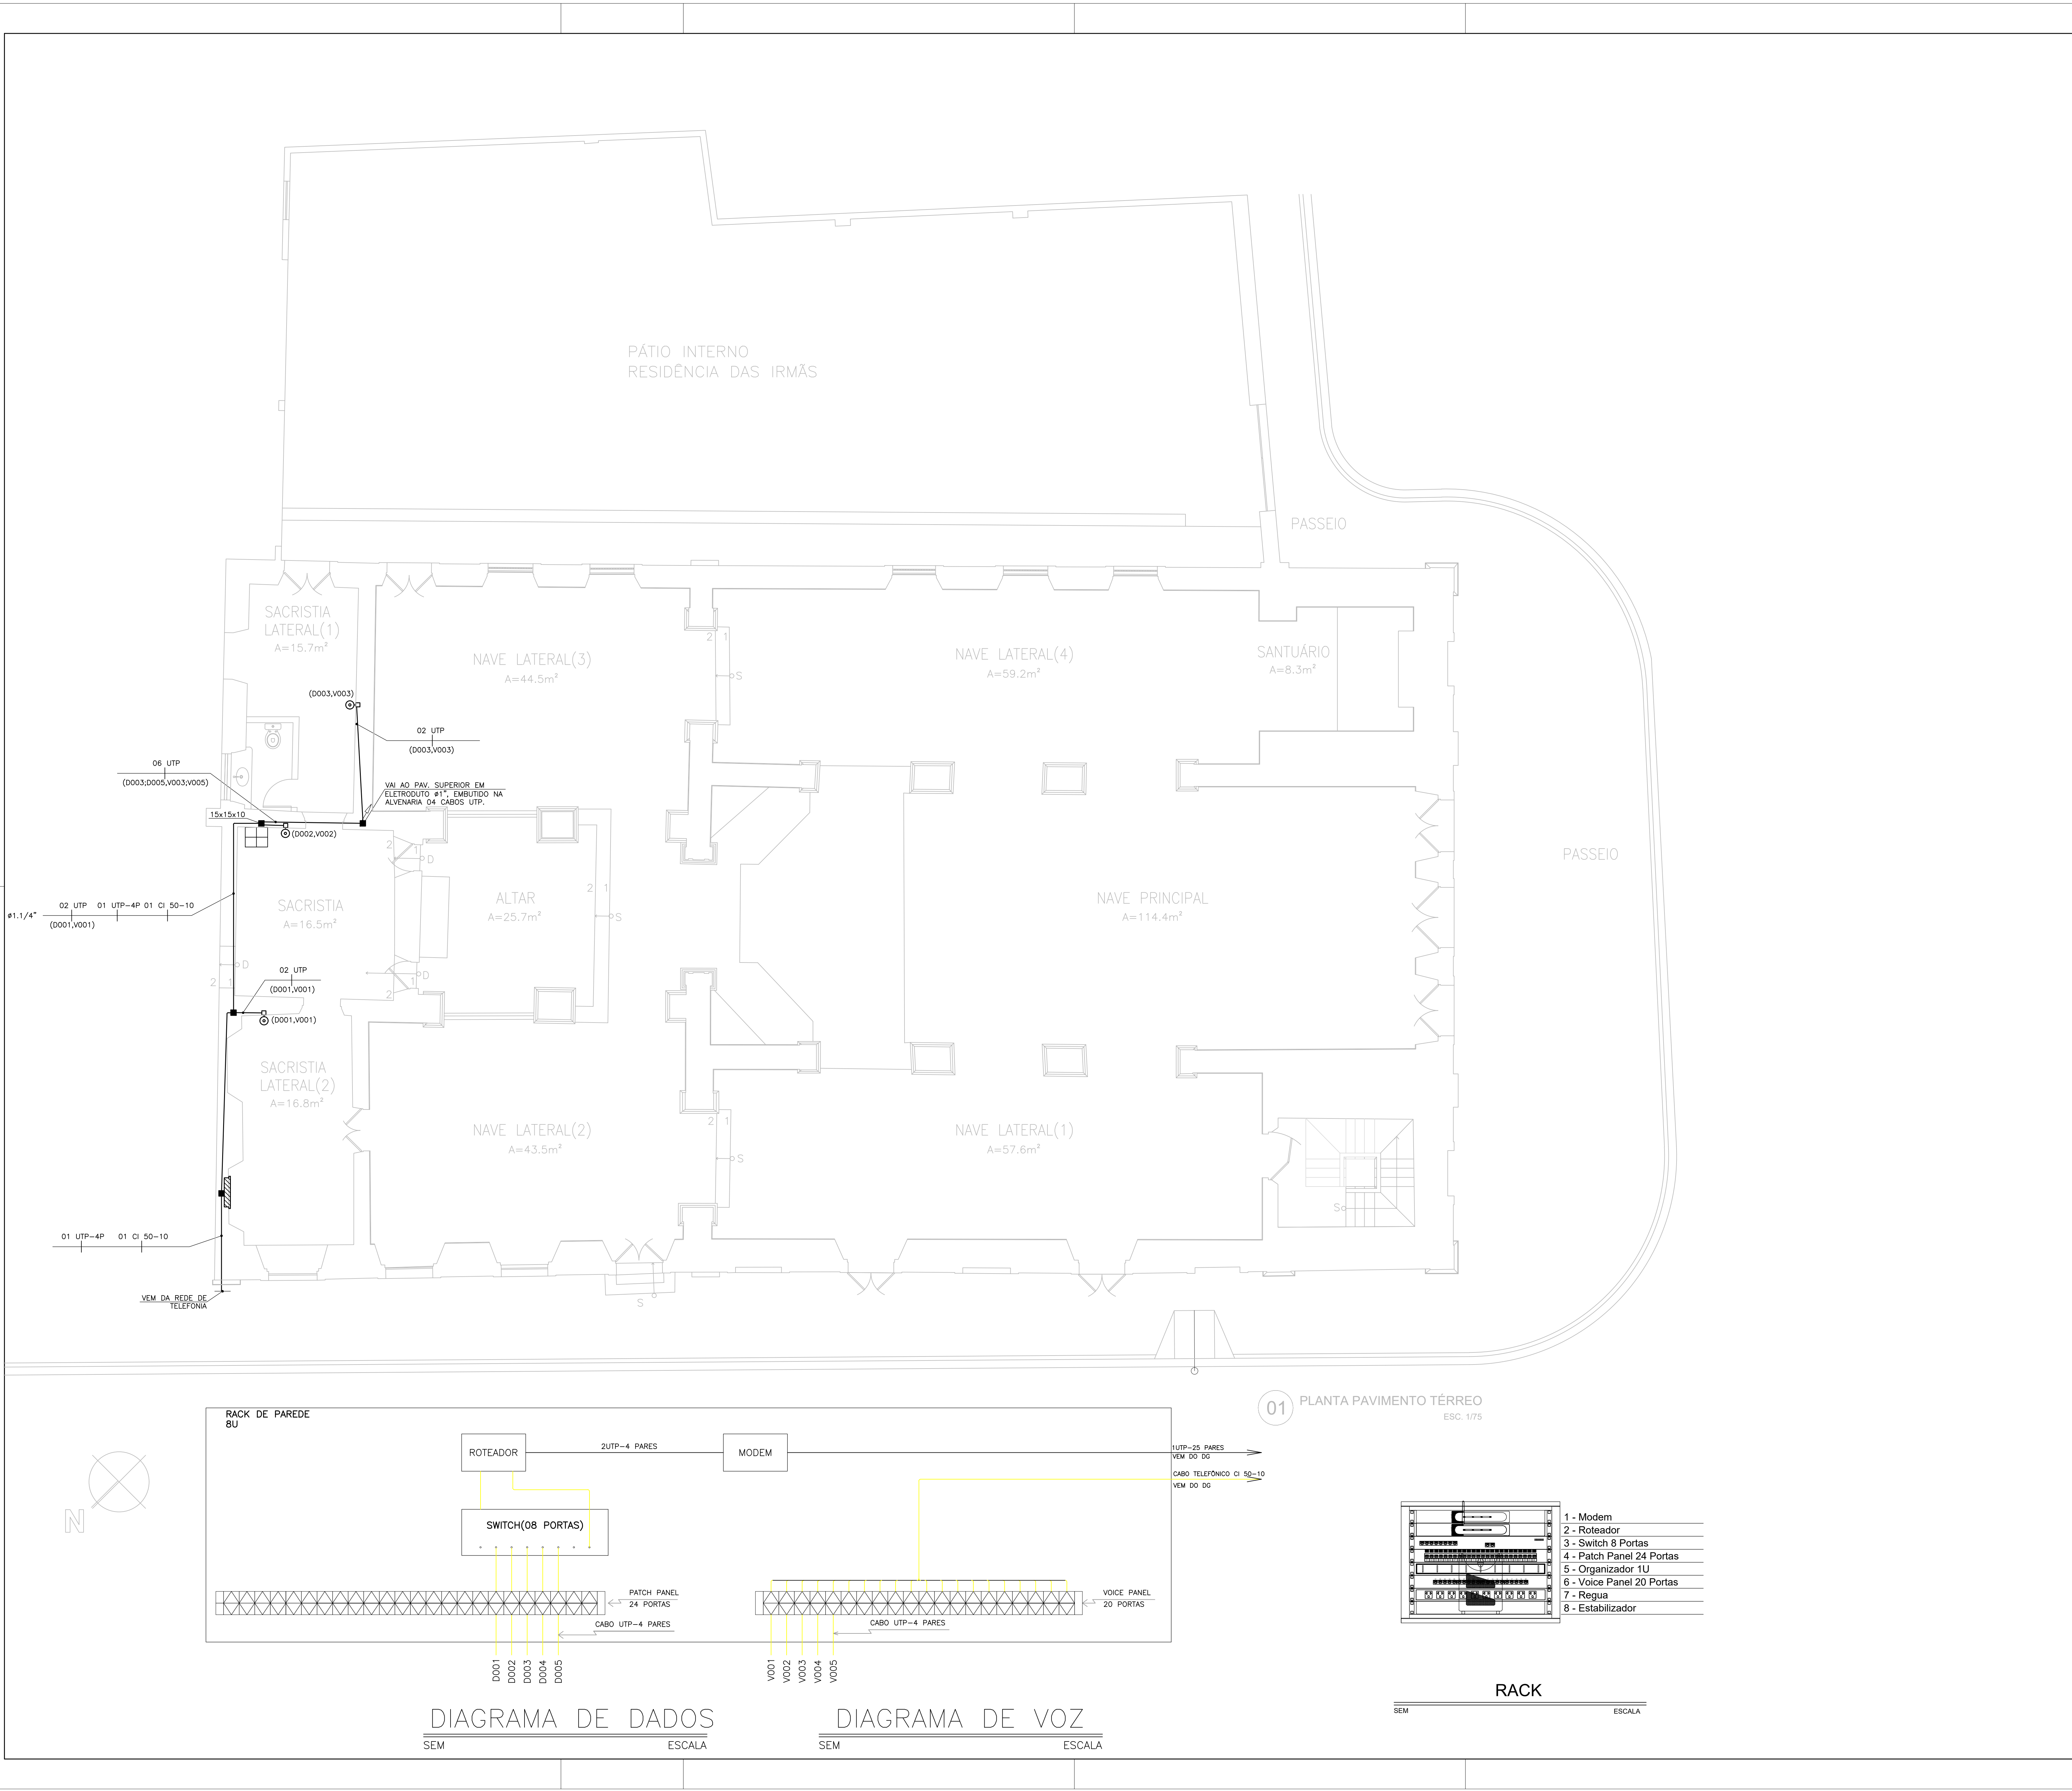


LEGENDA	
SÍMBOLO	DESCRIÇÃO - ESPECIFICAÇÃO
	ELETRODUTO EM PVC RÍGIDO ROSCÁVEL, EMBUTIDO NA ALVENARIA QUANDO NÃO INDICADO SOBRE PORTAS E JANELAS, FABRICAÇÃO AVANÇO OU EQUIVALENTE. QUANDO NÃO COTADO ADOTAR Ø1".
⊙	ESPELHO COM DUAS TOMADAS RJ45 INSTALADA EM CAIXA 4"x2" EMBUTIDA NA ALVENARIA A 0,30m DO PISO.
XUTP'S +	INDICAÇÃO DE CABOS UTP'S PAR TRANCADO 4 PARES CAT.6 FABRICAÇÃO FURUKAWA(MULTI-LAN), PIRELLI(SAMNET) (SAMNET) E/OU KMP(AF-LAN 52P 26 AWG-SB-COND. SÓLIDO) NO ELETRODUTO, PARA DADOS.
■	CAIXA DE PASSAGEM EM PVC COM TAMPA CEGA APARAFUSADA, APARENTE SOBRE O FORRO FALSO OU EMBUTIDA NA ALVENARIA. QUANDO Ø NÃO INDICADA ADOTAR 4"x4"x2".
⌘	MINI-RACK FECHADO DE PAREDE "19" BU. . FABRICAÇÃO: FAYSER, GRAL METAL, TAINUS, E/OU Q&T EQUIPAMENTOS.
↗ ↘	INDICAÇÃO DE SUBIDA E DESCIDA DE ELETRODUTO.

NOTAS	
1	- ELETRODUTO NÃO COTADO SERÁ DE Ø1"
2	- DEIXAR ARAME GUIA NAS TUBULAÇÕES SECAS PARA PASSAGEM DE CABOS.

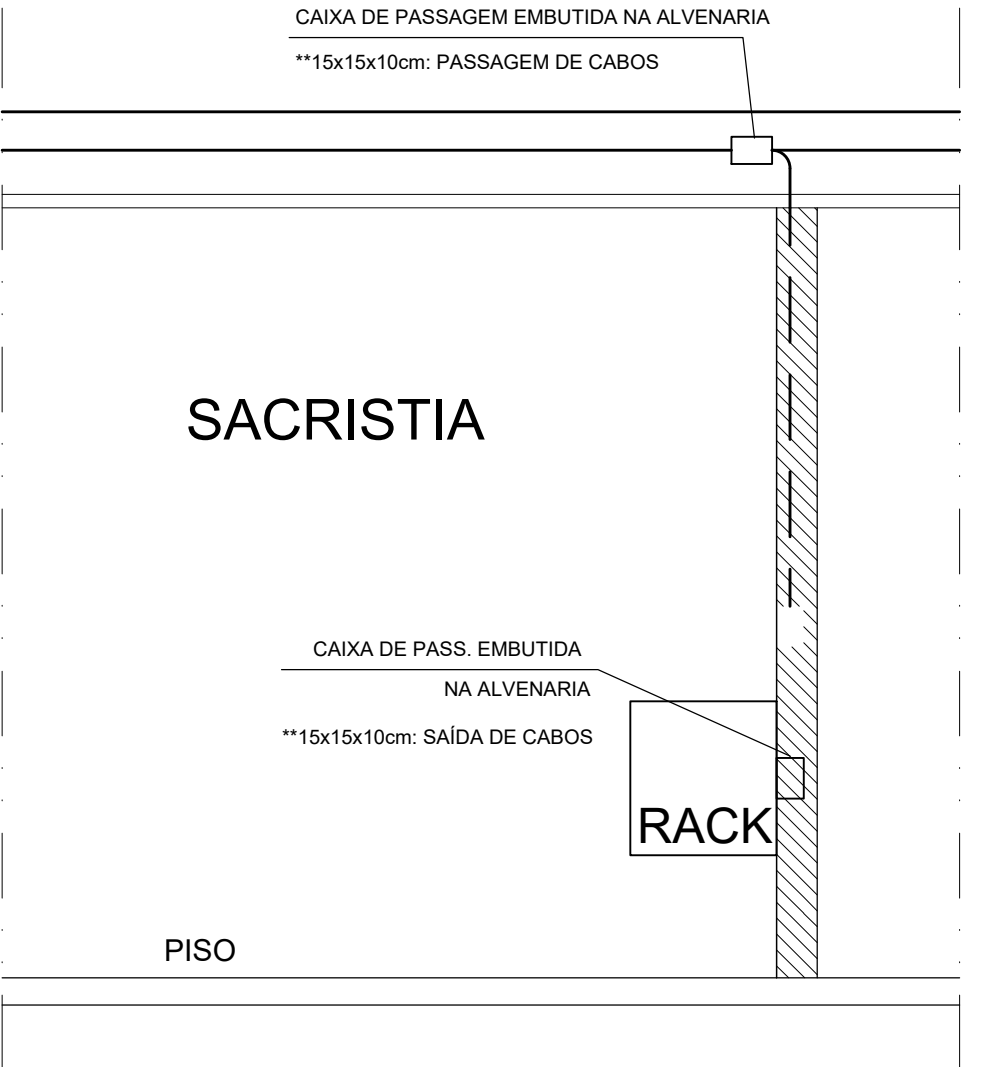

DETALHE DE INSTALAÇÃO DO RACK

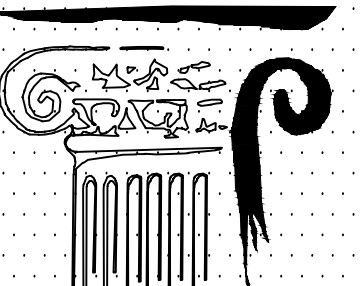

OFICINA DE PROJETOS S/S LTDA
ARQUITETURA - RESTAURAO - CONSULTORIA

PREFEITURA MUNICIPAL DE SOBRAL-CE
SECRETARIA DE URBANISMO - SEURB
RUA VIRATO DE MEDEIROS, 1290 - CENTRO

PROJETO: IGREJA MENINO DE DEUS – SOBRAL RUA MENINO DE DEUS, S/N - CENTRO - SOBRAL/CE	PRANCHA:
DESENHO: PROJETO CABEAMENTO ESTRUTURADO PLANTA BAIXA PAV. TÉRREO	CAB 01/02
ENGENHEIRO: JORGE LUIZ SIMAS RODRIGUES – RNP: 0604255748 MARCELO ALVES COSTA – RNP: 0606114009	
DATA: AGO/2015	
ESCALA: 1/75	ARQUIVO: IPHAN-SOBRAL-MENINODEDEUS-CAB-0102.DWG