




PLANTA BAIXA
escala 1:50

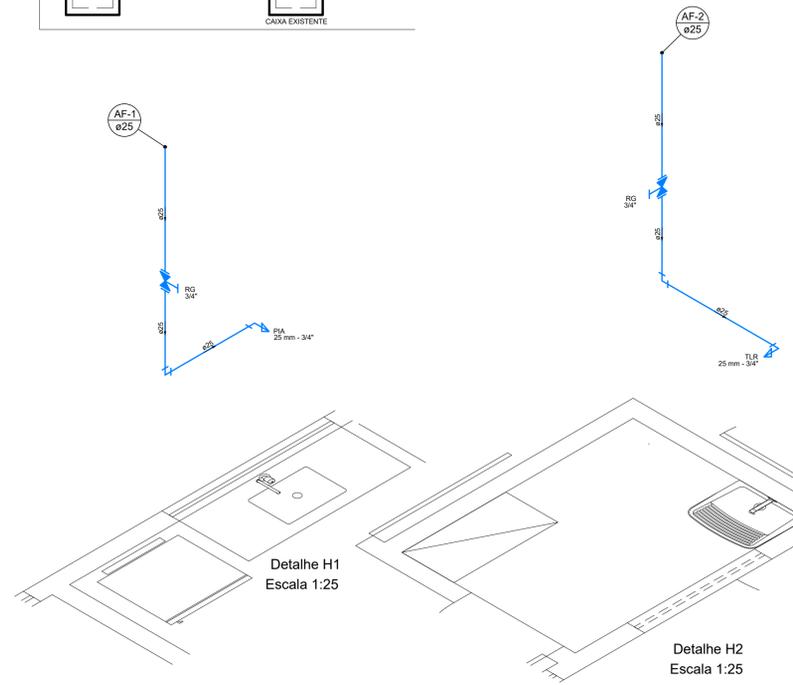


Detalhe H1
Escala 1:25

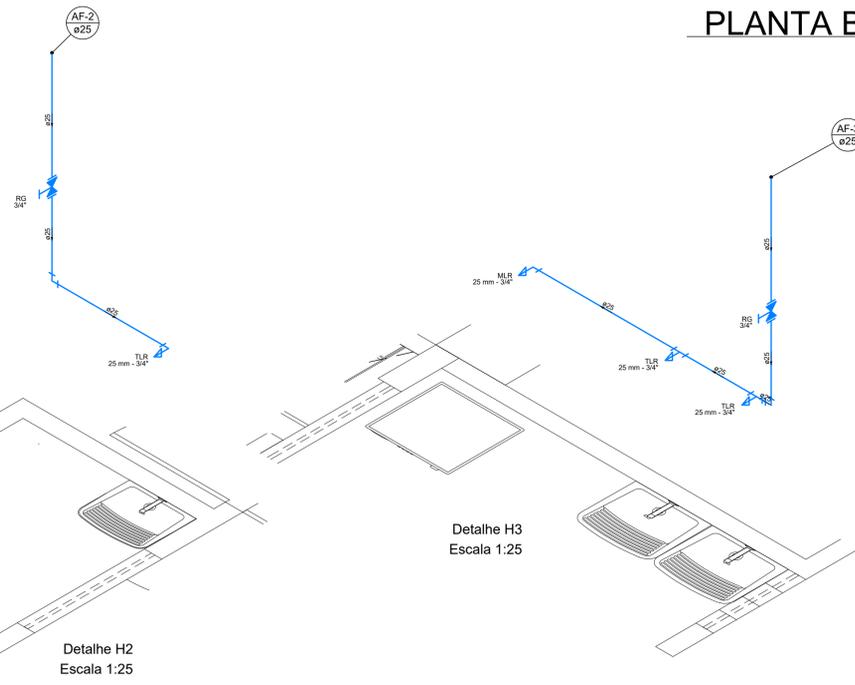

Detalhe H2
Escala 1:25

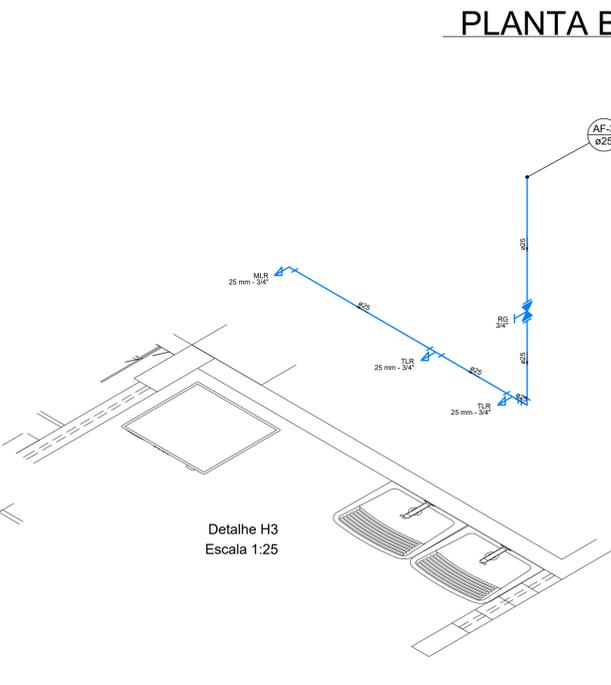

Detalhe H3
Escala 1:25

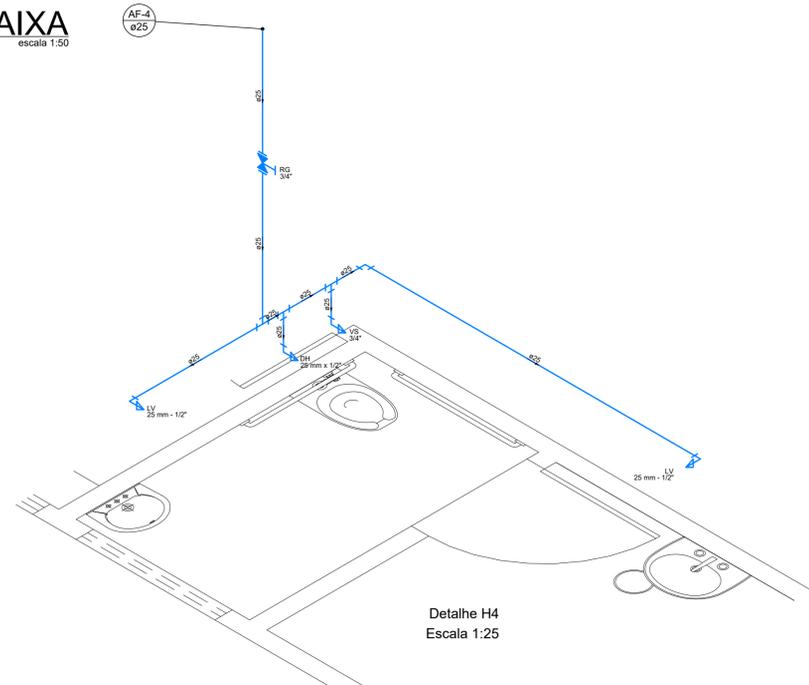

Detalhe H4
Escala 1:25

CREA	APROVO
PROPRIETÁRIO	OBSERVAÇÃO : 1 - OS DIREITOS AUTORAIS DESTES PROJETOS SÃO RESERVADOS POR LEI. SEU USO INDEVIDO É DESAUTORIZADO E ESTÁ SUJEITO À PENALIZAÇÃO. 2 - É VETADA A REPRODUÇÃO DESTES PROJETOS, PARA OUTRO FIM, QUE NÃO O DE EXECUÇÃO DO MESMO, PELO CLIENTE, NESTE ENTENDIMENTO AO CONTRATO FIRMADO ENTRE AMBAS AS PARTES. 3 - QUALQUER MODIFICAÇÃO NESTE PROJETO DEVE SER COMUNICADA COM ANTECEDÊNCIA E AUTORIZADA PELO ENGENHEIRO.
PROJETO	
CÁLCULO	
CONSTRUÇÃO	

INSTALAÇÕES HIDROSANITÁRIAS

KENNEDY VASCONCELOS
ENGENHEIRO CIVIL

CÁLCULO ESTRUTURAL
INSTALAÇÕES PREDIAIS
(88) 9.9862.3700

PROPRIETÁRIO: **PREFEITURA MUNICIPAL DE SOBRAL**
 OBRA: **ESTRUTURAÇÃO UBS CID. JOSÉ EUCLIDES**
 LOCAL: **RUA AIRTON SENA, TERRENOS NOVOS-SOBRAL-CE**

PROJETO:	REVISÕES:	CONTEÚDO:	FRANCHA Nº
KENNEDY VASCONCELOS Eng. Civil CREA 132680	PLANTA BAIXA DETALHES ISOMÉTRICOS	01/02
			DATA: JUN/2018