



LEGENDA


----- TUBO PVC SOLDÁVEL MARROM EMBUTIDO PELO PISO (VER DIAMETRO EM PLANTA)

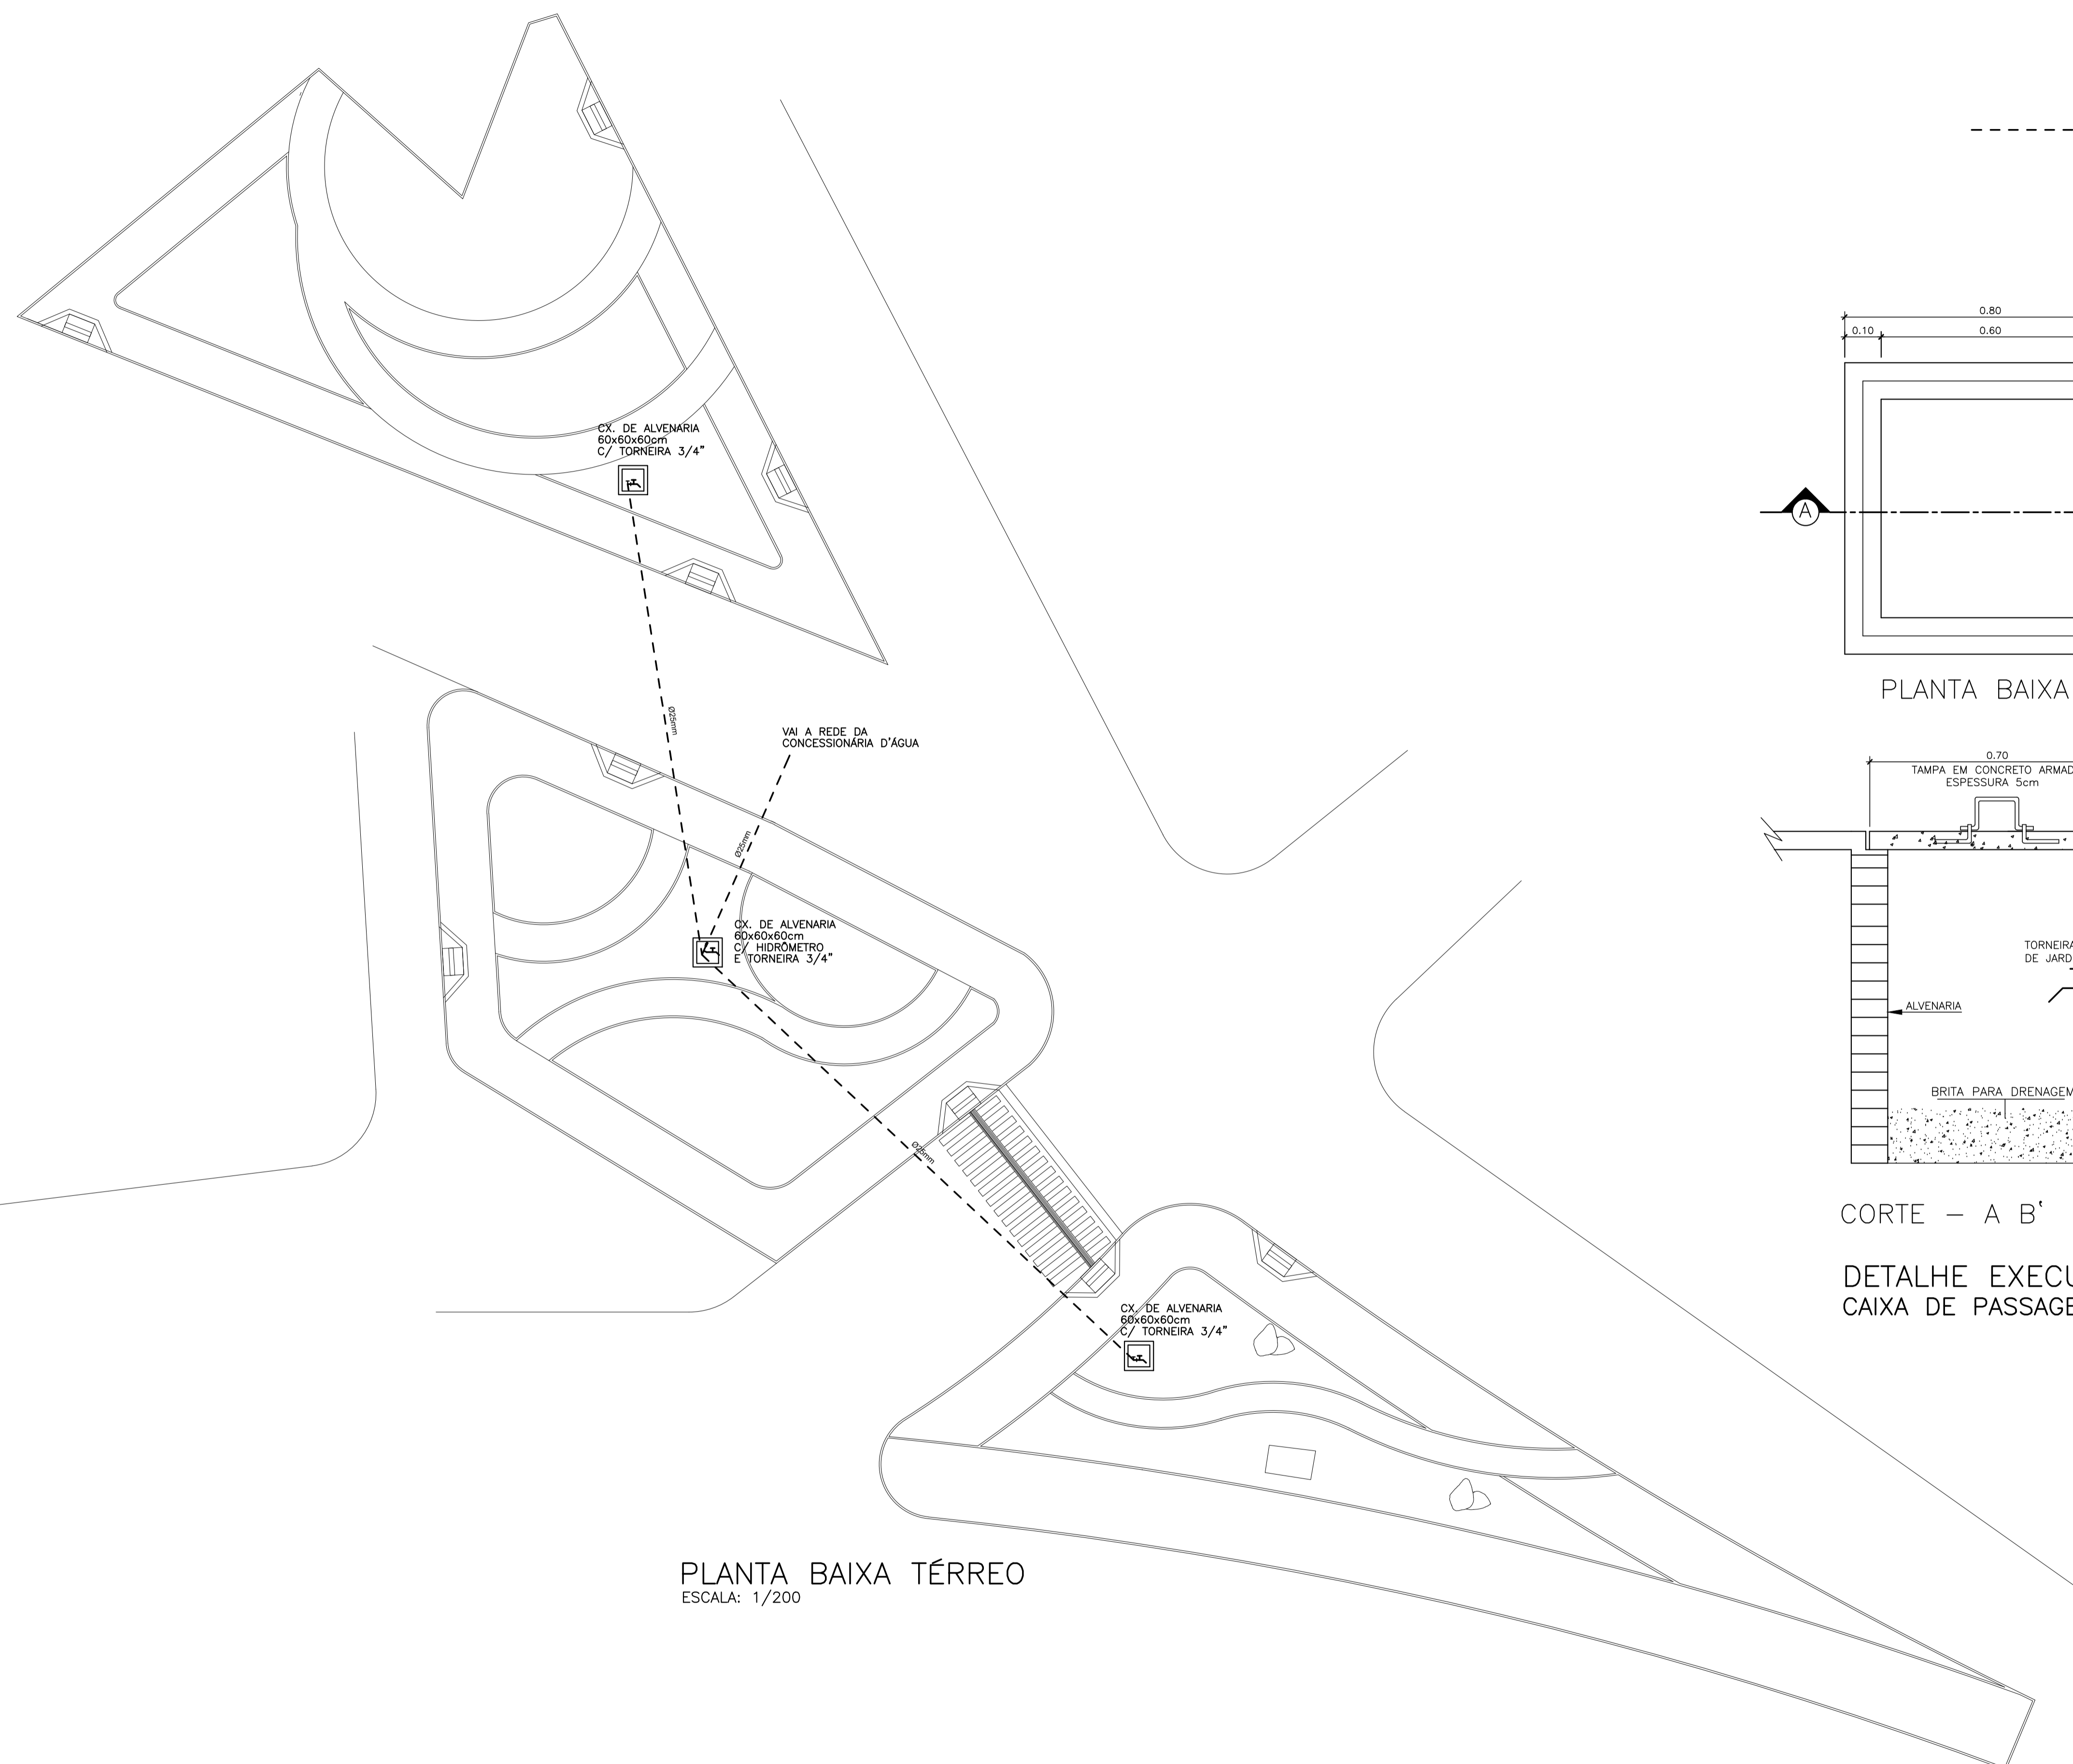


PLANTA BAIXA TÉRREO
ESCALA: 1/200

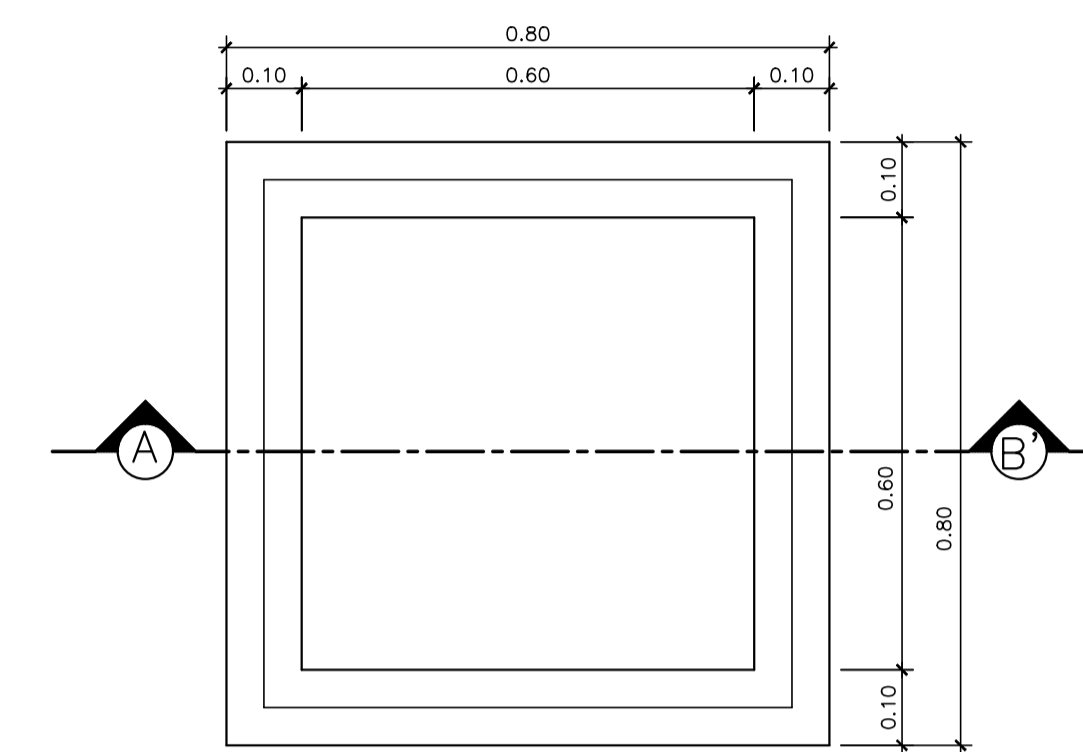


PLANTA BAIXA

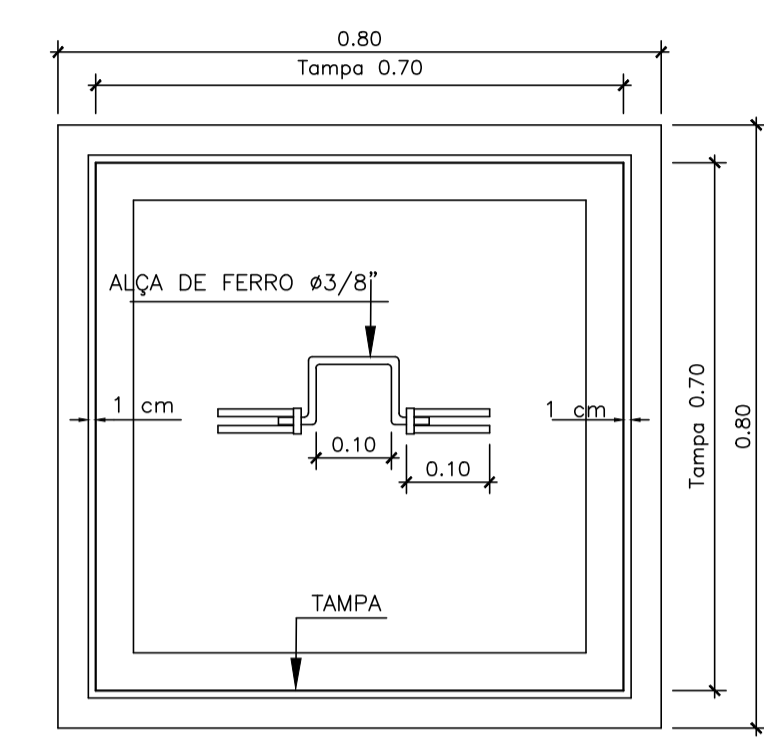

VISTA SUPERIOR.

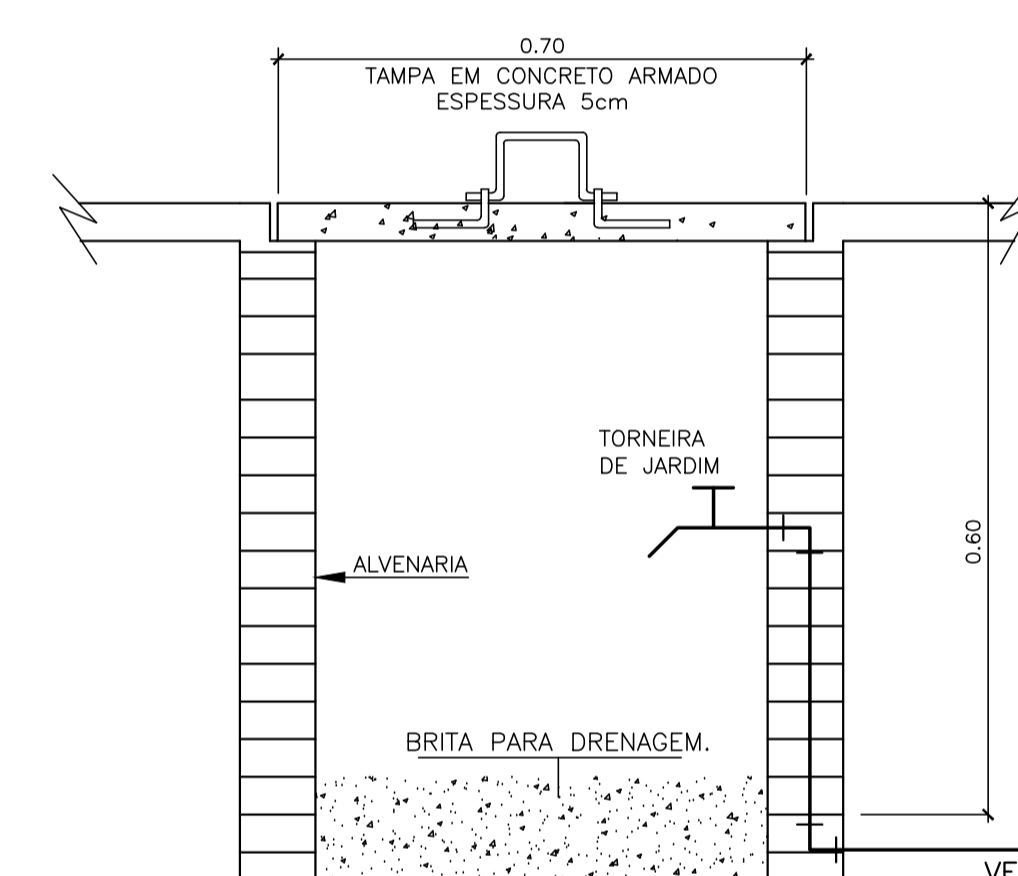

CORTE - A B'

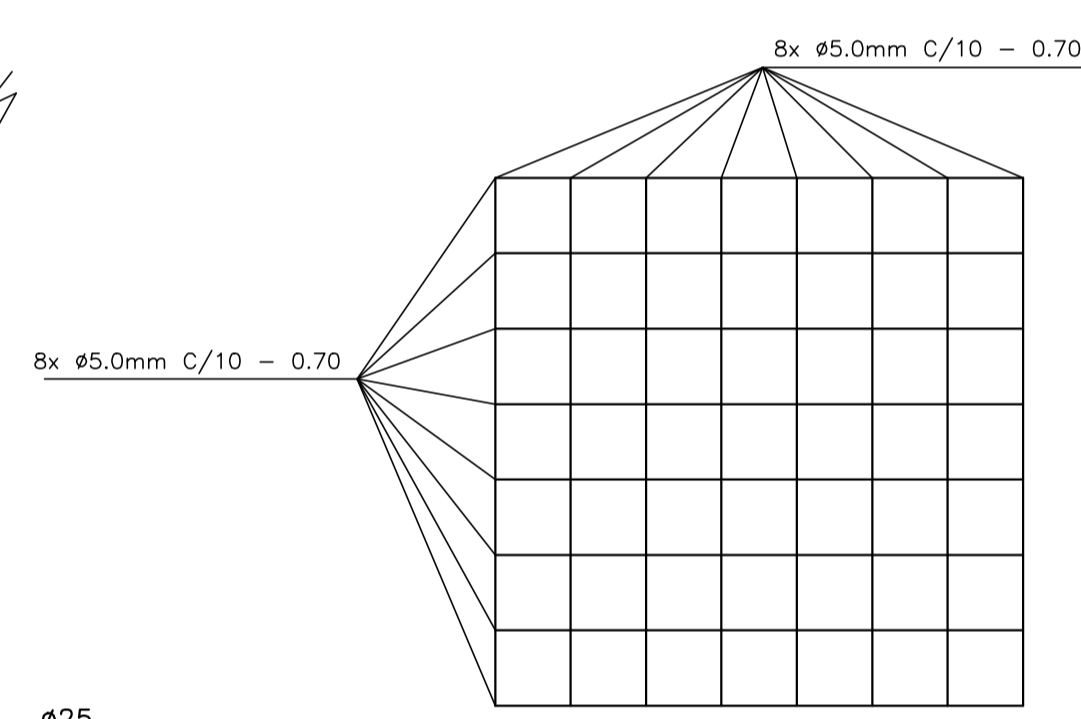

FERRAGEM DA TAMPA

DETALHE EXECUTIVO DA CAIXA COM TORNEIRA DE JARDIM
CAIXA DE PASSAGEM 60x60x60cm - TAMPA DE CONCRETO

SEINFRA - SECRETARIA DA INFRAESTRUTURA

PROJETO: PROJETO HIDRÁULICO
PRAÇA PERICENTRAL 01-02-03

INTERESSADO: PREFEITURA DE SOBRAL AUTOR: AUGUSTO AZEVEDO FILHO

ENDEREÇO: BAIRRO CENTRO

MUNICÍPIO: SOBRAL-CE

| | | |
|--|-----------------------|--------|
| | DESENHOS DA PRANCHA | ESCALA |
| | PLANTA BAIXA | 1:200 |
| | LEGENDA | SEM |
| | DETALHES CONSTRUTIVOS | SEM |

DATA: AGOSTO/2021 REVISÃO: 00 ARQUIVO: PR_01_01 HIDRA 01/01

ESCALA DE PLANTAS: 1:50

PRODUCED BY AN AUTODESK EDUCATIONAL PRODUCT

PRODUCED BY AN AUTODESK EDUCATIONAL PRODUCT