
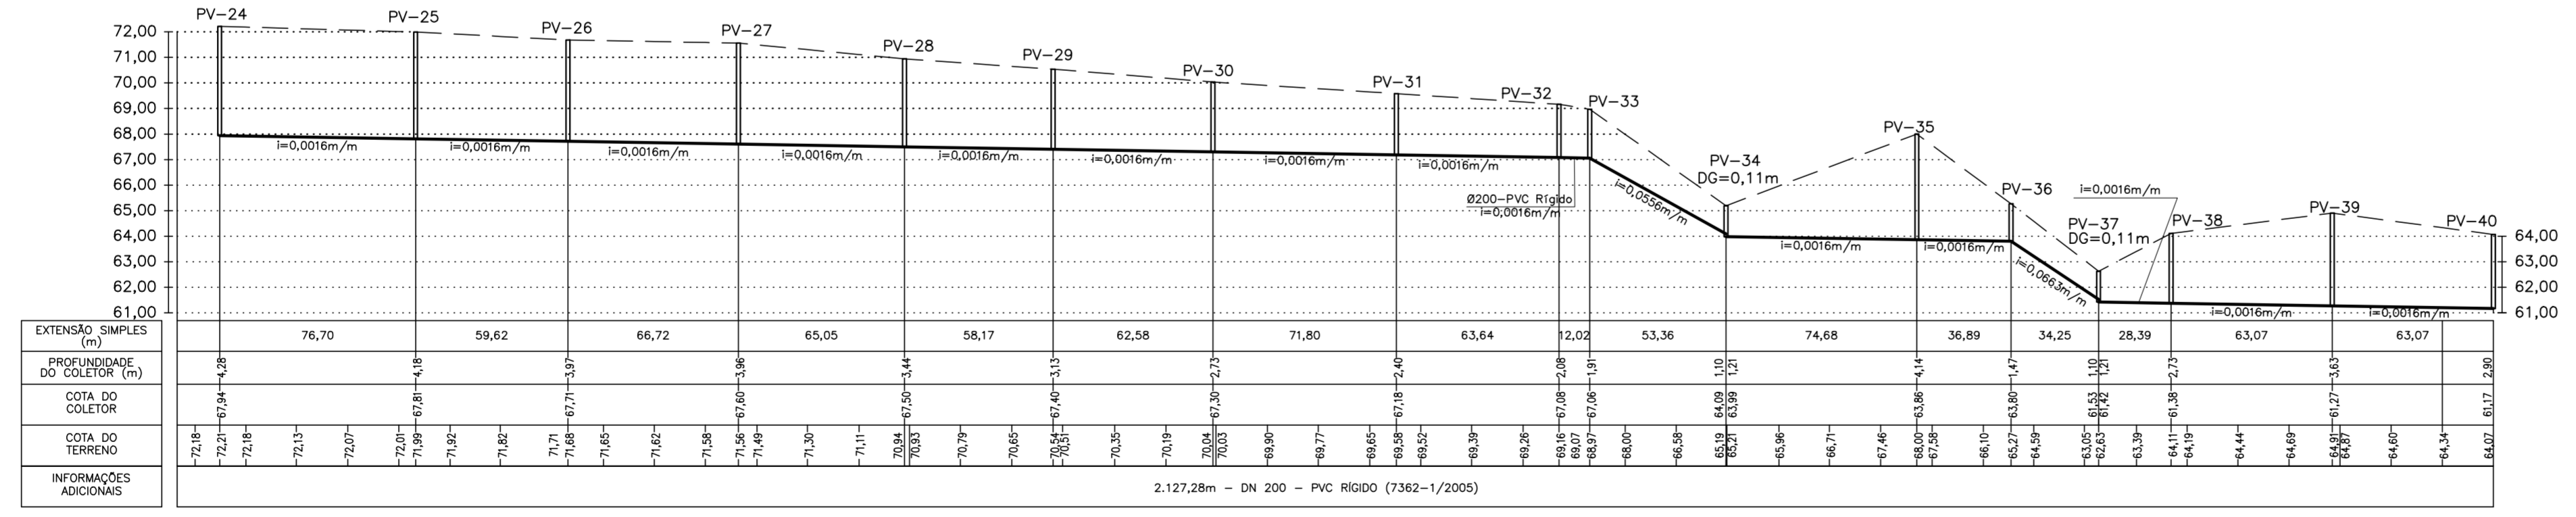
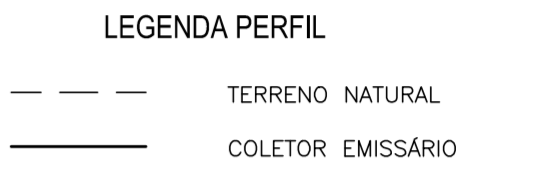


PLANTA BAIXA - COLETOR EMISSÁRIO
ESCALA: - 1/2000

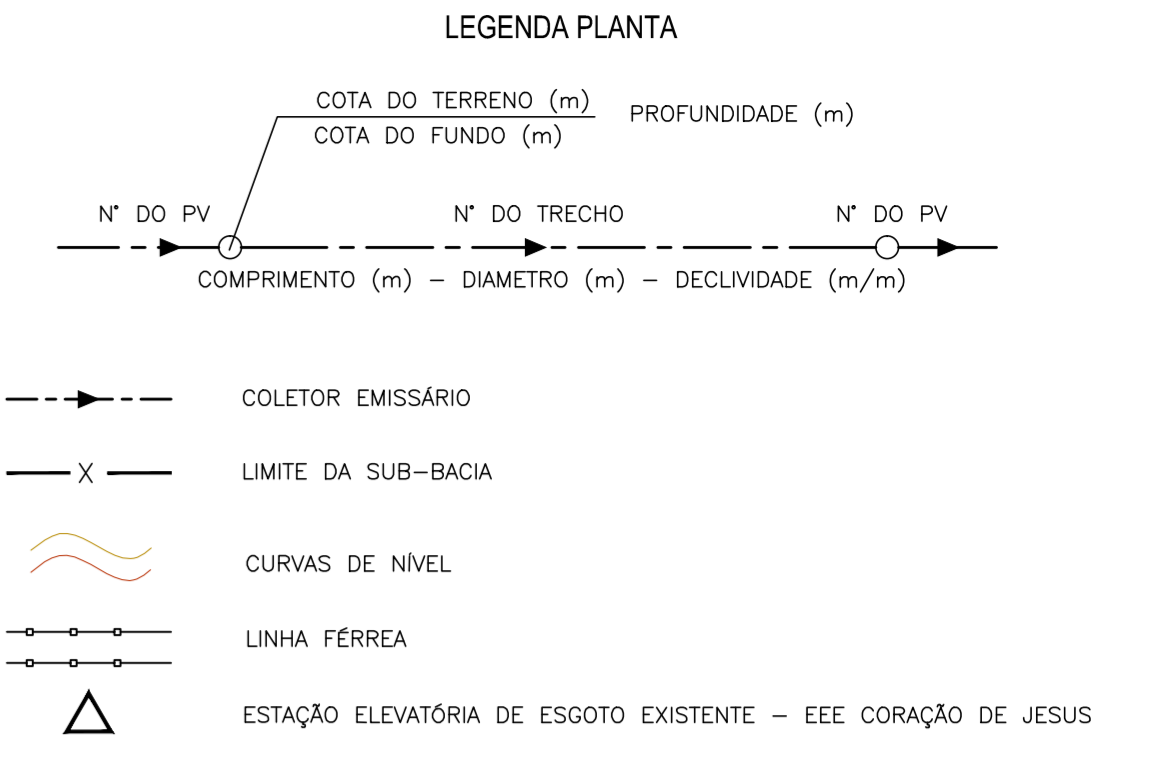

PERFIL LONGITUDINAL - COLETOR EMISSÁRIO
ESCALA: - 1/2000

FRANCISCO VIEIRA PAIVA
Eng. Civil - RN-060125408-2
Responsável Técnico

REV.	NATUREZA DA REVISÃO	ORIGEM	DATA	REVISÃO	VISTO	DATA	APROVAÇÃO
04							
03							
02							
01							
00	IMPRESSÃO						

SANEBRÁS - PROJETOS, CONSTRUÇÕES E CONSULTORIA LTDA
 ENDEREÇO: RUA DOS COMPADRES, 501- MANGABEIRA - EUSEBIO-CE - FONE/FAX: (85)3261-5664 CREA Nº 23.196
 E-MAIL: sanebras.eng@gmail.com - CGC: 23.726.387/0001-92 - CGF: 06.916.528-9

Prefeitura de Sobral PREFEITURA MUNICIPAL DE SOBRAL
SEBRAS-SECRETARIA DE OBRAS

PROJETO EXECUTIVO DO SISTEMA DE ESGOTAMENTO SANITÁRIO - BAIRRO JUNCO

ASSUNTO: COLETOR EMISSÁRIO
PLANTA BAIXA E PERFIL LONGITUDINAL

FRANCHA
06/07

DATA: ABRIL / 2018 ESCALA: INDICADAS DESENHO: LUANA SERAFIM VISTO:

PROIBIDA A REPRODUÇÃO, A UTILIZAÇÃO OU A ALTERAÇÃO TOTAL OU PARCIAL DO CONTEÚDO DESTA FRANCHA SEM NOSSA AUTORIZAÇÃO. OS CONTRATORES ESTÃO SUJEITOS ÀS PENAS PREVISTAS EM LEI.