
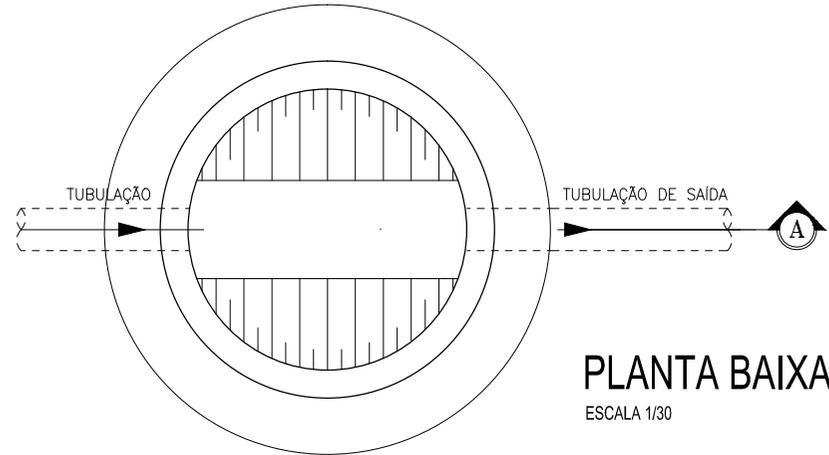


B

A

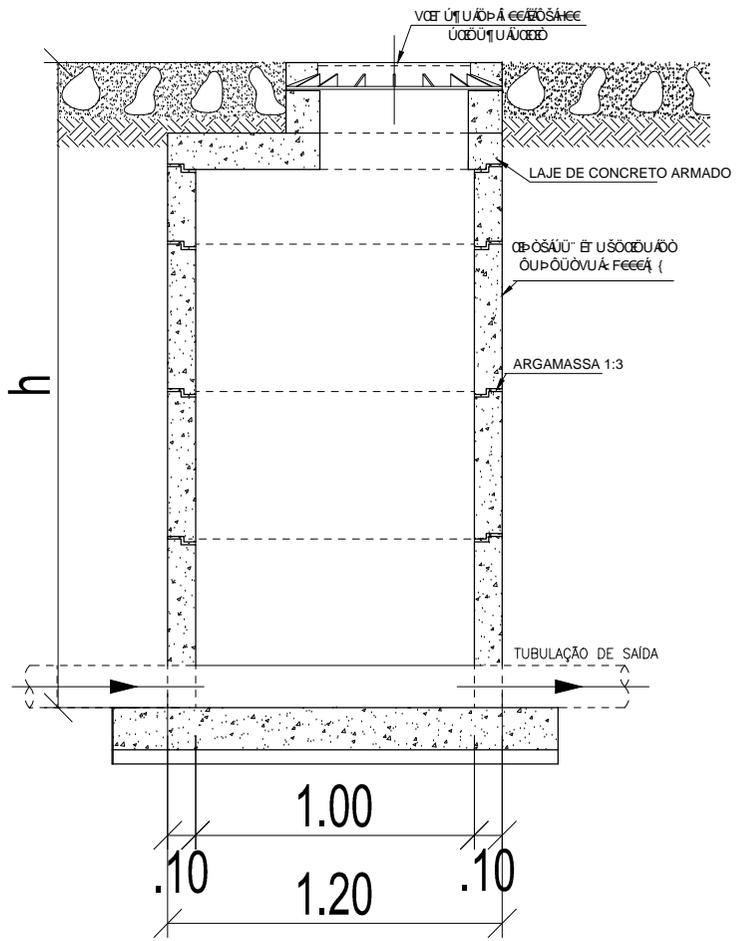

**PLANTA BAIXA**  
ESCALA 1/30

\_\_\_\_\_  
RESPONSÁVEL TÉCNICO

EXECUÇÃO DE REDE COLETORA DE ÁGUAS SERVIDAS - DISTRITO DE RAFAEL ARRUDA - SOBRAL/CE

DESENHO: DAVID BASTOS

DATA: OUT/2019

CONTEÚDO: PLANTA DE SITUAÇÃO

-  
-

PRANCHA	
3	4

B

A