
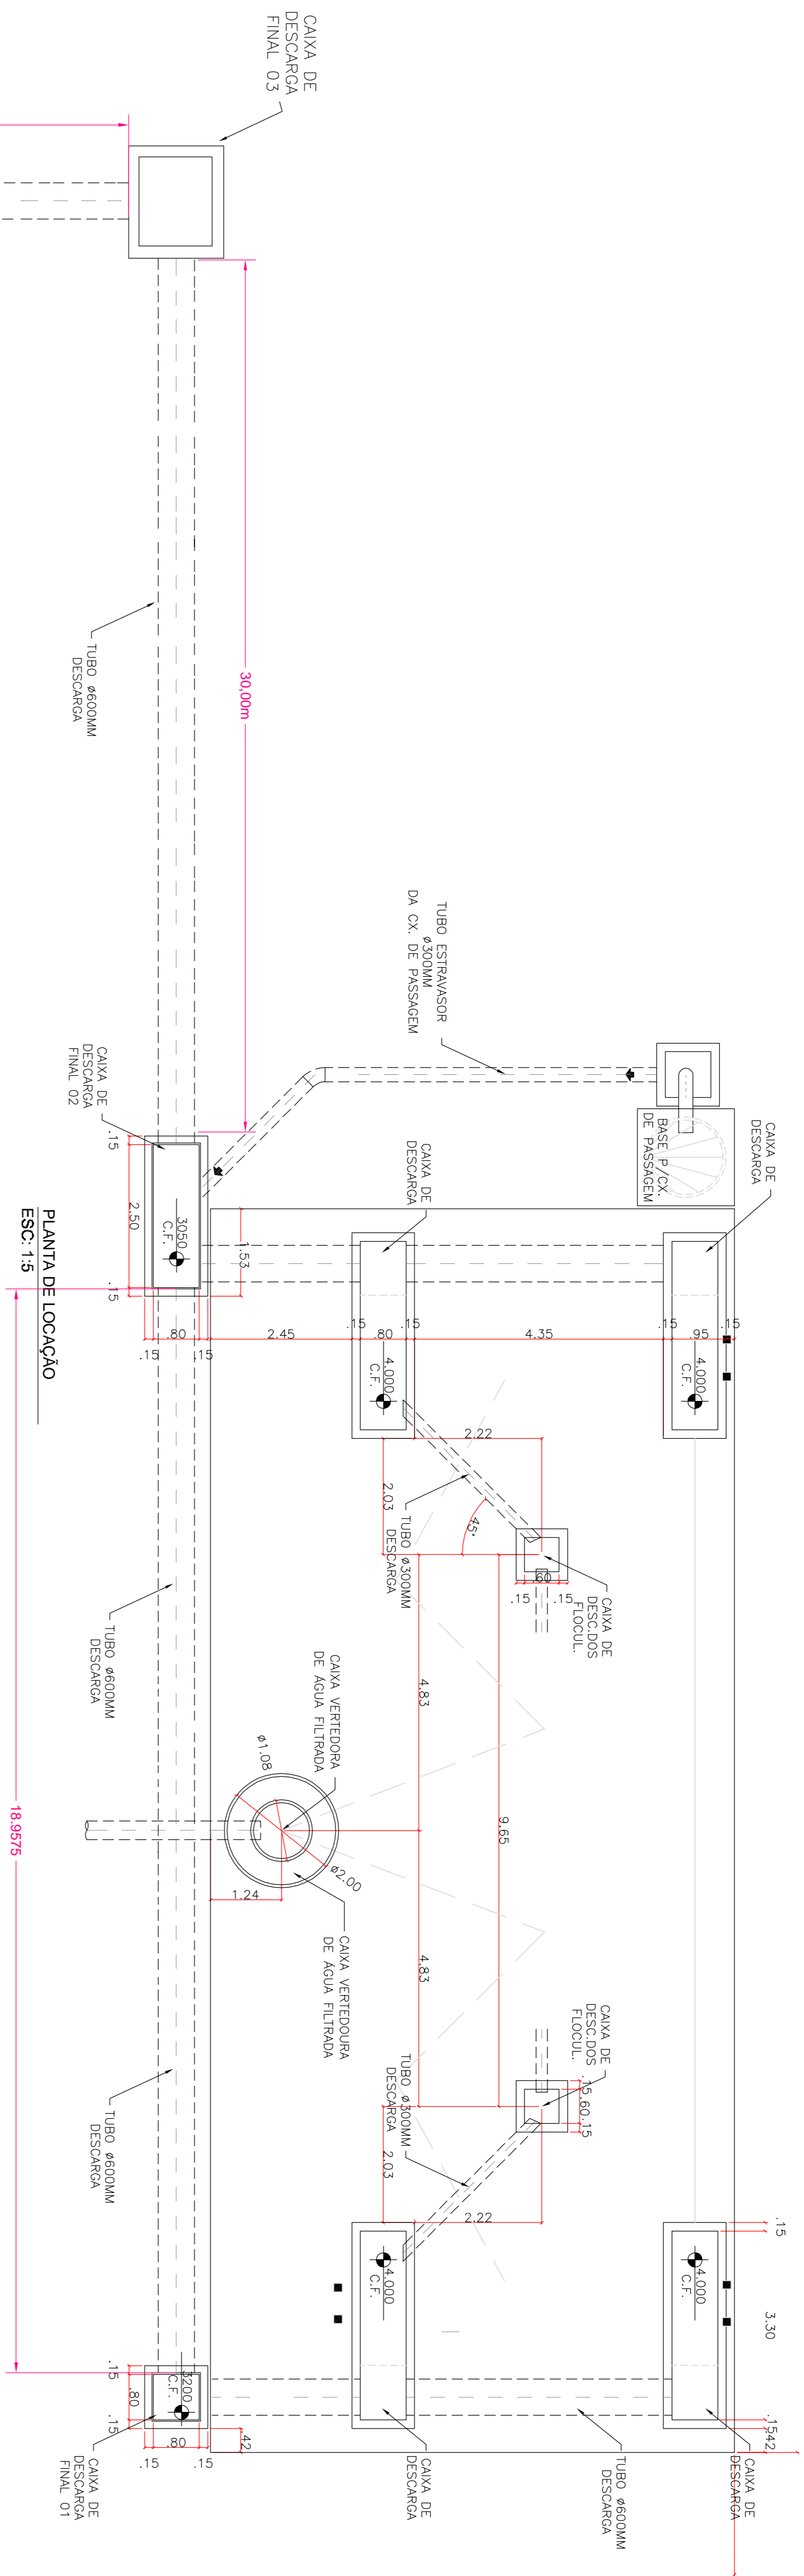


# BASE DE ETA'S MODULADAS EXISTENTES

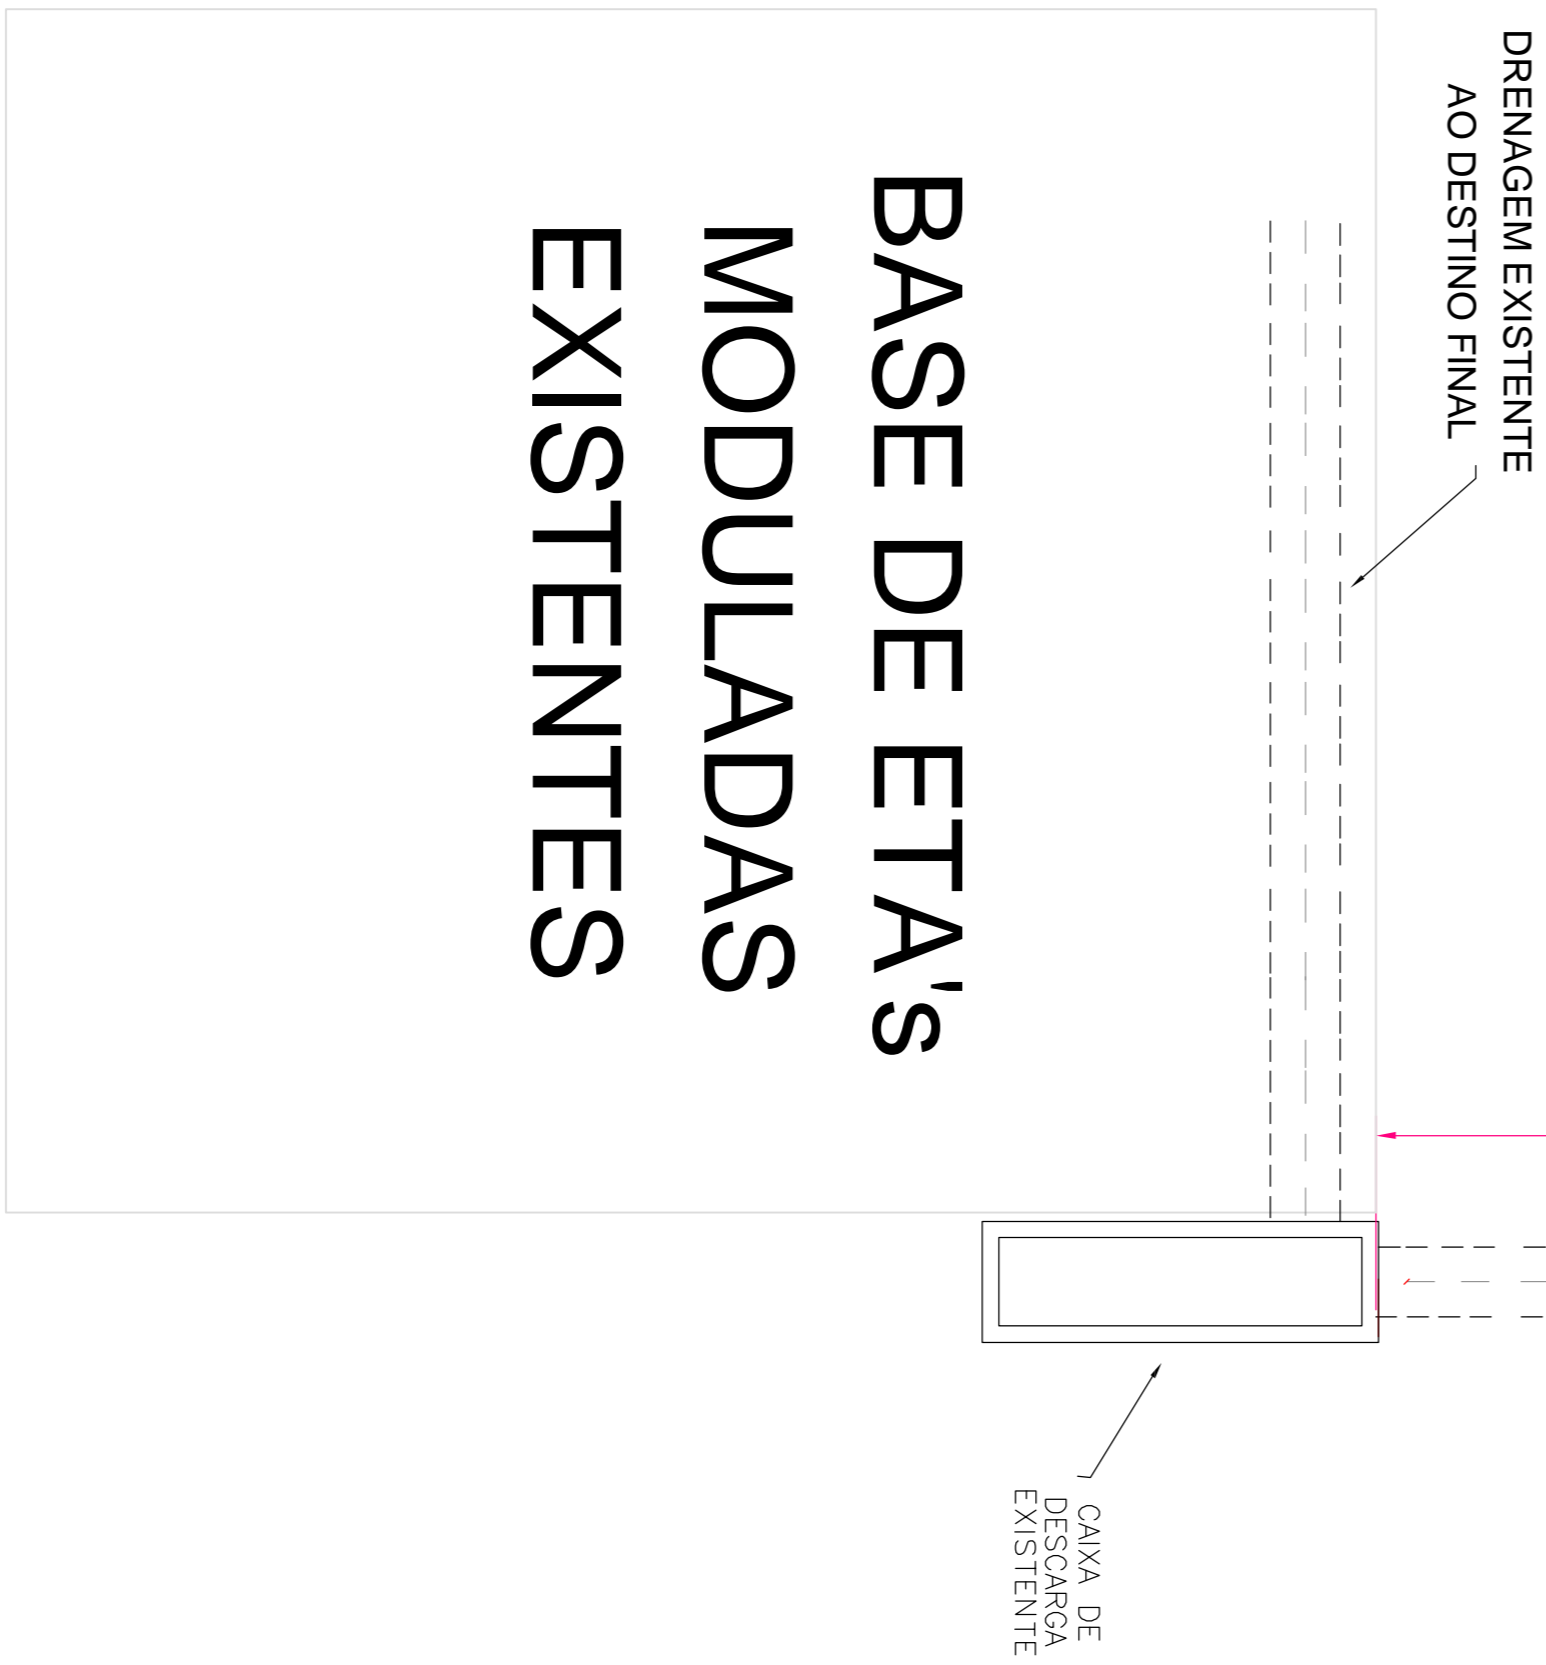

PLANTA DE LOCAÇÃO  
ESC: 1:5

## PROJETO APROVADO

CONSELHO PROFISSIONAL

# PLANTA BAIXA

INTERESSADO: PREFEITURA MUNICIPAL DE SOBRAL

ETAPA:  
PROJETO EXECUTIVO

ESCALA: 1/50

PROJETO DE DRENAGEM  
DAS AGUAS DE LAVAGEM DOS FILTROS  
DE 02 ETAS MODULADAS 15LUS (CADA).

**SOBRAL - CE**

AUTOR: GOIANA JUNIOR

CONSELHO:

CEL.:

EMAIL:

DESENHO:

DATA: FEVEREIRO DE 2018

ARQUIVO:

**PRANCHA**

**01\_05**