
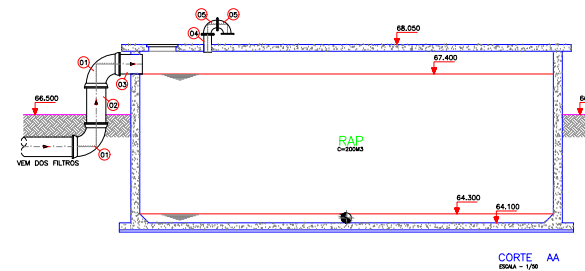


LEGENDA	
F.L.O.C.	FLOCULADOR
D.D.	DECANTADOR
F.F.L.	FILTRO DE FLUÍDO SECUNDÁRIO
D.A.L.	DECANTADOR DE ÁGUA DE LAVAGEM
R.A.P.	RESERVATÓRIO APOIADO
L.S.	LITO DE RESERVA
T.A.R.	TANQUE DE ÁGUAS RECUPERADAS
E.E.	ESTATION ELEVATORIA
S.P.R.	SOPRADORES

RELAÇÃO DE MATERIAIS			
ITEM	DISCRIMINAÇÃO	QUANT. UNID.	DIAM. (mm)
RAP - RESERVATÓRIO APOIADO			
01	200 FF 40	2	400
02	1000 FF 10 Lx10m	1	400
03	1000 FF 10 Lx10m	1	400
04	1000 FF 10 Lx10m	1	100
05	200 FF 10	1	100
06	1000 FF 10 Lx10m	2	300
07	1000 FF 10 Lx10m	3	300
08	200 FF 10	3	300
09	1000 FF 10 Lx10m	1	300
10	1000 FF 10 Lx10m	1	300
11	REGISTRO DE BOMBA C/ VOLANTE C/ CUNA METALICA FF 10	1	300
12	10 FF 100	1	300
13	1000 FF 10 Lx10m	1	300

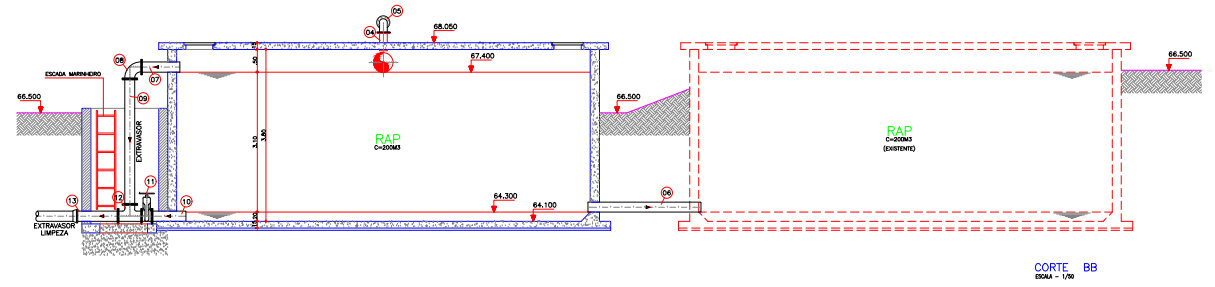

04							
03							
02							
01							
00	IMPRESSO						
REV.	NATUREZA DA REVISÃO	ORIGEM	DATA	REVISÃO	VISTO	DATA	APROVAÇÃO

SANECONTROLLER - ENGENHARIA E MEIO AMBIENTE S/S LTDA
 ENDEREÇO: RUA NERES VALENTE, 674 - NEBULES - FORTALEZA-CE - CEP: 81.120-070 - FONE/FAX: (85) 328-9664
 E-MAIL: sanecontroller-eng@gmail.com - CNPJ: 10.828.891/0001-47 - CREA Nº 40.411

SAAE SERVIÇO AUTÔNOMO DE ÁGUA E ESGOTO

PROJETO DE AMPLIAÇÃO DA ETA - DOM EXPEDITO

ESTATION DE TRATAMENTO DE ÁGUA
 RESERVATÓRIO APOIADO - PLANTA BAIXA, CORTES E
 RELAÇÃO DE MATERIAIS

14/15

DATA: JUNHO/2010 ESCALA: 1/50 DESenhO: JOSEMAR PROJETO

PROIBIDA A REPRODUÇÃO, A UTILIZAÇÃO OU A ALTERAÇÃO TOTAL OU PARCIAL DO CONTEÚDO DESTA FRANQUIA SEM NOSSA AUTORIZAÇÃO. OS CONTADORES ESTÃO SUJEITOS AO REGIME PROFISSIONAL.