


LEGENDA

LEGENDA	DISCRIMINACAO	ALTURA
RP	REGISTRO PRESSAO	1.10
RG	REGISTRO GAVETA	1.80
LV	LAVATORIO	0.60
CH	CHUVEIRO	2.20
DM	DUCHA MANUAL	0.30
TL	TANQUE DE LAVAR	1.10
ML	MAQUINA DE LAVAR	1.10
PIA	PIA DE COZINHA	1.10
FI	FILTRO DE PAREDE	1.50
BE	BEBEDOURO	1.00
CA	CAIXA DE DESCARGA ACOPLADA	0.20
MIC	MICTÓRIO	0.80
VMIC	VÁLVULA PARA MICTÓRIO	1.10
VD	VÁLVULA DE DESCARGA	1.10
CA	CADERA DENTISTA	NO PISO
AUJ	AUTOCLAVE	1.10
EX	EXPURGO	0.80
AF	ÁGUA FRIA	

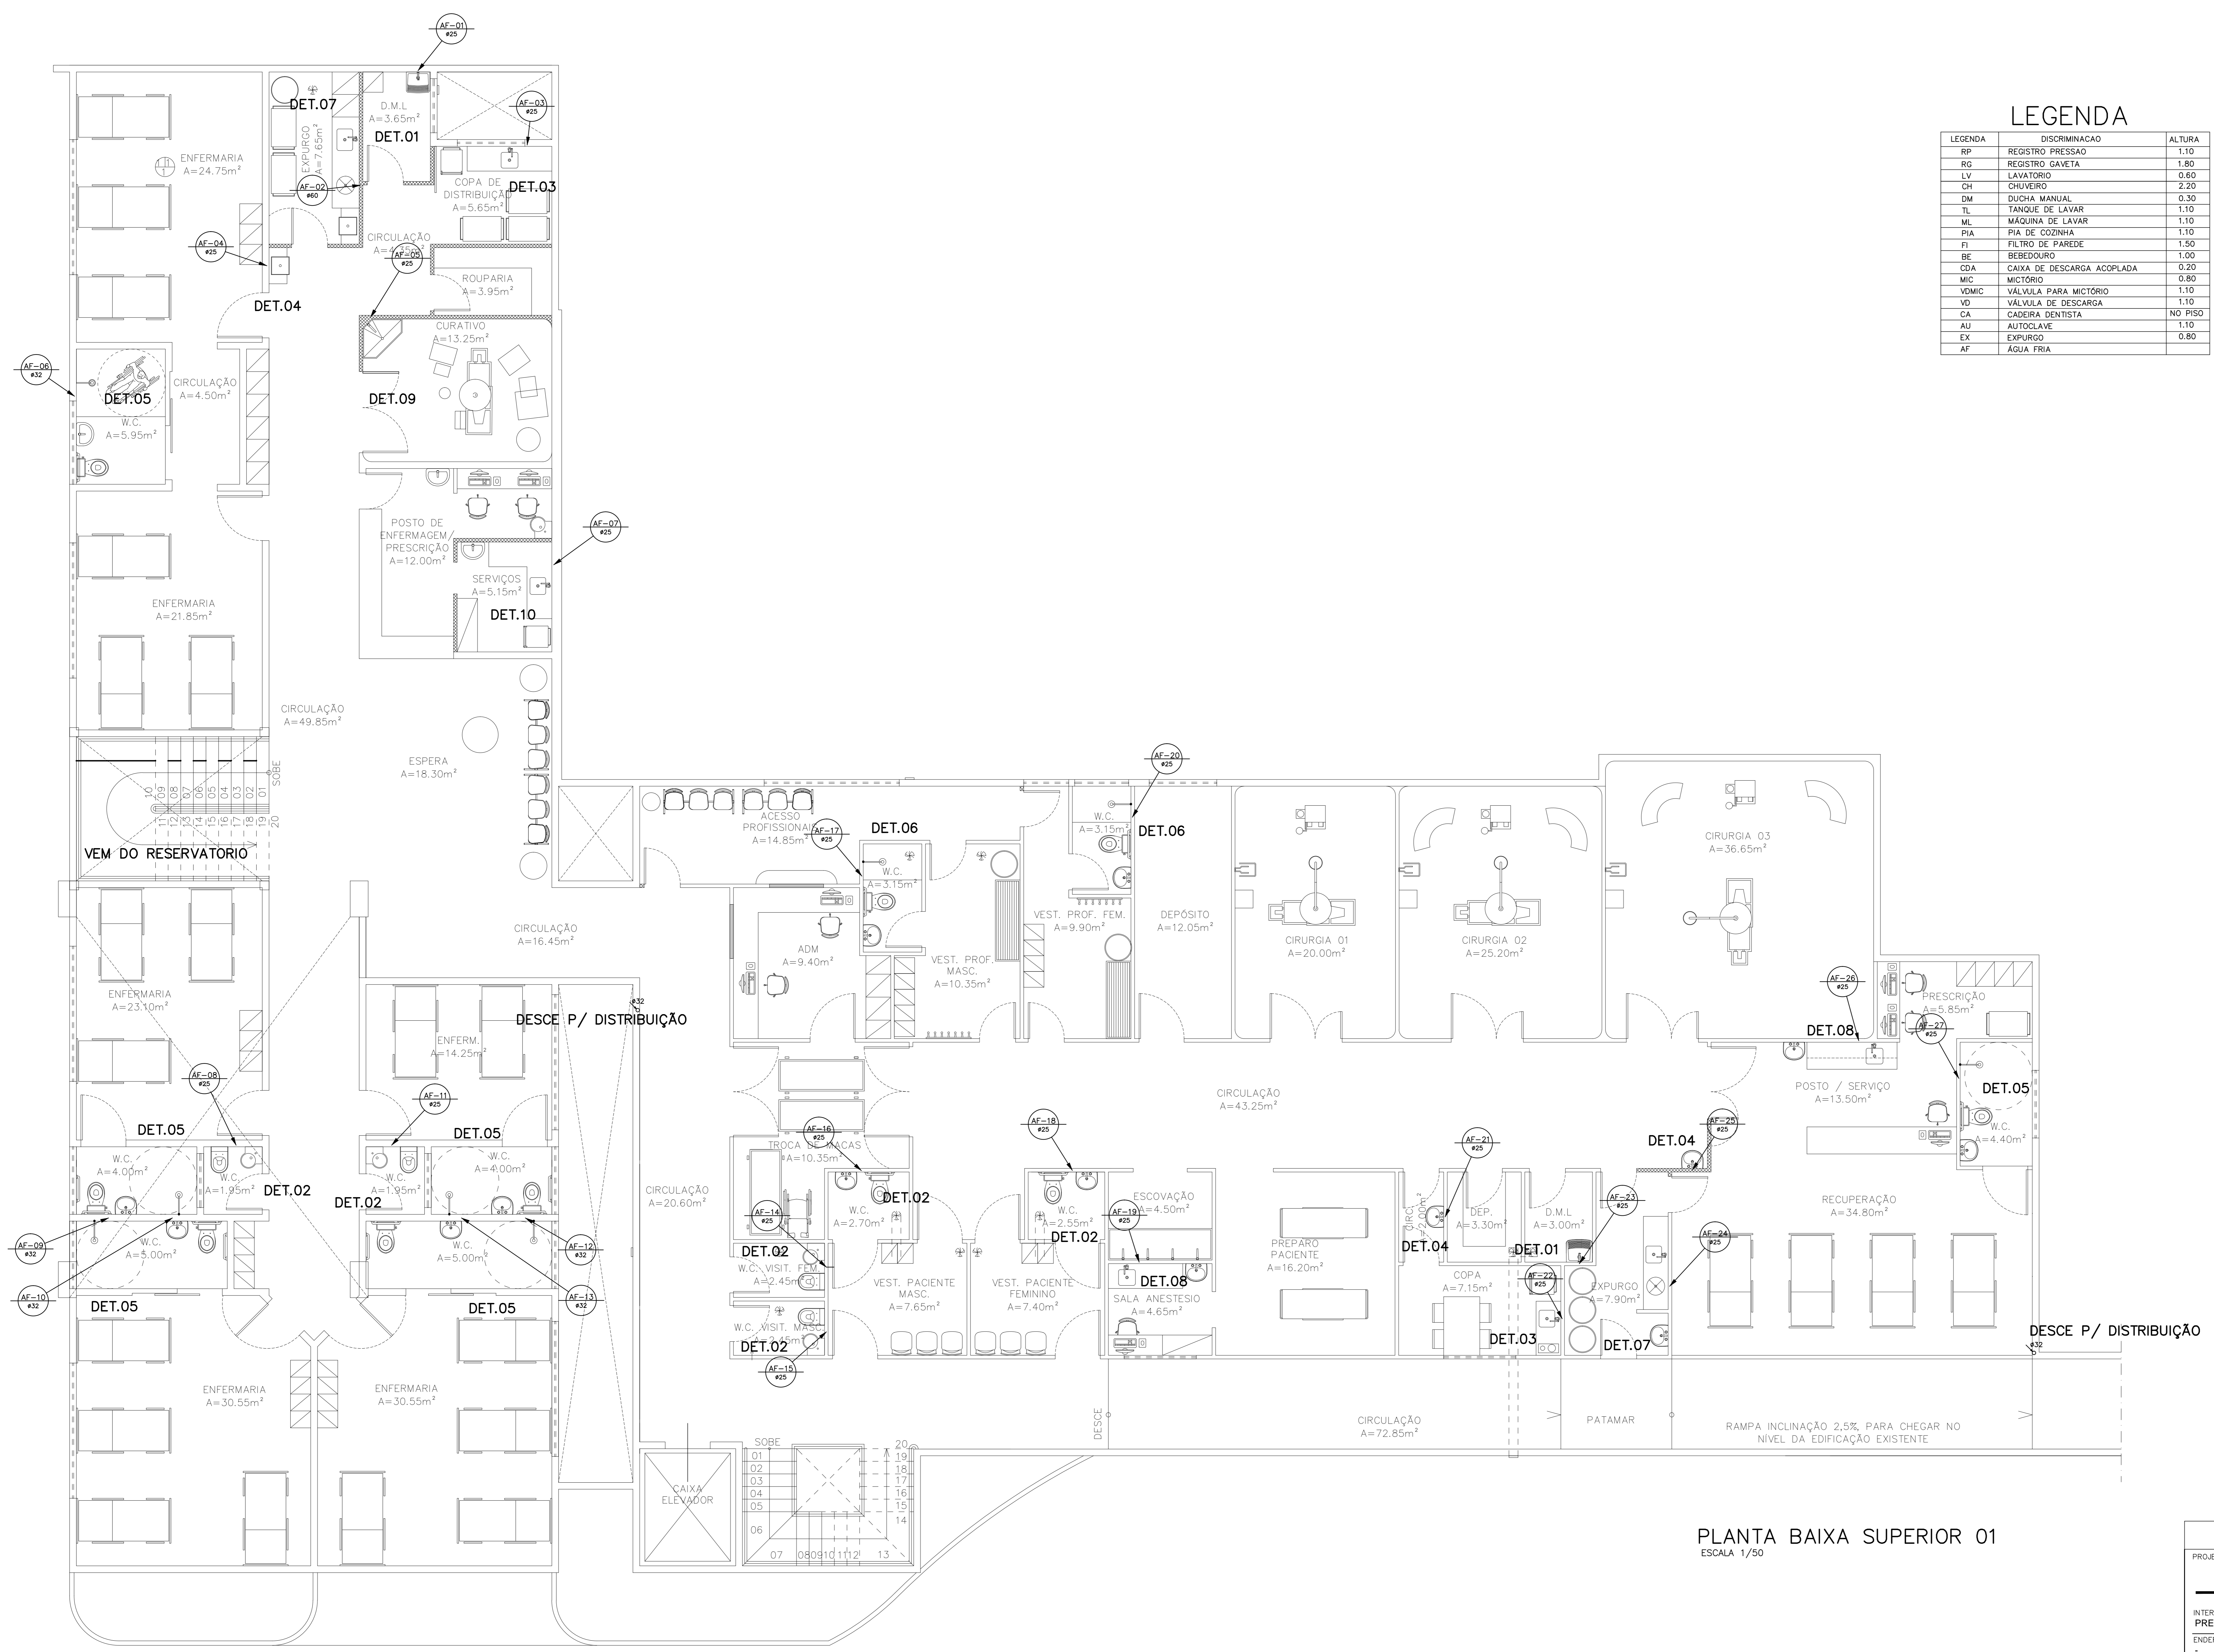

PLANTA BAIXA SUPERIOR 01
ESCALA 1/50

A & V PROJETOS DE ENGENHARIA

PROJETO: **PROJETO HIDRÁULICO HOSPITAL DR ESTEVAM**

INTERESSADO: **PREFEITURA DE SOBRAL**

ENDEREÇO: _____

MUNICÍPIO: **SOBRAL-CE**

DESENHADOR: _____ ESCALA: _____

PLANTA BAIXA SUPERIOR 01 1:50

LEGENDA _____ SEM _____

_____ _____

DATA: JULHO/2022 | REVISÃO: 00 | ARQUIVO: _____

HIDRA 02/06