



- LEGENDA PLANTA**
- EIXO LOCADO EM CAMPO
 - ESTAÇÃO ELEVATÓRIA DE ESGOTO
 - CURVAS DE NÍVEL
 - DIVISÃO DAS BACIAS


- LEGENDA PERFIL**
- TERRENO NATURAL
 - EMISSÁRIO DE RECALQUE

CONVENÇÃO

ITEM	DISCRIMINAÇÃO
	CURVA FOfO BB JE 90°
	CURVA FOfO BB JE 45°
	CURVA FOfO BB JE 22'30"
	REGISTRO DE DESCARGA
	VENTOSA

PLANTA BAIXA-EMISSÁRIO DE RECALQUE
ESCALA: 1/1000

PERFIL ALINHAMENTO - 01

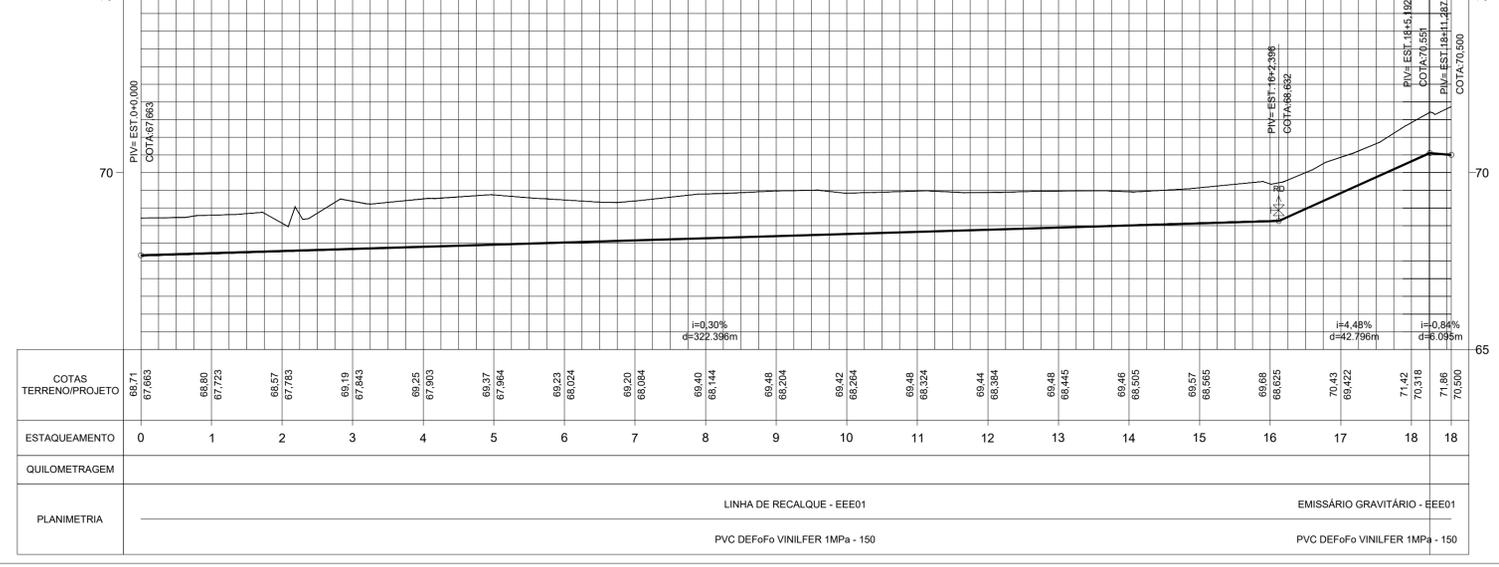

PERFIL LONGITUDINAL-EMISSÁRIO DE RECALQUE
ESCALA: HORIZONTAL - 1/1000
VERTICAL - 1/100

04							
03							
02							
01							
00	IMPRESSÃO						
REV.	NATUREZA DA REVISÃO	ORIGEM	DATA	REVISÃO	VISTO	DATA	APROVAÇÃO

SANEBRÁS - PROJETOS, CONSTRUÇÕES E CONSULTORIA LTDA
 ENDEREÇO: RUA DOS COMPADRES, 501- MANGABEIRA - EUSEBIO-CE - FONE/FAX: (85)3261-5664 CREA N° 23.156
 E-MAIL: sanebras.eng@gmail.com.br - CGC: 23.726.367/0001-92 - CGF: 06.916.528-9

Prefeitura de Sobral **PREFEITURA MUNICIPAL DE SOBRAL**
 SEBRAS-SECRETARIA DE OBRAS

PROJETO EXECUTIVO DO SISTEMA DE ESGOTAMENTO SANITÁRIO - BAIRRO COHAB II PRANCHA

ASSUNTO: **EEE-1 - ESTAÇÃO ELEVATÓRIA DE ESGOTO**
PLANTA BAIXA E PERFIL DO EMISSÁRIO DE RECALQUE 11/15

DATA: JUNHO/2019 ESCALA: INDICADA DESENHO: HENRIQUE XIMENES VISTO:

PROIBIDA A REPRODUÇÃO, A UTILIZAÇÃO OU A ALTERAÇÃO TOTAL OU PARCIAL DO CONTEÚDO DESTA PRANCHA SEM NOSSA AUTORIZAÇÃO. OS CONTRAVENTORES ESTARÃO SUJEITOS AS PENAS PREVISTAS EM LEI.