



ELÉTRICO

QUADRO DE CARGA						
CIRCUITO	LAMPADA 60W	LAMPADA 40W	TOMADA 100W	TOMADA 300W	TOTAL(W)	DISJUNTOR (A)
UNICO	05	-	02	01	800	15
						CONDUTOR (mm ²)
						2x2,5

LEGENDA	
	Caixa de medição embutir a 1,50m do piso
	Entrada de serviço aérea
	Interruptor simples 1 tecla - 1,10m do piso
	Luminária para lâmpada incandescente comum
	Tomada universal 2P + interruptor a 1,10m do piso
	Tomada universal 2P a 1,10m do piso
	Neutro, fase, Retorno e Terra, respectivamente


DIAGRAMA UNIFILAR

REDE DE BT DA COELCE - 220 V

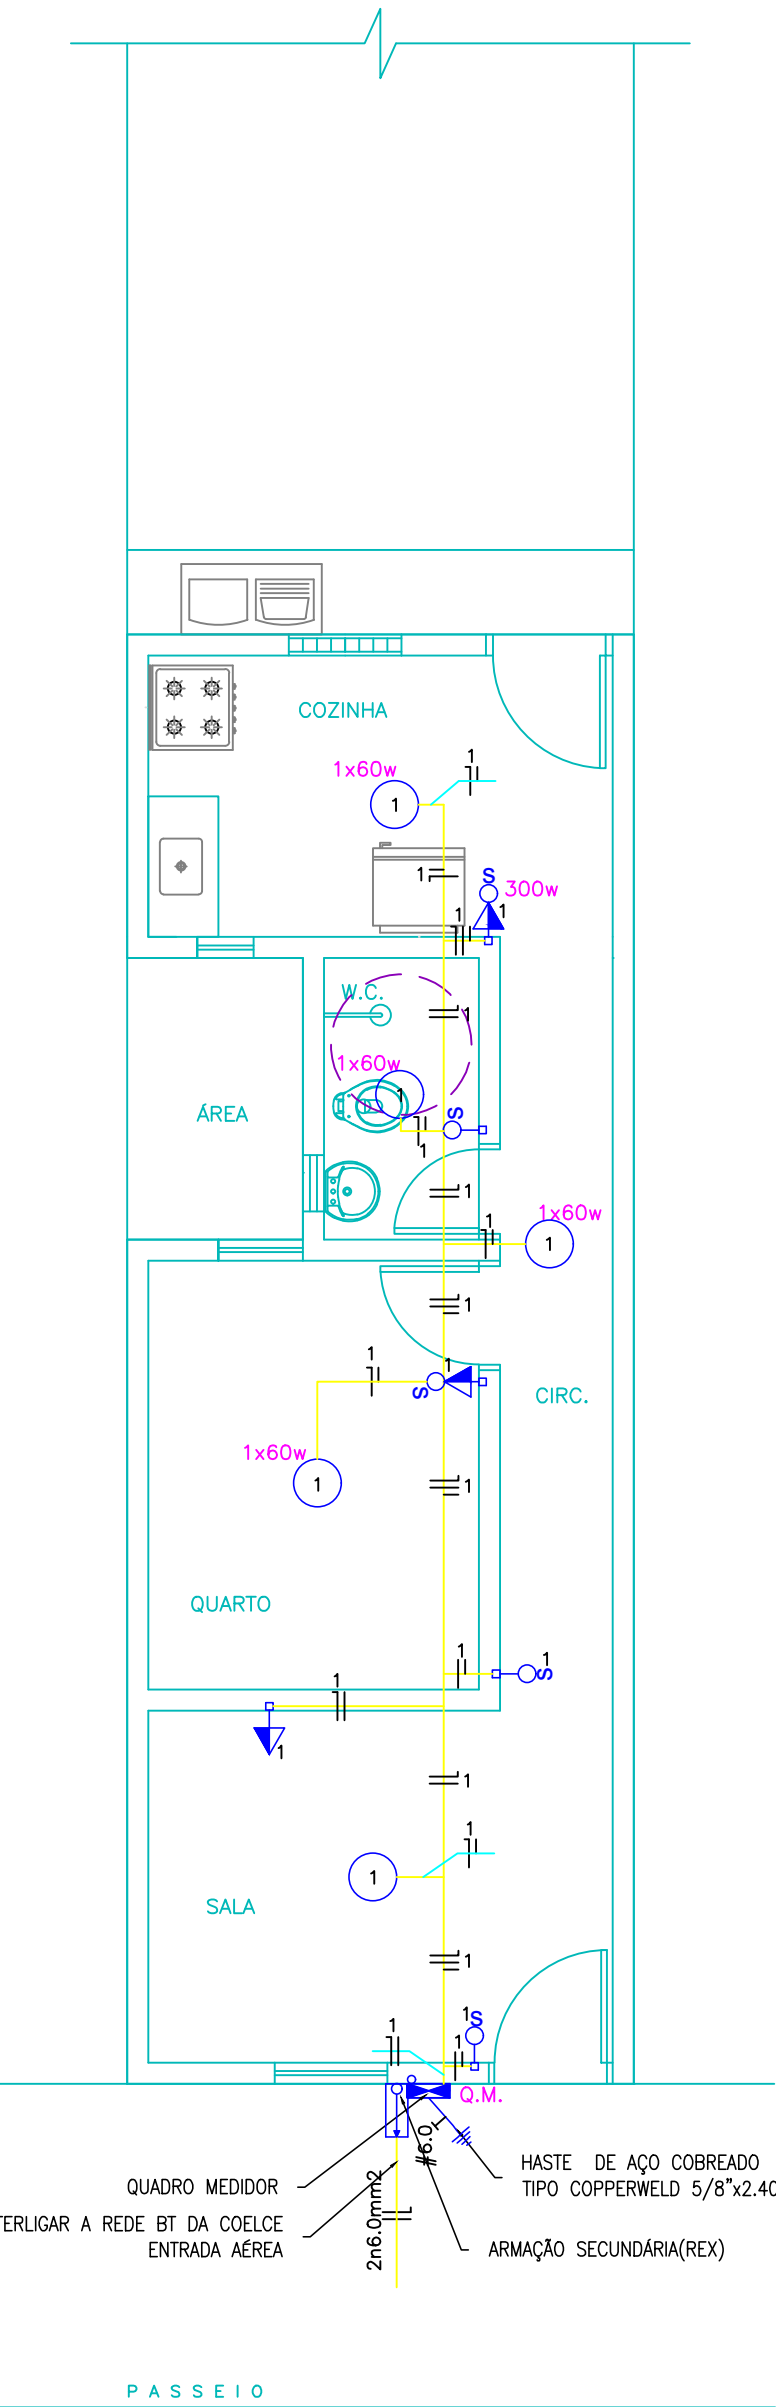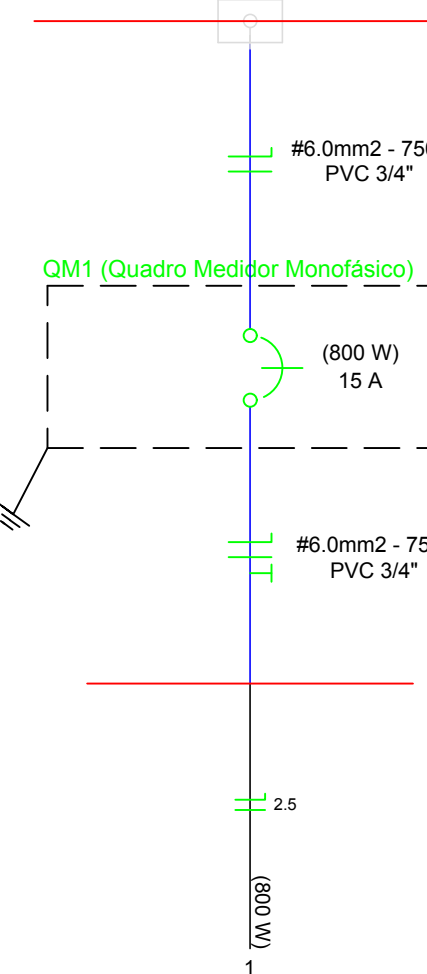


PLANTA BAIXA
ESC.: 1/50


HIDRO-SANITÁRIO

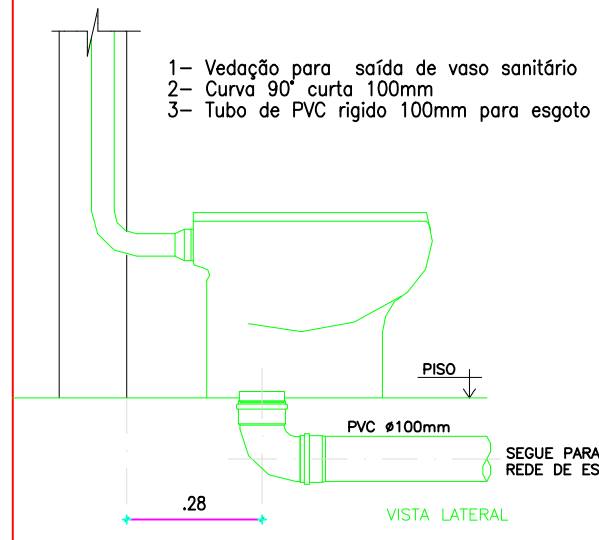


DETALHE EXECUTIVO DE ESGOTO RAMAL DO VASO SANITÁRIO

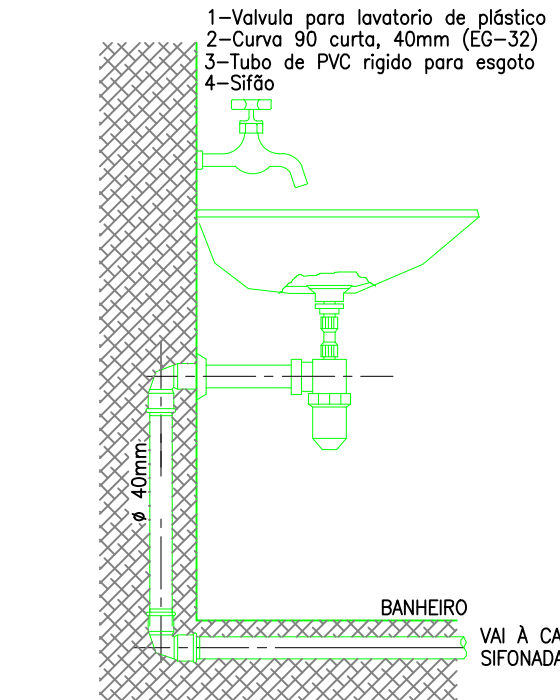


LIGAÇÃO LAVATÓRIO

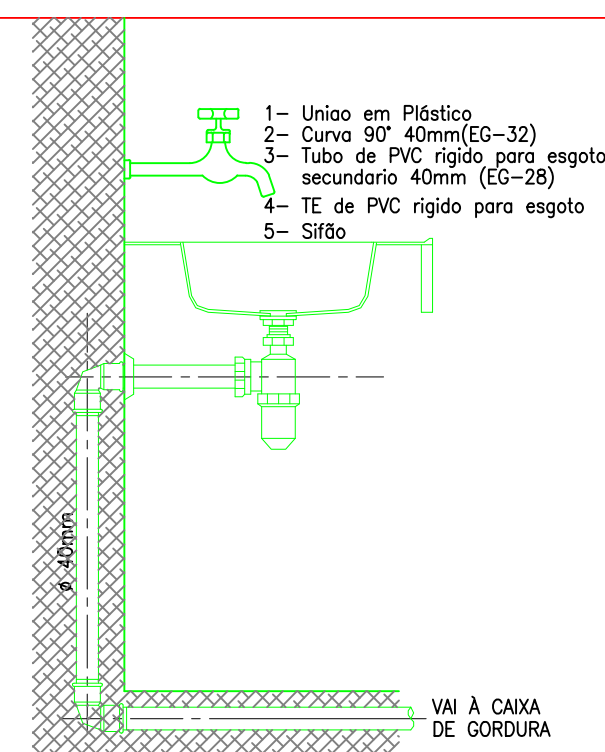


DETALHE TANQUE/PIA

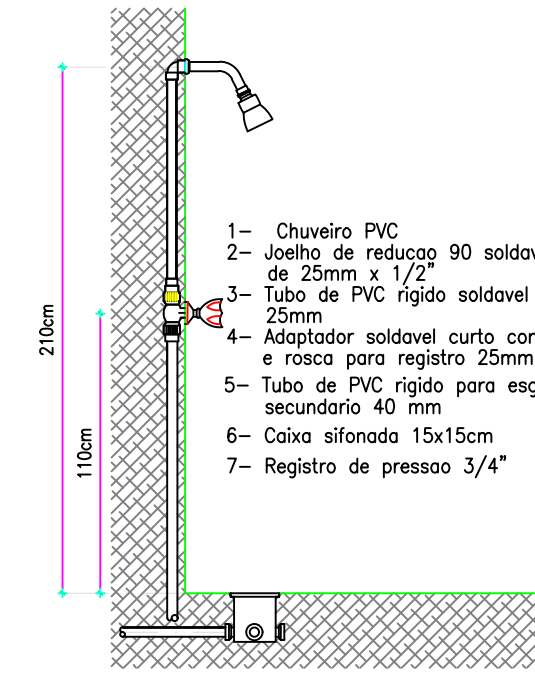


LIGAÇÃO CHUVEIRO

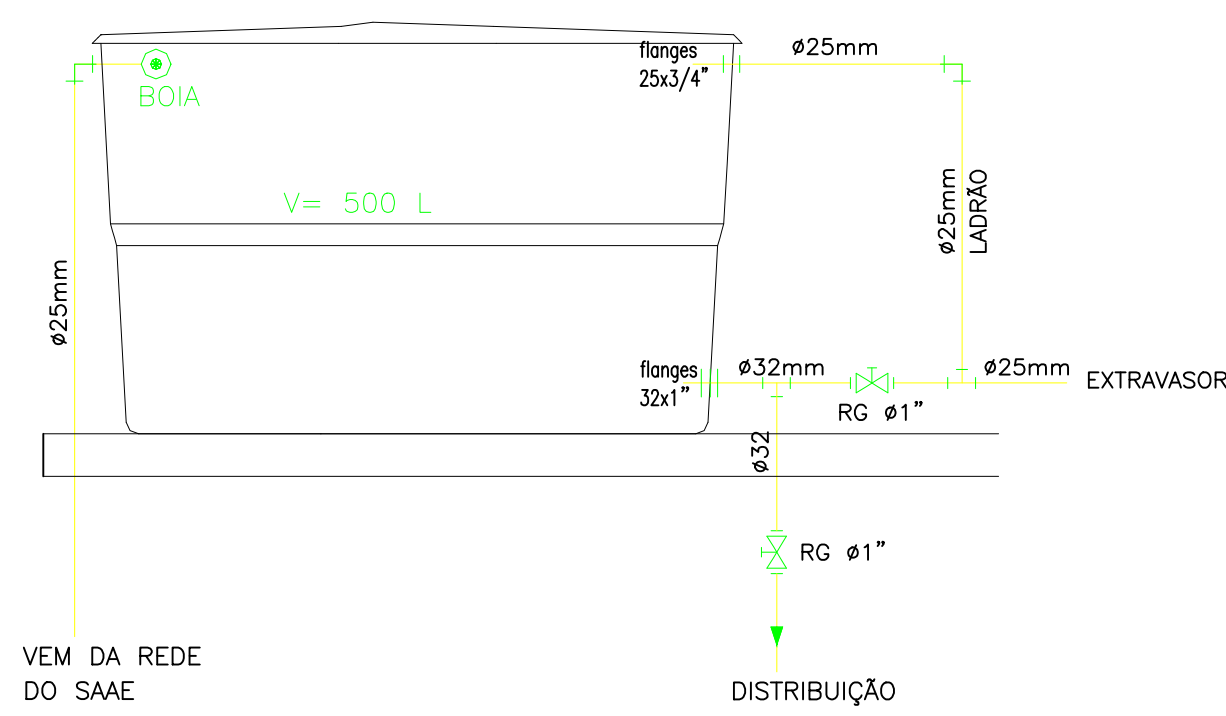


DETALHE CAIXA D'ÁGUA

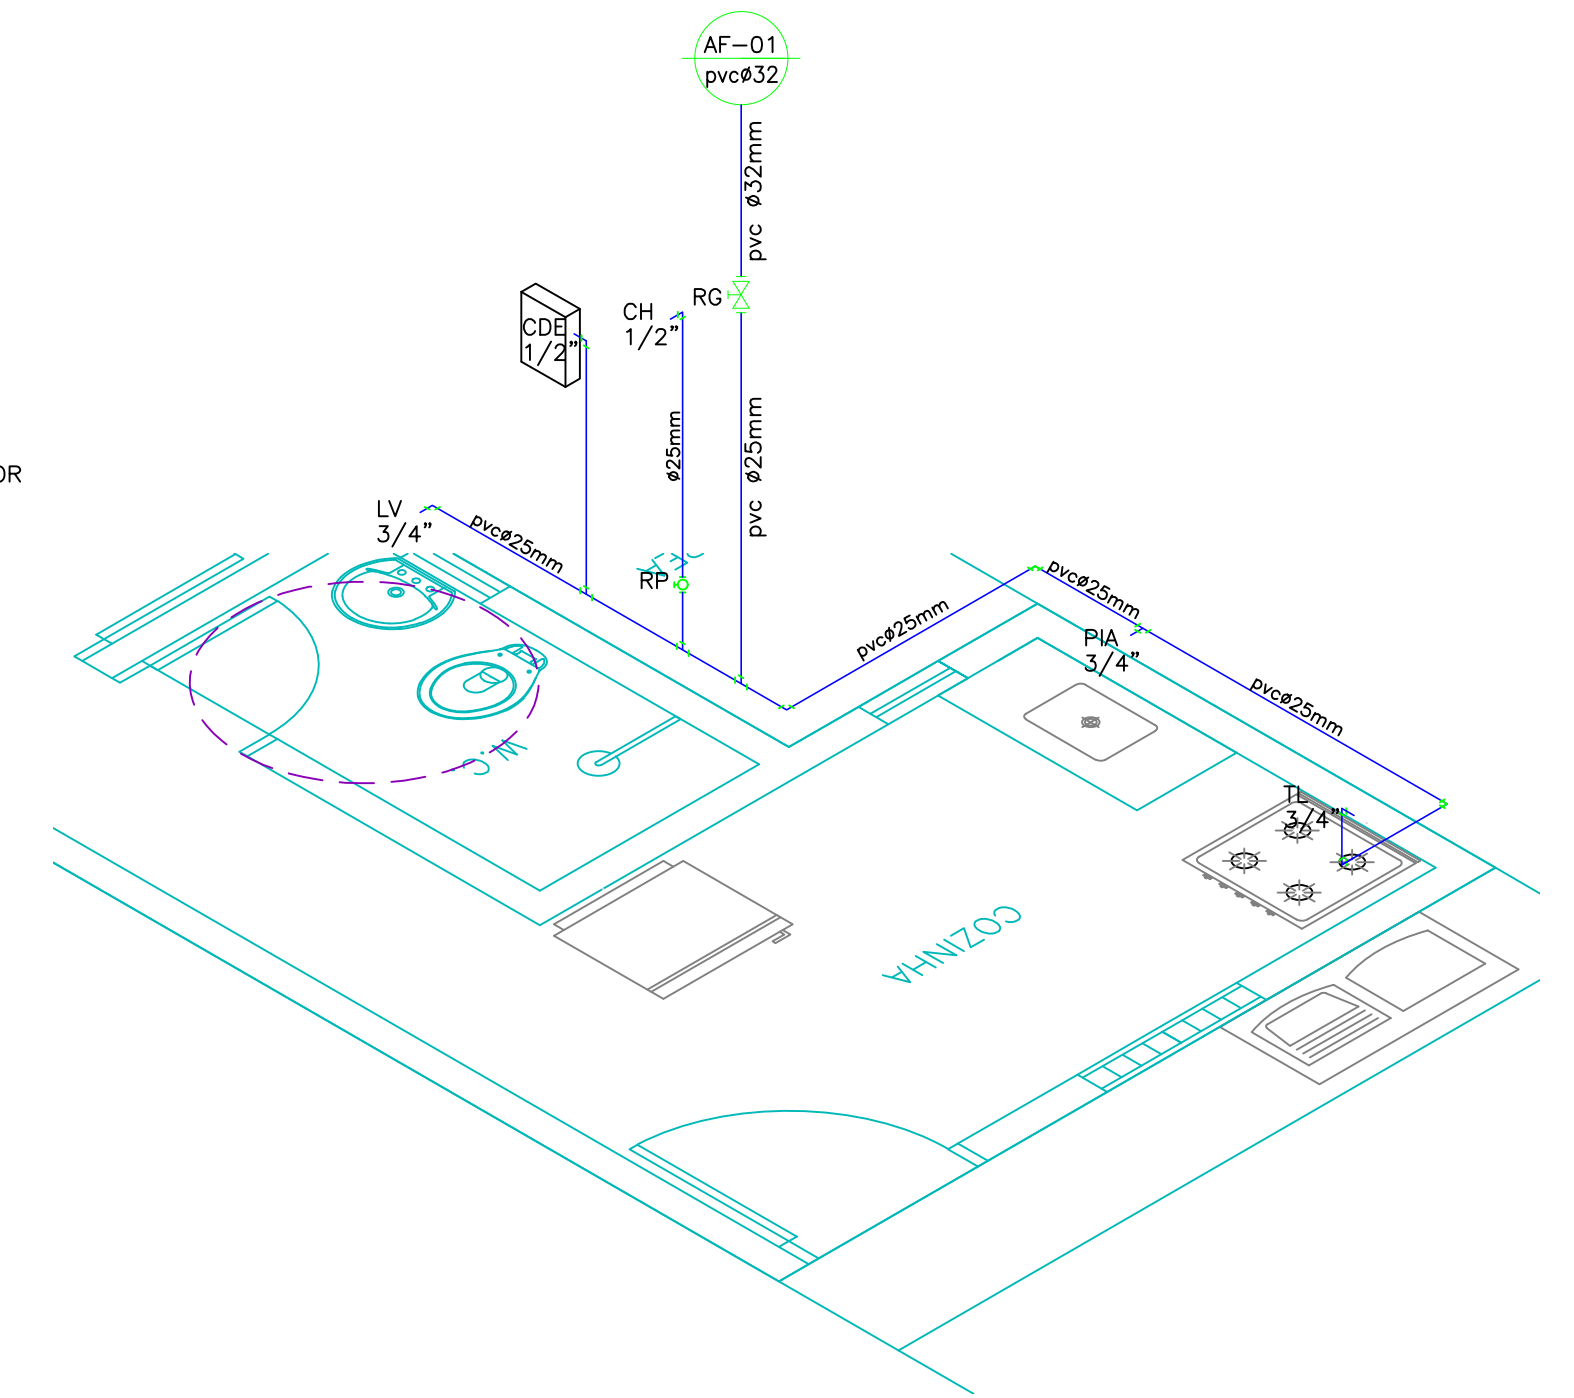


DETALHE ISOMÉTRICO
ESC.: 1/25

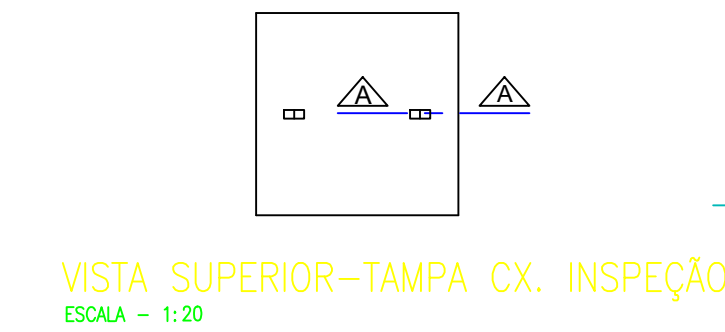


VISTA SUPERIOR-TAMPA CX. INSPEÇÃO
ESCALA - 1:20

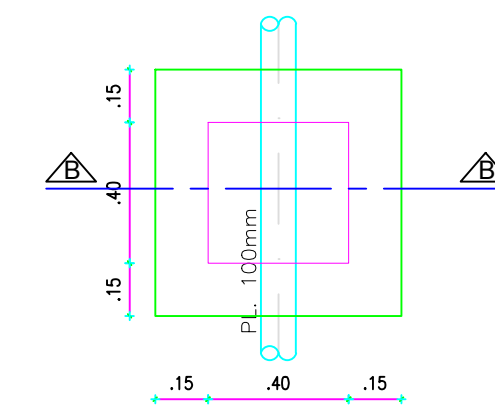


PLANTA BAIXA-CAIXA DE INSPEÇÃO
ESCALA - 1:20

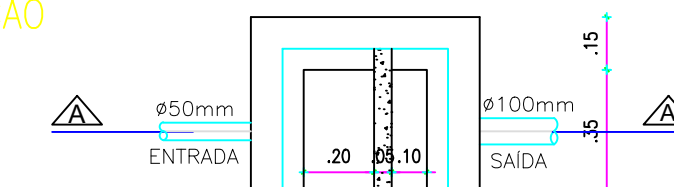


PLANTA BAIXA-CAIXA DE SABÃO
ESCALA - 1:20

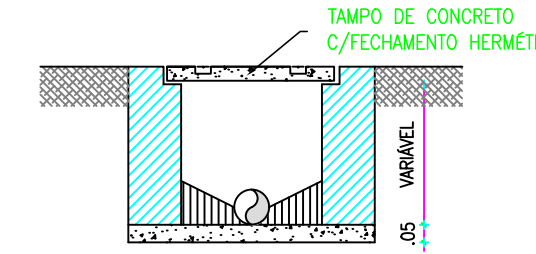


CORTE BB-TAMPA DE INSPEÇÃO
ESCALA - 1:20

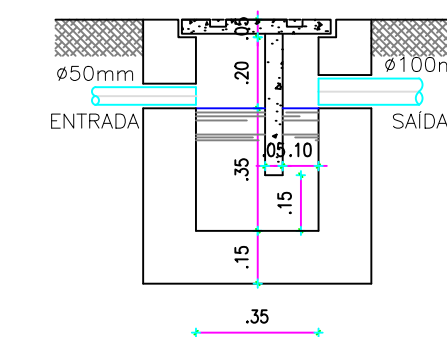


CORTE AA-CAIXA DE SABÃO
ESCALA - 1:20

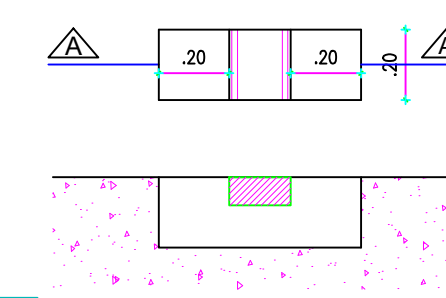

CORTE AA-TAMPA DE INSPEÇÃO
ESCALA - 1:20

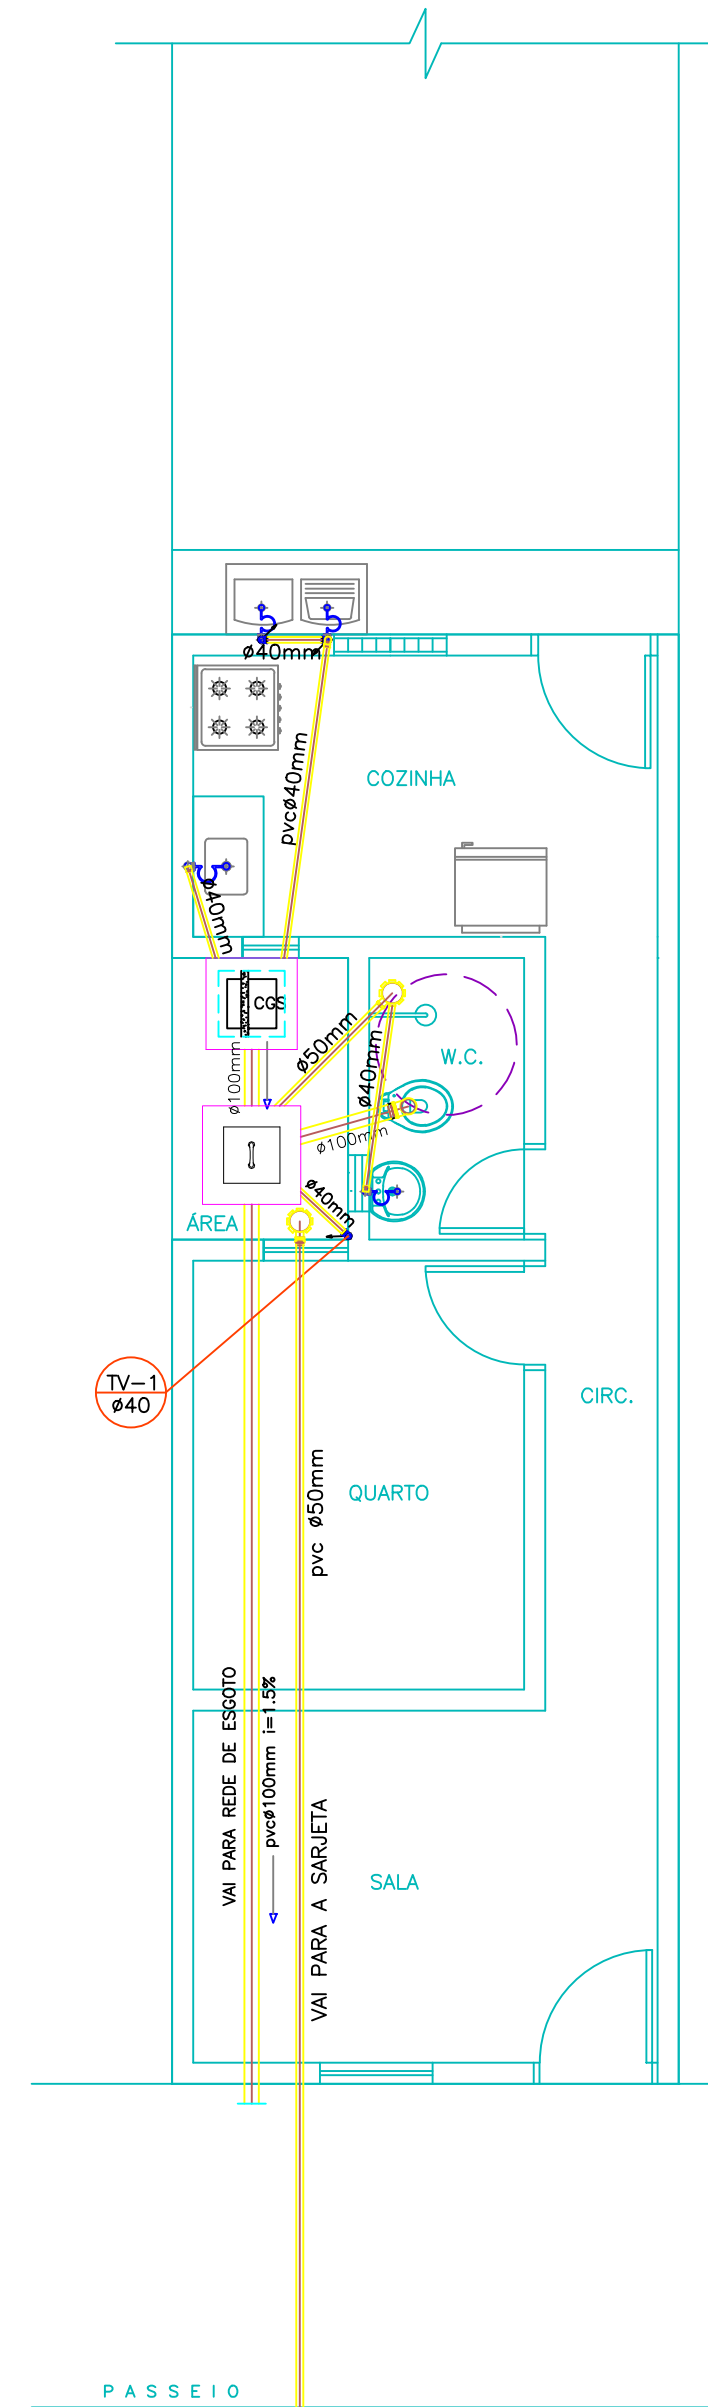

PLANTA BAIXA
ESC.: 1/50

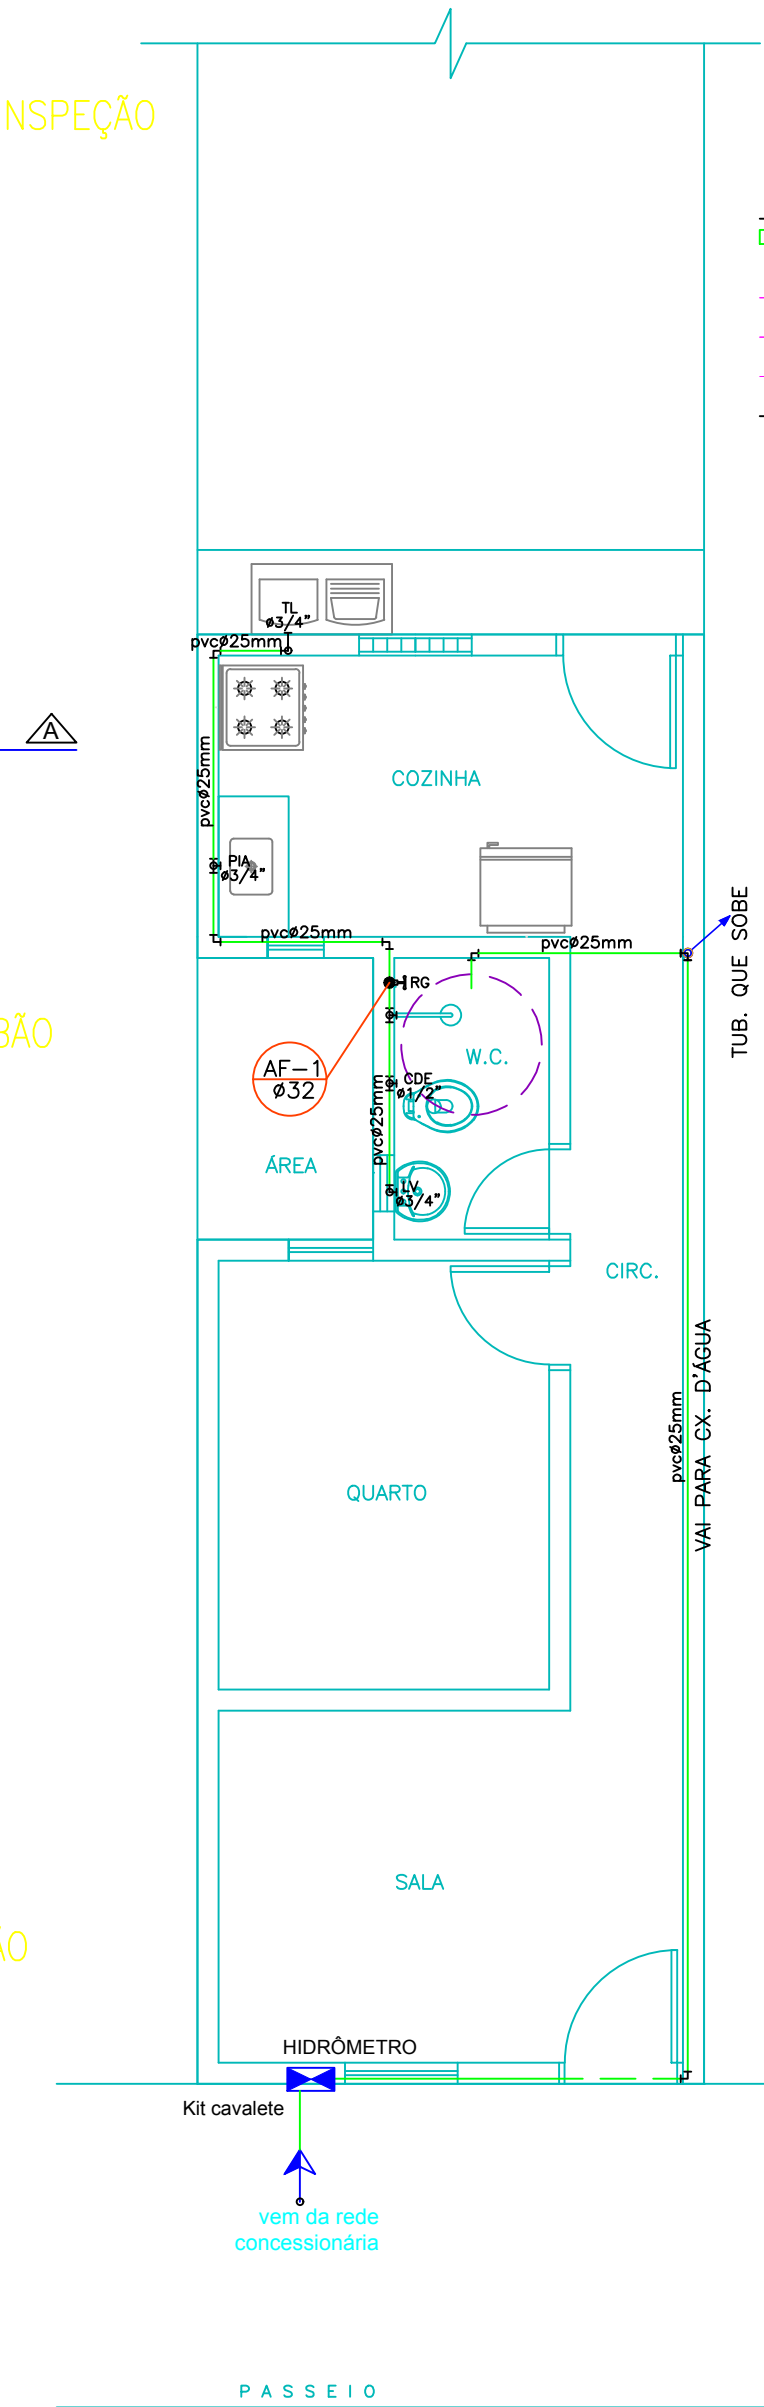

PLANTA BAIXA
ESC.: 1/50

DIÂMETRO (cm)	DECLIVIDADE (%)
100	1,5
50	3
40	3

LEGENDA

LEGENDA	DISCRIMINAÇÃO	ALTURA
RP	REGISTRO PRESSÃO	1.10
RG	REGISTRO GAVETA	1.80
LV	LAVATÓRIO	0.90
CH	CHUVEIRO	2.10
TL	TANQUE DE LAVAR ROUPA	1.10
PIA	PIA DE COZINHA	1.10
CDE	CAIXA DESCARGA EXTERNA	1.80

LEGENDA

AF-1	ÁGUA FRIA
TV-1	TUBO DE VENTILAÇÃO
	CAIXA SIFONADA 150x150x50mm
	CAIXA DE INSPEÇÃO
	CAIXA DE GORDURA
	ø 100
	ø 40
	ø 50

PREFEITURA MUNICIPAL DE SOBRAL

SECRETARIA DOS DIREITOS HUMANOS,
HABITAÇÃO E ASSISTÊNCIA SOCIAL

PROGRAMA PROGRAMA PRO MUN GES POL - PT Nº 0342881-81
AÇÃO RECONSTRUÇÃO DE 68 UNIDADES HABITACIONAIS

LOCAL BAIRRO CIDADE DR. JOSÉ EUCLIDES FERREIRA GOMES

ENGENHEIRO JOSÉ VAZ RODRIGUES NETO
CREA 56370D - CE.

PROJETO PROJETO DE INSTALAÇÕES ELÉTRICA E HIDROSANITÁRIA

ARQUIVO	DATA	ESCALA	PROJETO	PRONOME
	JUNHO 2018	INDICADAS	TIPO 11 (TESTADA 3.20m)	03/03