



ELÉTRICO

| QUADRO DE CARGA | | | | | | |
|-----------------|-------------|-------------|-------------|-------------|----------|-----------------------------|
| CIRCUITO | LAMPADA 60W | LAMPADA 40W | TOMADA 100W | TOMADA 300W | TOTAL(W) | DISJUNTOR (A) |
| UNICO | 05 | - | 02 | 01 | 800 | 15 |
| | | | | | | CONDUTOR (mm ²) |
| | | | | | | 2x2,5 |


| LEGENDA | |
|---------|---|
| | Caixa de medição embutir a 1,50m do piso |
| | Entrada de serviço aérea |
| | Interruptor simples 1 tecla - 1,10m do piso |
| | Luminária para lâmpada incandescente comum |
| | Tomada universal 2P + interruptor a 1,10m do piso |
| | Tomada universal 2P a 1,10m do piso |
| | Neutro, fase, Retorno e Terra, respectivamente |

DIAGRAMA UNIFILAR

REDE DE BT DA COELCE - 220 V

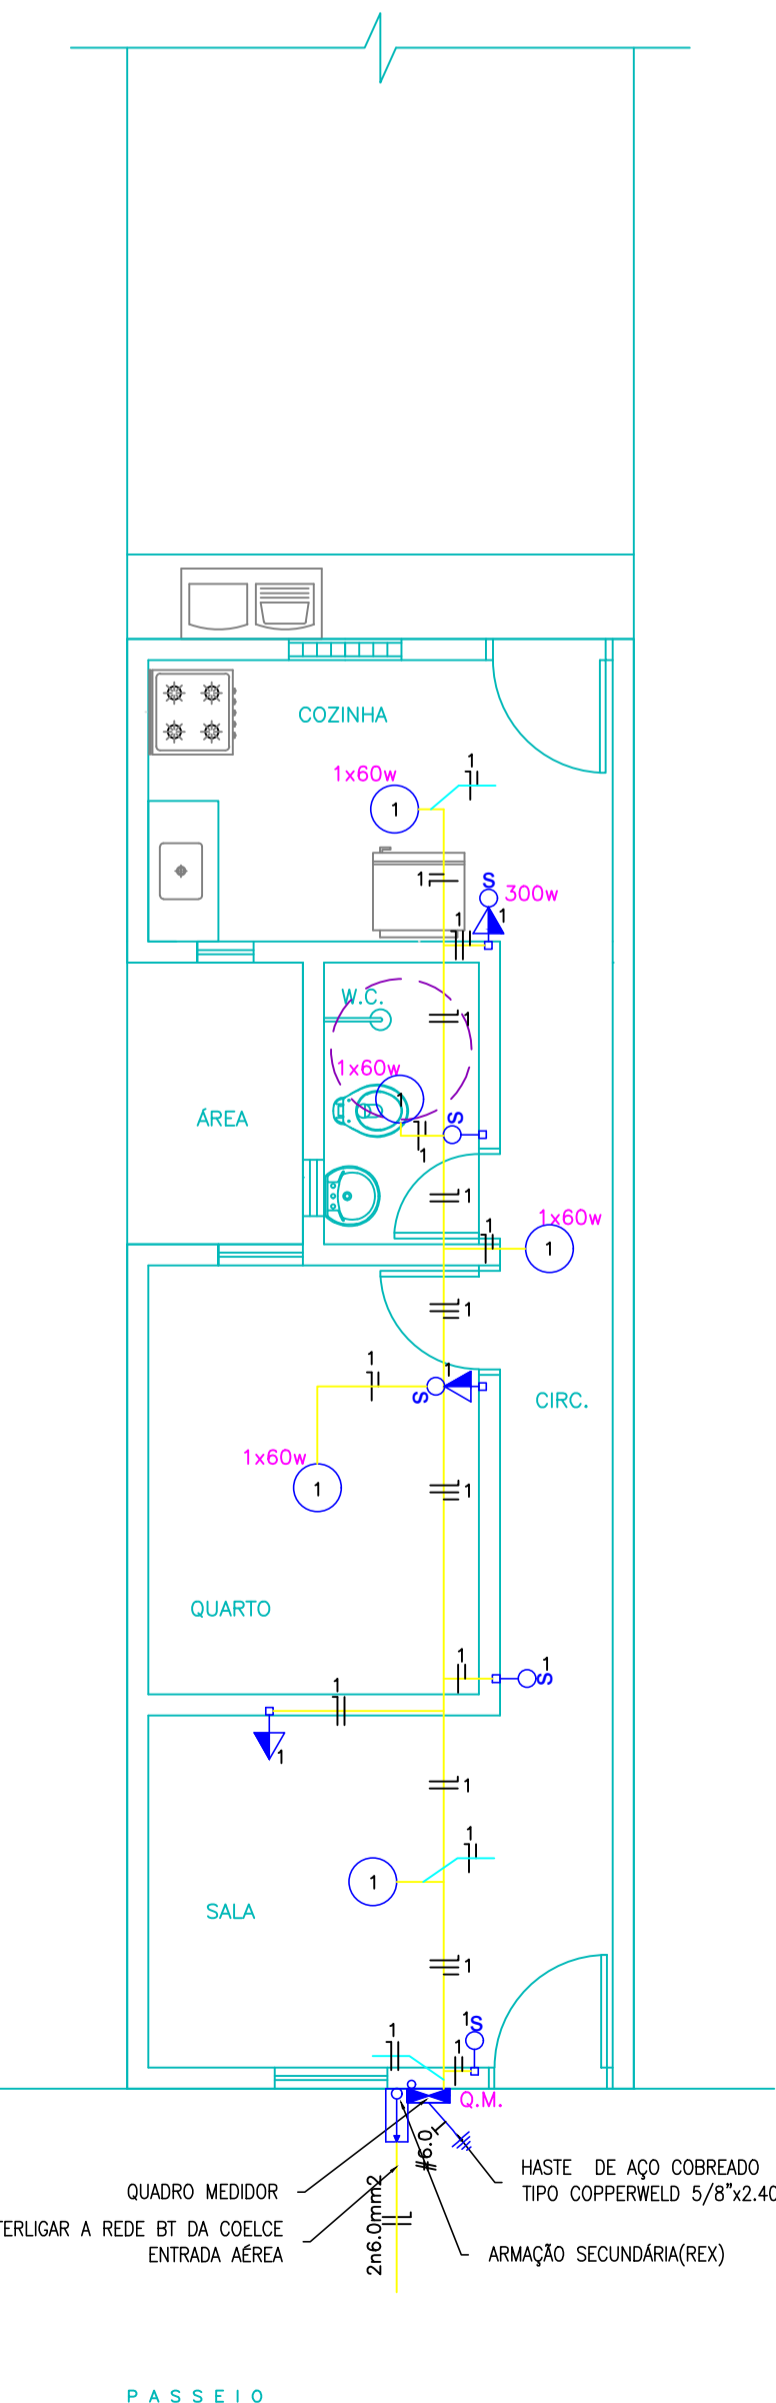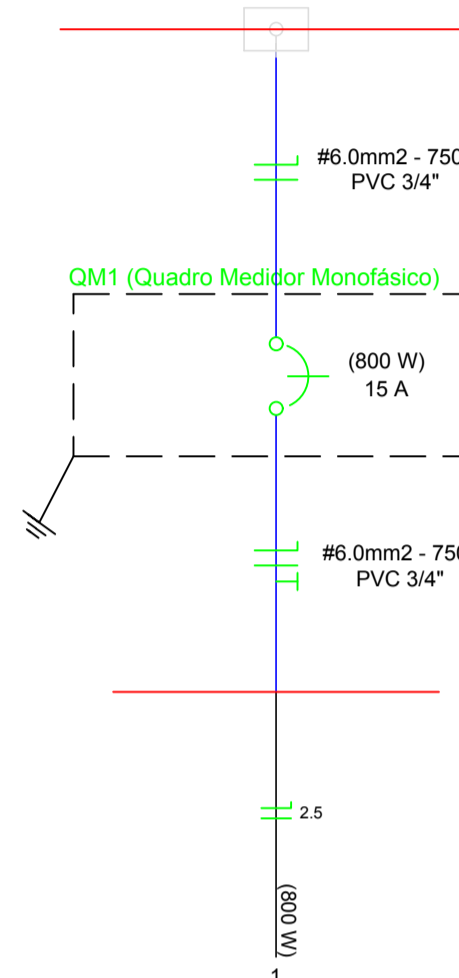


PLANTA BAIXA ESC.: 1/50

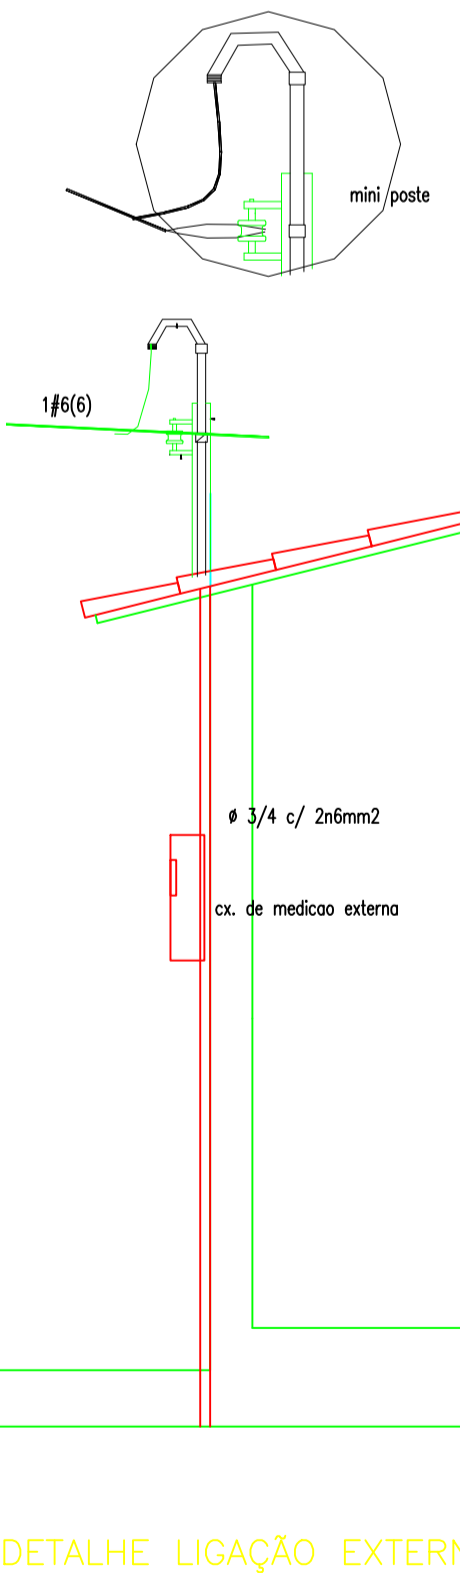


DETALHE LIGAÇÃO EXTERNA


HIDRO-SANITÁRIO

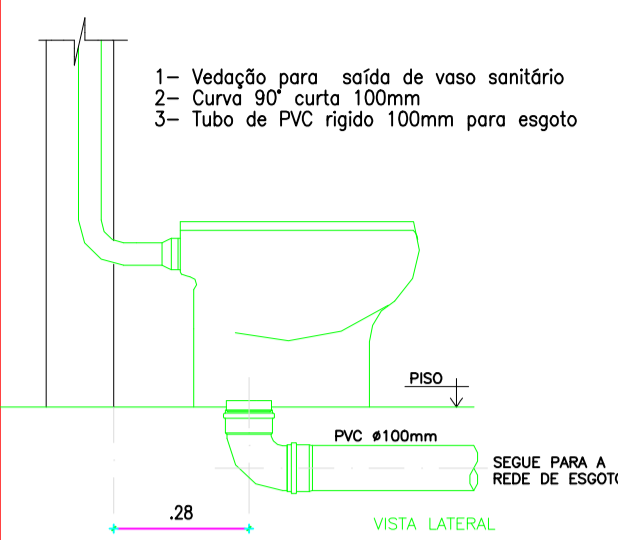


DETALHE EXECUTIVO DE ESGOTO RAMAL DO VASO SANITÁRIO

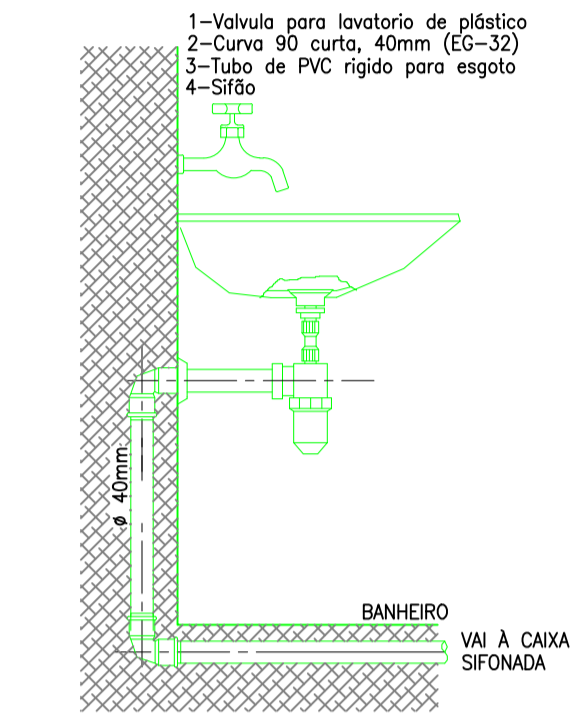


LIGAÇÃO LAVATÓRIO

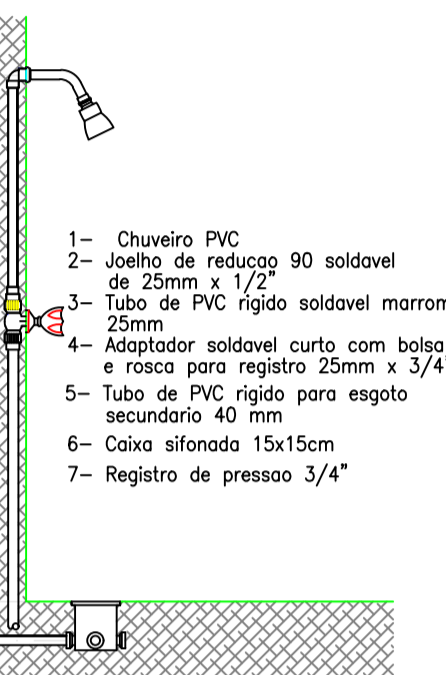


LIGAÇÃO CHUVEIRO

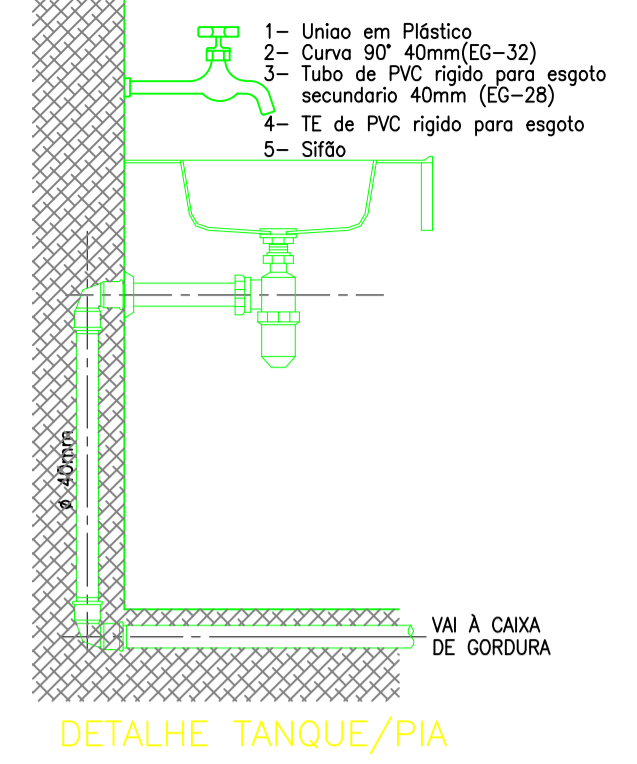


DETALHE TANQUE/PIA

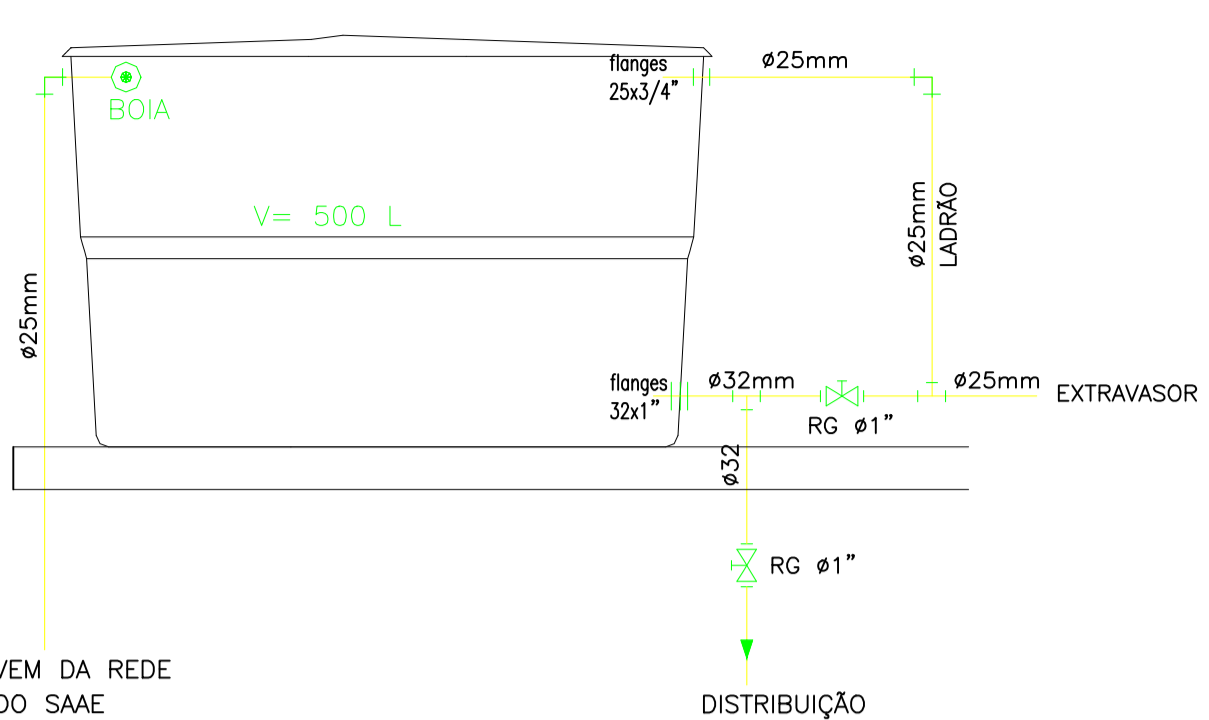


DETALHE CAIXA D'ÁGUA

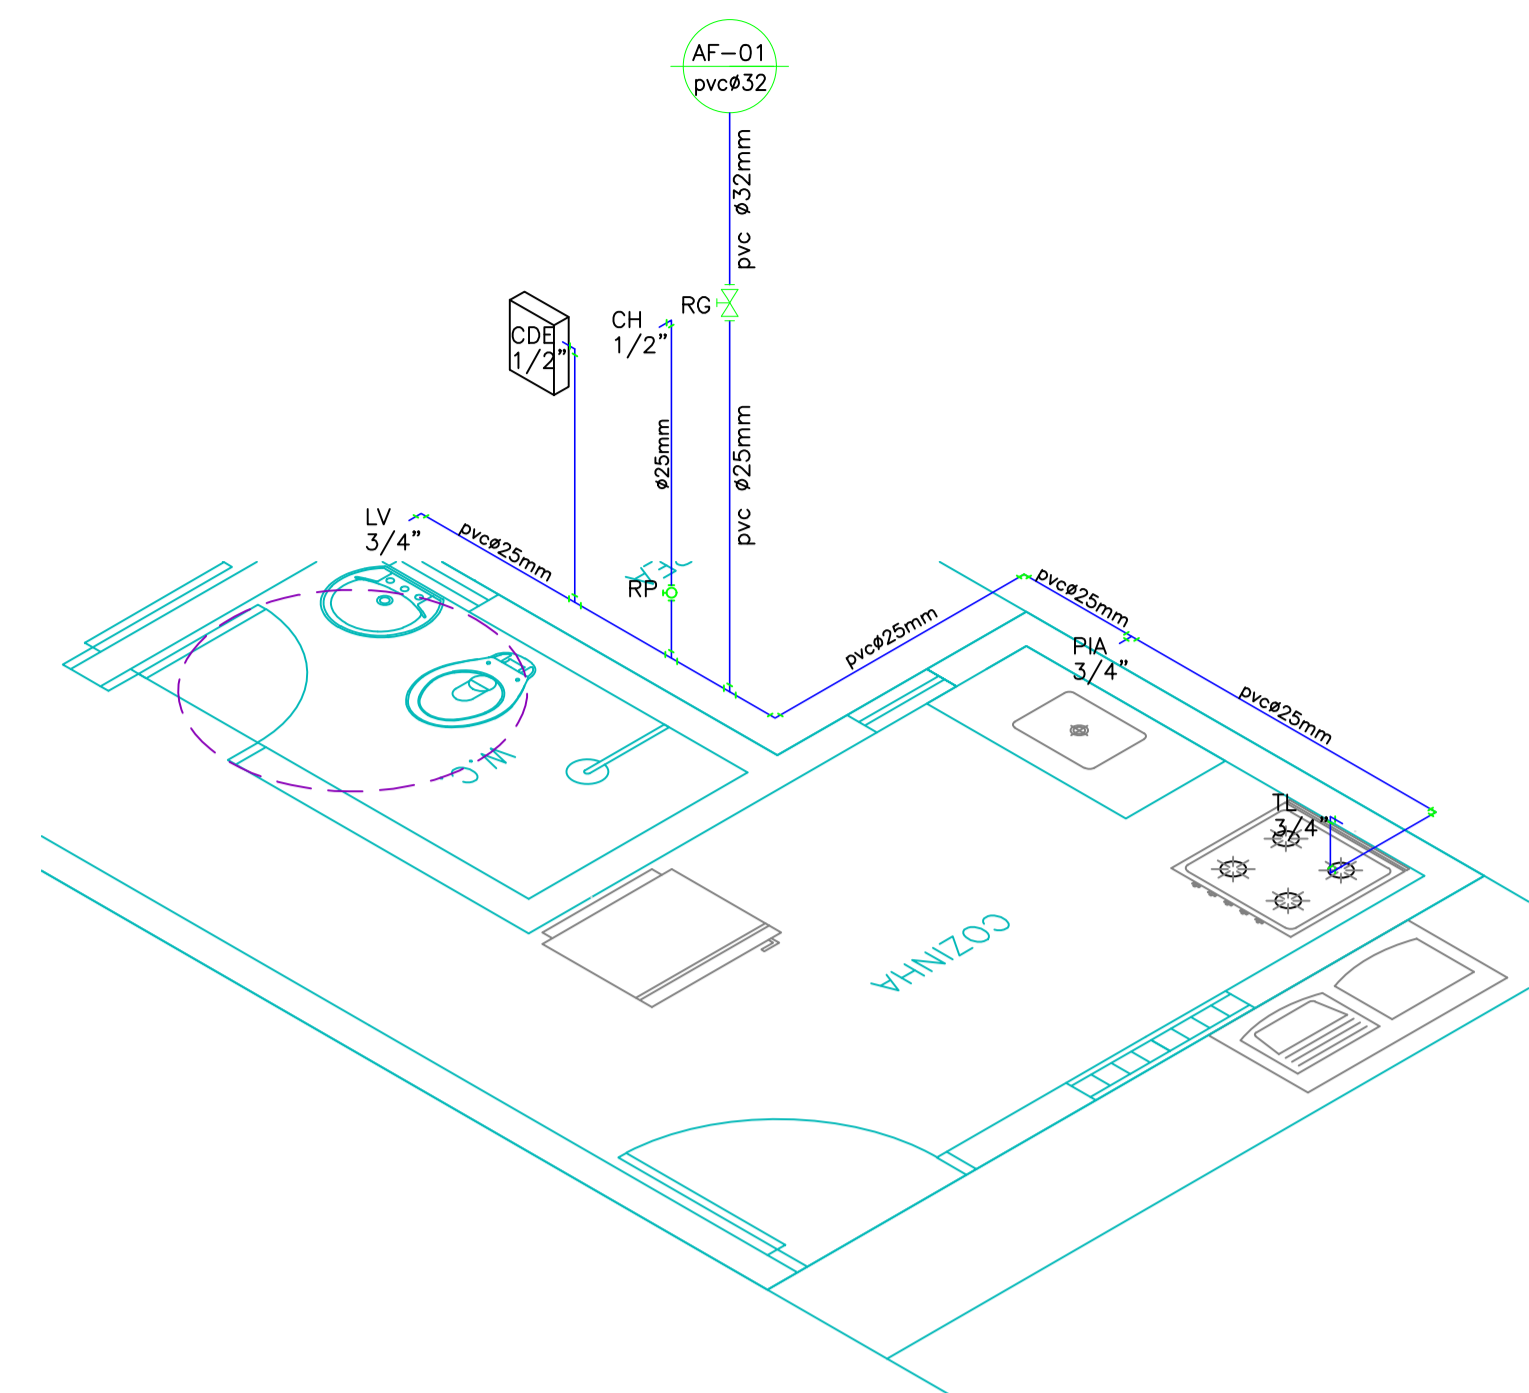


DETALHE ISOMÉTRICO ESC.: 1/25

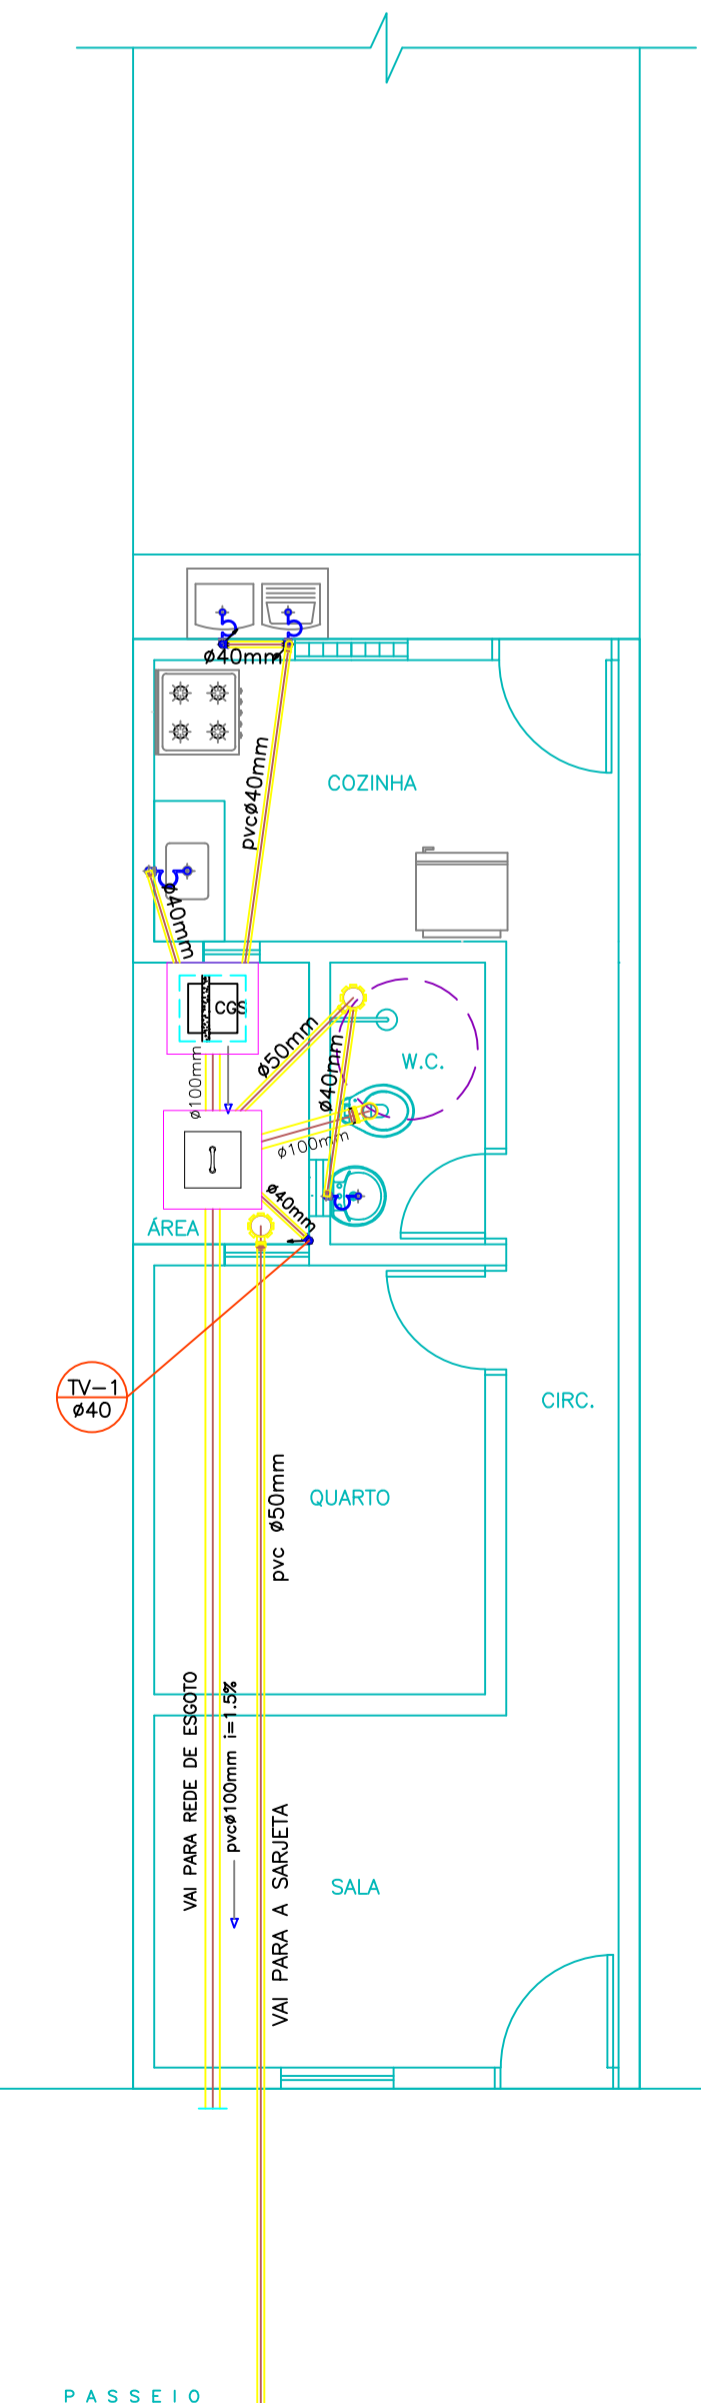

PLANTA BAIXA-CAIXA DE INSPEÇÃO ESCALA - 1:20

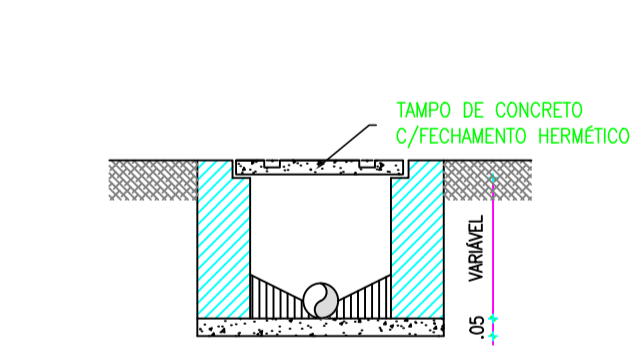


CORTE BB-TAMPA DE INSPEÇÃO ESCALA - 1:20

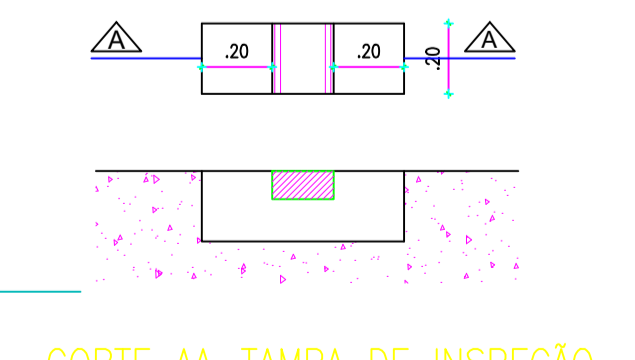

CORTE AA-TAMPA DE INSPEÇÃO ESCALA - 1:20


VISTA SUPERIOR-TAMPA CX. INSPEÇÃO

ESCALA - 1:20

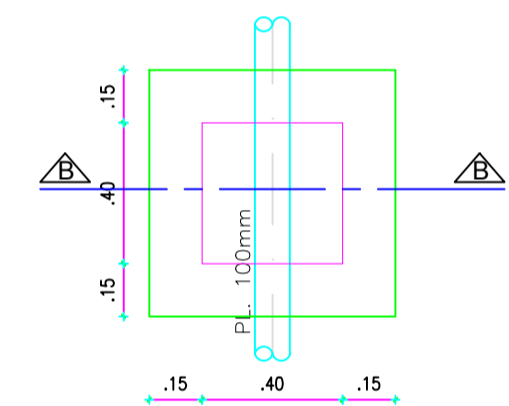

PLANTA BAIXA-CAIXA DE SABÃO

ESCALA - 1:20

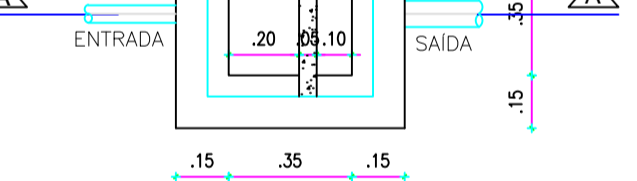


PLANTA BAIXA-CAIXA DE SABÃO

ESCALA - 1:20



CORTE AA-CAIXA DE SABÃO

ESCALA - 1:20

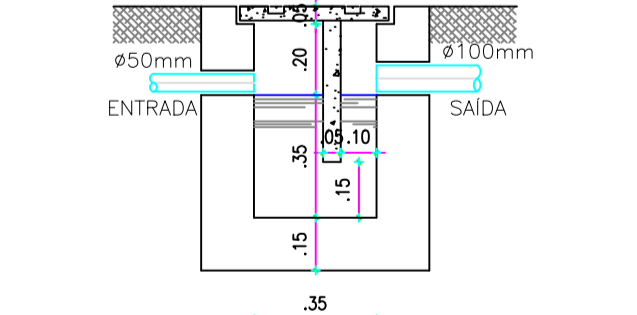


CORTE AA-CAIXA DE SABÃO

ESCALA - 1:20



PLANTA BAIXA ESC.: 1/50

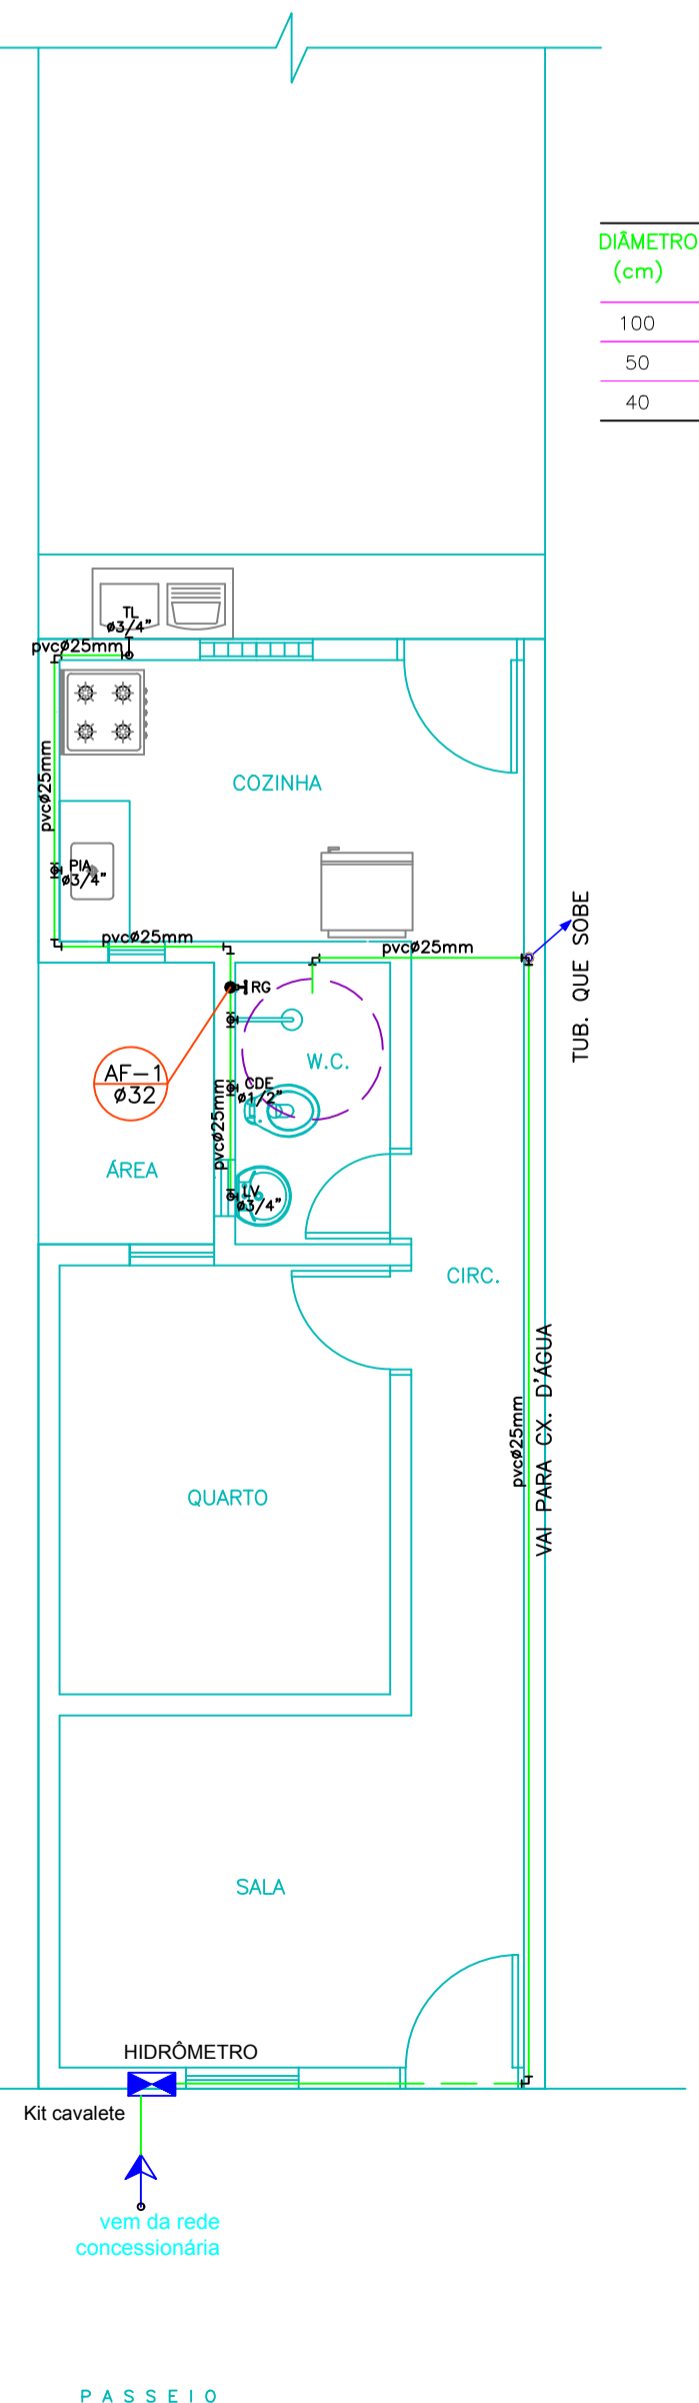

PLANTA BAIXA ESC.: 1/50

| DIÂMETRO (cm) | DECLIVIDADE (%) | LEGENDA | DISCRIMINAÇÃO | ALTURA |
|---------------|-----------------|---------|------------------------|--------|
| 100 | 1,5 | RP | REGISTRO PRESSÃO | 1.10 |
| 50 | 3 | LV | REGISTRO GAVETA | 1.80 |
| 40 | 3 | CH | LAVATÓRIO | 0.90 |
| | | TL | CHUVEIRO | 2.10 |
| | | PIA | TANQUE DE LAVAR ROUPA | 1.10 |
| | | CDE | PIA DE COZINHA | 1.10 |
| | | | CAIXA DESCARGA EXTERNA | 1.80 |

| LEGENDA | |
|---------|-----------------------------|
| | AF-1 AGUA FRIA |
| | TV-1 TUBO DE VENTILAÇÃO |
| | CAIXA SIFONADA 150x150x50mm |
| | CAIXA DE INSPEÇÃO |
| | CAIXA DE GORDURA |
| | ø 100 |
| | ø 40 |
| | ø 50 |

PREFEITURA MUNICIPAL DE SOBRAL

SECRETARIA DOS DIREITOS HUMANOS, HABITAÇÃO E ASSISTÊNCIA SOCIAL

PROGRAMA: PROGRAMA PRO MUN GES POL - PT Nº 0342881-81

AÇÃO: RECONSTRUÇÃO DE 68 UNIDADES HABITACIONAIS

LOCAL: BAIRRO CIDADE DR. JOSÉ EUCLIDES FERREIRA GOMES

ENGENHEIRO: JOSÉ VAZ RODRIGUES NETO
CREA 56370D - CE.

PROJETO: PROJETO DE INSTALAÇÕES ELÉTRICA E HIDROSANITÁRIA

| | | | | |
|---------|------------|-----------|-------------------------|----------|
| ARQUIVO | DATA | ESCALA | PROJETO | PRATISMA |
| | JUNHO 2018 | INDICADAS | TIPO 09 (TESTADA 3,70m) | 03/03 |