




DUCHA MANUAL  
DETALHE BACIA SANITARIA COM CAIXA ACOPLADA

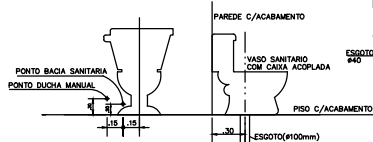



TANQUE LAVAR  
(DECORALITA)

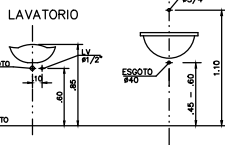

CHUVEIRO

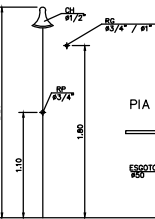

PIA DE COZINHA

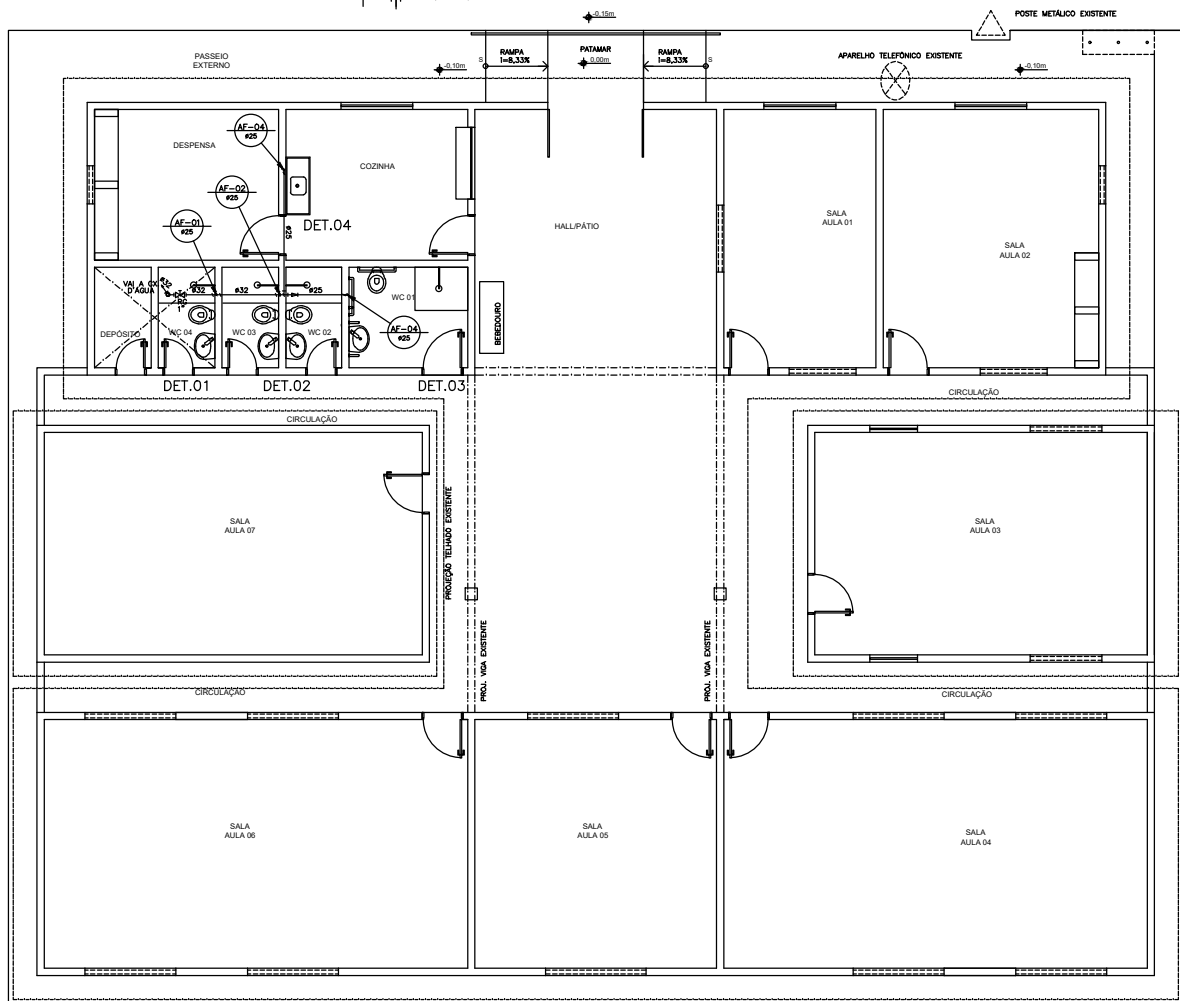 

LEGENDA

LEGENDA	DISCRIMINACAO	ALTURA
RP	REGISTRO PRESSAO	1,10
RG	REGISTRO GAVETA	1,80
LV	LAVATORIO	0,60
CH	CHUVEIRO	2,20
DM	DUCHA MANUAL	0,30
PIA	PIA DE COZINHA	1,10
CDA	CAIXA DE DESCARGA ACOPLADA	0,30
DE	DESEDOUPO	0,60
AF	AGUA FRIA	

FOSSA EXISTENTE.

PLANTA BAIXA  
ESCALA 1/50

SECRETARIA DA INFRAESTRUTURA

PROJETO: PROJETO HIDRÁULICO  
ESCOLA DE BOQUEIRÃO

INTERESSADO: PREFEITURA DE SOBRAL  
ENDEREÇO: DISTRITO DE BOQUEIRÃO LAT.: 3.64919 ; LONG.: -40.45039  
MUNICÍPIO: SOBRAL

AUTOR: AUGUSTO AZEVEDO FILHO  
AUTOR: JOÃO PAULO SIQUEIRA

PLANTA BAIXA ESCOLA  
LEGENDA:

DATA JUNHO/2020 | REVISÃO 02 | ARQUIVO PR\_01\_02 | HIDRA 01/02