


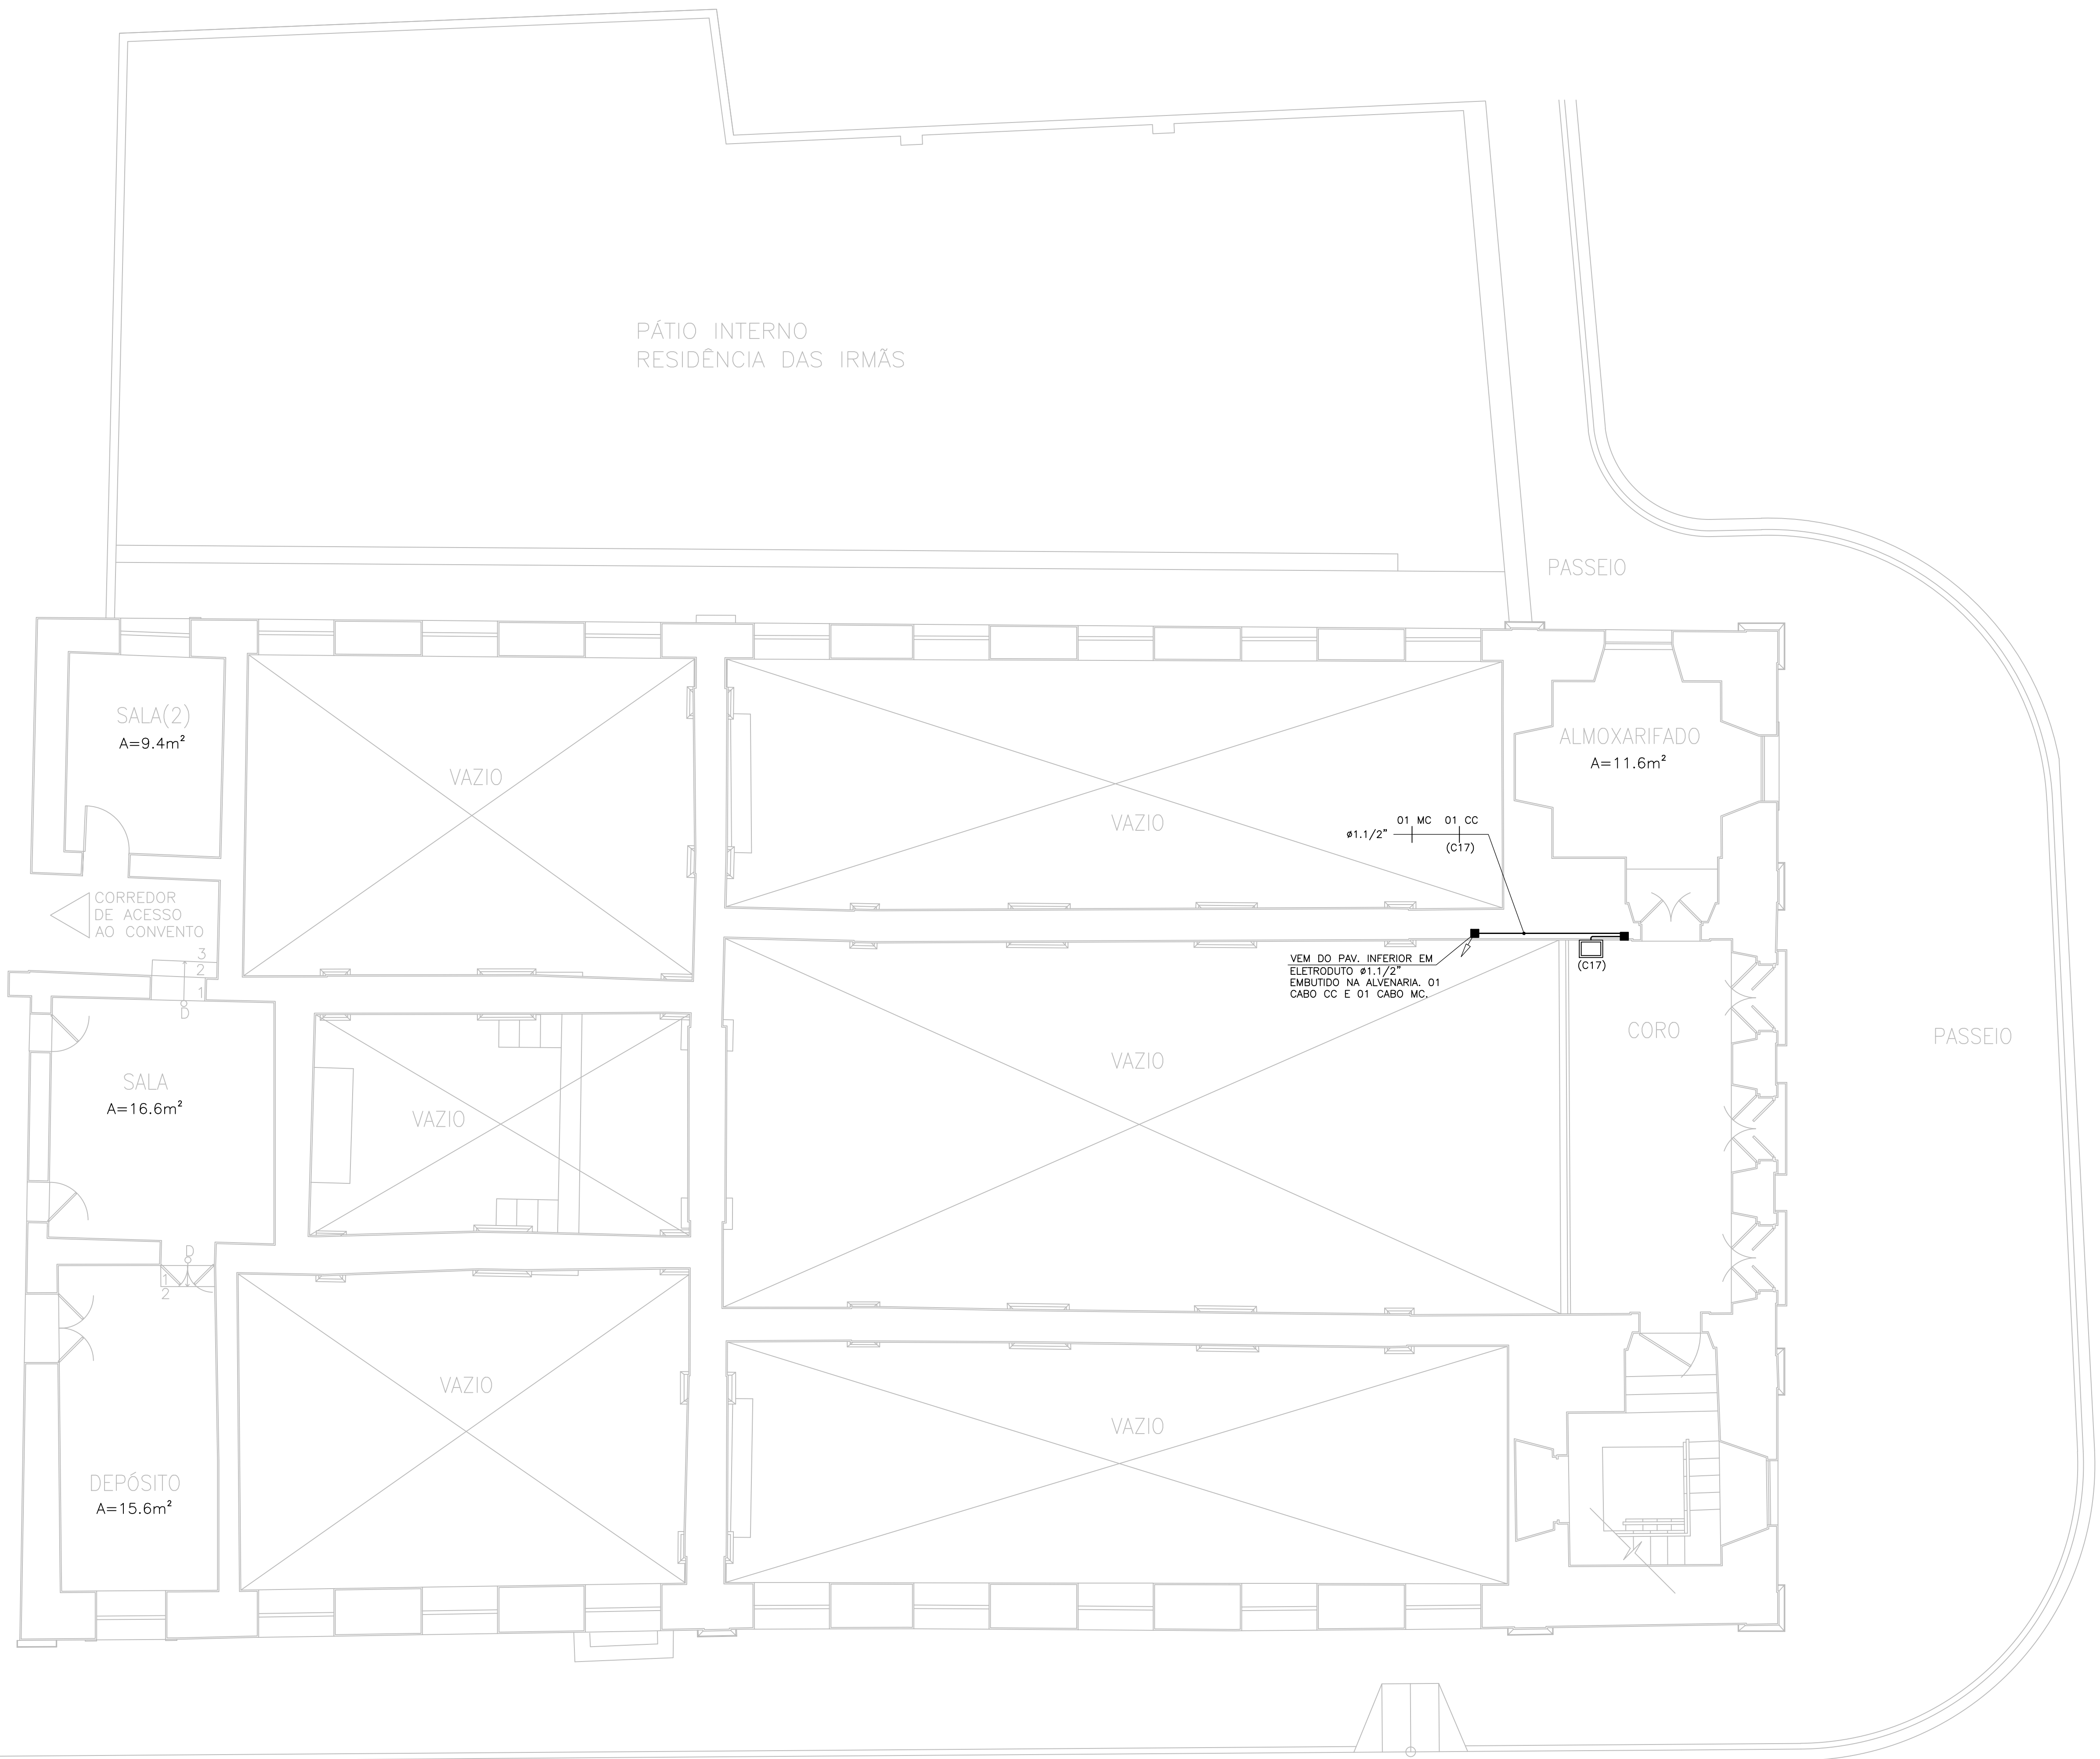

01 PLANTA PAVIMENTO SUPERIOR
ESC. 1/75

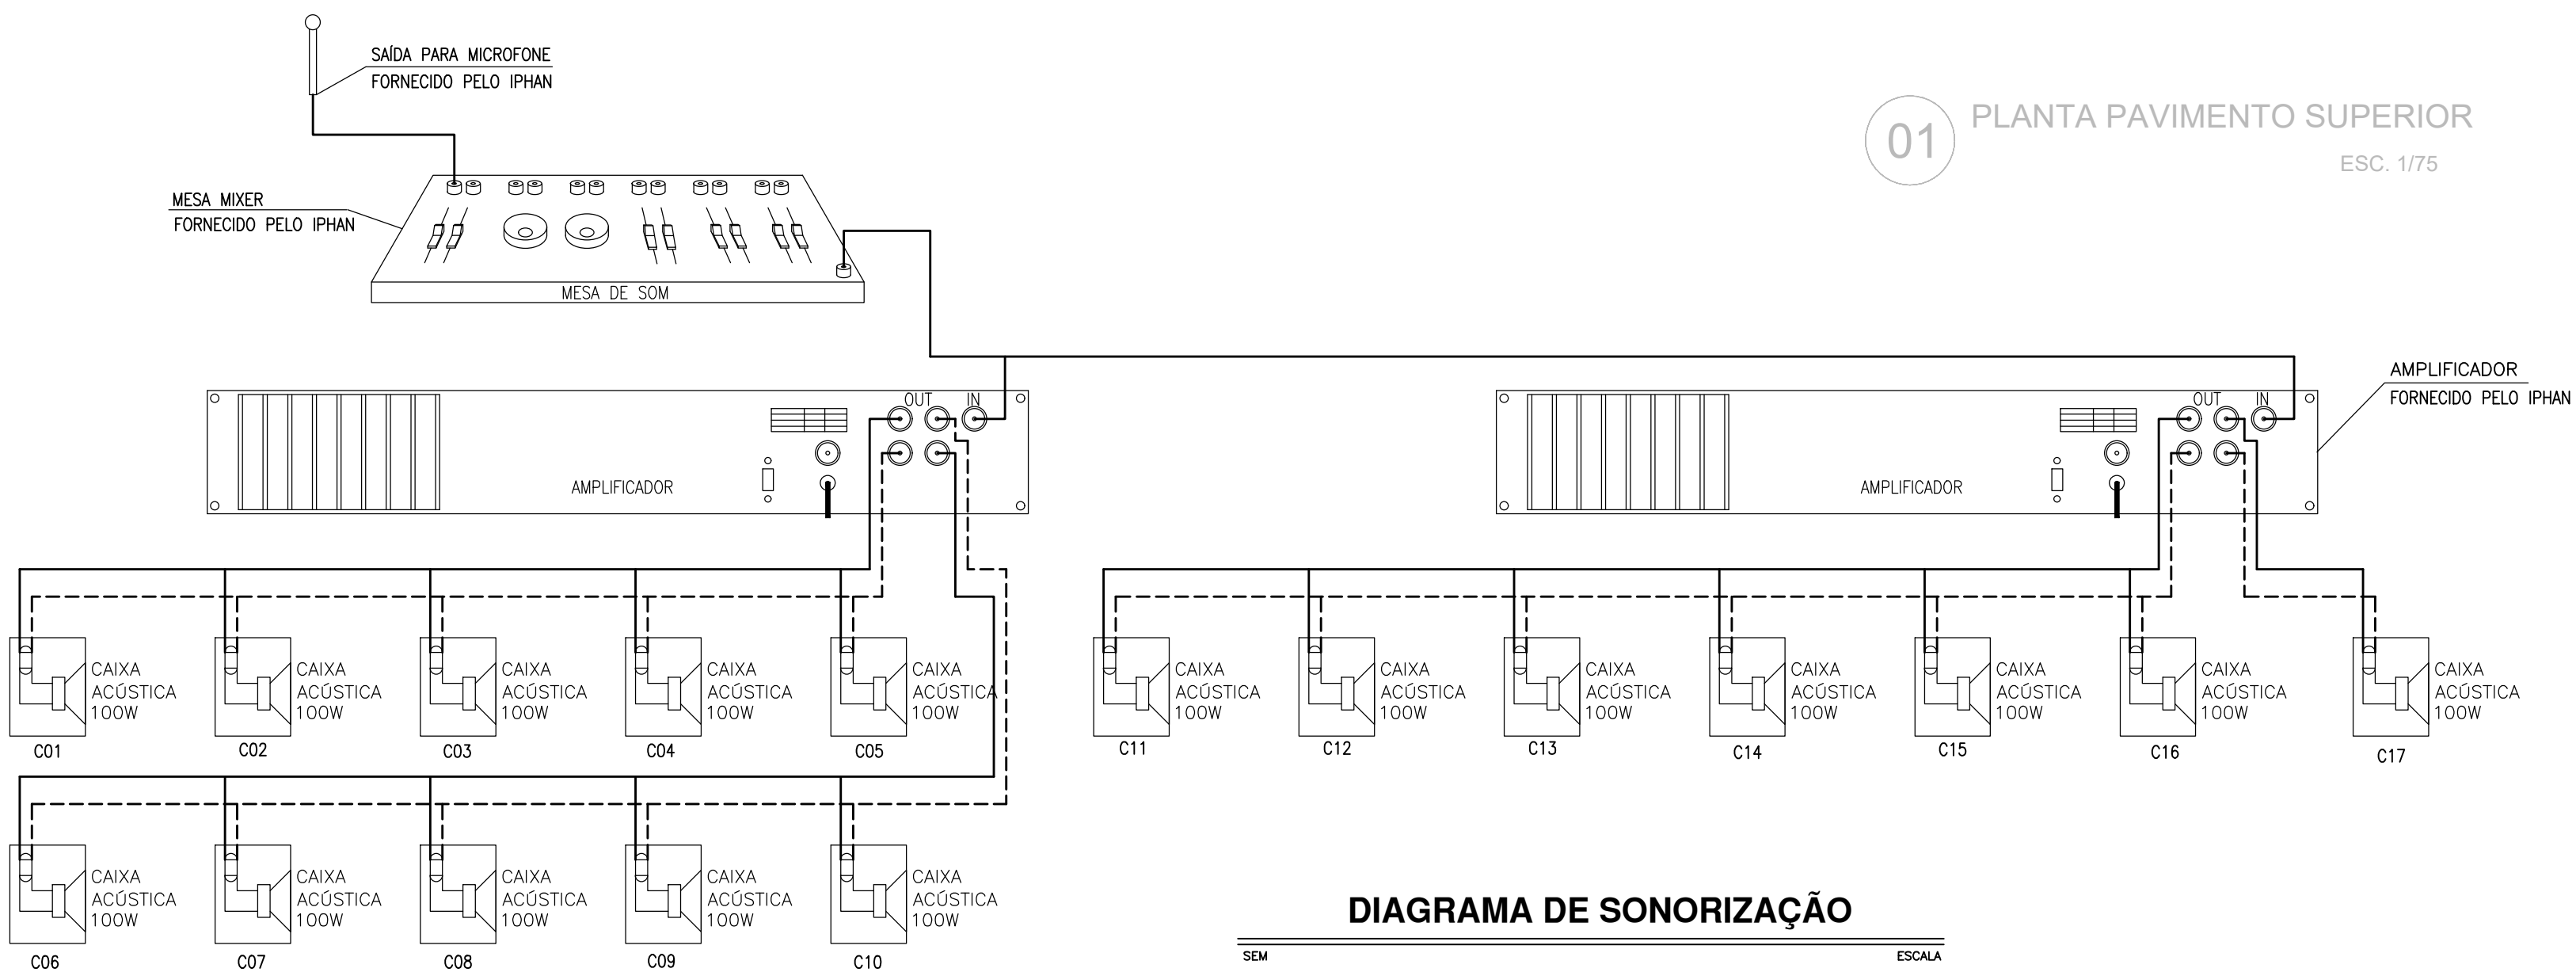
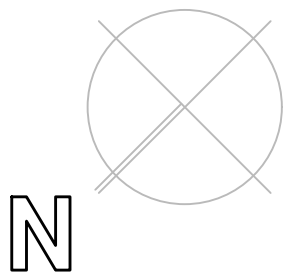



DIAGRAMA DE SONORIZAÇÃO

LEGENDA

SÍMBOLO	DESCRIÇÃO - ESPECIFICAÇÃO
	ELETRODUTO EM PVC RÍGIDO ROSCÁVEL, EMBUTIDO NA ALVENARIA QUANDO NÃO INDICADO SOBRE PORTAS E JANELAS, FABRICAÇÃO AMANCO OU EQUIVALENTE. QUANDO NÃO COTADO ADOTAR Ø1".
	CAIXA DE SOM ACÚSTICA 100W DE SOBREPOR, NA COR BRANCA. FAB.: NOVIX MODELO:NEO NVK25B OU SIMILAR TÉCNICO. INSTALADA A 3,00m DO PISO, PREVER CAIXA EM CAIXA PVC 4"x4"x2", PARA INSTALAÇÃO JUNTO A CAIXA.
	CAIXA DE PASSAGEM EM PVC COM TAMPA CEGA APARAFUSADA, INSTALADA EMBUTIDA NA ALVENARIA. QUANDO NÃO INDICADA ADOTAR 4"x4"x2".
	CABO PARALELO CRISTAL PARA ALTO-FALANTES - 2 X 16AWG PARA ATÉ 750 Watts RMS. CABO COM TENSÃO DE ISOLAMENTO DE 5-24 V E MÁXIMO DE 100 V. CONDUTOR DE COBRE BANHADO EM ALUMÍNIO. REVESTIMENTO EM PVC. FABRICANTE: TECHNOISE OU SIMILAR TÉCNICO.
	CABO CI 50-10. CONDUTOR DE FIO DE COBRE ESTANHADO, RECOZIDO, COM FORMAÇÃO FLEXÍVEL.
	MESA DE SOM. FORNECIDA PELO IPHAN.
	MIXER AMPLIFICADORES. FORNECIDO PELO IPHAN.
	INDICAÇÃO DE SUBIDA E DESCIDA DE ELETRODUTO.

NOTAS

- ELETRODUTO NÃO COTADO SERÁ DE ø1"
- TODAS AS EMENDAS DE CABO DEVEM SER FEITAS COM SOLDA PRATA.
- MESA DE SOM, AMPLIFICADORES, E MICROFONE SERÃO FORNECIDOS PELO IPHAN.
- DEVERÁ SER DEIXADO ARAME GUIA #16 BWG EM TODAS AS TUBULAÇÕES SECAS.

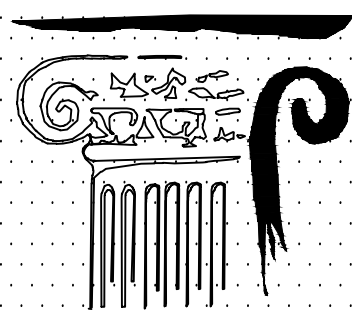

OFICINA DE PROJETOS S/S LTDA
ARQUITETURA - RESTAURO - CONSULTORIA

PREFEITURA MUNICIPAL DE SOBRAL-CE
SECRETARIA DE URBANISMO - SEURB
RUA VIRATO DE MEDEIROS, 1290 - CENTRO

PROJETO: IGREJA MENINO DE DEUS - SOBRAL
RUA MENINO DE DEUS, S/N - CENTRO - SOBRAL/CE

PRANCHA:

DESENHO: PROJETO SONORIZAÇÃO
PLANTA BAIXA PAV. SUPERIOR

ENGENHEIRO: JORGE LUIZ SIMAS RODRIGUES - RNP: 0604255748
MARCELO ALVES COSTA - RNP: 0606114009

SOM

DATA:
AGO/2015

ESCALA:
1/75

ARQUIVO:
IPHAN-SOBRAL-MENINODEDEUS-SOM-0202.DWG

02/02