




- 01 000° U
- 02 000° U
- 03 000° U
- 04 BANQUETA AUXILIAR PARA PARTO
- 05 POLTRONA RECLINÁVEL PARA ACOMPANHANTE
- 06 BOLA DE BOBATH
- 07 BARRA DE LING
- 08 BANHEIRA

LEGENDA MOVEIS

[Symbol]	000° U
[Symbol]	000° U

EQUIPAMENTOS QUARTO PPP

01	CAMA PPP
02	000° U
03	000° U
04	BANQUETA AUXILIAR PARA PARTO
05	POLTRONA RECLINÁVEL PARA ACOMPANHANTE
06	BOLA DE BOBATH
07	BARRA DE LING
08	BANHEIRA

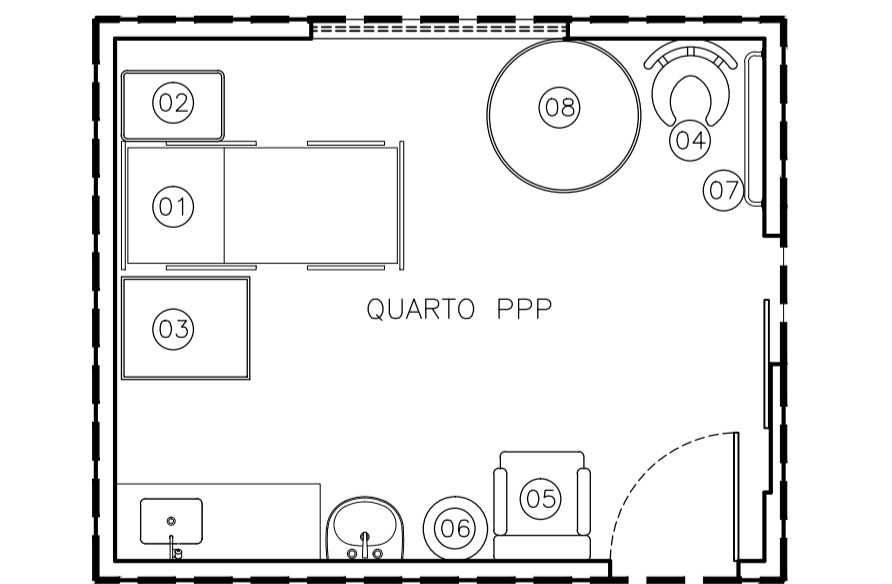

01 PLANTA BAIXA LAYOUT
esc.: 1/75

APROVO	PAGO	I.S.S.P.	I.S.S.C.	CREA	PROJETO	José Antenor Viana Coelho Arquiteto - CAU-CE 419.985-0 CPF 295.935.573-34
					CÁLCULO	
					CONSTRUÇÃO	
					PROPRIETÁRIO	

ANTENOR COELHO
ARQUITETO

CAU - CE 19.985-0

RUA CONSELHEIRO RODRIGUES JR, 30
SOBRAL - CE CEP. : 62.010-450
FONE : (88) 3611-2417

HOSPITAL MUNICIPAL DE SOBRAL - DR. ESTEVAM SETOR MATERNIDADE

CLIENTE: PREFEITURA MUNICIPAL DE SOBRAL

LOCAL: SOBRAL - CE

ARQUITETURA

01 PLANTA BAIXA LAYOUT

02 EQUIPAMENTOS QUARTO PPP

03 EQUIPAMENTOS QUARTO PPP

04

05

06

07

08

ESCALA: 1/75

DESENHO: VALMIR

PRANCHA: 21/25

ESCALA DE PLANTAS EM METROS

01	0,10
02	0,20
03	0,30
04	0,40
05	0,50
06	0,60
07	0,70
08	0,80
09	0,90
10	1,00
11	1,10
12	1,20
13	1,30
14	1,40
15	1,50
16	1,60
17	1,70
18	1,80
19	1,90
20	2,00
21	2,10
22	2,20
23	2,30
24	2,40
25	2,50
26	2,60
27	2,70
28	2,80
29	2,90
30	3,00