



PLANTA DE COBERTA
ESCALA 1/50

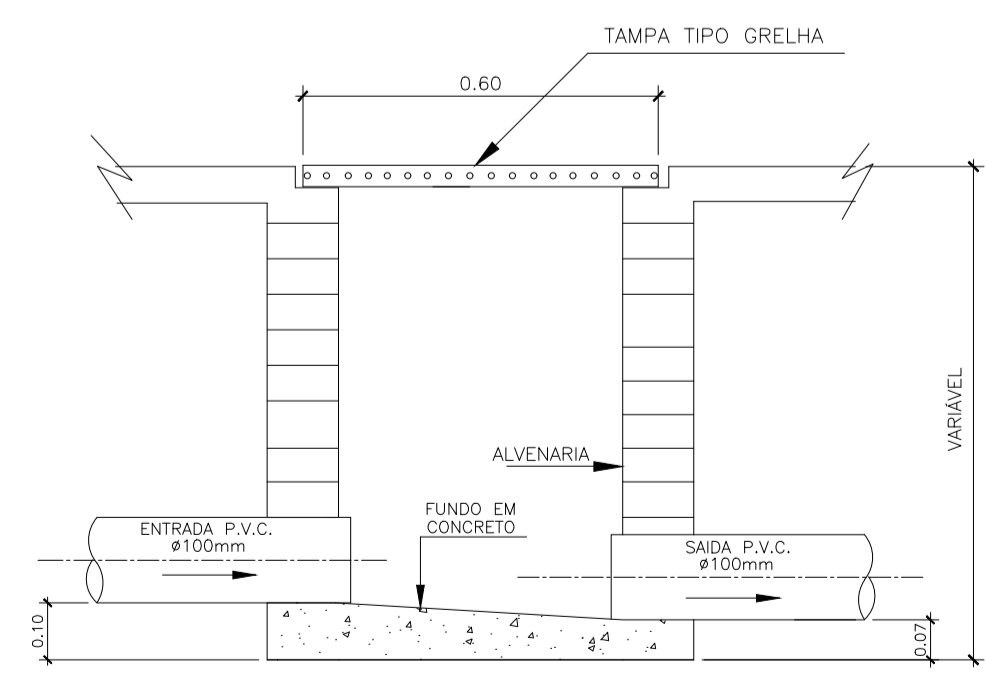

CORTE - A B'
DETALHE EXECUTIVO DE ÁGUAS PLUVIAIS
CAIXA 50x50 C/ TAMPA GRELHA

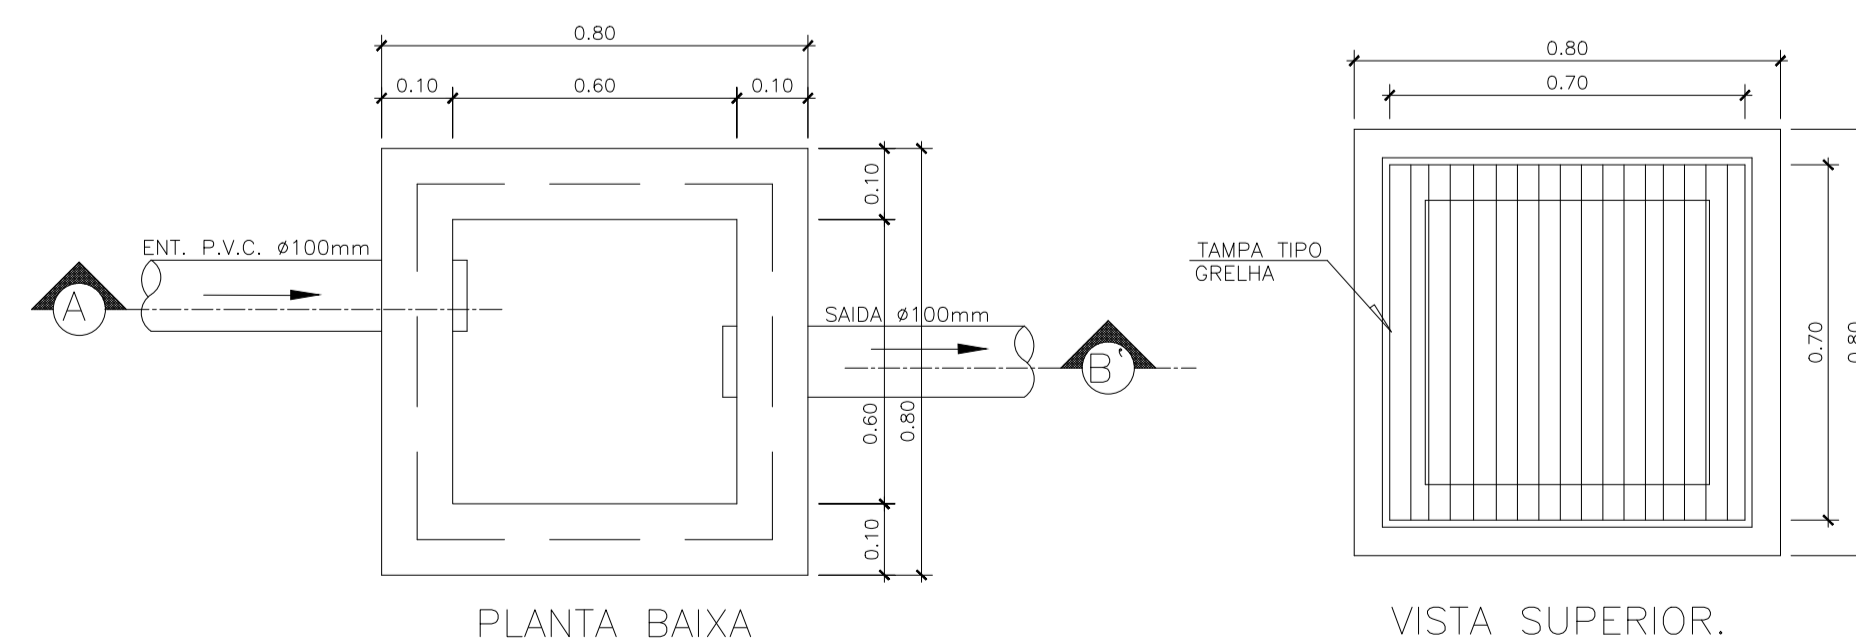

PLANTA BAIXA

VISTA SUPERIOR.

LEGENDA

- ÁGUAS PLUVIAIS
- CAIXA DE PASSAGEM 60x60x60cm C/ TAMPA DE GRELHA

DIÂMETRO (cm)	DECLIVIDADE (%)
200	0,7
150	0,7
100	1
75	2
50	3
40	3

ESCALA DE PLOTAGEM: 1:50

COR	FECHA
1	1.00
2	1.05
3	1.10
4	1.15
5	1.20
6	1.25
7	1.30
8	1.35
9	1.40

SECOMP - SECRETARIA DE OBRAS, MOBILIDADE E SERVIÇOS PÚBLICOS

PROJETO: **7 0VCEJÁŠWQED**
ÚUURÓVUÁ 0VCEJÁŠWQED/ÁRÓCSUJ UÁÓÓUÓÓŠCÁDÓT

INTERESSADO: **PREFEITURA DE SOBRAL** AUTOR: **REJANE PEREIRA**

ENDEREÇO: **RUA TUBIBA** AUTOR: **PAULO SIQUEIRA**

MUNICÍPIO: **SOBRAL - CE**

DESENHOS DA FRANCHA: **PREFEITURA DE SOBRAL** ESCALA: **1/50**

PLANTA DE COBERTA **SEM**

DET. CX. DE PASSAGEM **SEM**

LEGENDA **SEM**

DATA: **NOVEMBRO/2017** LOCAL: **FEVEREIRO/2018** ARQUIVO: **PR_02_02** **7 0VCEJÁŠWQED**
02/02