




DETALHE DISPOSIÇÃO GRAMADO SINTÉTICO

S/ ESCALA

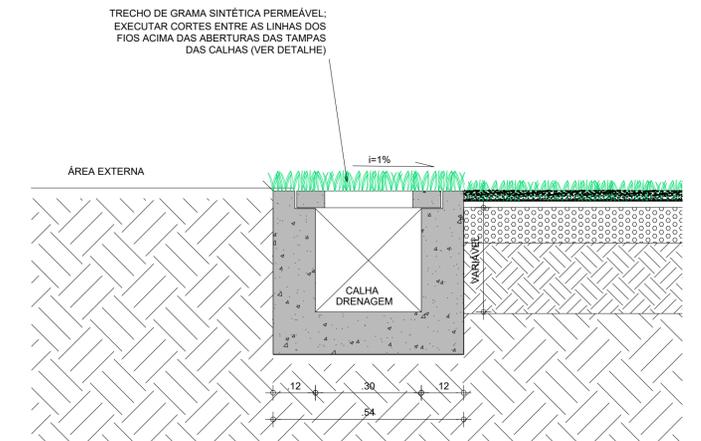


DETALHE CALHA DE DRENAGEM

S/ ESCALA

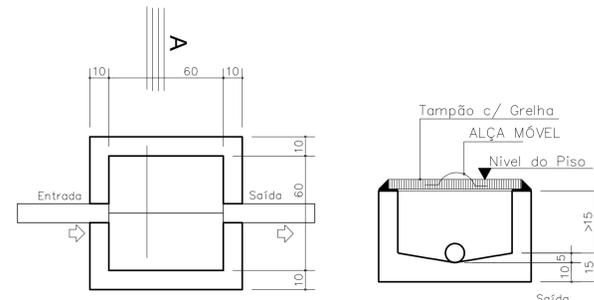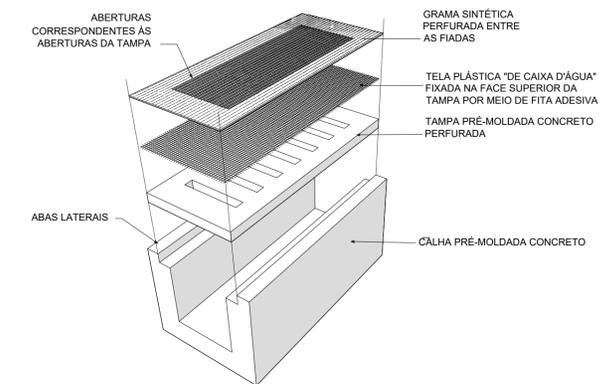

PLANTA CORTE AA
CAIXA DE CAPTAÇÃO DE
ÁGUAS PLUVIAIS - ESC. 1:20

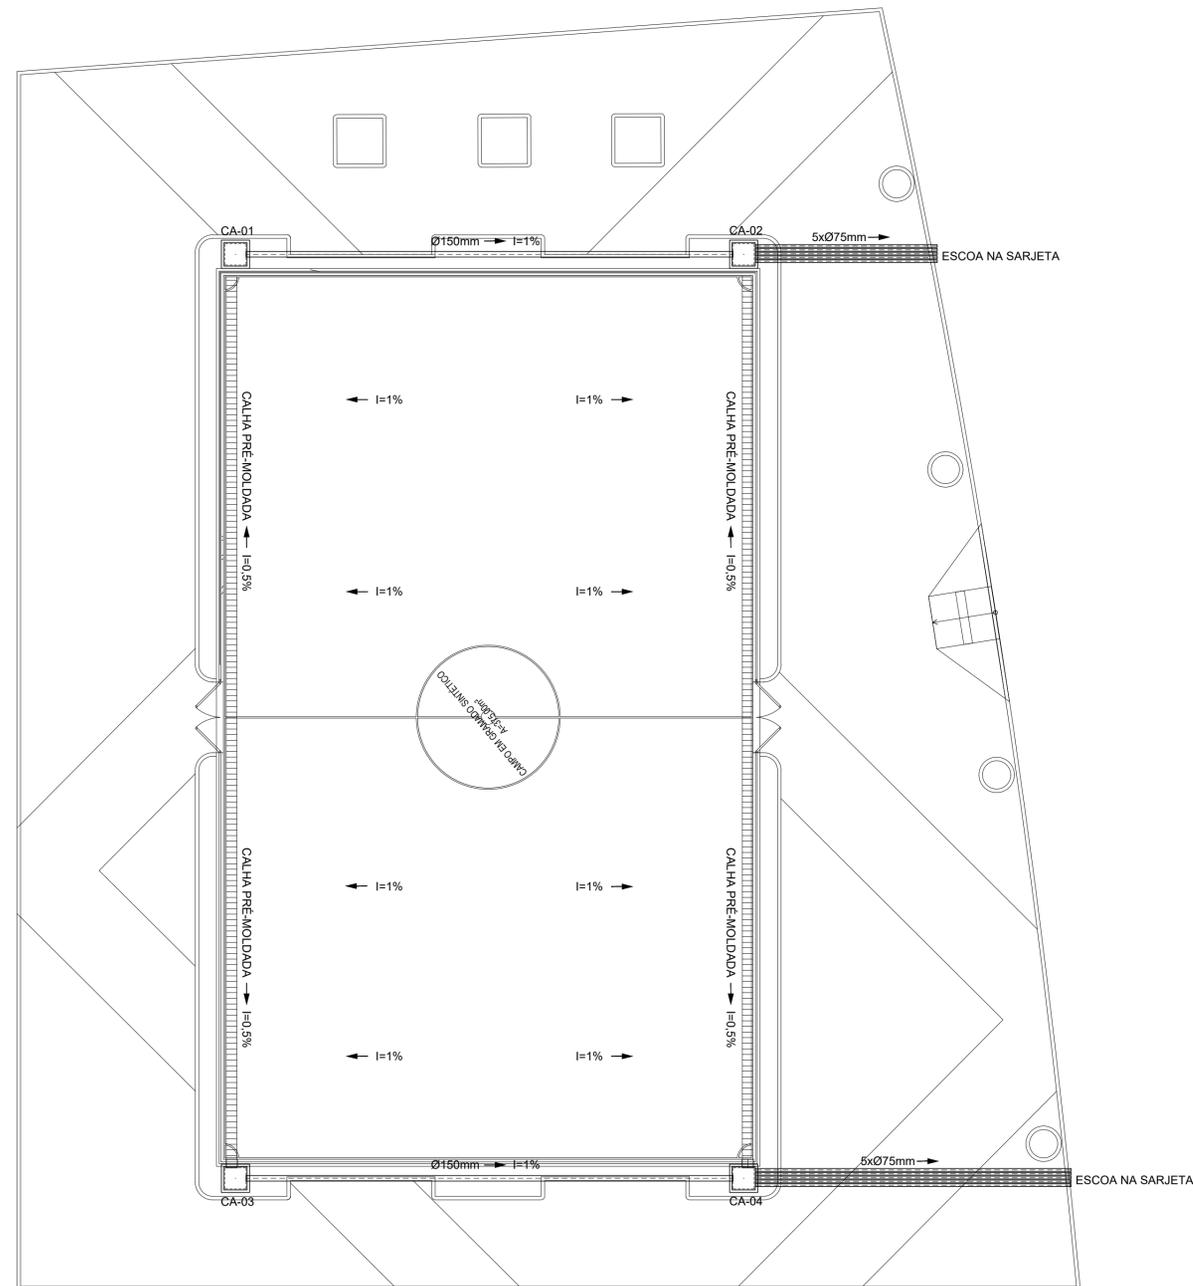

PLANTA BAIXA
ESCALA 1/100

LEGENDA

- CA CAIXA DE AREIA 60x60x60cm(mínimo)
- CAI CAIXA DE AREIA c/ TAMPA GRELHA 60x60x60cm(mínimo)

DIÂMETRO (cm)	DECLIVIDADE (%)
300	0,5
150	1
100	1
75	2
50	3
40	3

SECRETARIA DA INFRAESTRUTURA

PROJETO: **PROJETO ÁGUAS PLUVIAIS/DRENAGEM**
CONSTRUÇÃO DE CAMPINHO NO SETOR III

INTERESSADO: **PREFEITURA DE SOBRAL** AUTOR: **CLEVIO MENDES**

ENDEREÇO: _____

MUNICÍPIO: **SOBRAL**



PREFEITURA DE SOBRAL

DESENHOS DA PRONCHA: PLANTA BAIXA, DETALHES CONSTRUTIVOS, LEGENDA

ESCALA: 1/100, INDICADA, SEM