





PLANTA BAIXA TÉRREO  
ESCALA: 1/200

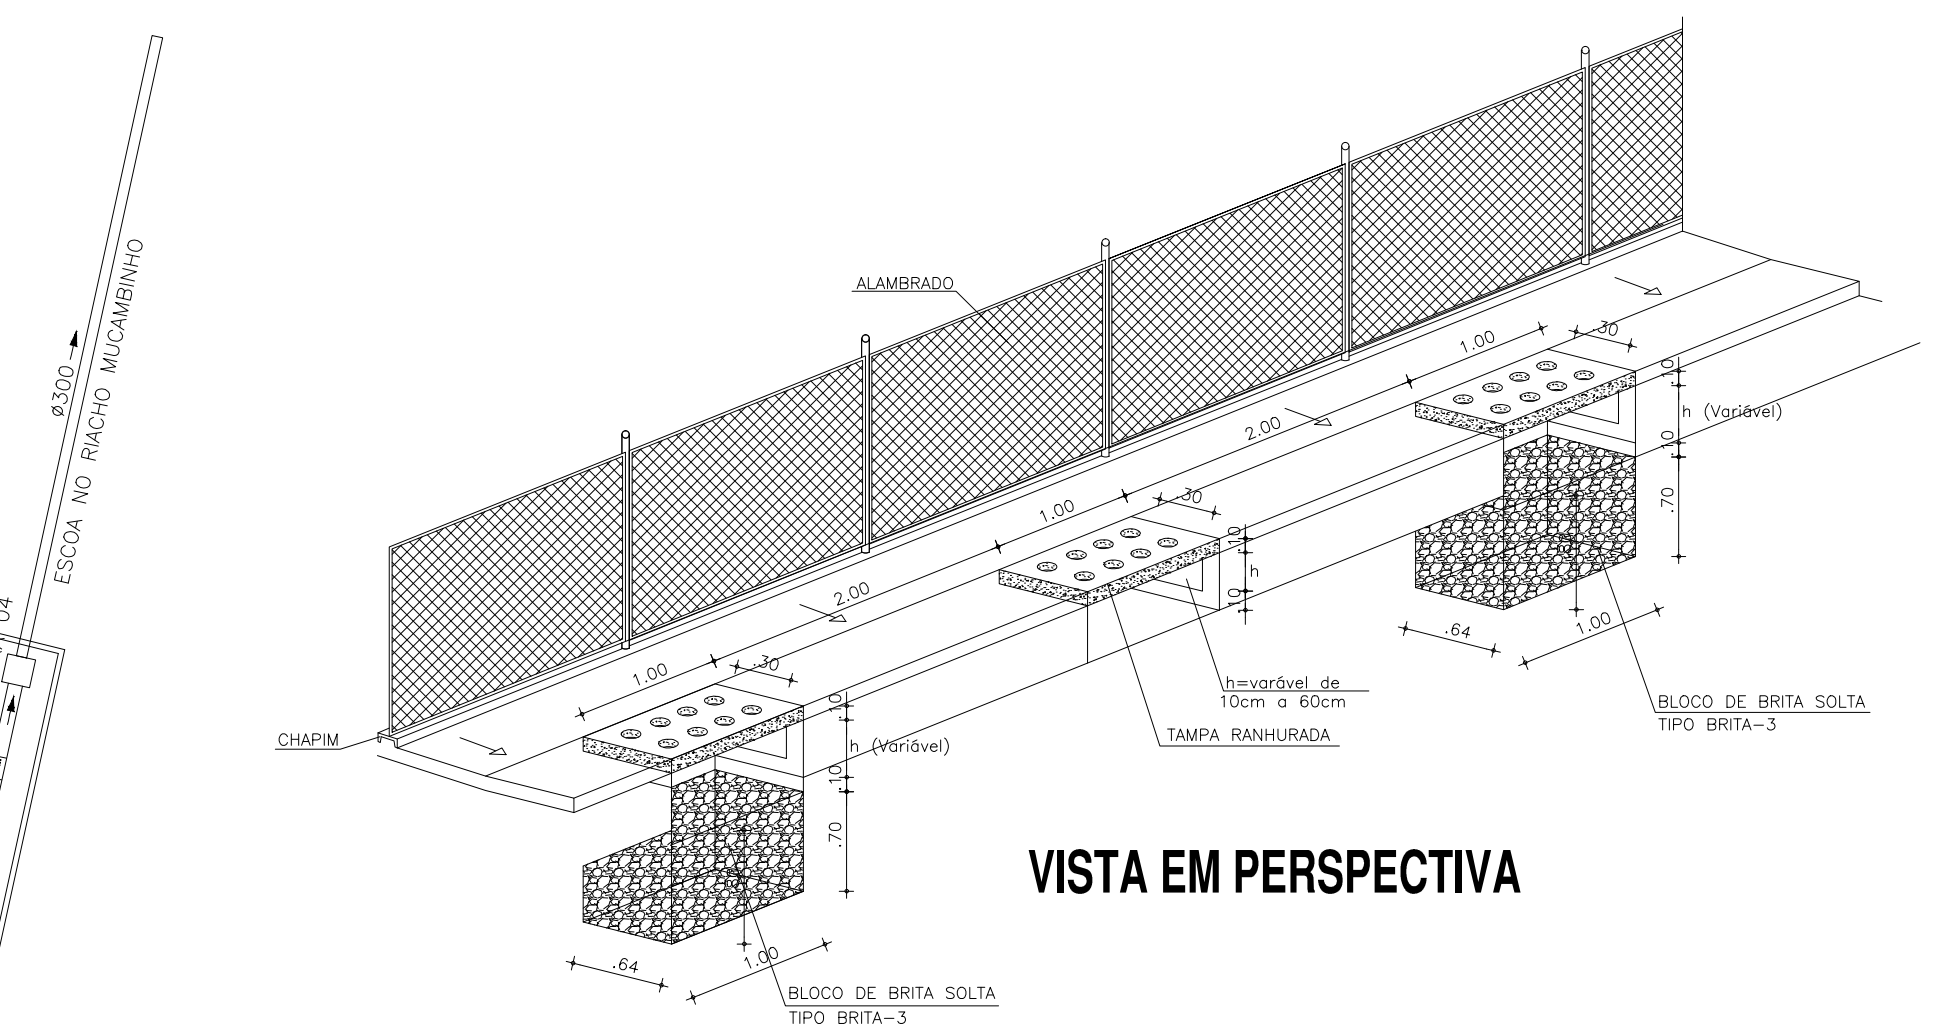


VISTA EM PERSPECTIVA

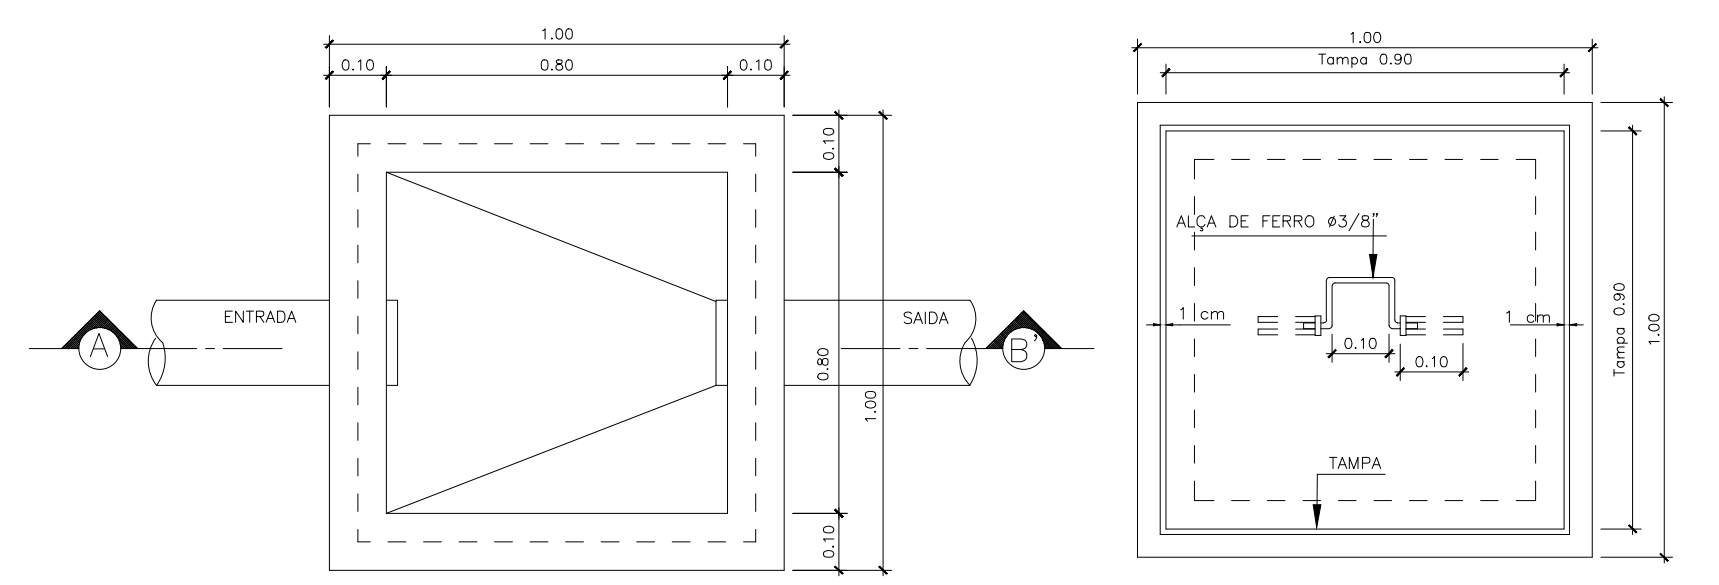

PLANTA BAIXA


VISTA SUPERIOR

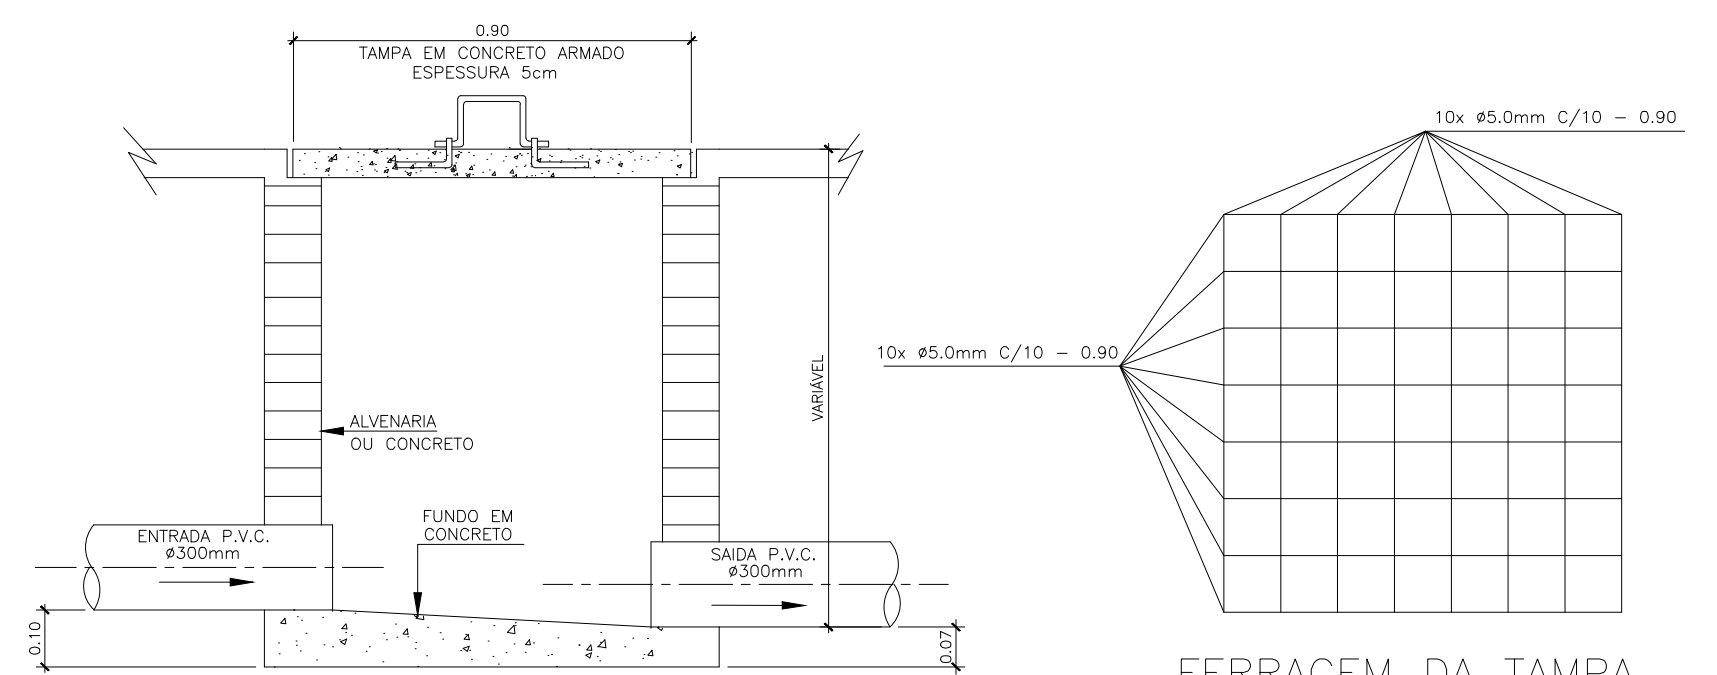


CORTE - A B'

DETALHE EXECUTIVO  
CAIXA DE PASSAGEM 80x80 - TAMPA DE CONCRETO

FERRAGEM DA TAMPA

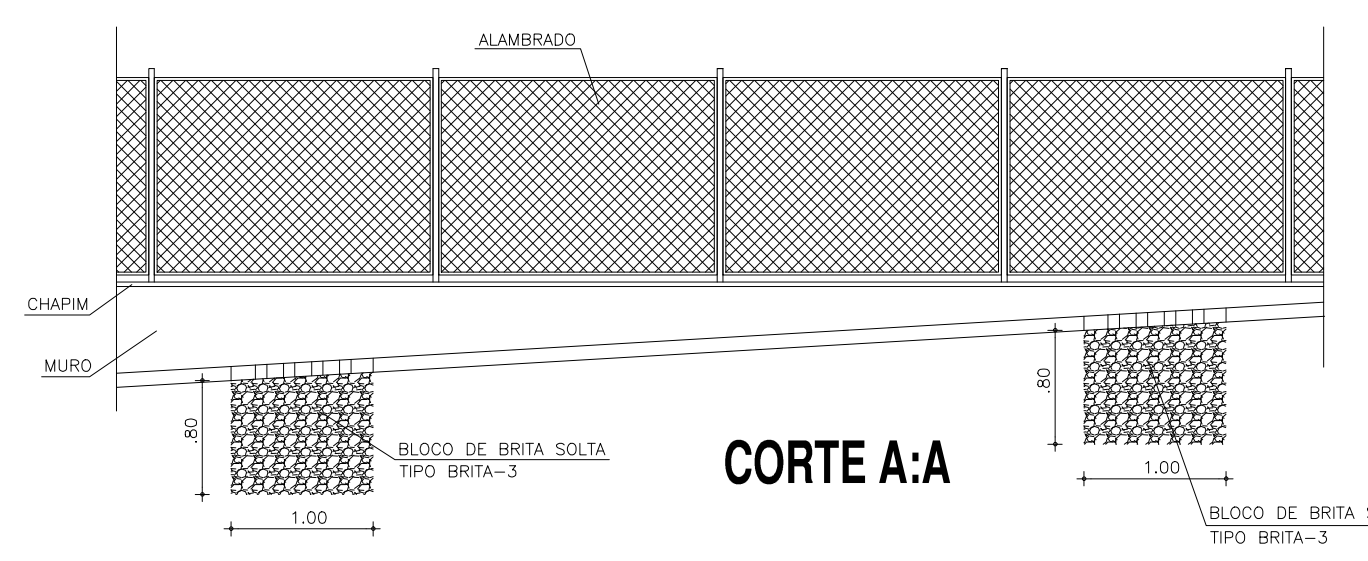

CORTE A:A

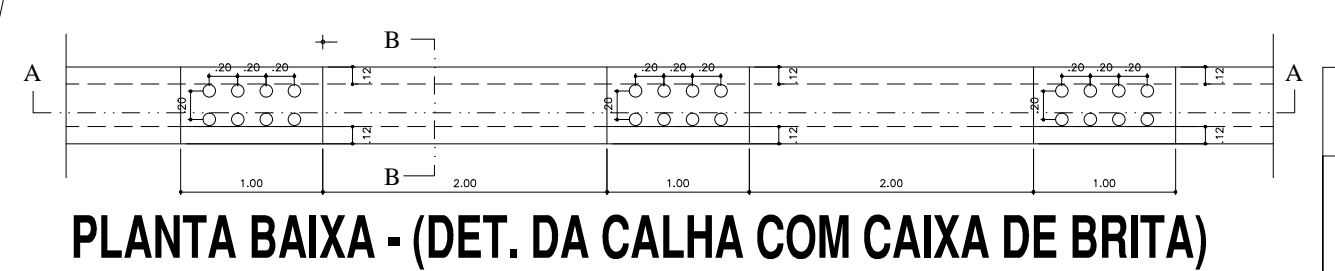

PLANTA BAIXA - (DET. DA CALHA COM CAIXA DE BRITA)

**LEGENDA DRENAGEM**

CALHA COM CAIXA DE BRITA E TAMPA COM FUROS CIRCULARES  
 SENTIDO DA DECLIVIDADE

**OBSERVAÇÕES:**

- 1) TODO PISO EXTERNO DEVERÁ POSSUIR INCLINAÇÃO, CONVERGINDO NO SENTIDO DAS GRELHAS, SARRALHAS, TALUDES OU QUALQUER DISPOSITIVO DESTINADO AO DIRECIONAMENTO DA CONTRIBUIÇÃO PLUVIAL A DRENAGEM
- 2) TODOS OS TIPOS DRENANTES CORRUGADOS PERFURADOS DEVERÃO SER ENVOLVIDOS COM UMA CAMADA DE BRITA.

SECOMP - SECRETARIA DE OBRAS, MOBILIDADE E SERVIÇOS PÚBLICOS

PROJETO: **DRENAGEM ARENINHA**

INTERESSADO: **PREFEITURA DE SOBRAL** AUTOR: **PAULO SIQUEIRA**

ENDEREÇO: **C/PAULISTA, 100 - JARDIM AURORA - SOBRAL - CE** AUTOR: **YAN FROTA**

MUNICÍPIO: **SOBRAL-CE**

**PREFEITURA DE SOBRAL**

DESENHOS DA FRANCHA: PLANTA BAIXA, DETALHES

ESCALA: 1:200, SEM

DATA: MAIO/2018 LOCAL: MAIO/2018 ARQUIVO: PR\_01\_01 **DRENAG. 01/01**