

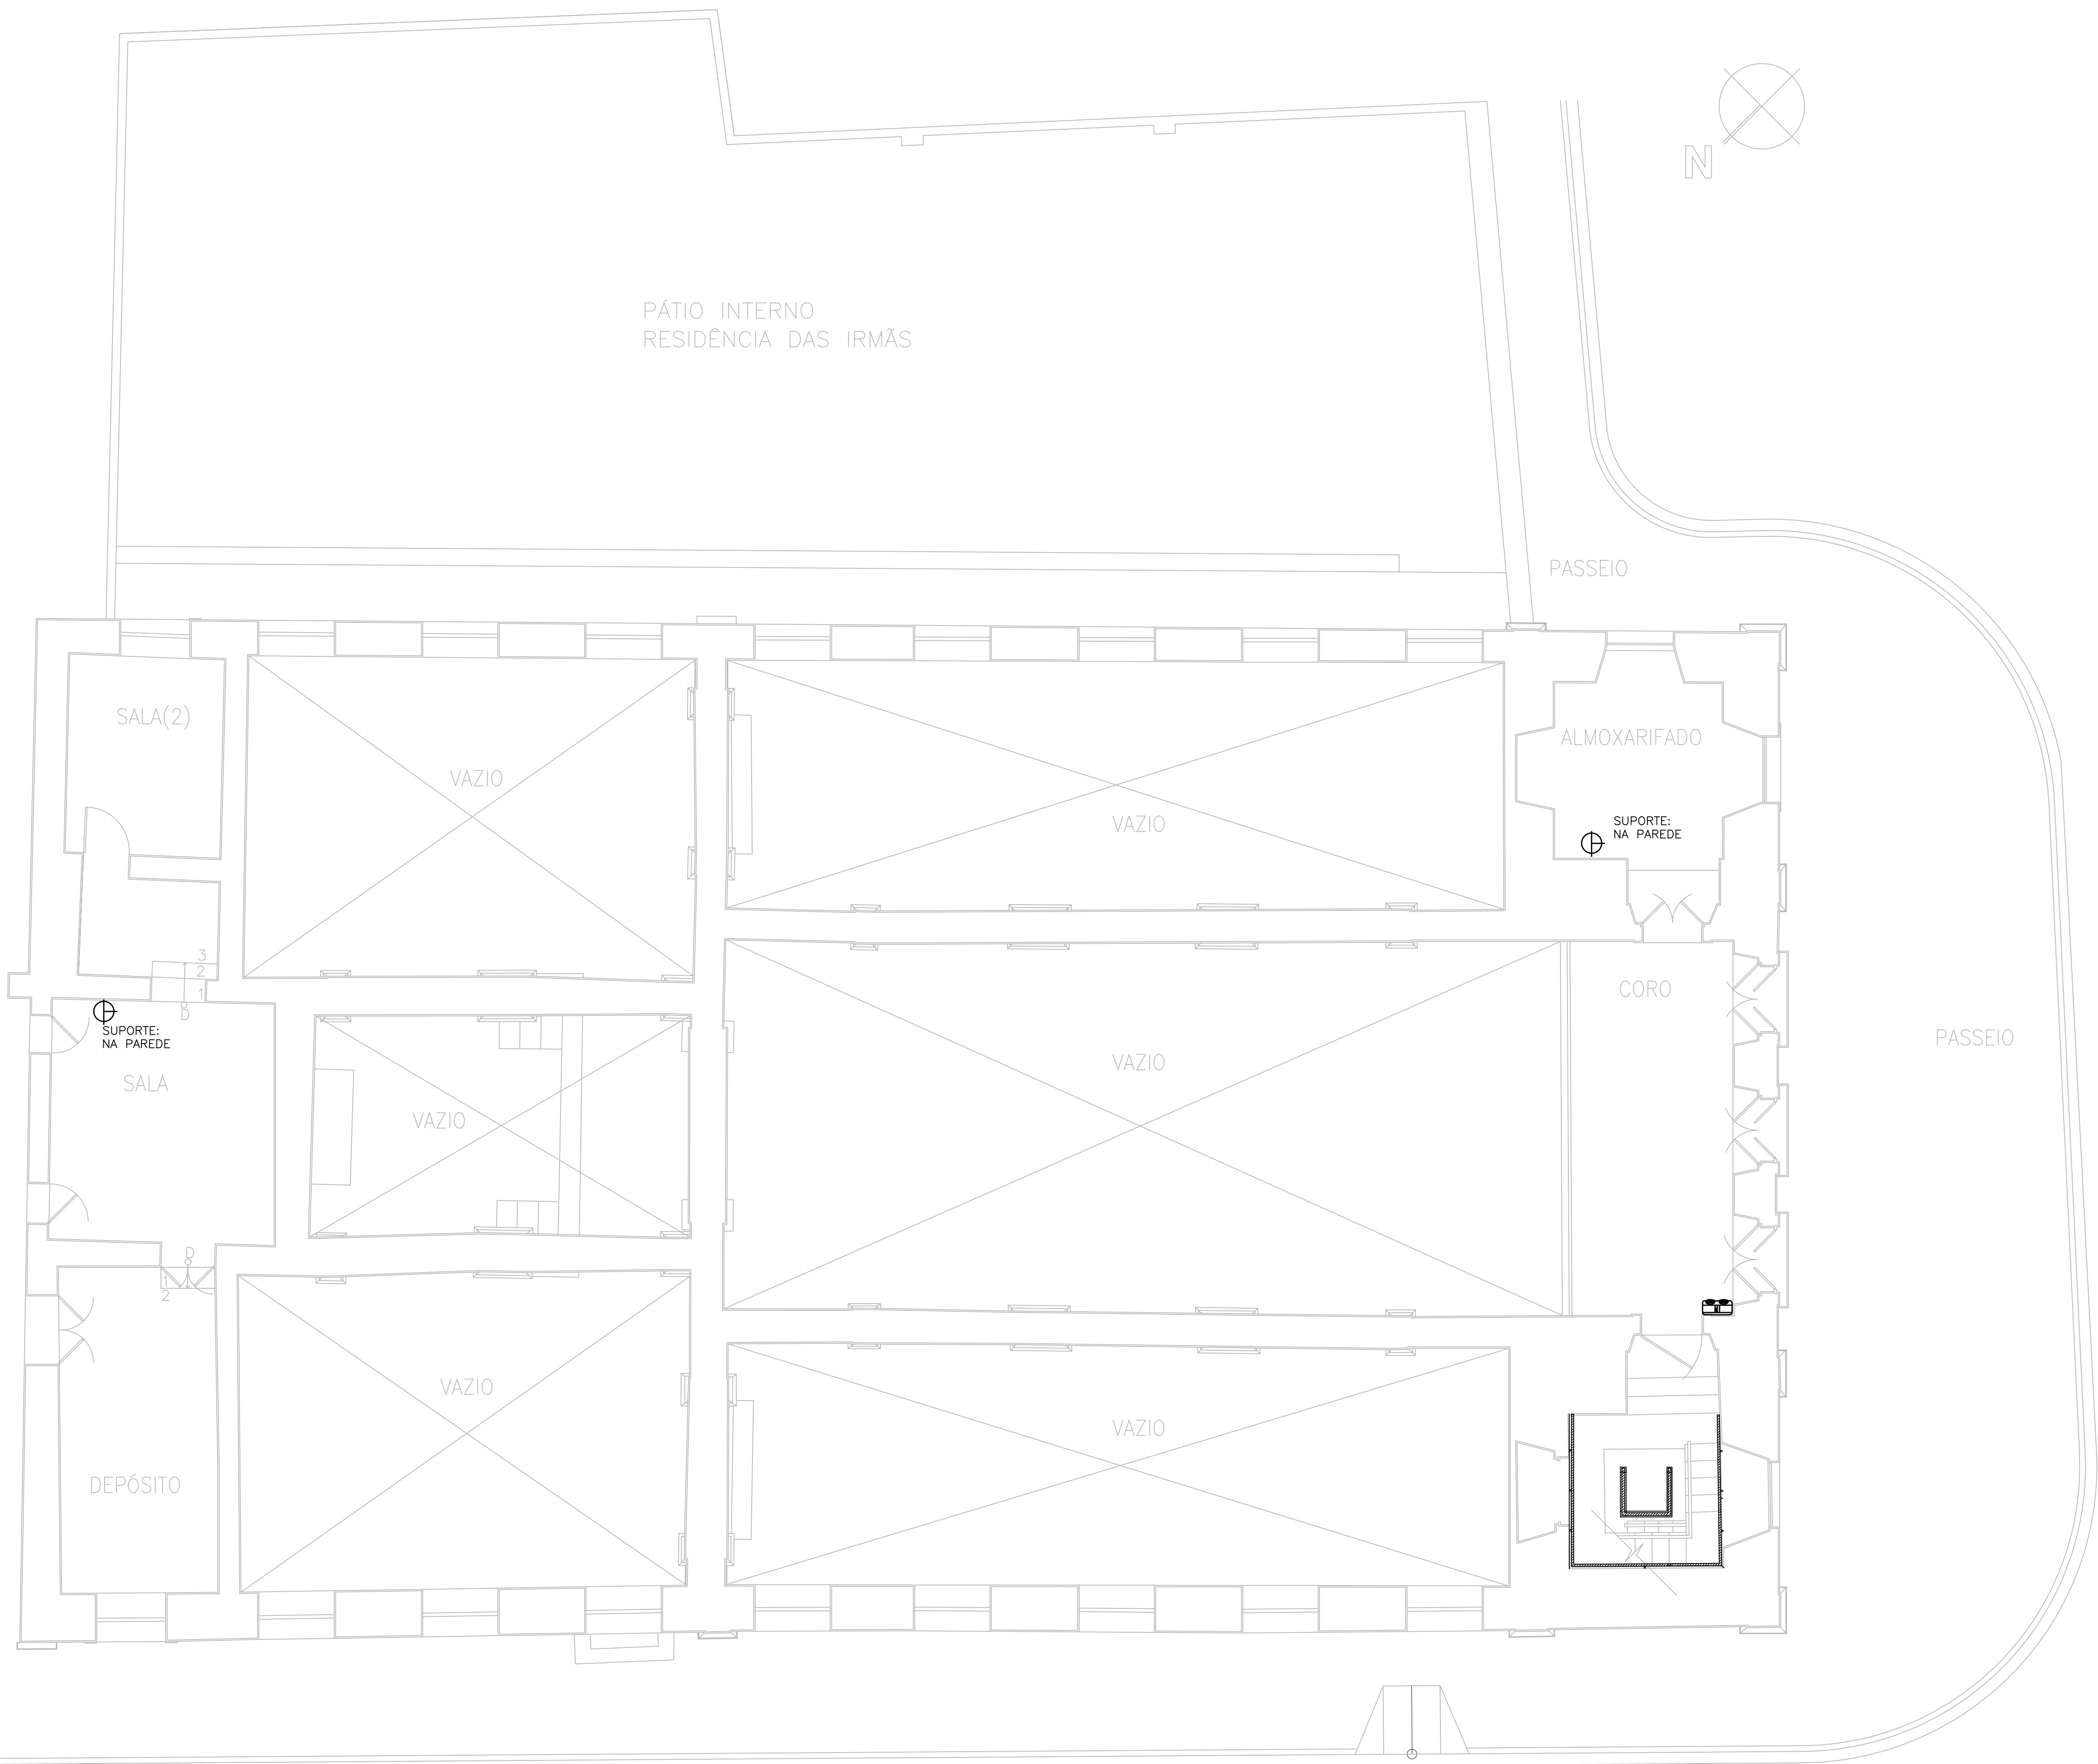


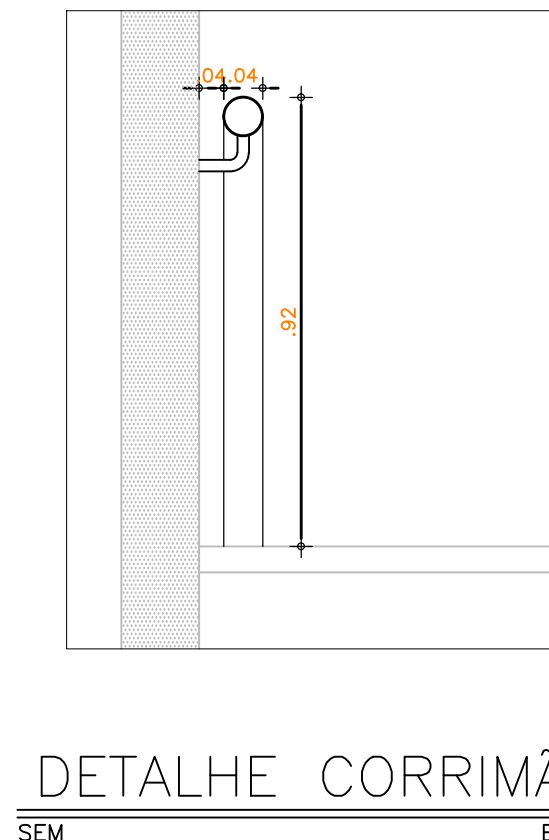

01 PLANTA PAVIMENTO SUPERIOR
ESC. 1/75

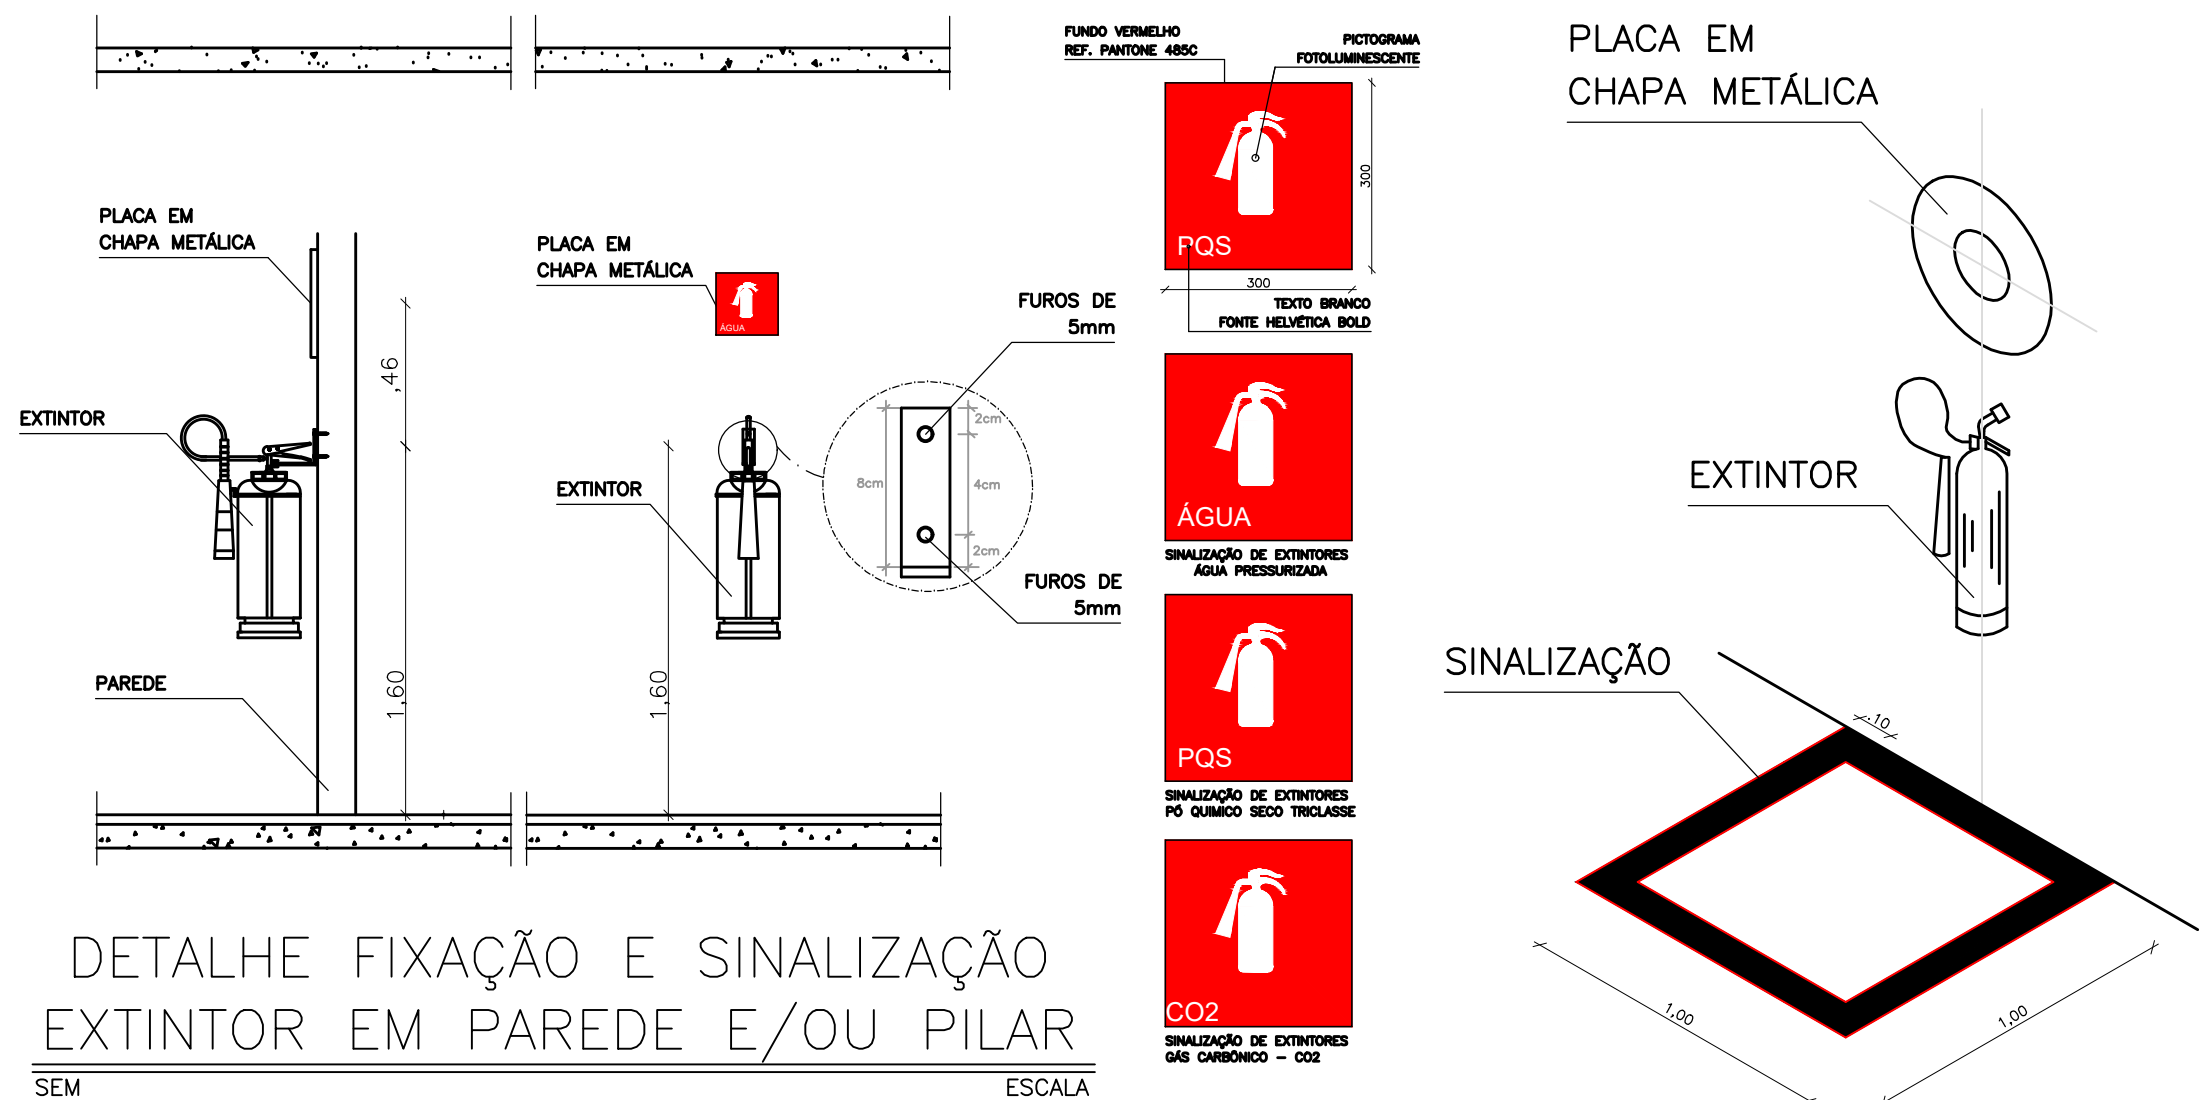

LEGENDA	
SÍMBOLO	DESCRIÇÃO
	EXTINTOR DE PÓ QUÍMICO CAP. 6kg CLASSE A,B,C INSTALADO A 1,60m DO PISO, COM SINALIZAÇÃO, CONFORME DETALHE DE FIXAÇÃO E SINALIZAÇÃO.
	BLOCO AUTÔNOMO, INSTALADO COM ALTURA SUPERIOR A 2,00 m DO PISO. VER ALIMENTAÇÃO NO PROJETO ELÉTRICO.
	GUARDE CORPO/CORRIMÃO, CONFORME NT-005 DO CORPO DE BOMBEIROS DO CEARÁ.

OBSERVAÇÕES GERAIS


- 1- POR NORMA DO CORPO DE BOMBEIROS, É OBRIGATORIO, DEIXAR UMA ÁREA LIVRE DE 1,00 m² SOB O LOCAL ONDE ESTÃO AFIADOS OS EXTINTORES. VER DETALHE.
- 2- OS EXTINTORES DEVERÃO SER AFIADOS A 1,60m DO PISO.
- 3- A ESCADA DEVE SER DOTADA DE CORRIMÃO, CONFORME NT-005 DO CORPO DE BOMBEIROS DO CEARÁ. VER DETALHE.

RESUMO EXTINTORES, HIDRANTES E ACESSÓRIOS DO PAVIMENTO

EXTINTOR		SUPORTE-EXTINTOR		HIDRANTES	PLACAS INDICATIVAS	BLOCO AUTÔNOMO
PO (06kg)	CO2 (06kg)	H2O (10L)	PISO PAREDE ABRIG.			
02	00	00	00 02 00	00	00	01

SÍMBOLOS DE SINALIZAÇÃO BÁSICA – IT 15/2006
SINALIZAÇÃO DE ORIENTAÇÃO E SALVAMENTO

CÓDIGO	SÍMBOLO	SIGNIFICADO	FORMA E COR	APLICAÇÃO
05		EXTINTOR DE INCENDIO COM TEXTO INFORMATIVO O TIPO DO EQUIPAMENTO (ÁGUA, CO2 OU PÓ).	SÍMBOLO: QUADRADO FUNDO: VERMELHO PICTOGRAMA: FOTOLUMINESCENTE	JUNTO AOS EXTINTORES (VER DETALHE ESPECÍFICO) DIMENSÕES MÍNIMAS: 30x35cm (FIXA NO PAREDE) INSTALADO A 2,00m DO PISO (PAREDE)

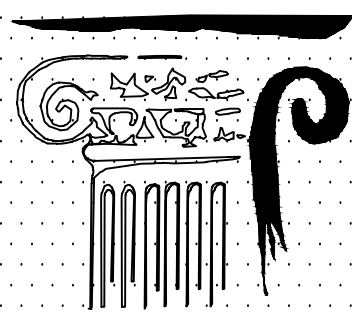

OFICINA DE PROJETOS S/S LTDA
ARQUITETURA - RESTAURO - CONSULTORIA

PREFEITURA MUNICIPAL DE SOBRAL-CE
SECRETARIA DE URBANISMO - SEURB
RUA VIRIATO DE MEDEIROS, 1250 - CENTRO

PROJETO: IGREJA MENINO DE DEUS – SOBRAL
RUA MENINO DE DEUS, S/N - CENTRO - SOBRAL/CE

PRANCHA:

DESENHO: PROJETO COMBATE À INCÊNDIO
PLANTA BAIXA PAV. SUPERIOR

ENGENHEIRO: JORGE LUIZ SIMAS RODRIGUES – RNP: 0604255748

DATA: AGO/2015
ESCALA: 1/75
ARQUIVO: IPHAN-SOBRAL-MENINODEDEUS-INC-0202.DWG

INC
02/02