




3 CORTE A-A  
ESCALA: 1/50

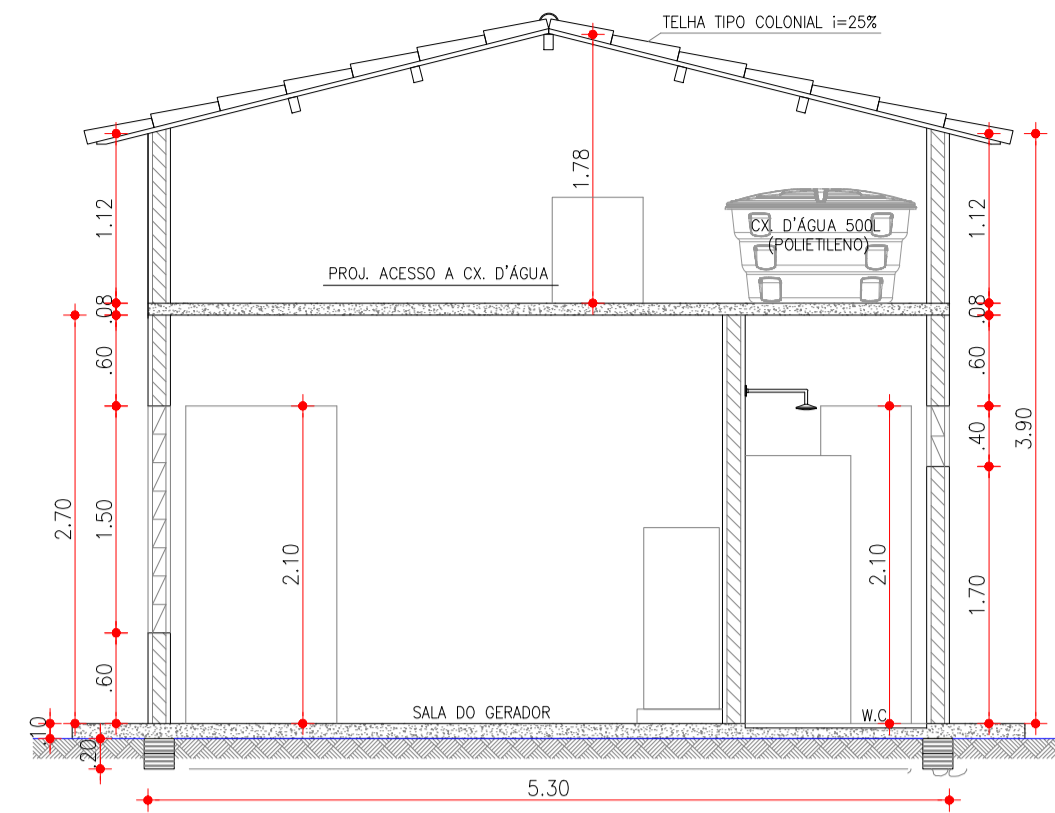


4 CORTE B-B  
ESCALA: 1/50

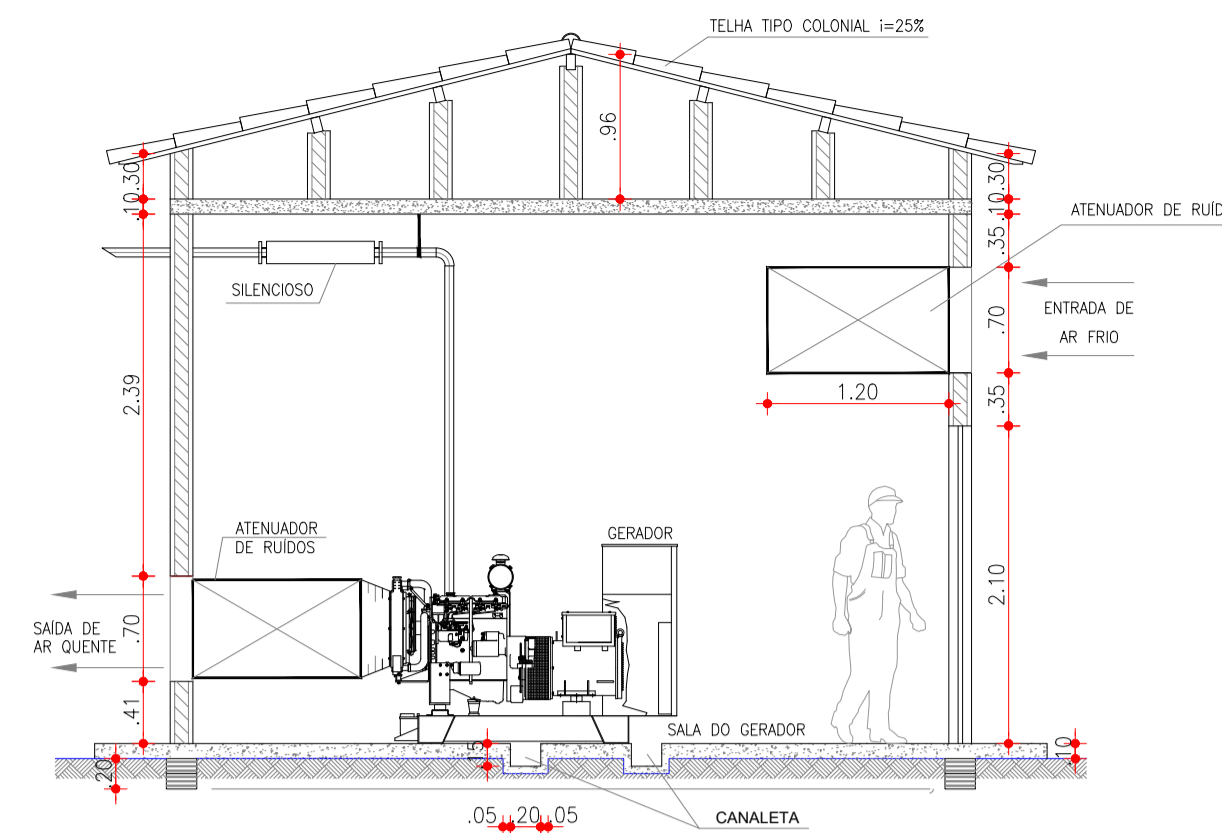


5 CORTE C-C  
ESCALA: 1/50

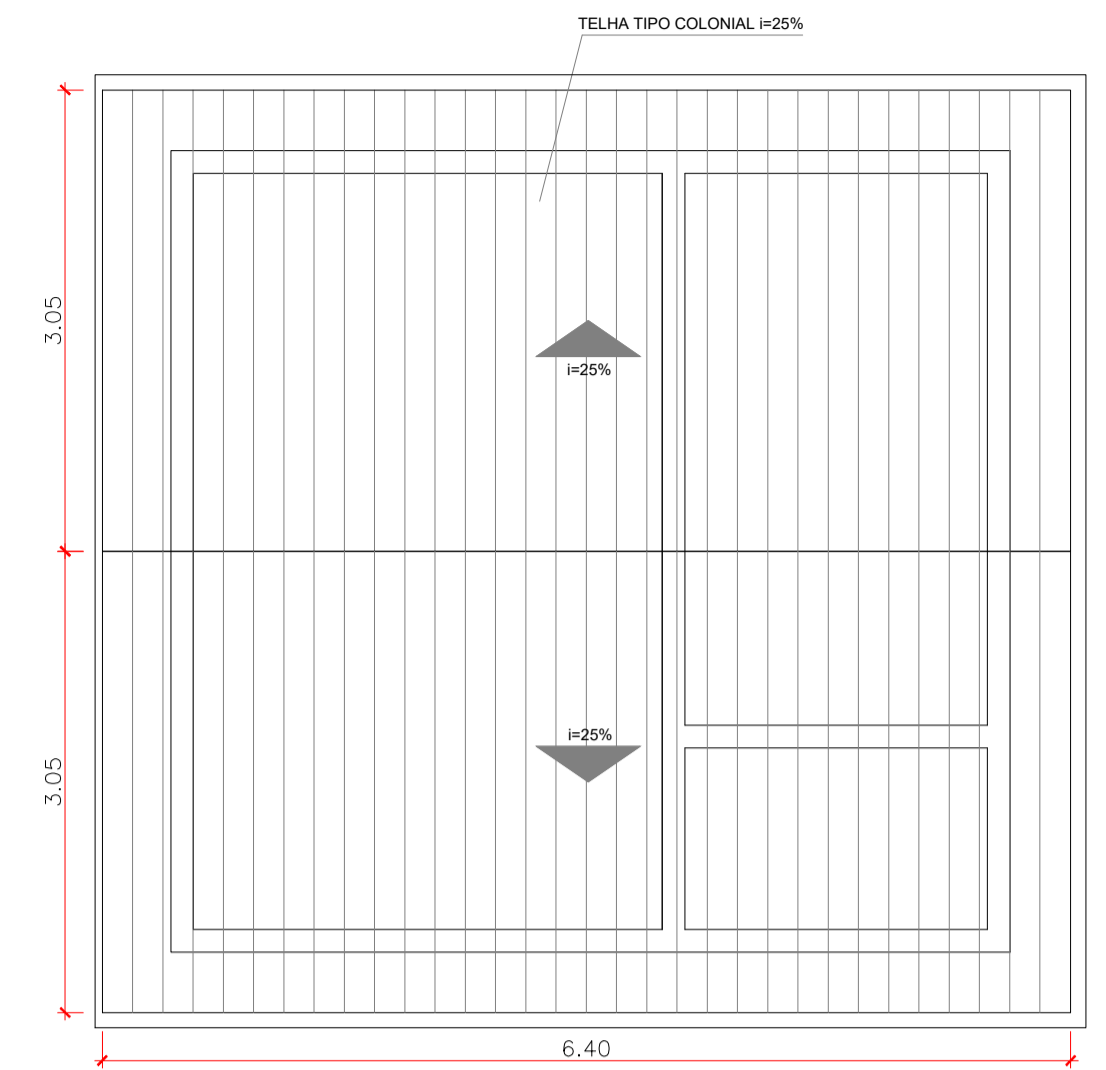


2 PLANTA DE COBERTA  
ESCALA: 1/50

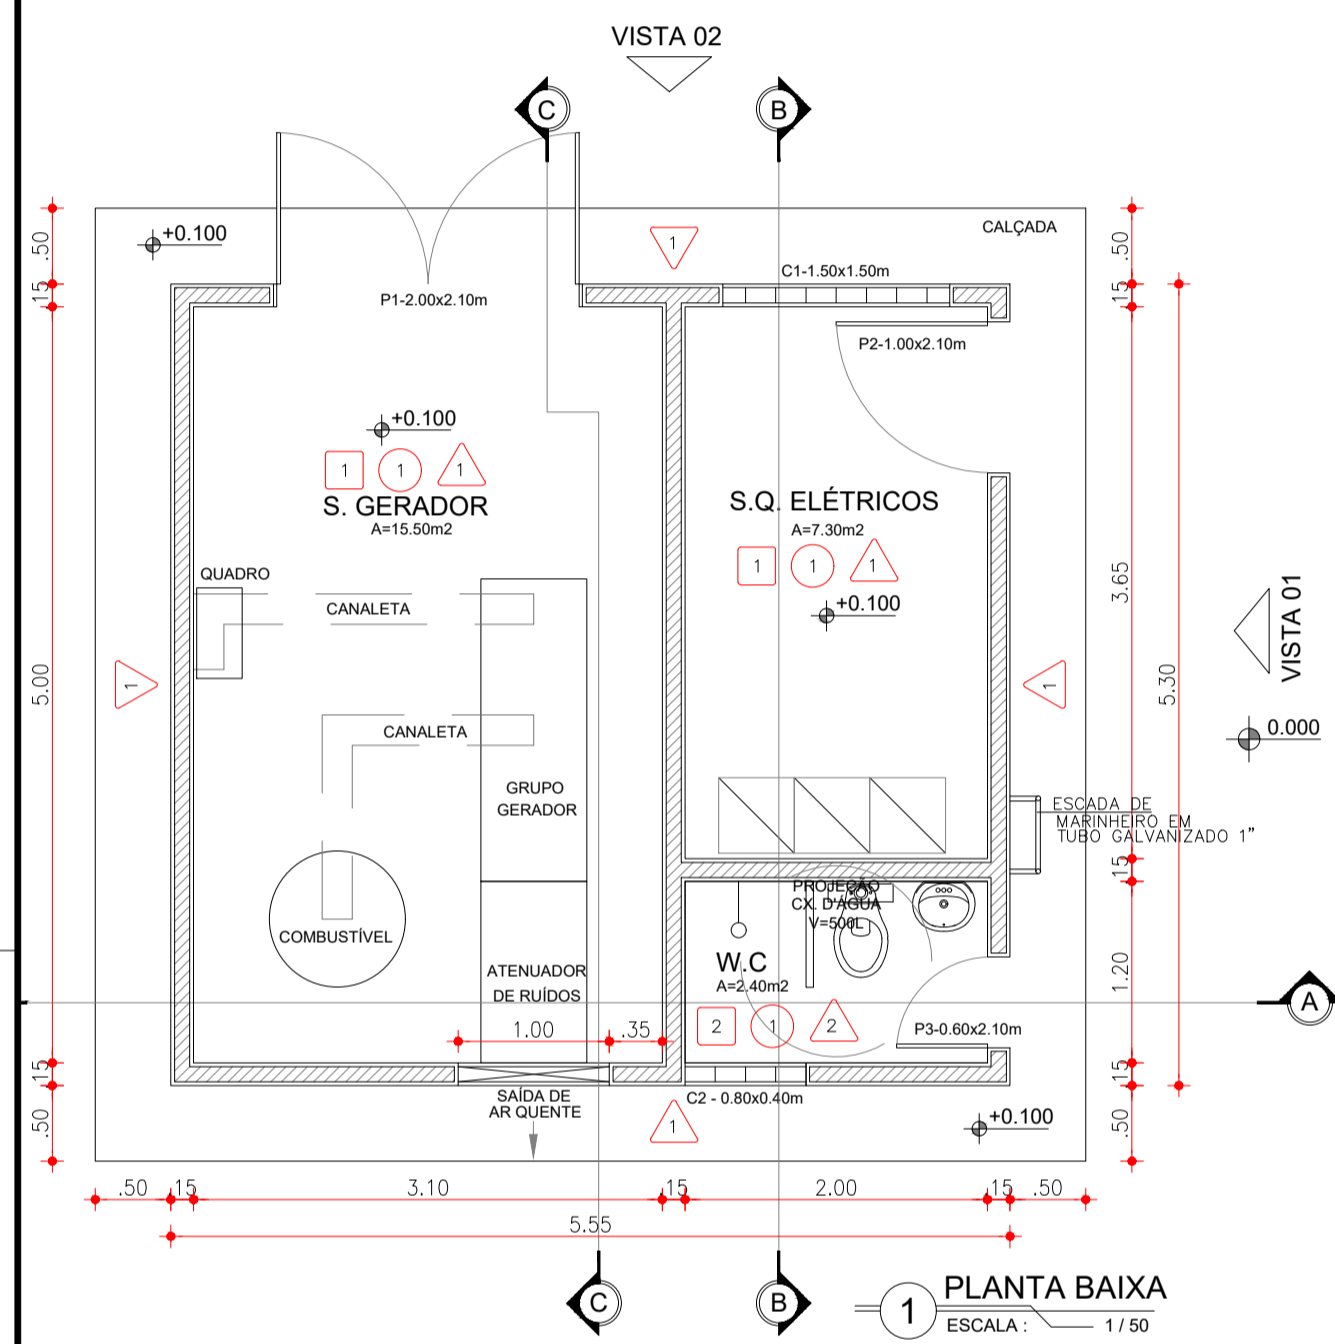

1 PLANTA BAIXA  
ESCALA: 1/50

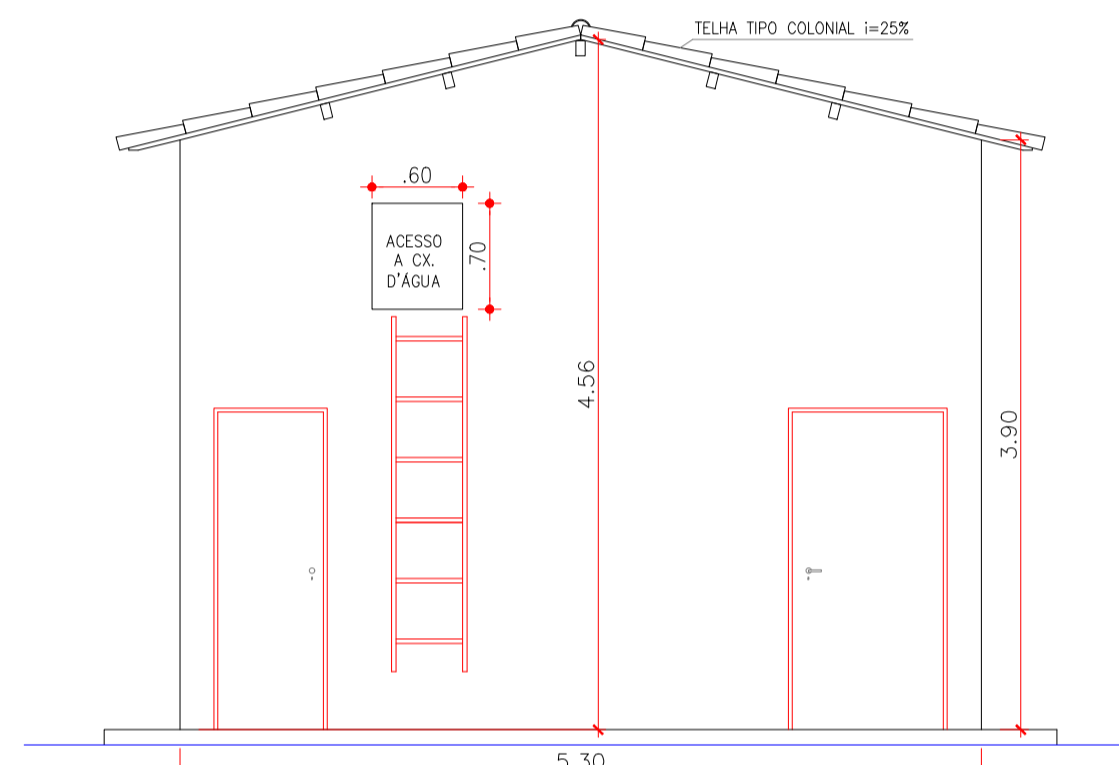

6 VISTA 01  
ESCALA: 1/50

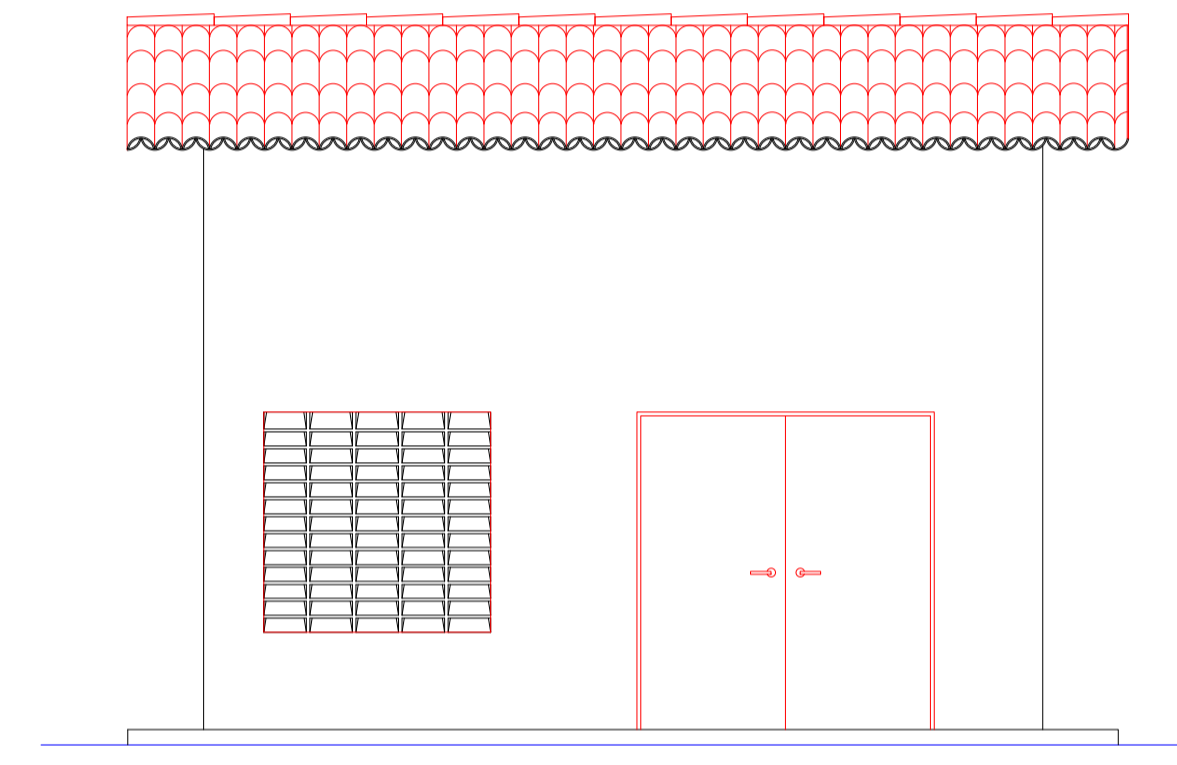

7 VISTA 02  
ESCALA: 1/50

REVESTIMENTO


- PISO:
- 1 PISO CIMENTADO
  - 2 CERÂMICA ESMALTADA 30x30cm, BRANCA
- PAREDE:
- 1 PINTURA LÁTEX ACRÍLICO SOBRE REBOCO, BRANCA
  - 2 CERÂMICA ESMALTADA 30x30cm ATE H= 1,80m, BRANCA
- TETO:
- 1 PINTURA LÁTEX ACRÍLICO SOBRE REBOCO, BRANCA

N° - DISCRIMINAÇÃO	UN	QUANT
01 - JOELHO 90° PVC Ø 25mm	un	07
02 - TÊ PVC Ø 25mm	un	02
03 - REGISTRO DE PRESSÃO SOLDÁVEL	un	01
04 - JOELHO DE REDUÇÃO SOLDÁVEL E COM ROSCA PVC 90° Ø25 x 1/2"	un	01
05 - TÊ PVC Ø 32mm	un	01
06 - REGISTRO DE GAVETA Ø 32mm	un	02
07 - JOELHO 90° PVC Ø 32mm	un	02
08 - ADAPTADOR COM ROSCA E FLANGE PARA CAIXA D'ÁGUA Ø32mm	un	03
09 - ADAPTADOR COM ROSCA E FLANGE PARA CAIXA D'ÁGUA Ø25mm	un	01
10 - TORNEIRA DE BOIA	un	01
11 - LUVA DE REDUÇÃO SOLDÁVEL 32x25mm	un	03
12 - TUBO SOLDÁVEL PVC Ø25mm	m	7,50
13 - TUBO SOLDÁVEL PVC Ø32mm	m	5,00

LEGENDA HIDRÁULICA:



- RG - REGISTRO DE GAVETA
- RP - REGISTRO DE PRESSÃO
- CH - CHUVEIRO
- BS - BACIA SANITÁRIA
- LV - LAVATÓRIO
- DC - DUCHA

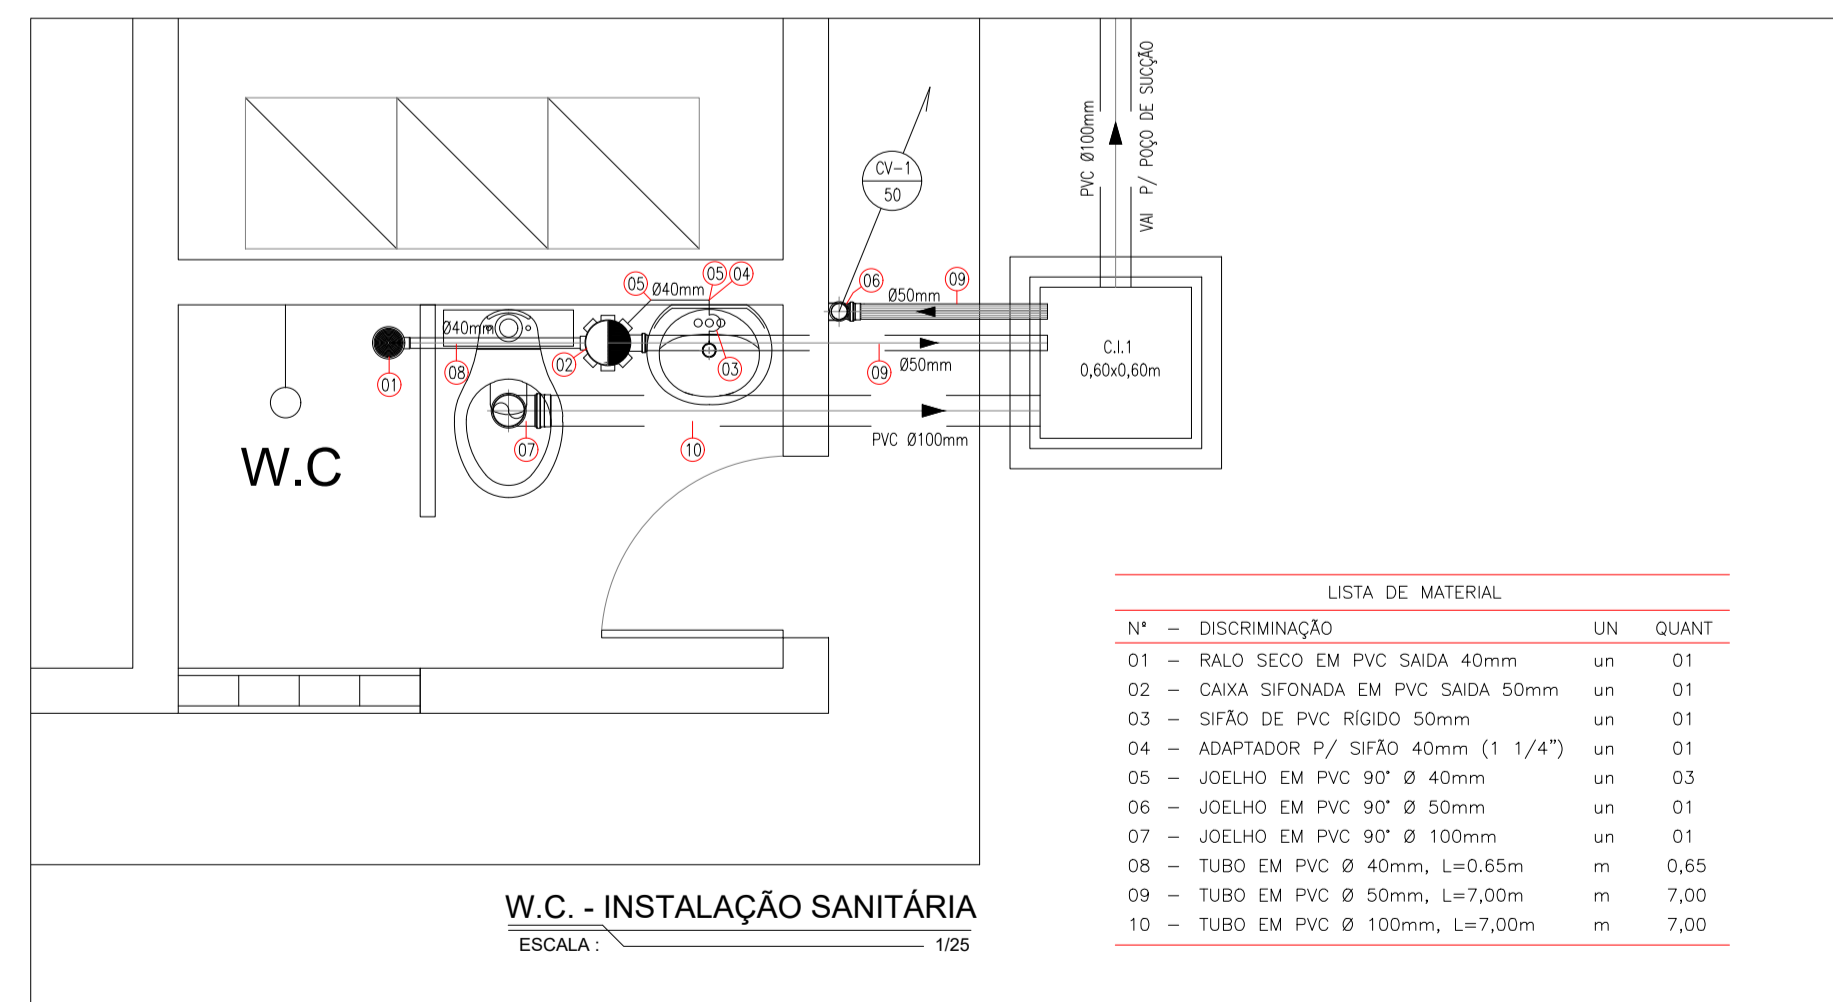

W.C. - INSTALAÇÃO SANITÁRIA  
ESCALA: 1/25

N° - DISCRIMINAÇÃO	UN	QUANT
01 - RALO SECO EM PVC SAÍDA 40mm	un	01
02 - CAIXA SIFONADA EM PVC SAÍDA 50mm	un	01
03 - SIFÃO DE PVC RÍGIDO 50mm	un	01
04 - ADAPTADOR P/F SIFÃO 40mm (1 1/4")	un	01
05 - JOELHO EM PVC 90° Ø 40mm	un	03
06 - JOELHO EM PVC 90° Ø 50mm	un	01
07 - JOELHO EM PVC 90° Ø 100mm	un	01
08 - TUBO EM PVC Ø 40mm, L=0,65m	m	0,65
09 - TUBO EM PVC Ø 50mm, L=7,00m	m	7,00
10 - TUBO EM PVC Ø 100mm, L=7,00m	m	7,00

