




CORTE A-A  
ESCALA 1:50

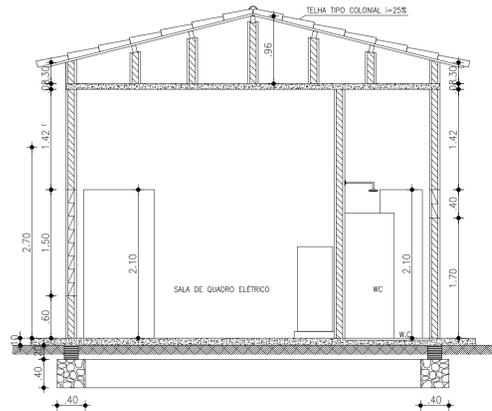


CORTE B-B  
ESCALA 1:50

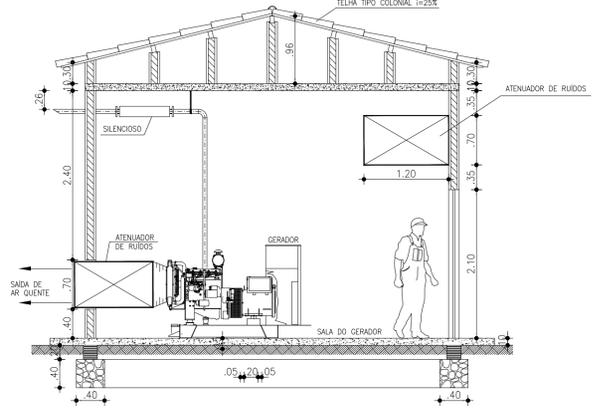


CORTE C-C  
ESCALA 1:50

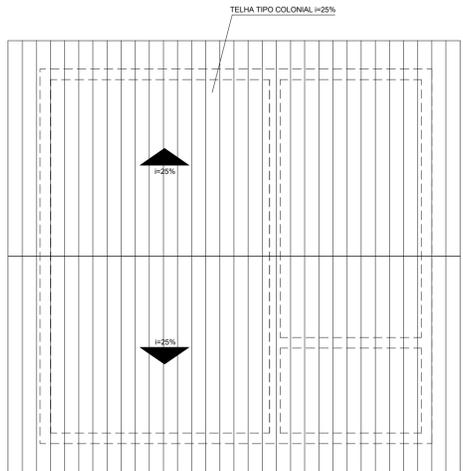


PLANTA DE COBERTA  
ESCALA 1:50

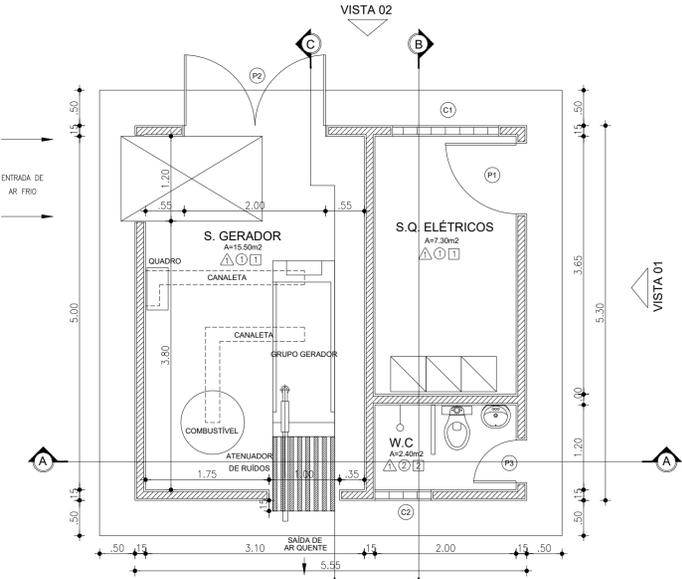

PLANTA BAIXA PLANO  
ESCALA 1:50

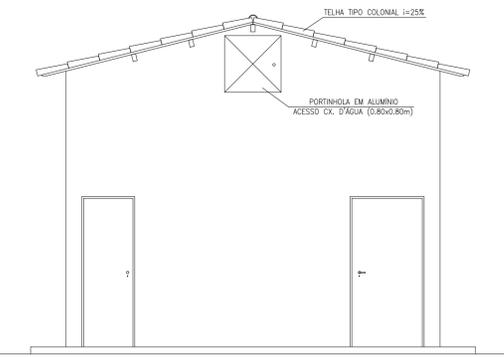

VISTA 01  
ESCALA 1:50

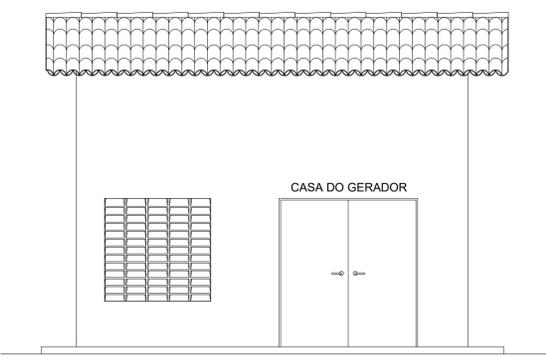

VISTA 02  
ESCALA 1:50

QUADRO DE ESQUADRIAS



Nº - DISCRIMINAÇÃO	QUANT
P1 - PORTA DE FERRO 1.00x2.10m	01
P2 - PORTA DE FERRO 2.00x2.10m (COM TRATAMENTO ACÚSTICO)	01
P3 - PORTA ALUMÍNIO 0.60x2.10m	01
C1 - COBOGÓ 1.50x1.50m	01
C2 - COBOGÓ 0.80x0.40m	01

REVESTIMENTO

REVESTIMENTO	MATERIAS CONSTRUTIVOS
1 CERÂMICA ESMALTADA 30x30cm, BRANCA	TUOLO CERÂMICO
2 PISO EM CIMENTADO RÚSTICO	CONCRETO ARMADO fck = 25 MPa
3 CERÂMICA ESMALTADA 30x30cm ATÉ 1.80m, BRANCA	BALDRAME TUOLO CERÂMICO
4 PINTURA À BASE DE CAL SOBRE REBOCO, BRANCA	FUNDAÇÃO ALVENARIA DE PEDRA ARGAMASSADA
5 PINTURA À BASE DE CAL SOBRE REBOCO, BRANCA	


LISTA DE MATERIAL

Nº - DISCRIMINAÇÃO	UN	QUANT
01 - JOELHO 90° PVC Ø 25mm	un	07
02 - TE PVC Ø 25mm	un	02
03 - REGISTRO DE PRESSÃO SOLDÁVEL	un	01
04 - JOELHO DE REDUÇÃO SOLDÁVEL E COM ROSCA PVC 90° Ø25 x 1/4"	un	01
05 - TE PVC Ø 32mm	un	01
06 - REGISTRO DE GAVETA Ø 32mm	un	02
07 - JOELHO 90° PVC Ø 25mm	un	02
08 - ADAPTADOR COM ROSCA E FLANGE PARA CAIXA D'ÁGUA Ø32mm	un	03
09 - ADAPTADOR COM ROSCA E FLANGE PARA CAIXA D'ÁGUA Ø25mm	un	01
10 - TORNEIRA DE BOMBA	un	01
11 - LUVA DE REDUÇÃO SOLDÁVEL 32x25mm	un	01
12 - TUBO SOLDÁVEL PVC Ø25mm	m	7,50
13 - TUBO SOLDÁVEL PVC Ø32mm	m	5,00

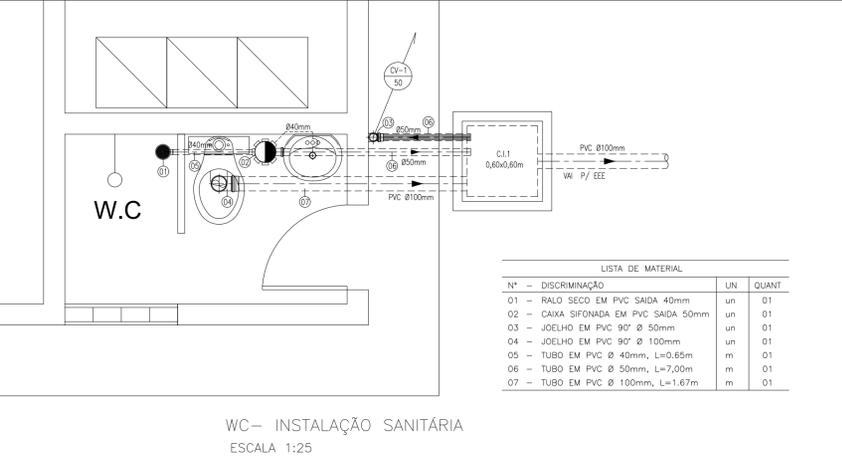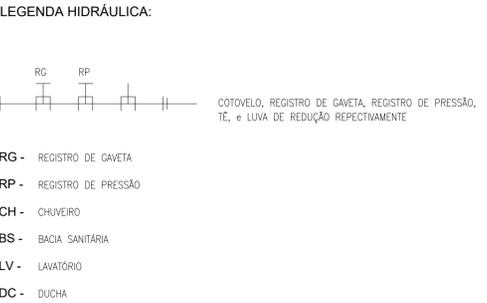

LISTA DE MATERIAL

Nº - DISCRIMINAÇÃO	UN	QUANT
01 - RALO SECO EM PVC SAÍDA 40mm	un	01
02 - CAIXA SIFONADA EM PVC SAÍDA 50mm	un	01
03 - JOELHO EM PVC 90° Ø 50mm	un	01
04 - JOELHO EM PVC 90° Ø 100mm	un	01
05 - TUBO EM PVC Ø 40mm, L=0,65m	m	01
06 - TUBO EM PVC Ø 50mm, L=7,00m	m	01
07 - TUBO EM PVC Ø 100mm, L=1,67m	m	01

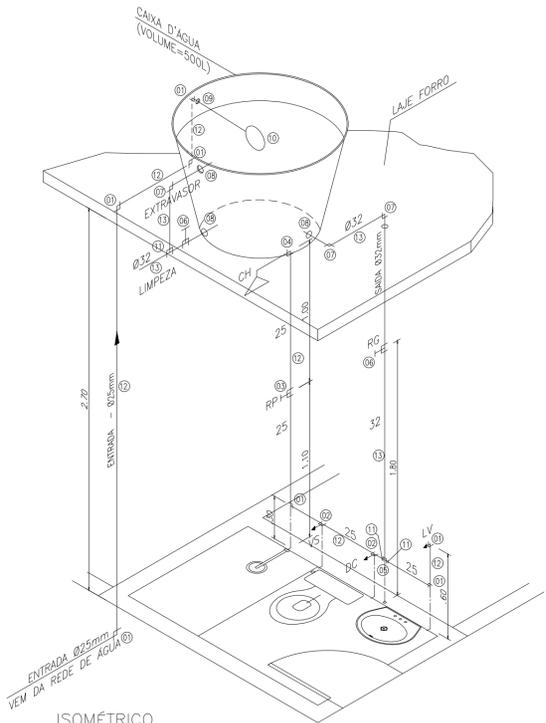

ISOMÉTRICO  
WC - INSTALAÇÃO HIDRÁULICA  
ESCALA 1:25

FRANCISCO VIEIRA PAIVA  
Eng.º Civil RN-060125408-2  
Responsável Técnico

REV.	NATUREZA DA REVISÃO	ORIGEM	DATA	REVISÃO	VISTO	DATA	APROVAÇÃO
04							
03							
02							
01							
00							

**SANEBRÁS - PROJETOS, CONSTRUÇÕES E CONSULTORIA LTDA**  
 ENDEREÇO: RUA DOS COMPADRES, 501- MANGABEIRA - EUSEBIO-CE - FONE/FAX: (85)3261-5664 CREA Nº 23.156  
 E-MAIL: sanebras.eng@gmail.com - CGC: 23.726.367/0001-92 - CGF:06.916.528-9

**Prefeitura de Sobral** **PREFEITURA MUNICIPAL DE SOBRAL**  
 SEBRÁS-SECRETARIA DE OBRAS

PROJETO EXECUTIVO DO SISTEMA DE ESGOTAMENTO SANITÁRIO - BAIRRO COHAB II PRANCHA

ASSUNTO: **CASA DE OPERAÇÃO PLANTA BAIXA / CORTES E DETALHES** 12/15

DATA:	ESCALA:	DESENHO:	VISTO:
JUNHO/2019	ESCALA INDICADA		

PROIBIDA A REPRODUÇÃO, A UTILIZAÇÃO OU A ALTERAÇÃO TOTAL OU PARCIAL DO CONTEÚDO DESTA PRANCHA SEM NOSSA AUTORIZAÇÃO OS CONTRAVENTORES ESTARÃO SUJEITOS ÀS PENAS PREVISTAS EM LEI.