

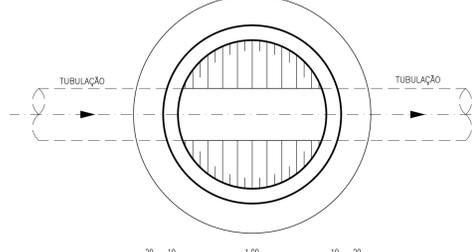


PLANTA BAIXA
ESCALA 1/20

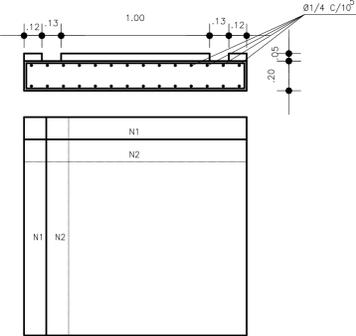


PLANTA BAIXA
ESCALA 1/20

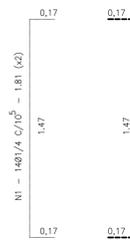


PLANTA BAIXA
ESCALA 1/20

N	Ø	Ø	COMP (m)	TOTAL PARCIAL (m)	TOTAL C/ FER (kg)	PPESO (kg)
1	1/4	28	1.81	51.00	55.00	13.75
2	1/4	28	1.81	51.00	55.00	13.75

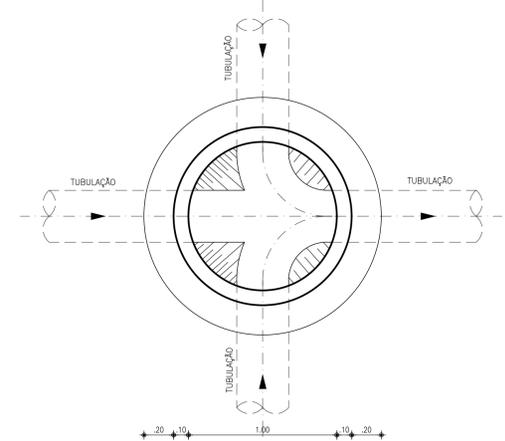


PLANTA BAIXA
ESCALA 1/20

POÇO DE VISITA DE CABECEIRA - Ø 600 mm

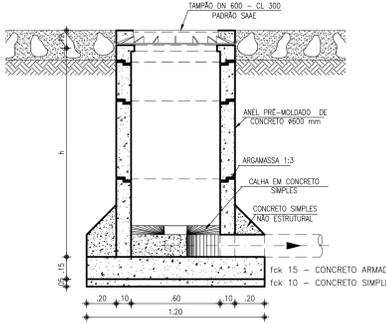


CORTE - AA
ESCALA 1/20

POÇO DE VISITA Ø 1000 mm

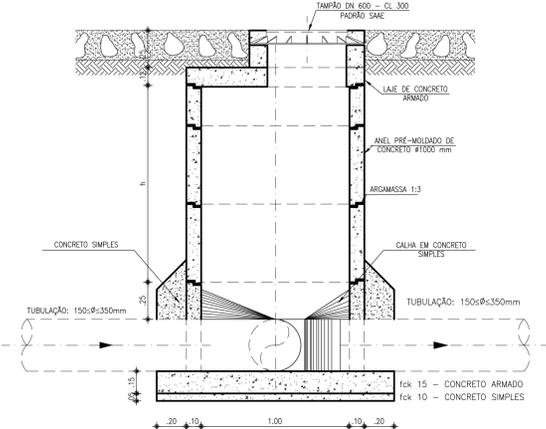


CORTE - BB
ESCALA 1/20


POÇO DE VISITA Ø 1200 mm

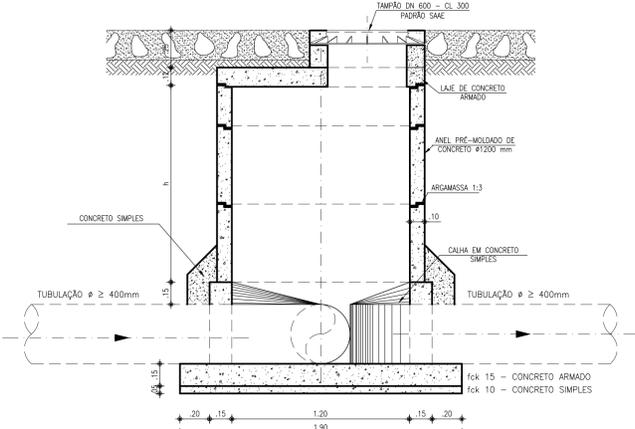


CORTE - CC
ESCALA 1/20

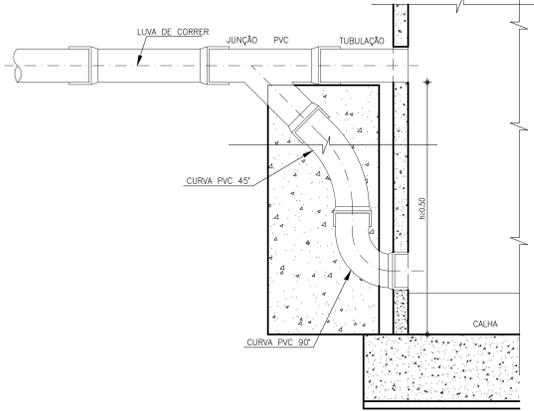

TUBO DE QUEDA
SEM ESCALA

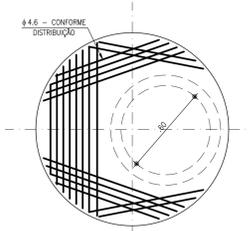

LAJE SUPERIOR -
PLANTA DE FERRAGEM
ESCALA 1/20

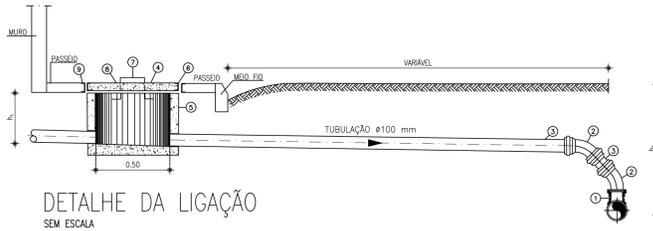

DETALHE DA LIGAÇÃO
SEM ESCALA

RELAÇÃO DAS PEÇAS

- 1 - SELIM 90° ELÁSTICO
- 2 - CURVA 45° VINILFORTE PB 100mm
- 3 - TUBO DE PVC RÍGIDO VINILFORT JE 100mm
- 4 - TAMPA PREMOLIDA DE CONCRETO
- 5 - TUBO DE CONCRETO PB 600mm CENTRIFUGADO
- 6 - CANTONEIRA DE FERRO 1" x 1", ESPESURA DE 1/8"
- 7 - Ø 5/8" - ALÇA
- 8 - CANO GALVANIZADO DE 3/4"
- 9- CANTONEIRA DE FERRO 1" x 1", ESPESURA DE 1/8"

REV.	NATUREZA DA REVISÃO	ORIGEM	DATA	REVISÃO	VISTO	DATA	APROVAÇÃO
04							
03							
02							
01							
00	IMPRESSÃO						

SANEBRÁS - PROJETOS, CONSTRUÇÕES E CONSULTORIA LTDA
 ENDEREÇO: RUA DOS COMPADRES, 501- MANGABEIRA - EUSEBIO-CE - FONE/FAX: (85)3261-5664 CREA Nº 23.156
 E-MAIL: sanebras@velormail.com.br - CQC: 23.726.367/0001-92 - CDF-06.916.528-9

Prefeitura de Sobral PREFEITURA MUNICIPAL DE SOBRAL
SEBRAS - SECRETARIA DE OBRAS

PROJETO EXECUTIVO DO SISTEMA DO ESGOTAMENTO SANITÁRIO - SUMARÉ PRINCHA

ASSINATO: **POÇO DE VISITA E LIGAÇÃO PREDIAL PLANTA BAIXA / CORTES E DETALHES** 04/10

DATA: ABRIL / 2014 ESCALA: 1/20 DESENHO: VISTO:

PROIBIDA A REPRODUÇÃO, A UTILIZAÇÃO OU A TERCEIRIZAÇÃO TOTAL OU PARCIAL DO CONTEÚDO DESTA PRINCHA SEM NOSSA AUTORIZAÇÃO. OS CONTRAVENTORES ESTARÃO SUJEITOS ÀS PENAS PREVISTAS EM LEI.