


CORTE - A B'

DETALHE EXECUTIVO DA CAIXA COM TORNEIRA DE JARDIM  
CAIXA DE PASSAGEM 60x60x60cm - TAMPA DE CONCRETO

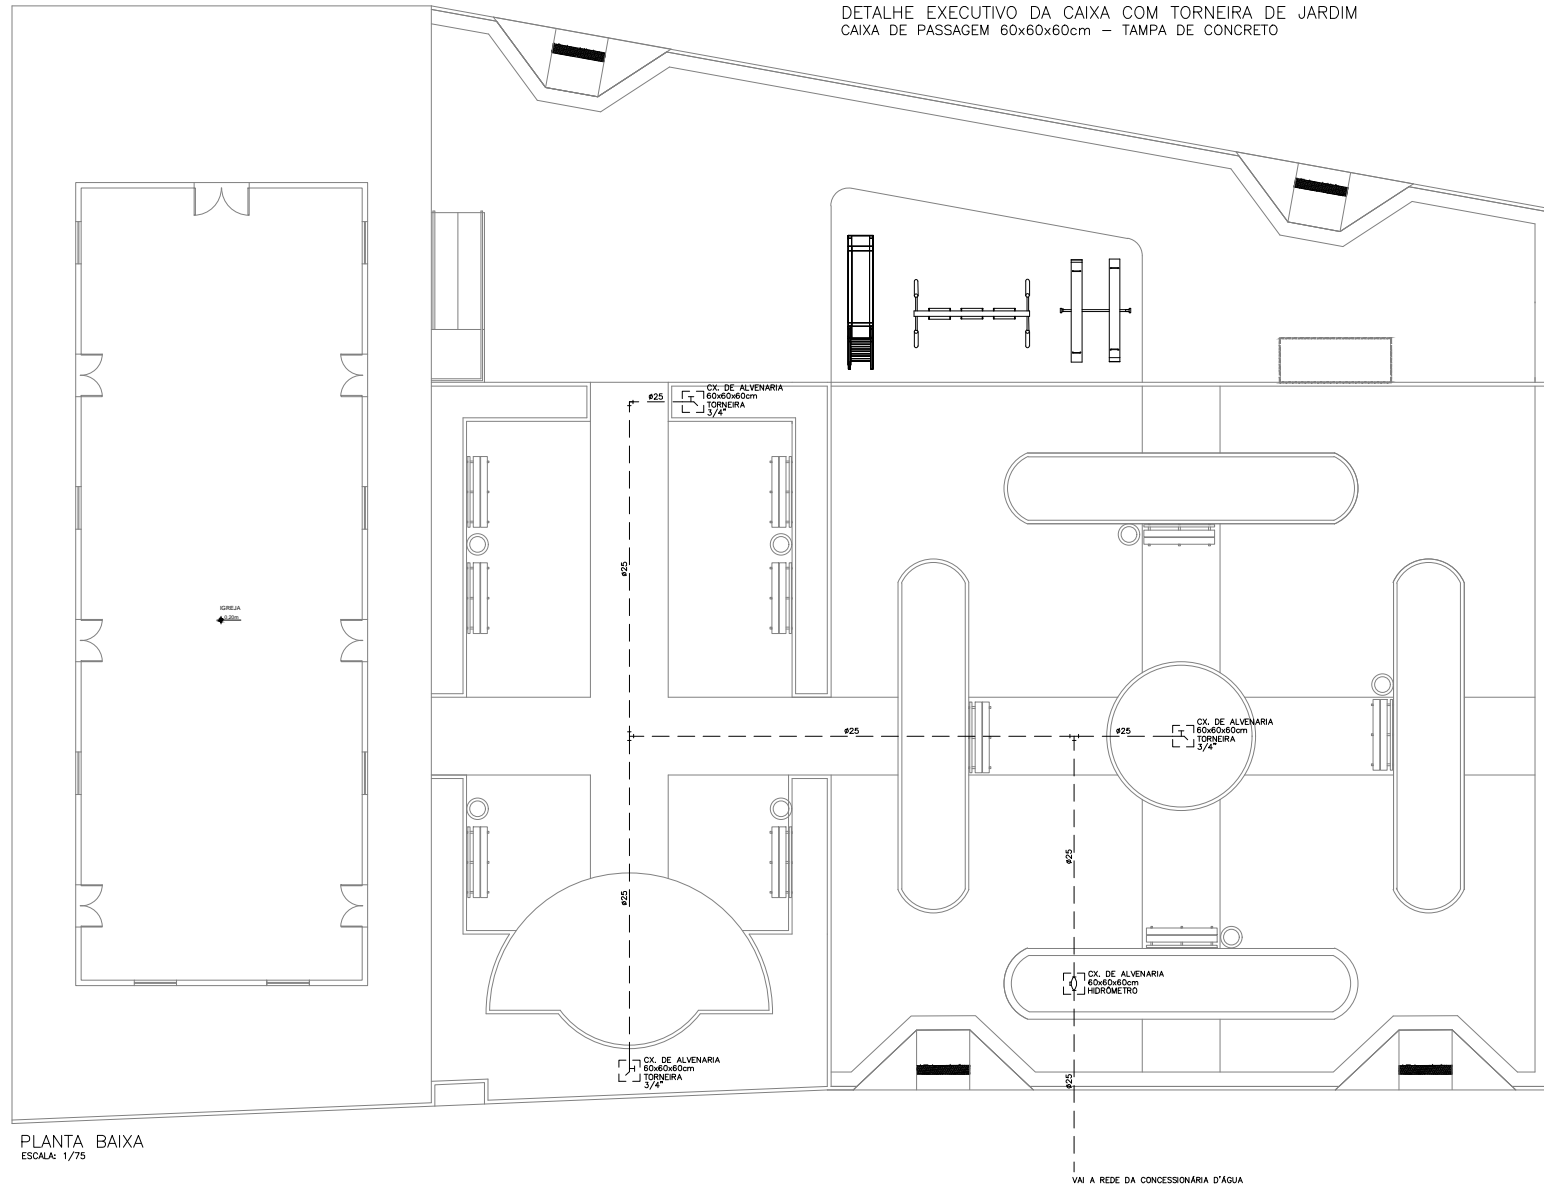

PLANTA BAIXA  
ESCALA: 1/75

LEGENDA

----- TUBO PVC SOLDÁVEL MARROM EMBUTIDO PELO PISO (VER DIÂMETRO EM PLANTA)

SEINF - SECRETARIA DE INFRAESTRUTURA

PROJETO: HIDRÁULICO  
PRAÇA NA LOCALIDADE DE PAU DARQUINHO

INTERESSADO: PREFEITURA DE SOBRAL  
AUTOR:

ENDEREÇO: LOCALIDADE DE PAU DARQUINHO

MUNICÍPIO: SOBRAL

DESENHOS DA FRANQUIA: ESCALA: 1/50  
PLANTA BAIXA SEM  
LEGENDA SEM  
DET. CAIXA SEM

DATA: NOVEMBRO/2019 REVISÃO: ARQUIVO: HIDRA\_01\_01

HIDRA  
01/01

1  
2  
3  
100