







| N | Ø | Ø | COMP (m) | TOTAL PARCIAL (m) | TOTAL C/PER-DA(m) | PREÇO (R\$) |
|---|-----|----|----------|-------------------|-------------------|-------------|
| 1 | 1/4 | 28 | 1.81 | 51.00 | 55.00 | 13.75 |
| 2 | 1/4 | 28 | 1.81 | 51.00 | 55.00 | 13.75 |

POÇO DE VISITA DE CABECEIRA - Ø 600 mm

POÇO DE VISITA Ø 1000 mm

POÇO DE VISITA Ø 1200 mm

PLANTA BAIXA
ESCALA 1/20

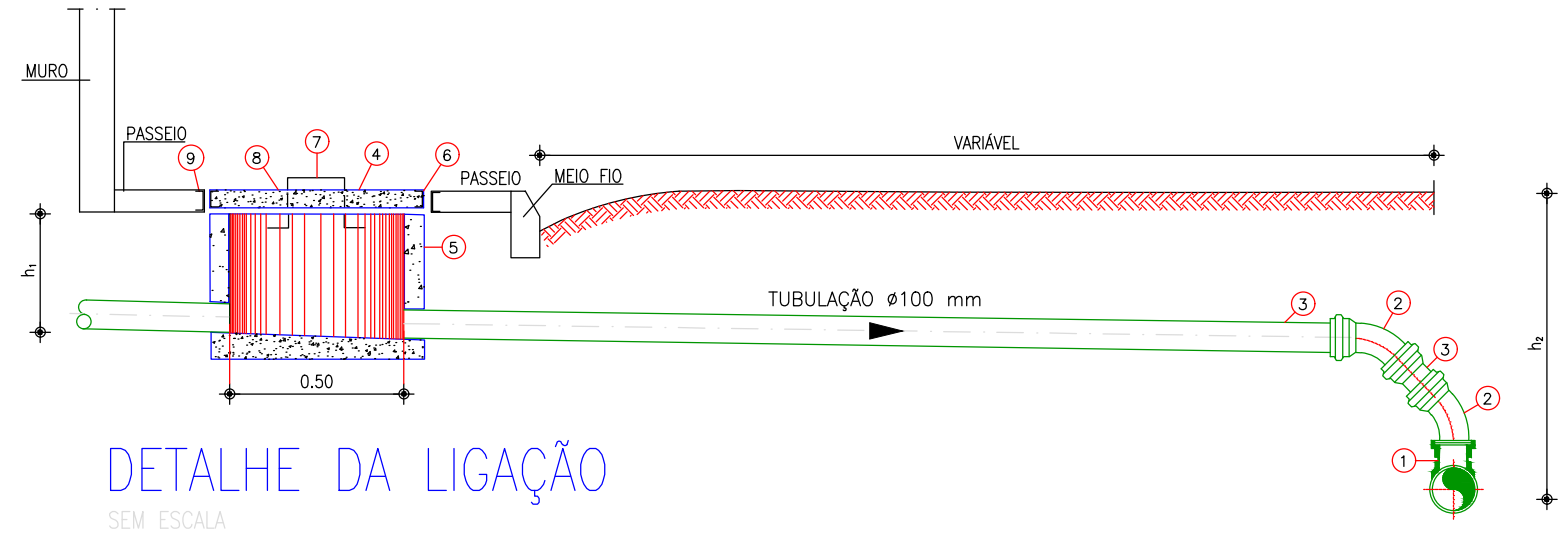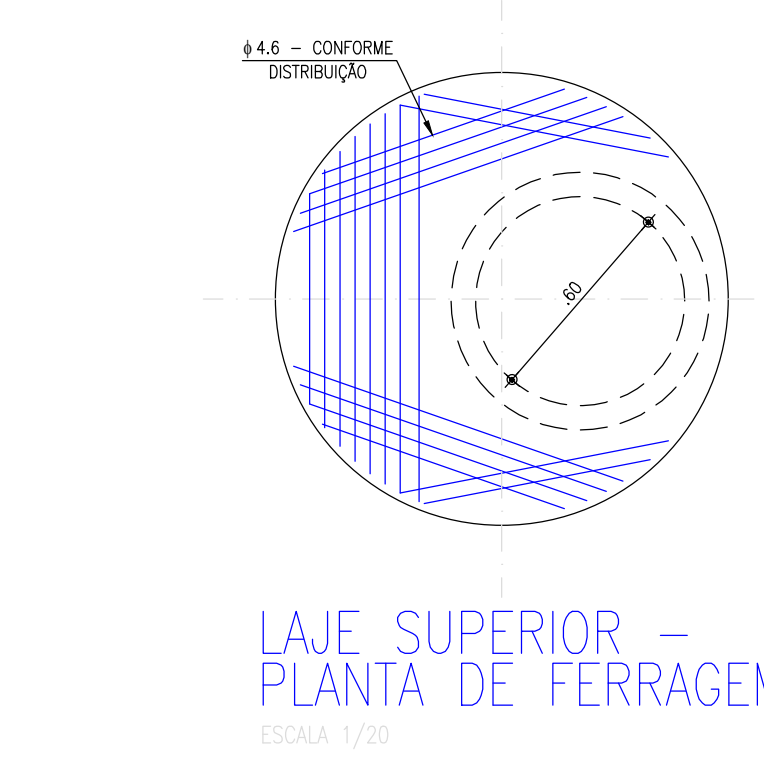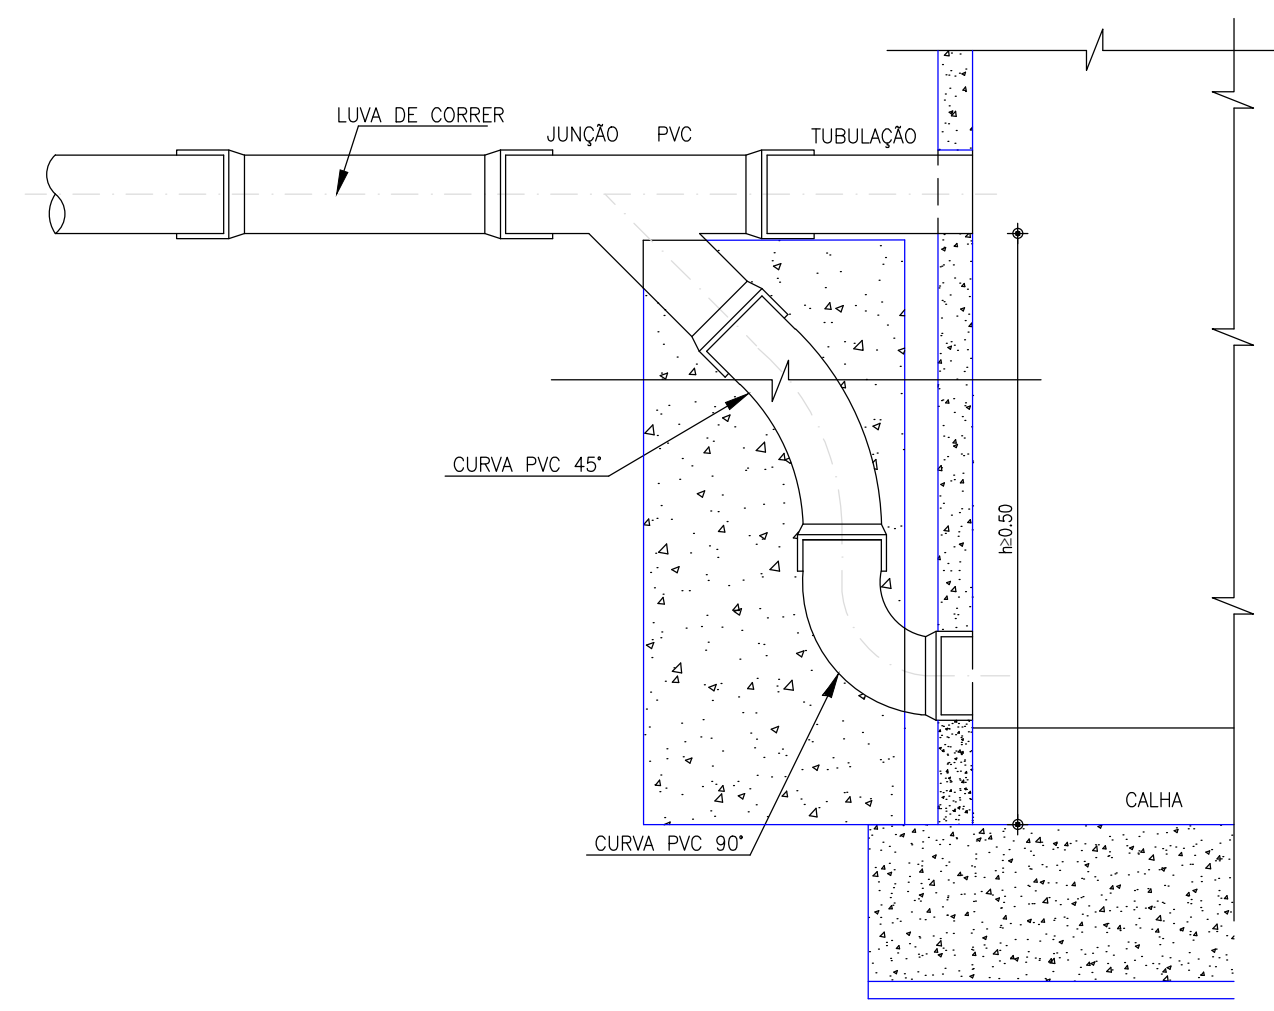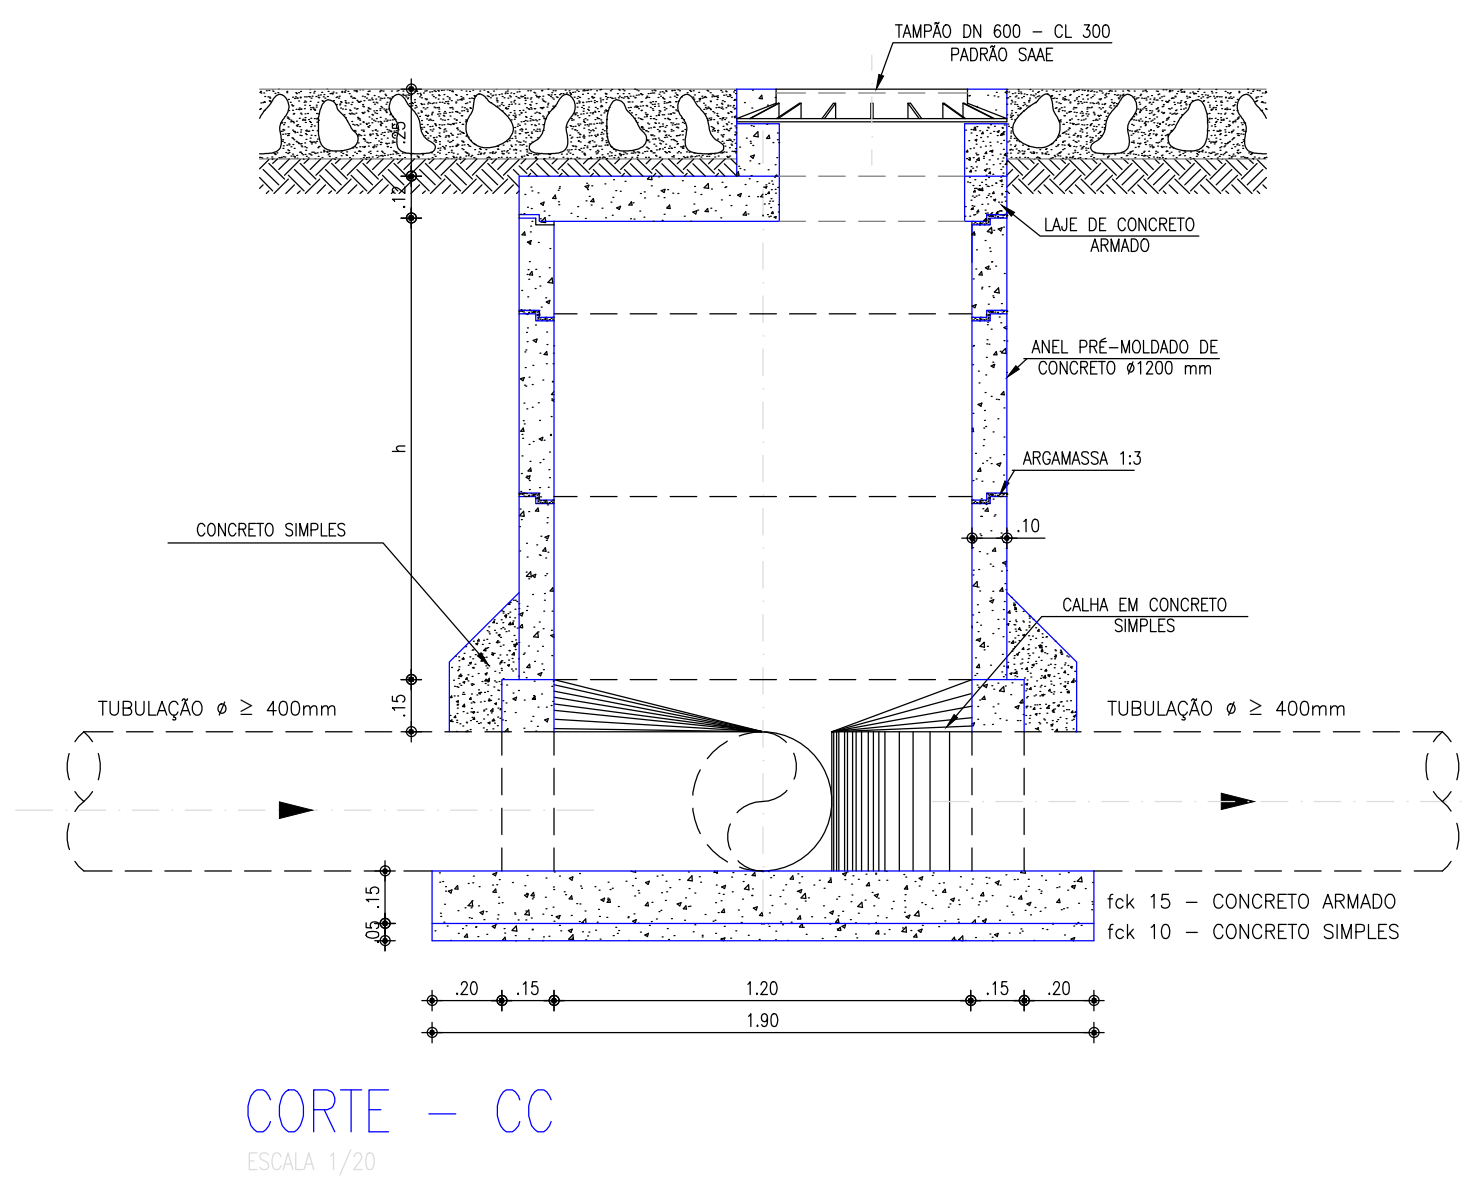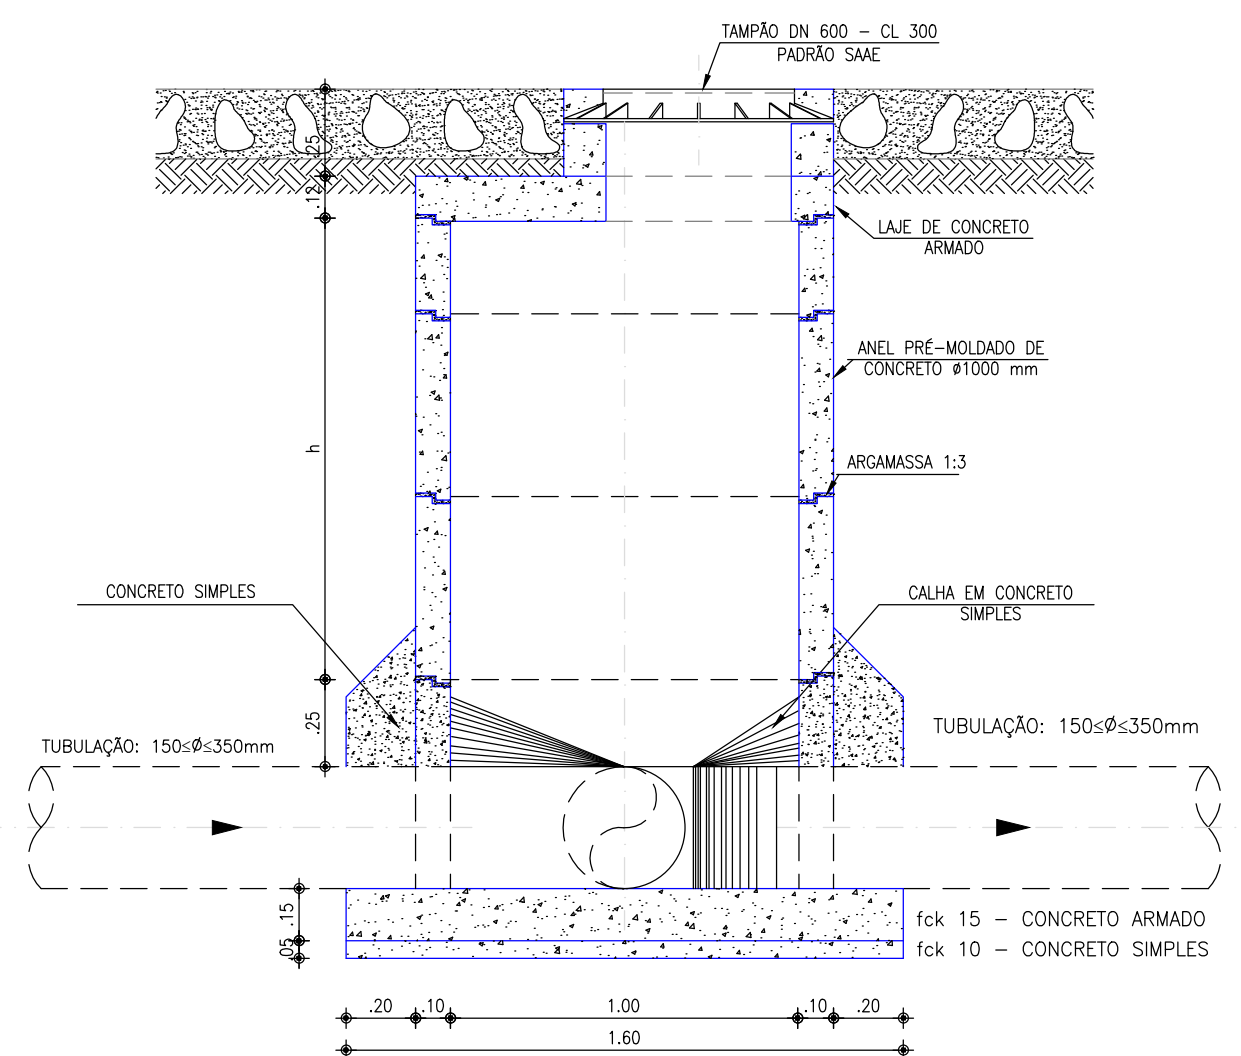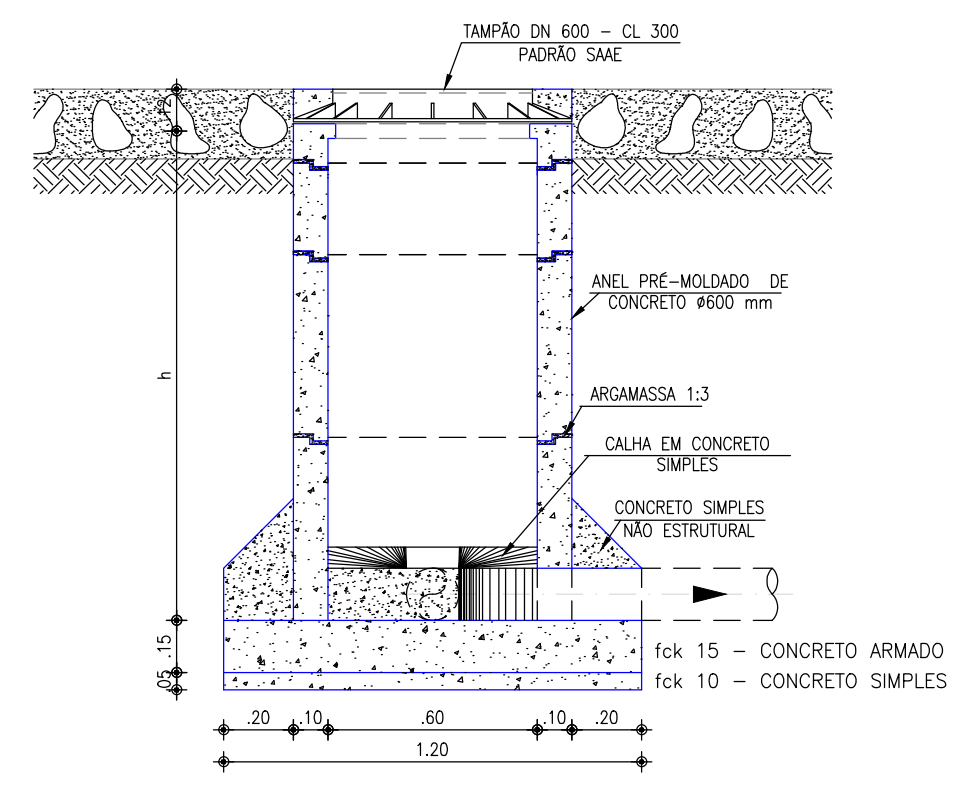

- RELAÇÃO DAS PEÇAS
- 1 - SELM 90° ELÁSTICO
 - 2 - CURVA 45° VINILFORTE PB 100mm
 - 3 - TUBO DE PVC RÍGIDO VINILFORT JE 100mm
 - 4 - TAMPA PREMOLDADA DE CONCRETO
 - 5 - TUBO DE CONCRETO PB 600mm CENTRIFUGADO
 - 6 - CANTONEIRA DE FERRO 1" x 1", ESPESURA DE 1/8"
 - 7 - # 5/8" - ALÇA
 - 8 - CANO GALVANIZADO DE 3/4"
 - 9 - CANTONEIRA DE FERRO 1" x 1", ESPESURA DE 1/8"

| REV. | NATUREZA DA REVISÃO | ORIGEM | DATA | REVISÃO | VISTO | DATA | APROVAÇÃO |
|------|---------------------|--------|------|---------|-------|------|-----------|
| D4 | | | | | | | |
| D3 | | | | | | | |
| D2 | | | | | | | |
| D1 | | | | | | | |
| D0 | IMPRESSÃO | | | | | | |

SANEBRÁS - PROJETOS, CONSTRUÇÕES E CONSULTORIA LTDA
 ENDEREÇO: RUA DOS COMPADRES, 501- MANGABEIRA - EUSEBIO-CE - FONE/FAX: (85)3261-5664 CREA Nº 23.156
 E-MAIL: sanebras@vixmail.com.br - CQC: 23.728.367/0001-92 - CPF: 08.916.528-9

11/02005/INSTRUMENTAÇÃO DE SOBRA, RJ
PREFEITURA MUNICIPAL DE SOBRA
SEBRAS - SECRETARIA DE OBRAS

PROJETO EXECUTIVO DO SISTEMA DE ESGOTAMENTO SANITÁRIO - BAIRRO COHAB II
 ASSUNTO: REDE COLETORA
 POÇO DE VISITA E LIGAÇÃO PREDIAL - PLANTA / CORTES E DETALHES
 DATA: OUTUBRO / 2017
 ESCALA: 1/20
 DESENHO:
 VISTO:
 FRANÇA: 04/15

PROIBIDA A REPRODUÇÃO, A UTILIZAÇÃO OU A ALTERAÇÃO TOTAL OU PARCIAL DO CONTEÚDO DESTA PRANCHA SEM NOSSA AUTORIZAÇÃO. OS CONTRAVENTORES ESTARÃO SUJEITOS ÀS PENAS PREVISTAS EM LEI.