



PROJETO

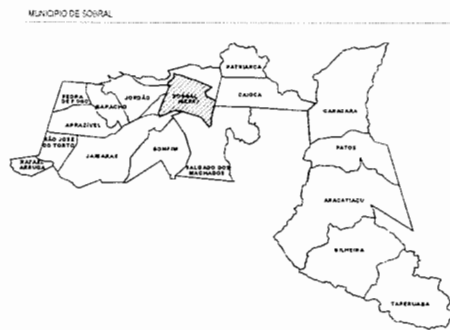

1 Planta de Situação
ESCALA 1:500

Zona de Adensamento Preferencial - ZAP		
ÁREA DO TERRENO		560,53m ²
ÁREA CONSTRUÍDA		774,75m ²
ÁREA PERMEÁVEL		319,40m ²
TAXA DE OCUPAÇÃO	ÍNDICES PROPOSTOS	ÍNDICES EXIGIDOS
	83,17%	60%
TAXA DE PERMEABILIDADE	38,76%	25%
ÍNDICE DE APROVEITAMENTO	0,83	2,5

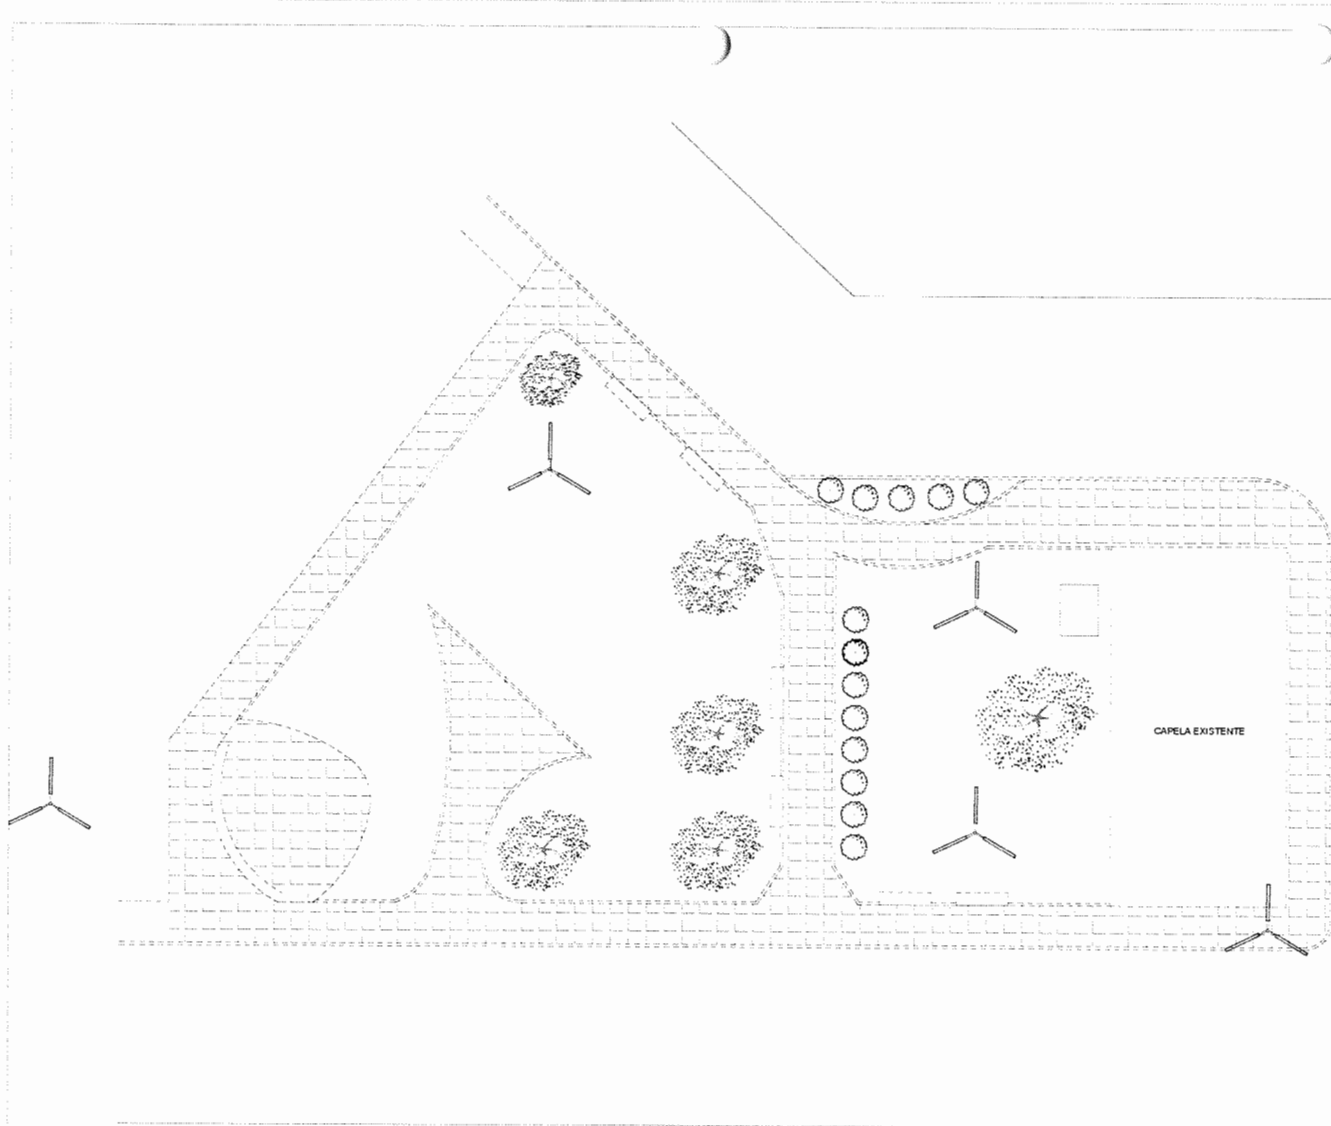

QUADRO DE ÁREA

ÁREA TOTAL DE PRSO A SER DEVOLOO

SECRETARIA DA INFRAESTRUTURA

PROJETO
PROJETO ARQUITETÔNICO
PRAÇA DA GRUTA

INTERESSADO: PREFEITURA DE SOBRAL
ENDERECO: RUA JOAO DA CRUZ E SILVA LAT: 3.661874 LONG: 40.350772
MUNICIPIO: SOBRAL

AUTOR: CLEUVIO GOMES VASCONCELOS MENDES
CO - AUTOR: ROMARIO PONTE



PREFEITURA DE SOBRAL

PLANTA DE SITUAÇÃO 1:500
PLANTA DE DEMOLUÇÃO 1:100

DATA: 01/05/2020 REVISÃO: 01 ARQUIVO: ARQ 01/05

1 PLANTA DE DEMOLUÇÃO
ESCALA 1:100

Diego W. M.
Célio Gomes V. Mendes
Eng.º Arquitetura e Civil
CRS-CC 53908
Secretaria de Infraestrutura
Prefeitura Municipal de Sobral

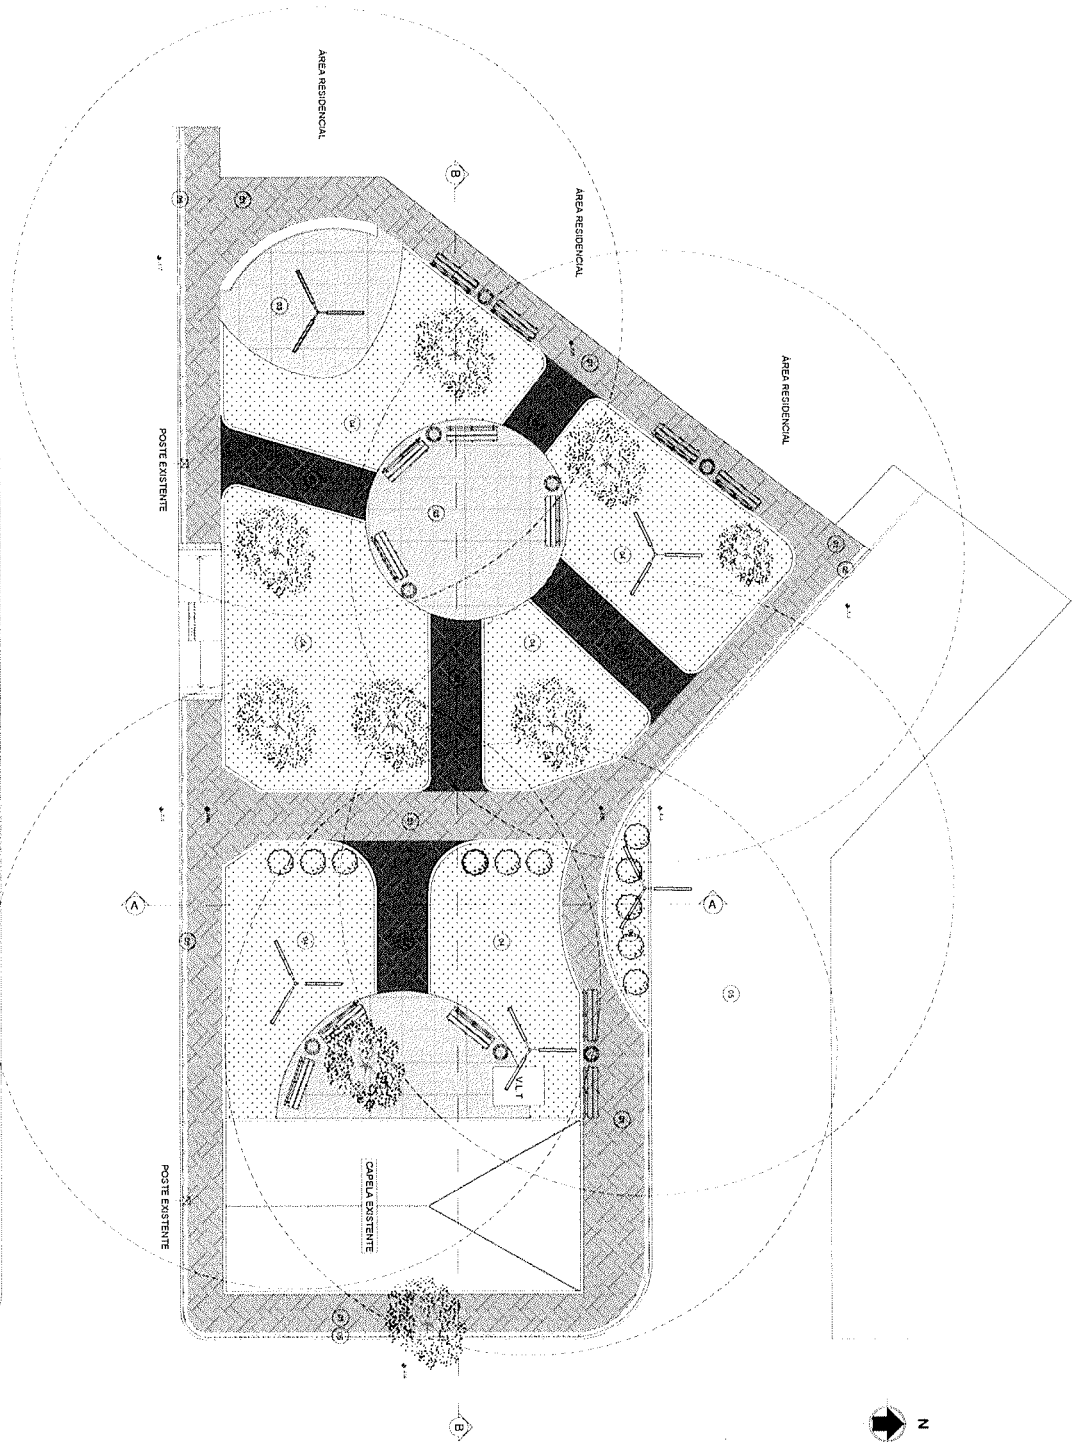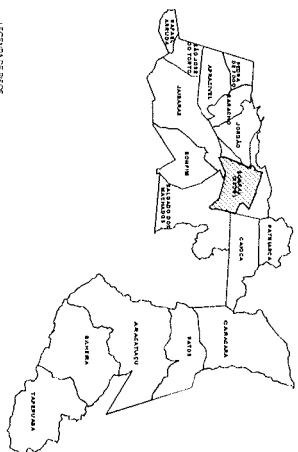

LEGENDA DE PISOS

- 11 PISO VENTILADO DE CONCRETO PÓLICO, 120x120 CM, 200x100 MM, ESPESURA 8 CM, FANTOM NA COR MARROM, PONDICHO ESCOLA DE FÉRIAS 17/2007
- 12 PISO VENTILADO DE CONCRETO PÓLICO, 120x120 CM, 200x100 MM, ESPESURA 8 CM, FANTOM NA COR VERMELHO, PONDICHO ESCOLA DE FÉRIAS 18/2007
- 13 PISO EM PEDRA CALDEI, 60x60 CM, 200x100 MM, COM BORDO MOLDA TOTAL, 116 8907
- 14 GRAMA EMERVALEDA EM PLACAS 40x40x120 MM
- 15 PISO TIL DE ALTA ALUMINUM SU CONCRETO NA COR VERMELHA, FA-2009, ÁREA 1972M²

LEGENDA EQUIPAMENTOS

- POSTE EM CONCRETO C/ REFINAS COM ALTURA DE 10 METROS
- BASE DE CONCRETO - VERSÃO 10x10 M
- FONTE
- FONTE EXISTENTE A MANTER
- FONTE EXISTENTE A MANTER
- FONTE EXISTENTE A MANTER

QUADRO DE ÁREAS

ÁREA	VALOR	VALOR
ÁREA TOTAL VENTILADO COM ALUMINUM	217,20M ²	
ÁREA TOTAL VENTILADO COM VERMELHA	59,40M ²	
ÁREA TOTAL VENTILADO COM PEDRA	116,89M ²	
ÁREA TOTAL EM ALUMINUM	217,20M ²	
ÁREA TOTAL EM VERMELHO	59,40M ²	
ÁREA TOTAL EM PEDRA	116,89M ²	

SECRETARIA DA INFRAESTRUTURA

PROJETO ARQUITETÔNICO

PRACÇA DA GRUTA

INTELERDADO

AUTOR: [Signature]
 DATA: 02/10/2005
 LOCAL: SOBRAL

PROJETO: [Signature]

PROJETO: [Signature]

PROJETO: [Signature]



PROJETO: [Signature]

PROJETO: [Signature]



[Handwritten signature]
 SECRETARIA DA INFRAESTRUTURA

10/05/2005

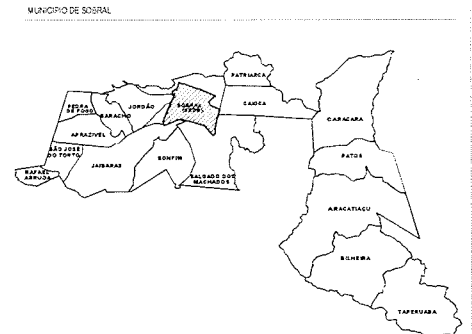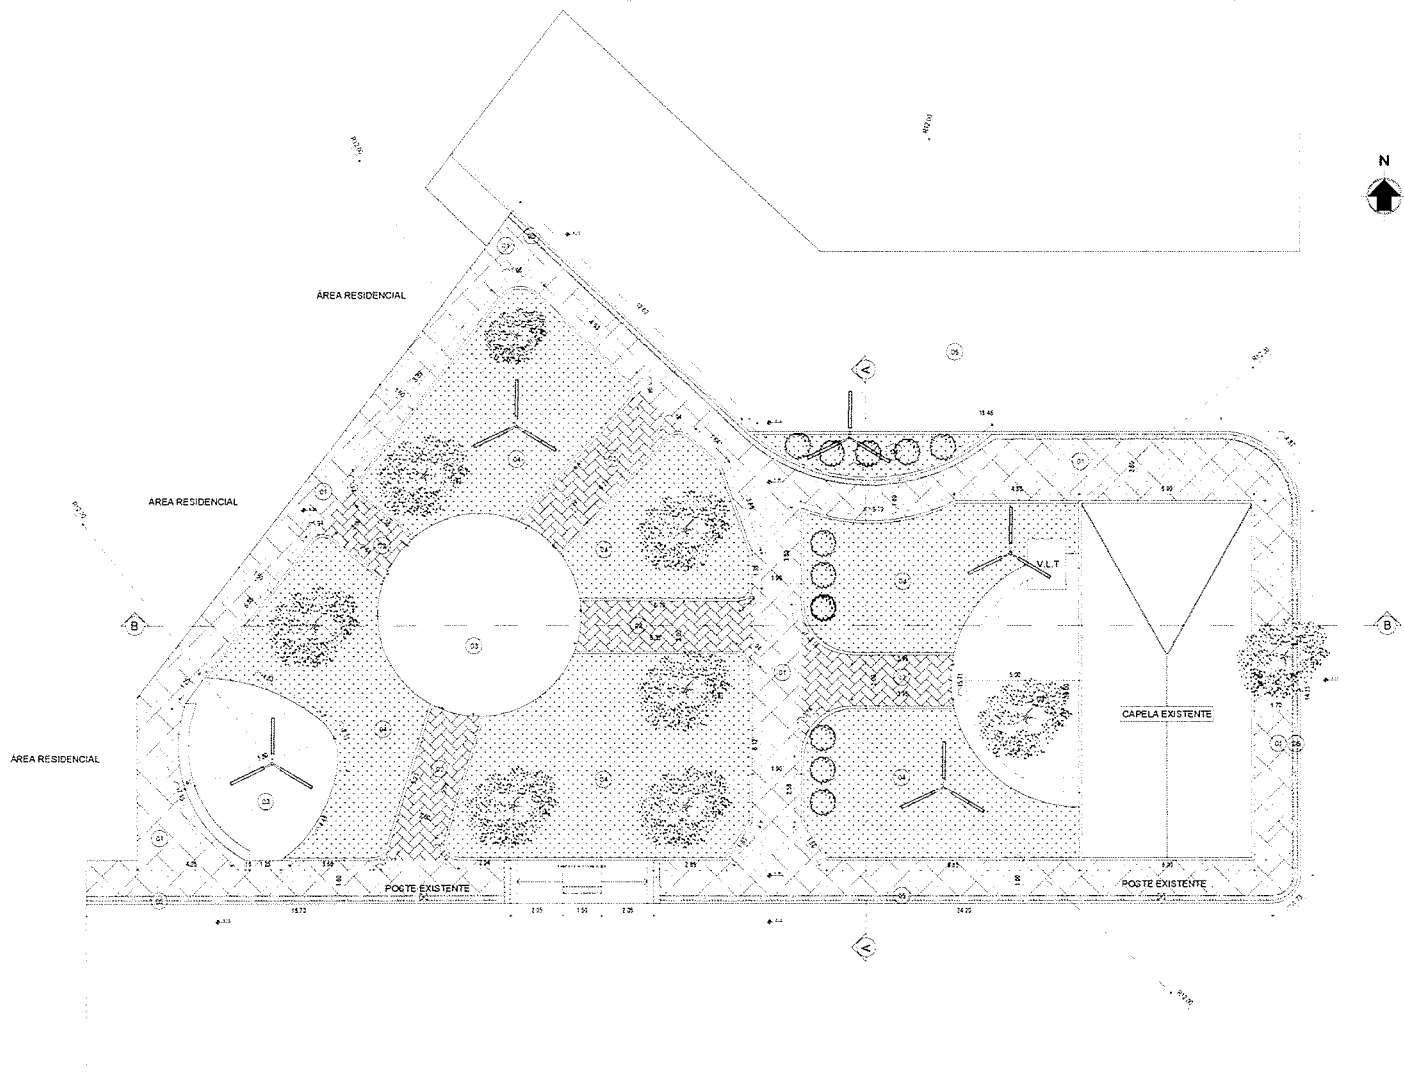

- LEGENDA DE PISOS
- 01 PISO INTERTRAVADO DE CONCRETO TPO TUOLINHO DIM. 0,20x0,10m, ESPESURA 8cm, Fck=25MPa, NA COR NATURAL, PAGNAÇÃO ESCAMA DE PEIXE, AREA=217,30m²
 - 02 PISO INTERTRAVADO DE CONCRETO TPO TUOLINHO DIM. 0,20x0,10m, ESPESURA 8cm, Fck=25MPa, NA COR VERMELHA, PAGNAÇÃO ESCAMA DE PEIXE, AREA=59,45m²
 - 03 PISO EM PEDRA CARIRI, DIM. 40x40cm, NA COR BEGE, AREA TOTAL: 118,95m²
 - 04 GRAMA ESMERALDA EM PLACAS, AREA=319,60m²
 - 05 PISO TATIL DE ALERTA 45x40cm, EM CONCRETO NA COR VERMELHA, Fck=25MPa, AREA=19,75m²

- LEGENDA EQUIPAMENTOS
- POSTE EM CONCRETO, 03 PETALAS COM ALTURA DE 10 METROS
 - BANCO PROPOSTO - VER PRANCHA 04
 - LIXEIRA
 - ARVORE EXISTENTE A MANTER
 - ARVORE EXISTENTE A MANTER

QUADRO DE ÁREAS

AREA PISO INTERTRAVADO COR NATURAL	217,30m²
AREA PISO INTERTRAVADO COR VERMELHA	59,45m²
PISO EM PEDRA CARIRI	118,95m²
AREA CANTEROS	319,60m²
AREA PISO TATIL DE ALERTA	19,75m²
AREA TOTAL CONSTRUIDA	734,75m²

Handwritten signature and notes:
 Cláudio V. L. ...
 Diretor de Engenharia
 Prefeitura Municipal de Sobral
 Rua João da Cruz e Silva, nº 318, Centro, Sobral, CE

1 PLANTA DA LATA CÉREA
 ESCALA 1:100

SECRETARIA DA INFRAESTRUTURA

PROJETO: PROJETO ARQUITETÔNICO PRAÇA DA GRUTA


INTERESSADO: PREFEITURA DE SOBRAL
 ENDEREÇO: RUA JOÃO DA CRUZ E SILVA, Nº 318/1974, LONDS, 40130/72
 MUNICÍPIO: SOBRAL

PLANTA DE OBRA


PREFEITURA DE SOBRAL

DATA: 02/03/2023 REVISÃO: 01 ARQUIVO: 03/05

COOR. JUR.
PMS SEINF
 35

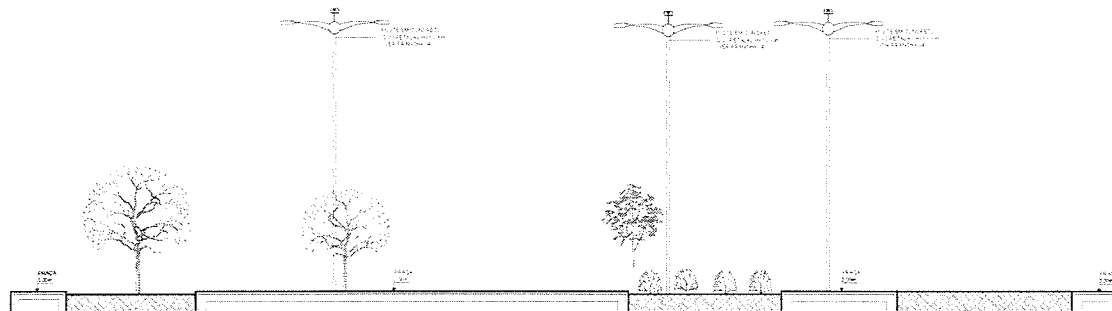


1 CORTE AA
Escala 1:50

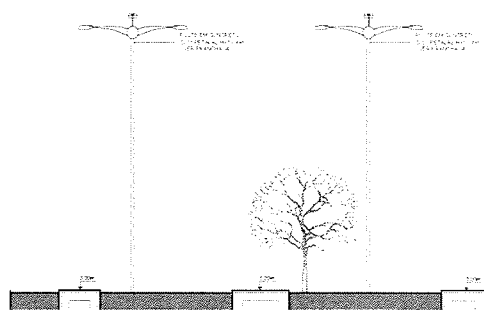

2 CORTE BB
Escala 1:50

Assinatura
 Eng.º *[Assinatura]*
 Rua João da Cruz e Silva, nº 36174
 Sobral, Ceará - Brasil
 CEP: 62000-000

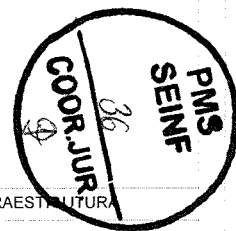


SECRETARIA DA INFRAESTRUTURA

PROJETO: PROJETO ARQUITETÔNICO PRAÇA DA GRUTA


INTERESSADO PREFEITURA DE SOBRAL	AUTOR CD. AUTOR ROMÁRIO PONTE
ENDEREÇO RUA JOÃO DA CRUZ E SILVA, LAT. 3 681874 LONG. -40 30772	
MUNICÍPIO SOBRAL	

PREFEITURA DE SOBRAL

DATA: 31/01/2023 REVISÃO: 01 ARQUIVO: 04/05

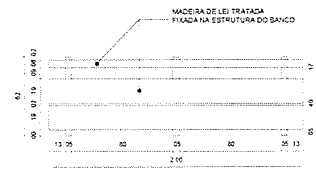

1 DETALHAMENTO BANCO
ESCALA 1/20

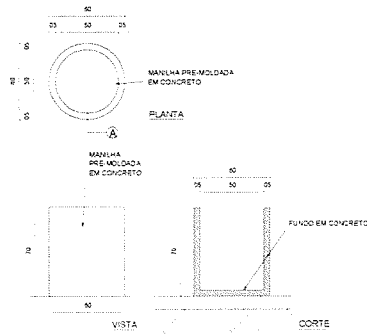


2 DETALHAMENTO LIXEIRA
ESCALA 1/20

POSTE EM CONCRETO C/ 03 PÉTALAS H=10,00m





LUMINÁRIA METÁLICA COM 03 PÉTALAS

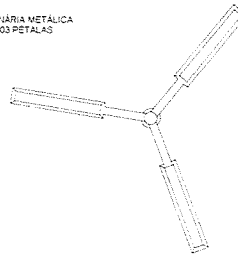


POSTE EM CONCRETO C/ 03 PÉTALAS H=10,00m

3 DETALHES POSTE
ESCALA 1/20

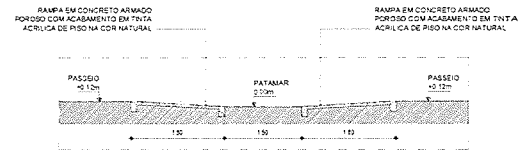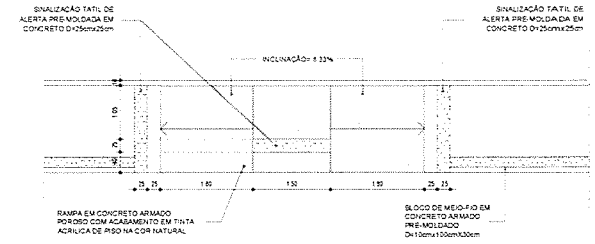

4 DETALHAMENTO RAMPA
ESCALA 1/50

Handwritten signature and notes.

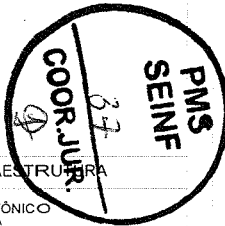

SECRETARIA DA INFRAESTRUTURA


PROJETO: PROJETO ARQUITETÔNICO PRAÇA DA GRUTA

INTERESSADO: PREFEITURA DE SOBRAL
AUTOR: CO- AUTOR: ROMÁRIO PONTE
ENGENHEIRO: RUI LÓD DA CRUZ E SILVA LAT: 5 59 18 74 LONG: 40 36 77 2
MUNICÍPIO: SOBRAL

PREFEITURA DE SOBRAL	DETALHAMENTO BANCO	1/20
	DETALHAMENTO LIXEIRA	1/20
	DETALHAMENTO POSTE	1/20
	DETALHAMENTO RAMPA	1/20

COMPLEMENTARES

DIAGRAMA UNIFILAR
Q.D - 01

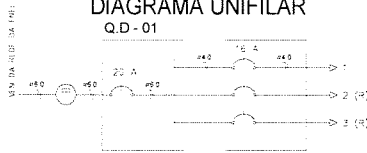

QUADRO DE CARGAS
Q D - 01


CIRCUITO	LUMINAÇÃO		OUTROS		FAIXA DE POTENCIA	CORRENTE	DESMONT.	PLACAO			
	ATIVA	RESERVA	ATIVA	RESERVA							
1	24150W	34125W	5		2250	1,00	2250	10 2 A	1415	3-4-11-11-13	
2											
3											
4											
TOTAL	5		2250		2250		10 2 A	1420	14-11-11-13		
CARGA INSTALADA				Ativa = 2250 W. Aparente = 2250 V A							

LEGENDA

- PÓSTE EM CONCRETO CIRCULAR EXISTENTE A SER APROVEITADO SUBSTITUINDO SEU LUMINÁRIA POR LUMINÁRIA DE LED DE 150W CADA
- CA PASSAGEM DE ALVARIANA NO PISO - 45x142x100mm
- FIOS NEUTRO FASE RETORNO E TERRA
- ELETRODUTO (PISO)


NOTAS

- 1 - CONDUTORES NAO ESPECIFICADOS SERAO # 2,5 MM2
- 2 - ELETRODUTOS NAO ESPECIFICADOS SERAO PBAD 3" 1 1/4"

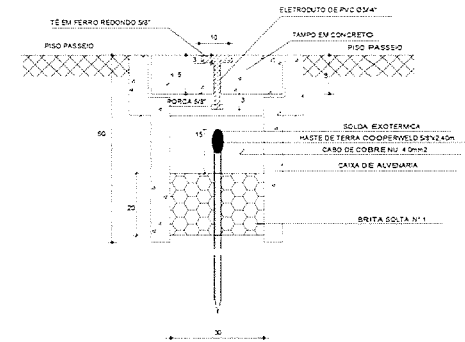

DETALHE A TERRAMENTO

EM ESCALA

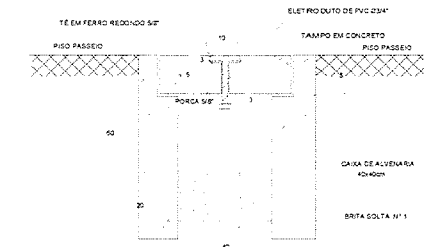

DETALHE CX. DE PASS.

EM ESCALA

[Handwritten Signature]
 José Augusto Azevedo Laureano Filho
 Engenheiro Civil
 RNP 061627483-1 / CREA-CE 327327


SEINF - SECRETARIA DE INFRAESTRUTURA

PROJETO: ELÉTRICO
 PRAÇA DA GRUTA

INTERESSADO: PREFEITURA DE SOBRAL
 ENDEREÇO: RUA JOÃO DA CRUZ E SILVA
 MUNICÍPIO: SOBRAL



AUTOR: AUGUSTO AZEVEDO FILHO
 TÍTULO: PLANTA BAIXA
 LEGENDA: LEGENDA
 DETALHES: DETALHES

PMS
 SEINF
 CODR. JUR. 38

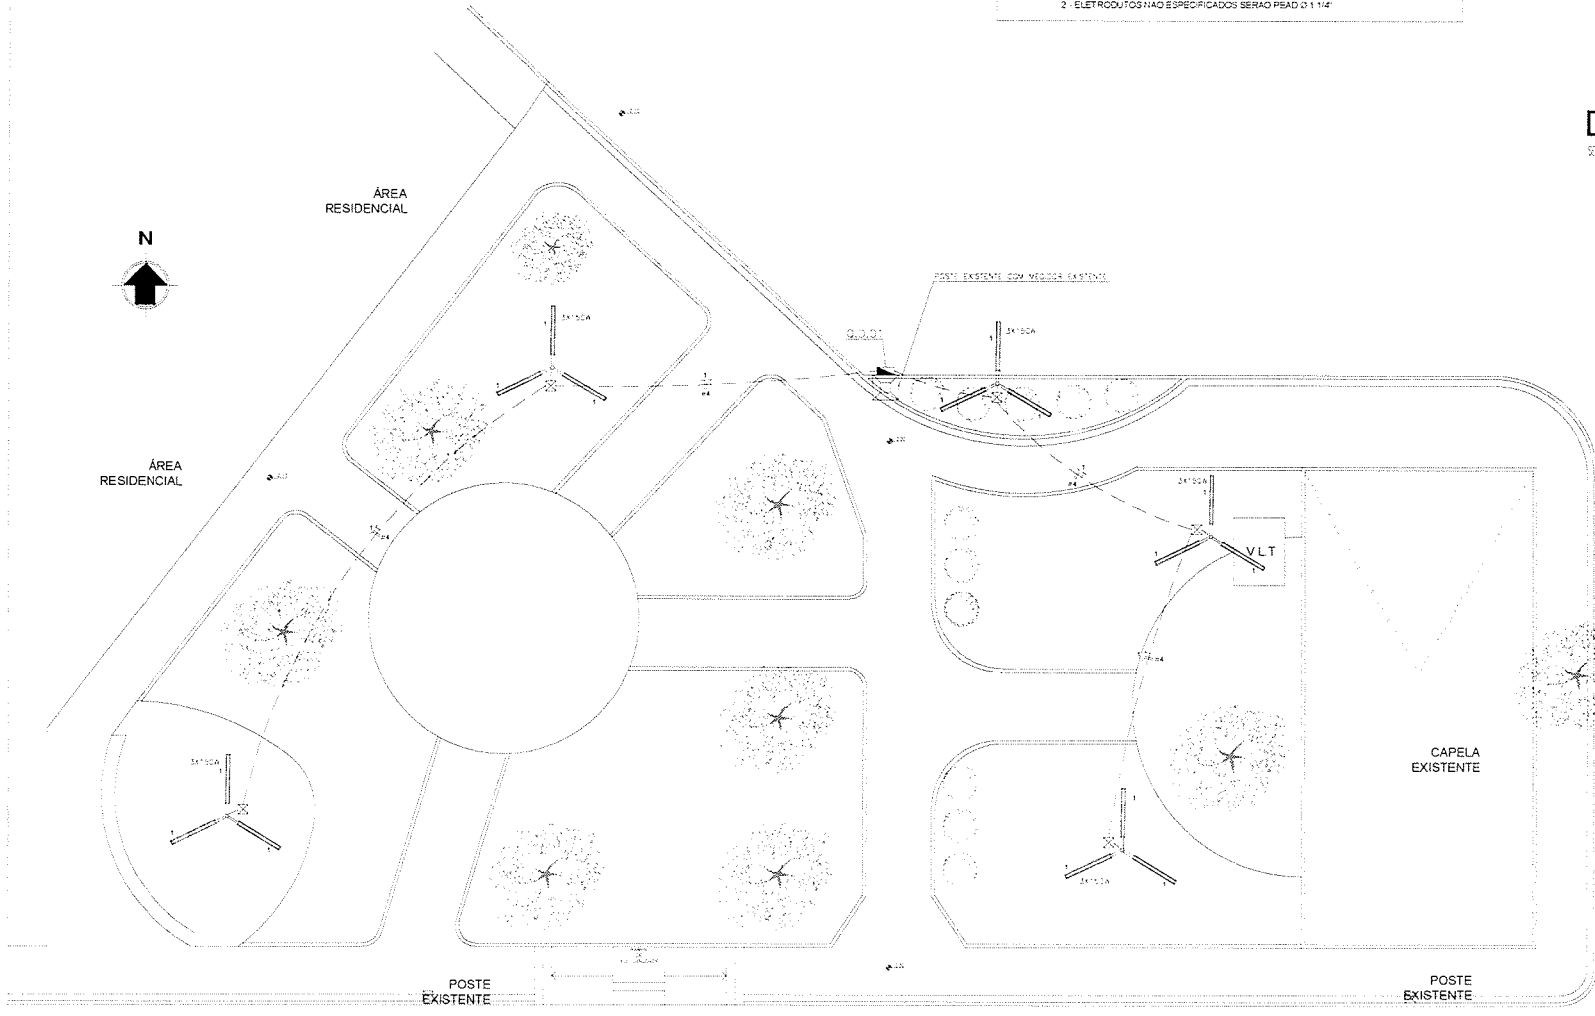

PLANTA BAIXA

VIA PÚBLICA

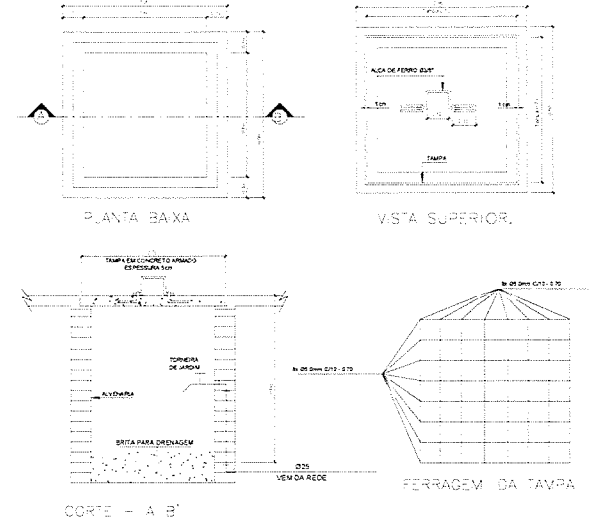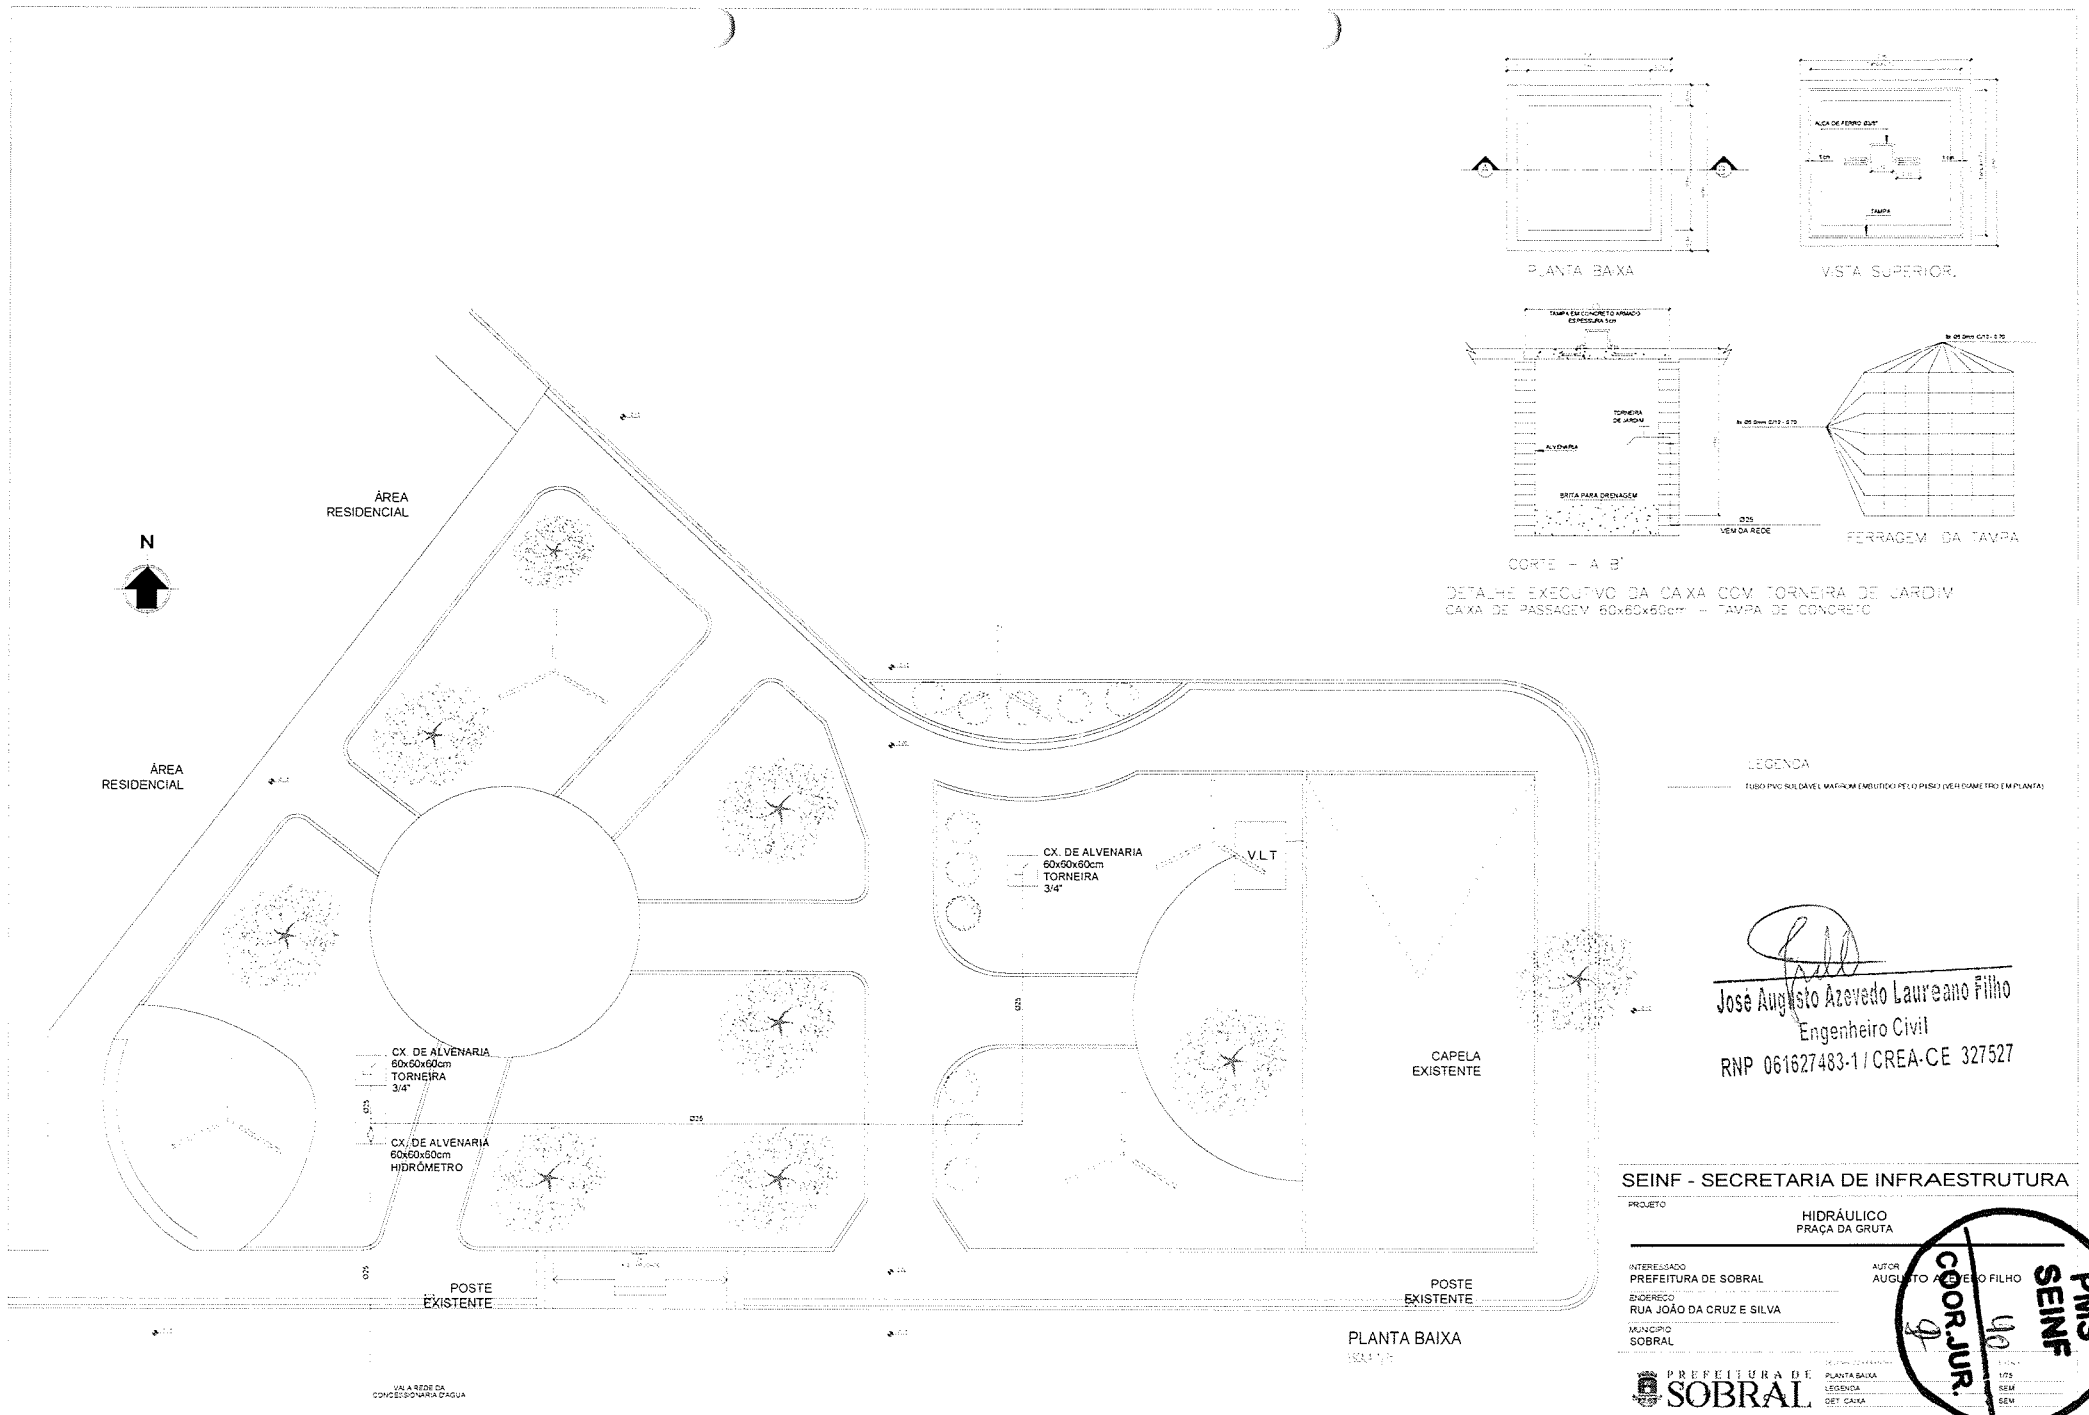


DETALHE EXECUTIVO DA CAXA COM TORNEIRA DE LARDAIV CAXA DE PASSAGEM 60x60x60cm - TAVPA DE CONCRETO

LEGENDA
TUBO PVC RIGÍDVEL WAFORM (MULTICO PISO) 100x100mm (EM PLANTA)

Jose Augusto
 José Augusto Azevedo Laureano Filho
 Engenheiro Civil
 RNP 061627483-1 / CREA-CE 327527

SEINF - SECRETARIA DE INFRAESTRUTURA

PROJETO	HIDRÁULICO PRAÇA DA GRUTA
INTERESSADO	AUTOR
PREFEITURA DE SOBRAL	AUGUSTO AZEVEDO FILHO
ENDEREÇO	
RUA JOÃO DA CRUZ E SILVA	
MUNICÍPIO	
SOBRAL	

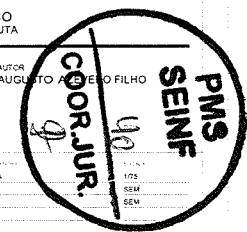

PREFEITURA DE SOBRAL

PLANTA BAIXA

LEGENDA

DET. CAXA