


LEGENDA

- TUBULAÇÃO DE ESGOTO EM PVC Ø100mm, Ø75mm, Ø50mm e Ø40mm.
- CAIXA SIFONADA 150x150x50mm EM PVC COM PORTA GRELHA REDONDA E GRELHA REDONDA ESCAMOTIVADA ØØ150mm.
- RALO SIFONADO CILÍNDRICO 100x40mm COM PORTA GRELHA REDONDA E GRELHA REDONDA E PVC CROMADO.
- SIFÃO METAL CROMADO - 1'x40mm OU 1 1/2'x50mm
- TERMINAL DE VENTILAÇÃO PVCs 50mm
- CAIXA DE INSPEÇÃO 60x60x40cm EM ALVENARIA COM TAMPA EM CONCRETO.
- CAIXA DE GORDURA 60x60x40cm EM ALVENARIA COM TAMPA EM CONCRETO.
- COLUNA DE VENTILAÇÃO.
- TUBULAÇÃO QUE SOBEM.
- TUBULAÇÃO QUE DESCE.

REGRAS GERAIS:

- DECLIVIDADE MÍNIMA SANITÁRIA 1%;
- TODA TUBULAÇÃO DE ESGOTO EM PVC TIGRE/AMACO OU EQUIVALENTE TÉCNICO;
- TODA TUBULAÇÃO DE VENTILAÇÃO DEVERÁ CONTER TERMINAL EM PVC, CONFORME DET. ESPECÍFICO;

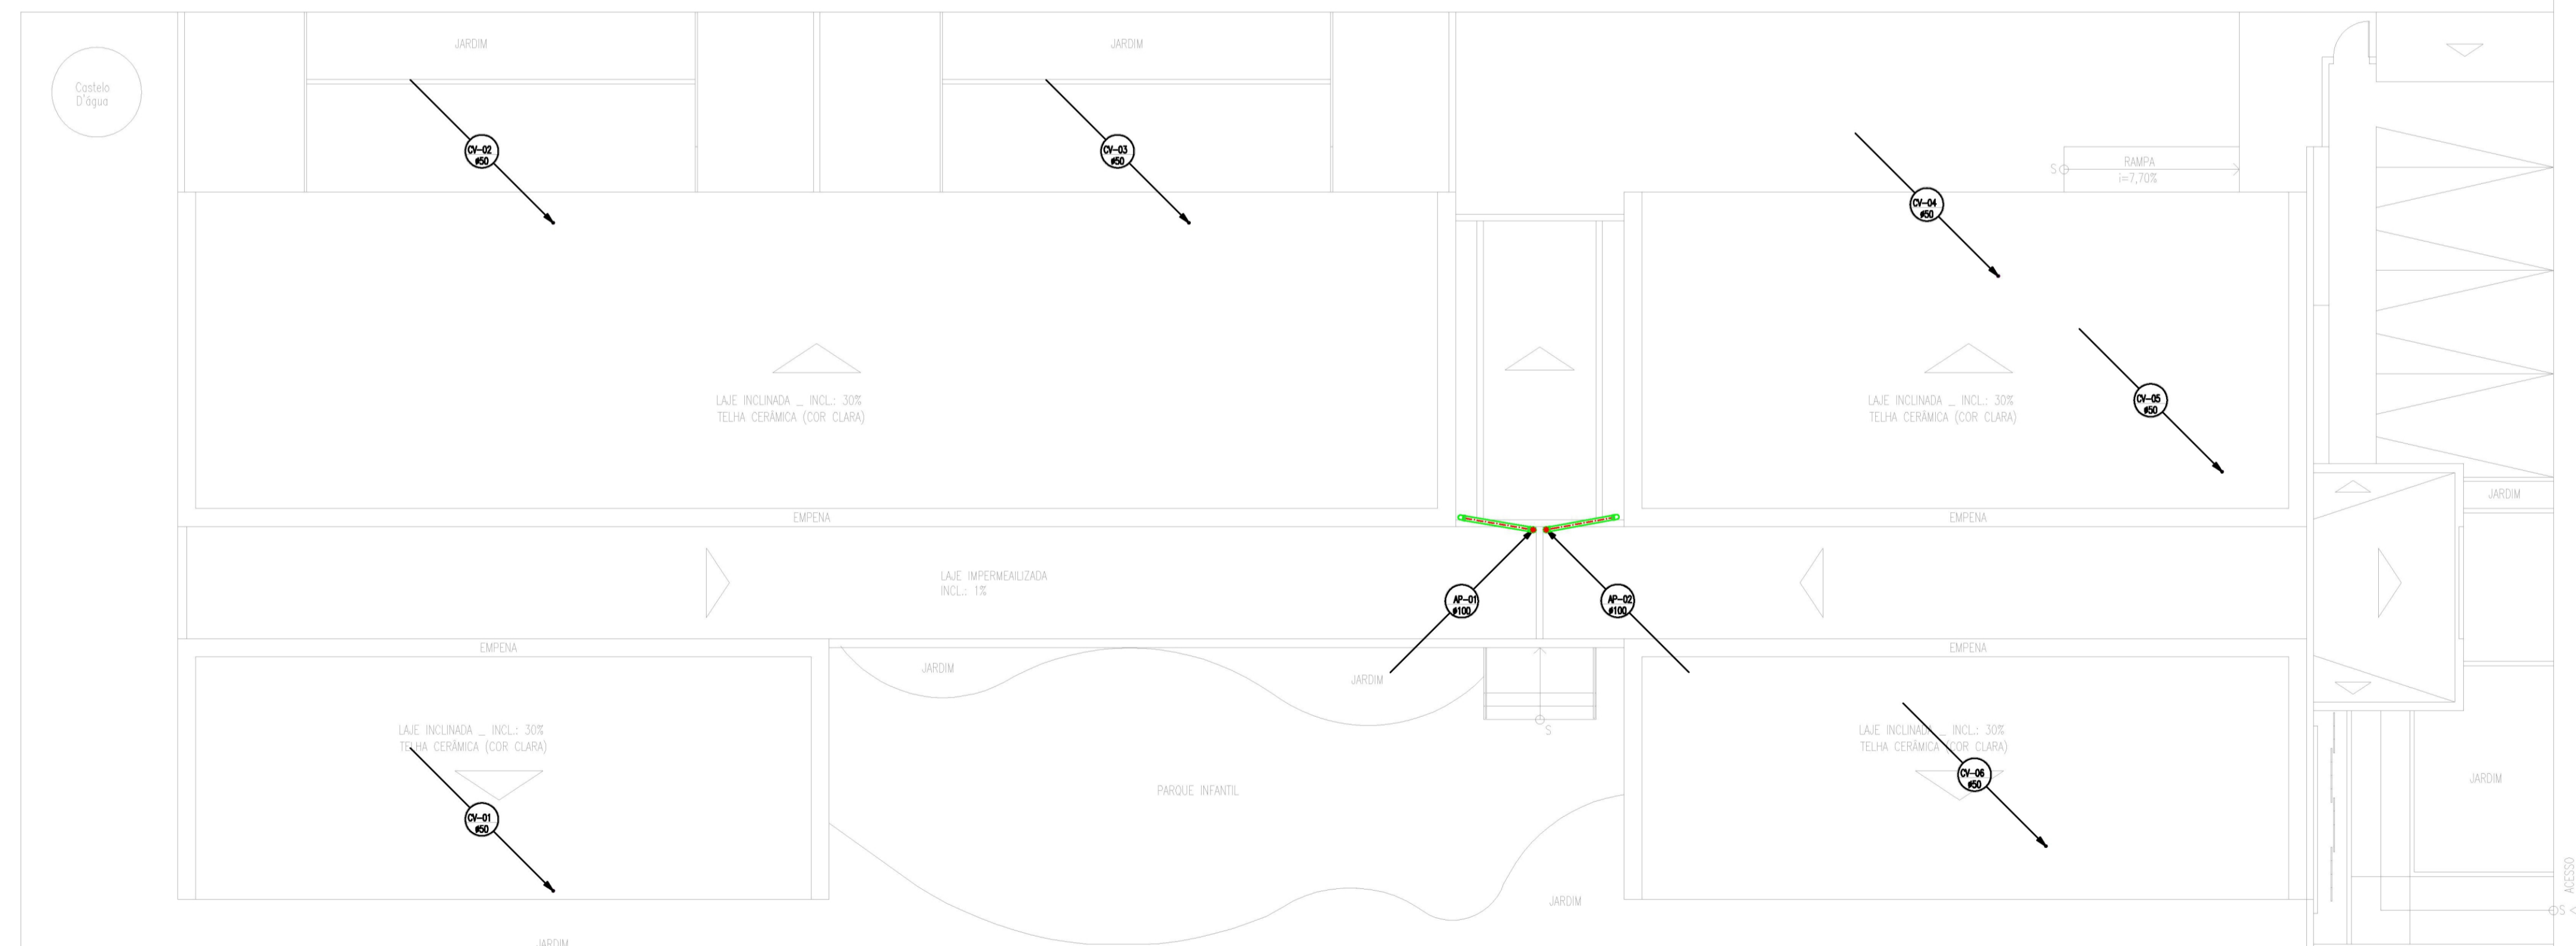

PLANTA DE COBERTA
ESCALA: 1/100

01	INCLUSÃO DE C.S.G. PI BEBEDOUROS NO CORREDOR	WALISSON M	01/09/15
REVISÃO	ASSUNTO	DESENHO	DATA
PAGO	APROVO		
	PROPRIETÁRIO _____ PROJETO _____ PROJETO _____ CONSTRUÇÃO _____		
CONSELHO PROFISSIONAL			
DAE		Departamento de Arquitetura e Engenharia do Estado do Ceará	
SEINFRA - SECRETARIA DA INFRAESTRUTURA DAE - DEPARTAMENTO DE ARQUITETURA E ENGENHARIA			
OBRA:			
CENTRO DE EDUCAÇÃO INFANTIL			
INTERESSADO:	PROJETO:		
ENDEREÇO:	ETAPA:		
MUNICÍPIO:	PROJETO EXECUTIVO		
AUTOR:	EMAL:	CREA:	ESCALA:
TELEFONE:	EMAL:	CREA:	PLANTA BAIXA - SANITÁRIA 1/100
TELEFONE:	EMAL:	CREA:	PLANTA DE COBERTA 1/100
			LEGENDAS
RESERVA DE PROPRIEDADE INTELECTUAL			
	DESENHO:	DATA:	
	REVISÃO:	ABR/15	
	ARQUIVO:	00	
			SAN 01 02