


LEGENDA	
F L O C	FLOCULADOR
D C	DECANTADOR
F I L	FILTRO DE FLUXO DESCENDENTE
D A L	DECANTADOR DE ÁGUA DE LAVAGEM
R A D	RESERVATÓRIO APOIADO
L S	LEITO DE SECAGEM
T A R	TANQUE DE ÁGUAS RECUPERADAS
E E	ESTÁGIO ELETRÔNICO
S P R	SOPRADORES

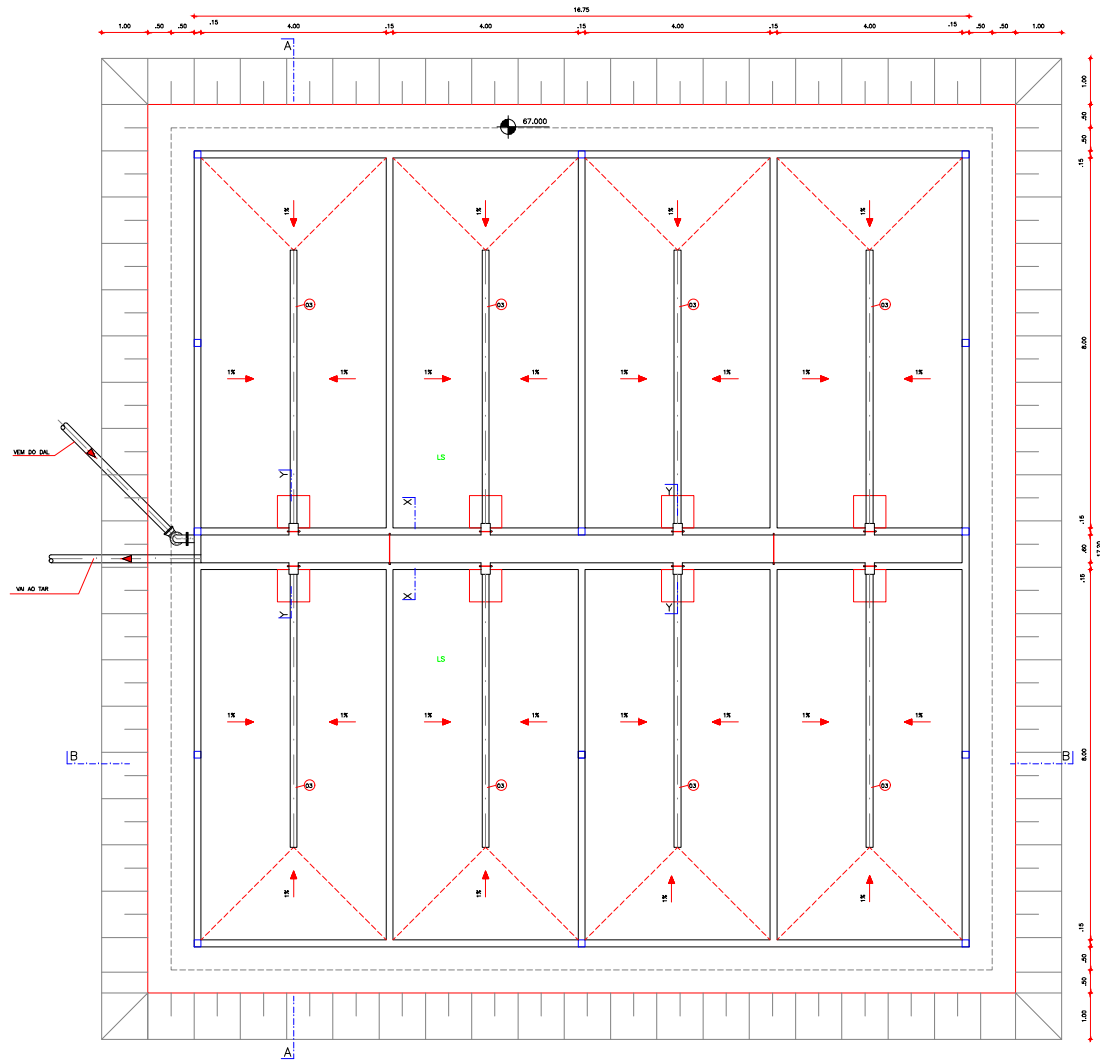

PLANTA BAIXA  
ESCALA = 1/50

04						
03						
02						
01						
00						
IMPRESSÃO						
REV.	NATUREZA DA REVISÃO	ORIGEM	DATA	REVISÃO	VISTO	DATA



**SAAE** SERVIÇO AUTÔNOMO DE ÁGUA E ESGOTO

PROJETO DE AMPLIAÇÃO DA ETA - DOM EXPEDITO

ESTÁGIO DE TRATAMENTO DE ÁGUA  
LEITO DE SECAGEM - PLANTA BAIXA

11/15

DATA: JUNHO/2010 ESCALA: 1/50 DESenhado: JOSMAR

PROIBIDA A REPRODUÇÃO, A UTILIZAÇÃO OU A ALTERAÇÃO TOTAL OU PARCIAL DO CONTEÚDO DESTA PRONCHA SEM NOSSA AUTORIZAÇÃO. OS CONTORNADORES ESTÃO SUJEITOS ÀS REVISÕES PREVIAS EM SEU DIA.