

ELÉTRICO

QUADRO DE CARGA



CIRCUITO	LAMPADA 60W	LAMPADA 40W	TOMADA 100W	TOMADA 300W	TOTAL(W)	DISJUNTOR (A)	CONDUTOR (mm2)
UNICO	05	-	02	01	800	15	2x2,5

LEGENDA


	Caixa de medição embutir a 1,50m do piso
	Entrada de serviço aérea
	Interruptor simples 1 tecla - 1,10m do piso
	Luminária para lâmpada incandescente comum
	Tomada universal 2P + interruptor a 1,10m do piso
	Tomada universal 2P a 1,10m do piso
	Neutro, fase, Retorno e Terra, respectivamente

DIAGRAMA UNIFILAR


REDE DE BT DA COELCE - 220 V

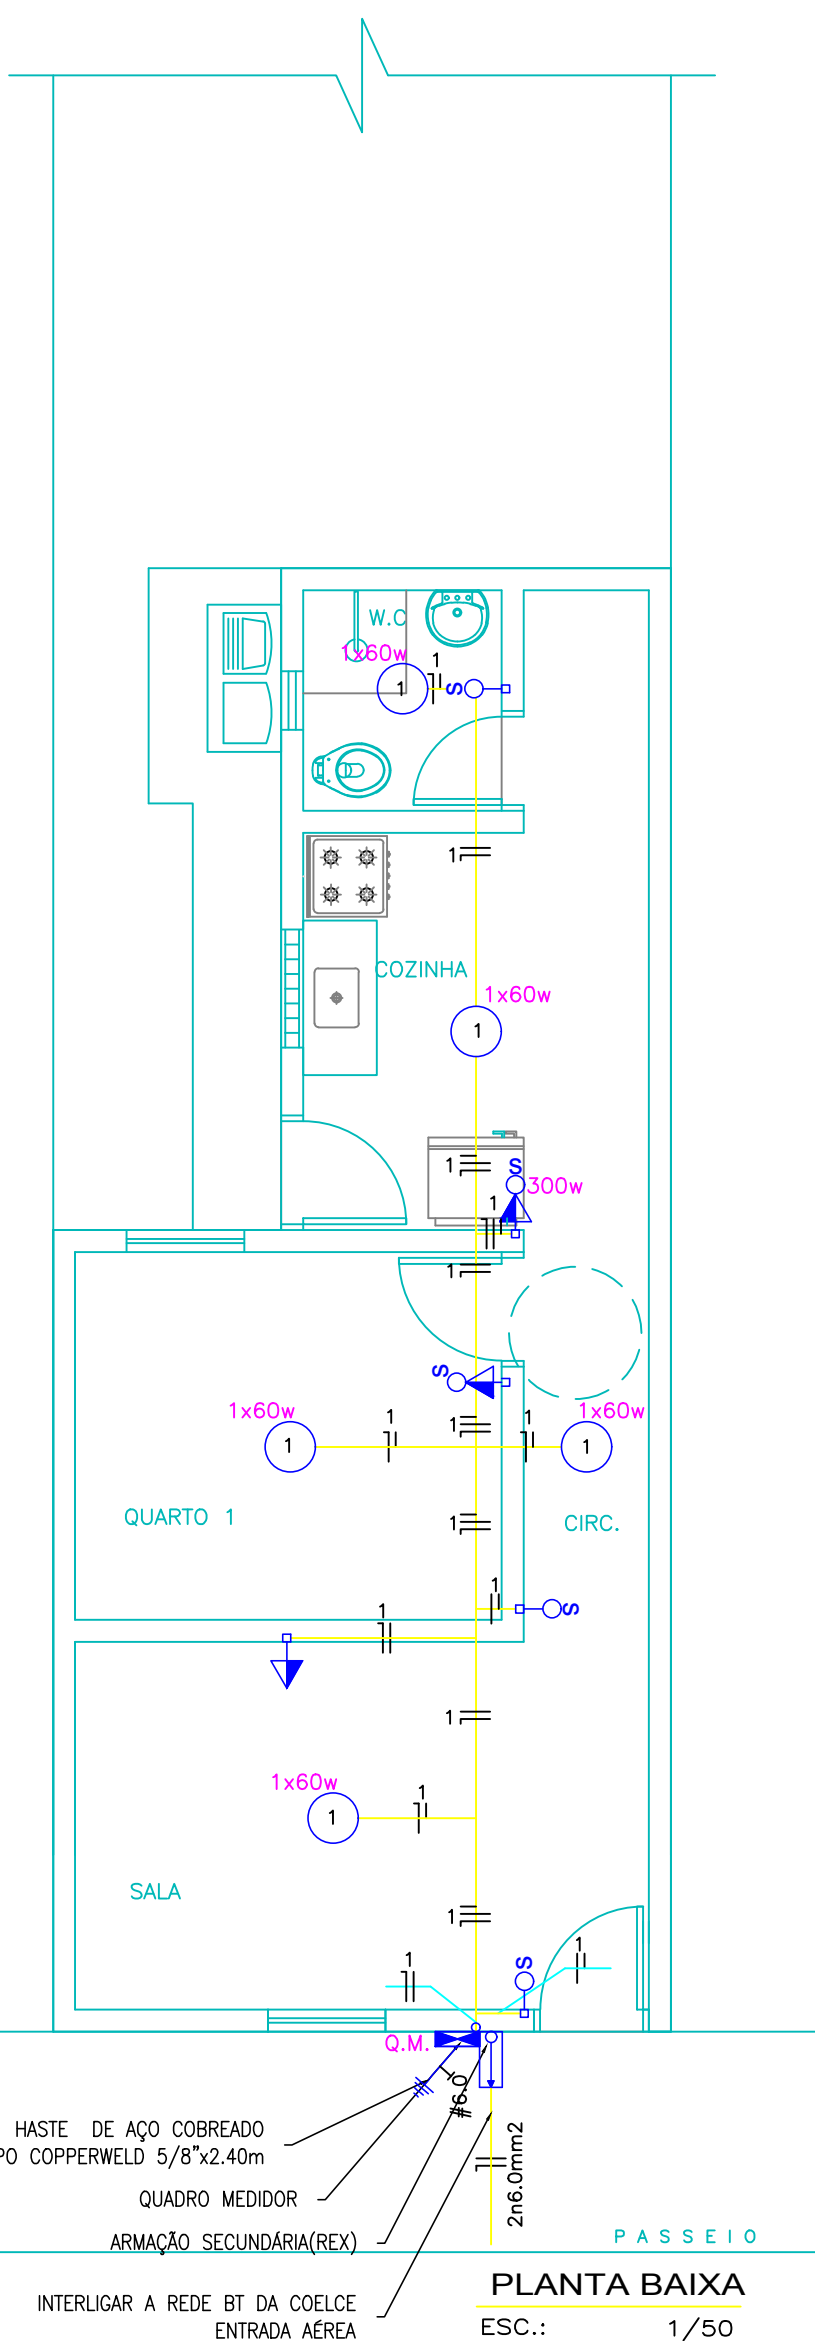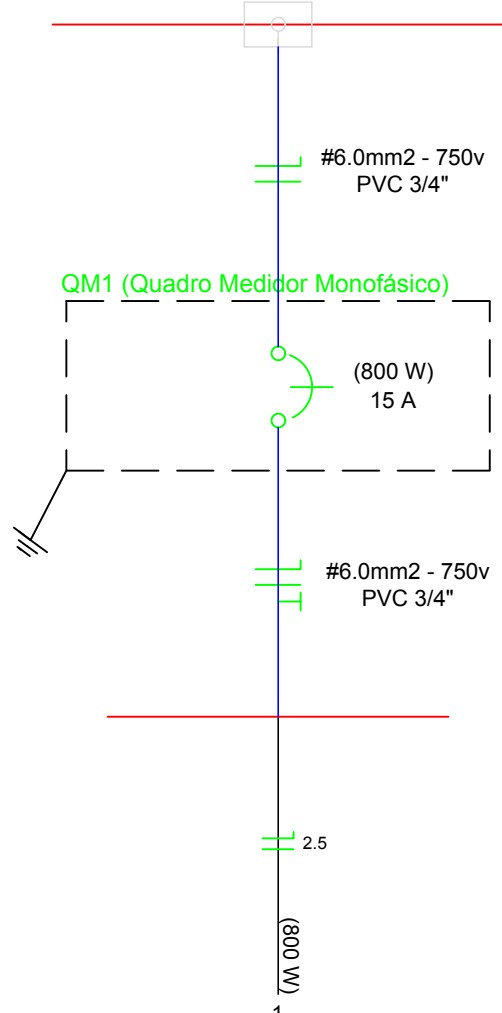


DETALHE LIGAÇÃO EXTERNA

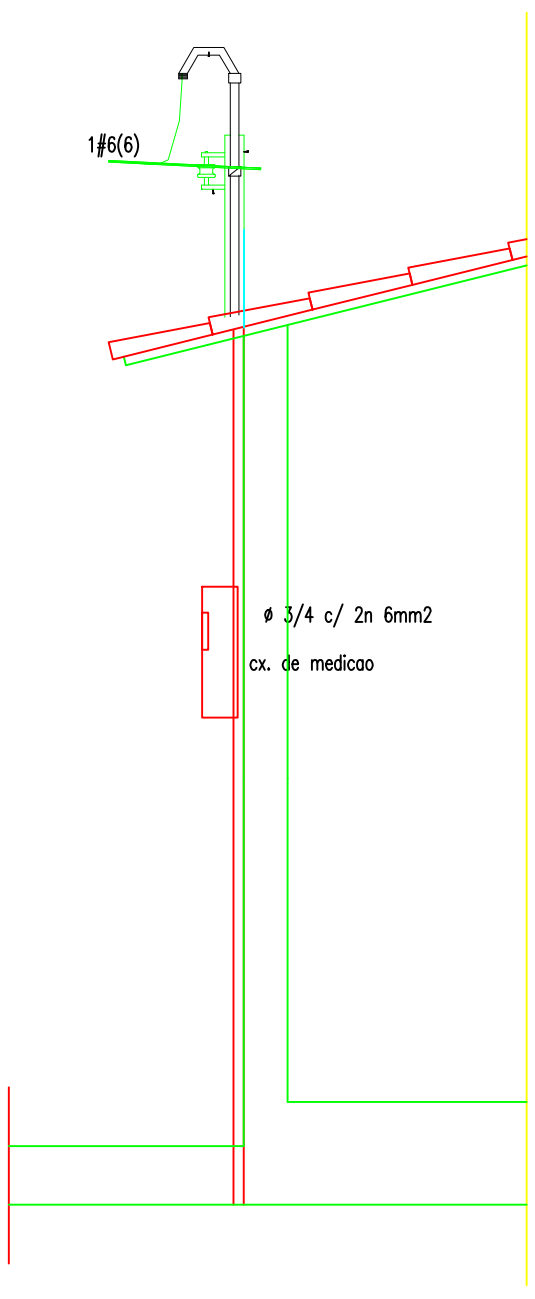

HIDRO-SANITÁRIO

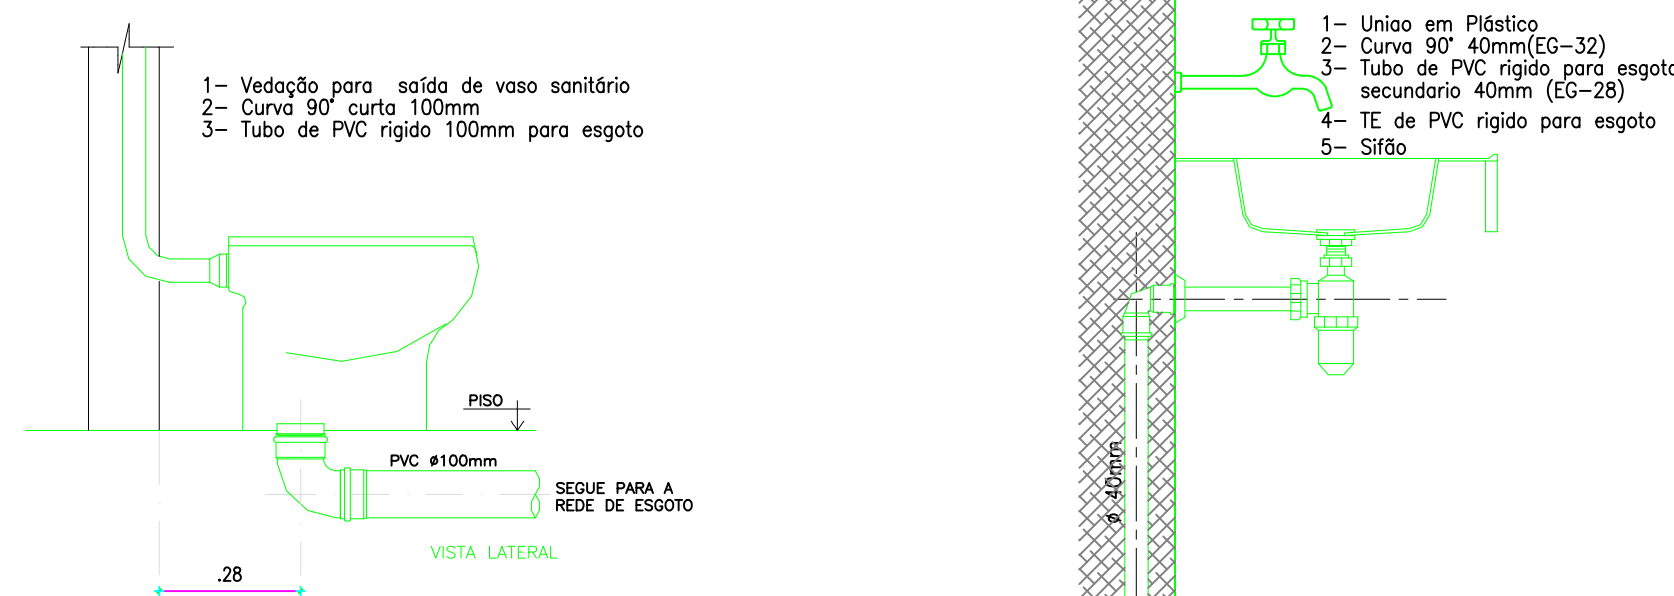

DETALHE EXECUTIVO DE ESGOTO RAMAL DO VASO SANITÁRIO

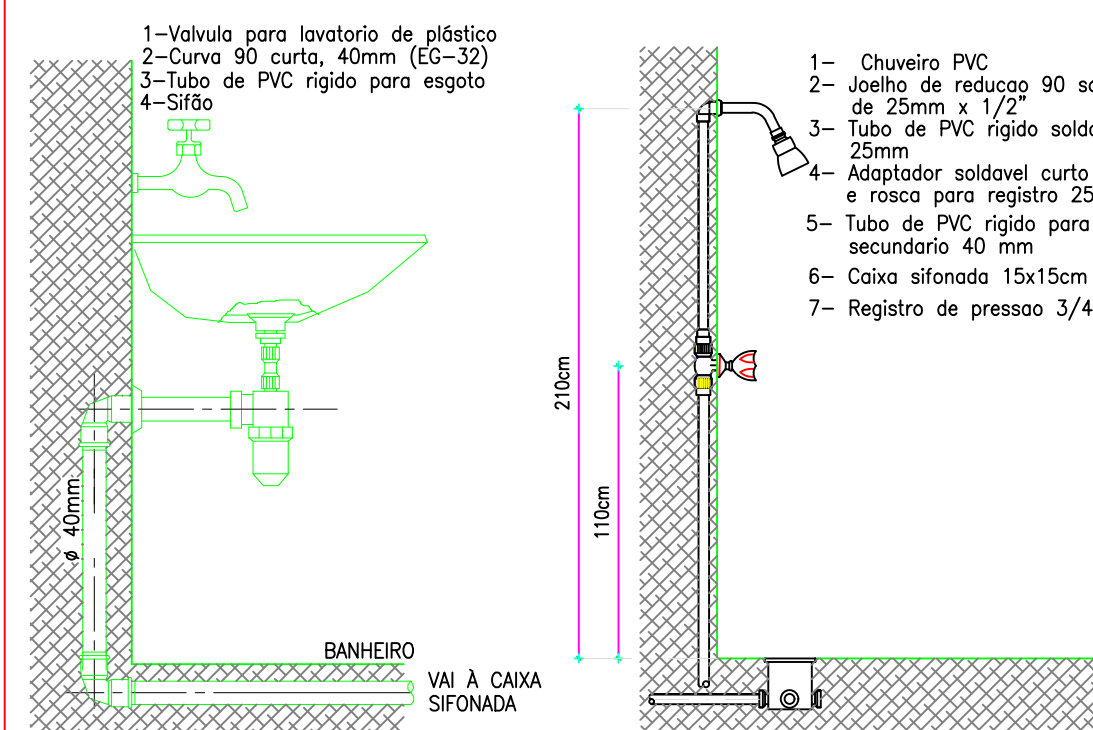


LIGAÇÃO LAVATÓRIO

LIGAÇÃO CHUVEIRO


DETALHE TANQUE/PIA

VISTA SUPERIOR-TAMPA CX. INSPEÇÃO

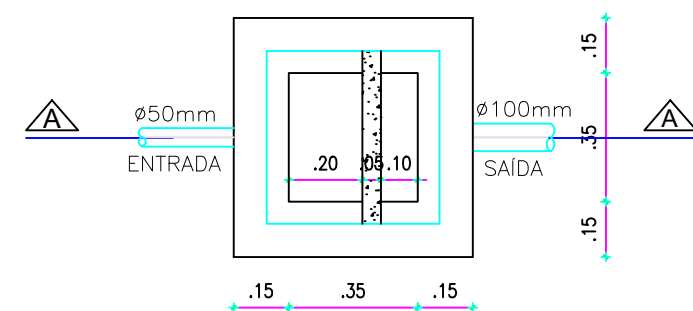


PLANTA BAIXA-CAIXA DE SABÃO

ESCALA - 1:20

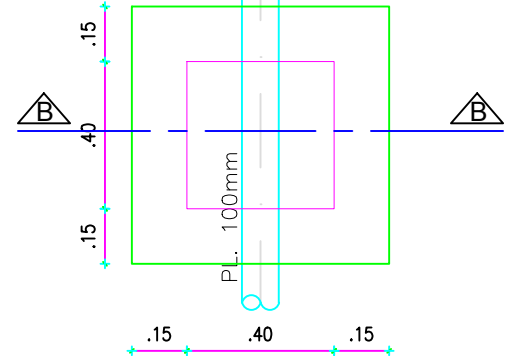


PLANTA BAIXA-CAIXA DE INSPEÇÃO

ESCALA - 1:20

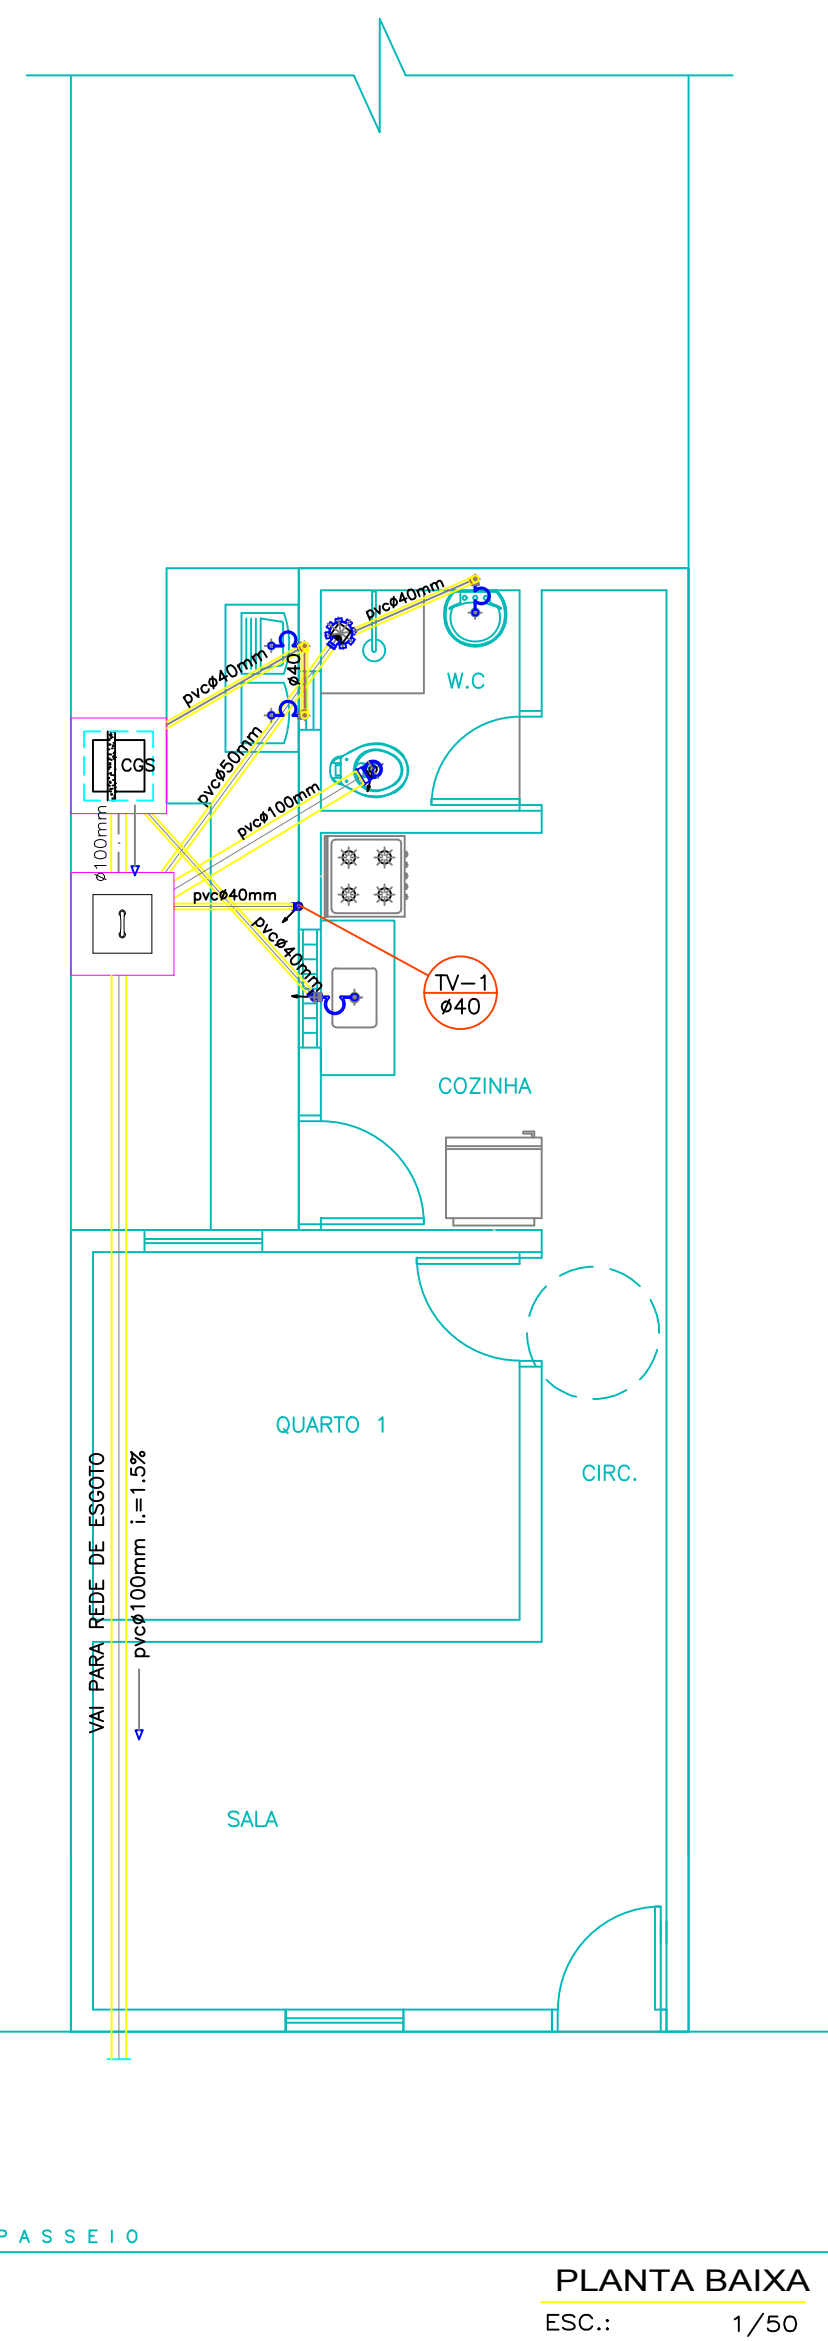



CORTE BB-TAMPA DE INSPEÇÃO

 ESCALA - 1:20



CORTE AA-TAMPA DE INSPEÇÃO

ESCALA - 1:20

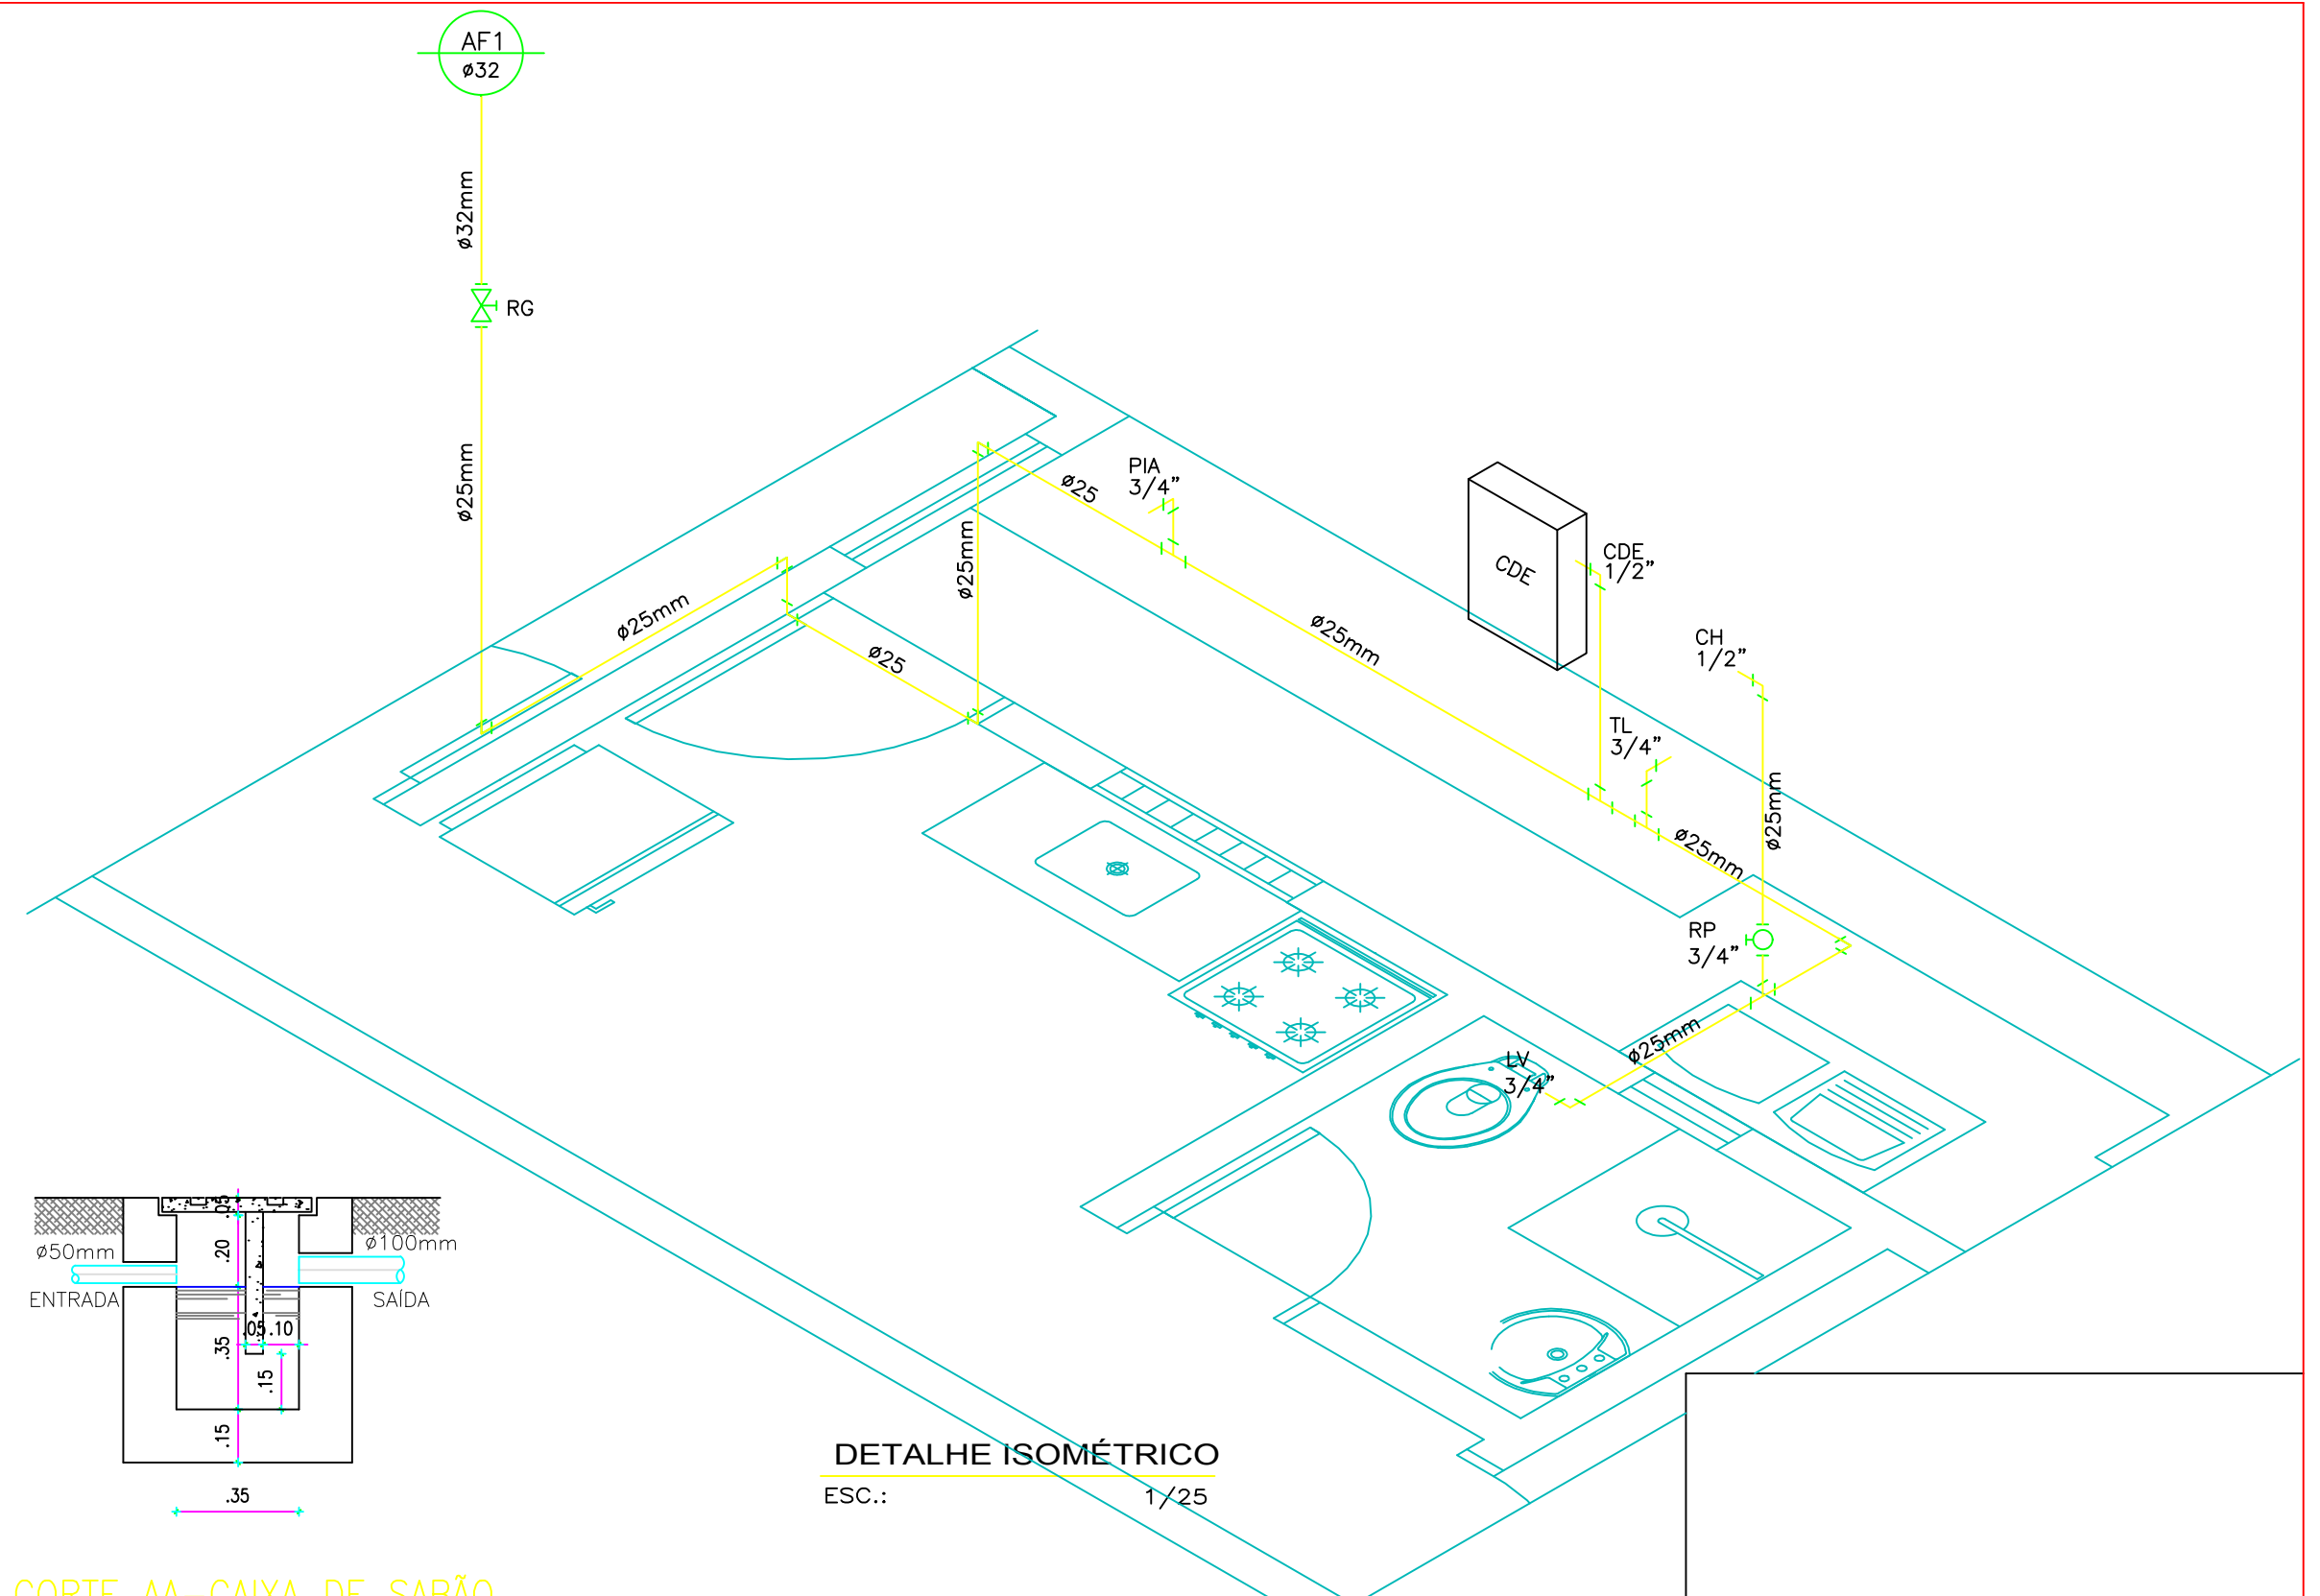
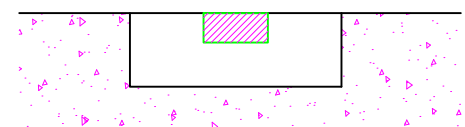


DETALHE ISOMÉTRICO

ESCALA - 1:25

CORTE AA-CAIXA DE SABÃO

ESCALA - 1:20

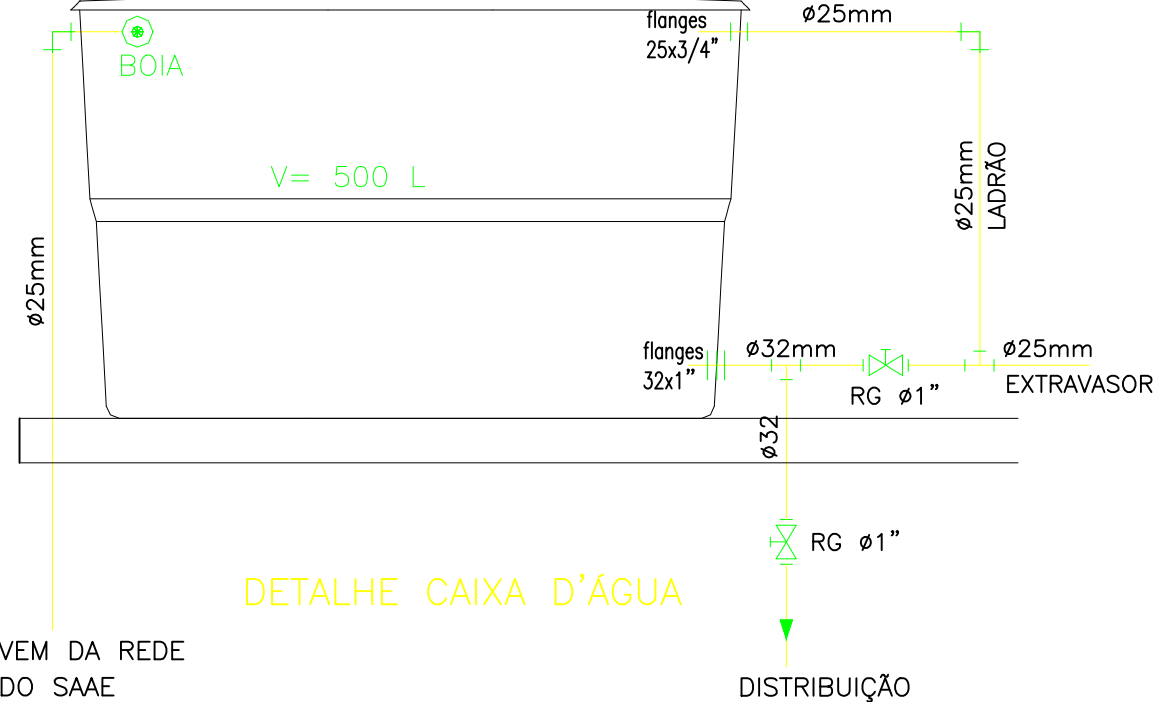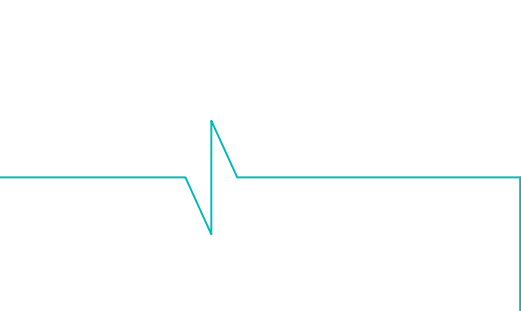

DETALHE CAIXA D'ÁGUA

DIÂMETRO (cm)	DECLIVIDADE (%)	LEGENDA	DISCRIMINAÇÃO	ALTURA
100	1,5	RP	REGISTRO PRESSÃO	1.10
50	3	RG	REGISTRO GAVETA	1.80
40	3	LV	LAVATÓRIO	0.90
		CH	CHUVEIRO	2.10
		TL	TANQUE DE LAVAR ROUPA	1.10
		PIA	PIA DE COZINHA	1.10
		CDE	CAIXA DESCARGA EXTERNA	1.80

LEGENDA

- AF-1 AGUA FRIA
- Ø pvc TUBO DE VENTILAÇÃO
- TV-1 Ø pvc TUBO DE VENTILAÇÃO
- CAIXA SIFONADA 150x150x50mm
- CAIXA DE INSPEÇÃO
- CDS CAIXA DE GORDURA
- Ø 100
- Ø 40
- Ø 50

PREFEITURA MUNICIPAL DE SOBRAL

SECRETARIA DOS DIREITOS HUMANOS, HABITAÇÃO E ASSISTÊNCIA SOCIAL

PROGRAMA PROGRAMA PRO MUN GES POL - PT Nº 0342881-81

AÇÃO RECONSTRUÇÃO DE 68 UNIDADES HABITACIONAIS

LOCAL BAIRRO CIDADE DR. JOSÉ EUCLIDES FERREIRA GOMES

ENGENHEIRO JOSÉ VAZ RODRIGUES NETO
CREA 56370D - CE

PROJETO PROJETO DE INSTALAÇÕES ELÉTRICA E HIDROSANITÁRIA

ARQUIVO	DATA	ESCALA	PROJETO	PRANCHAS
	JUNHO 2018	INDICADAS	TIPO 07 (TESTADA 4.90m)	03/03